


平面図 S=1:Free

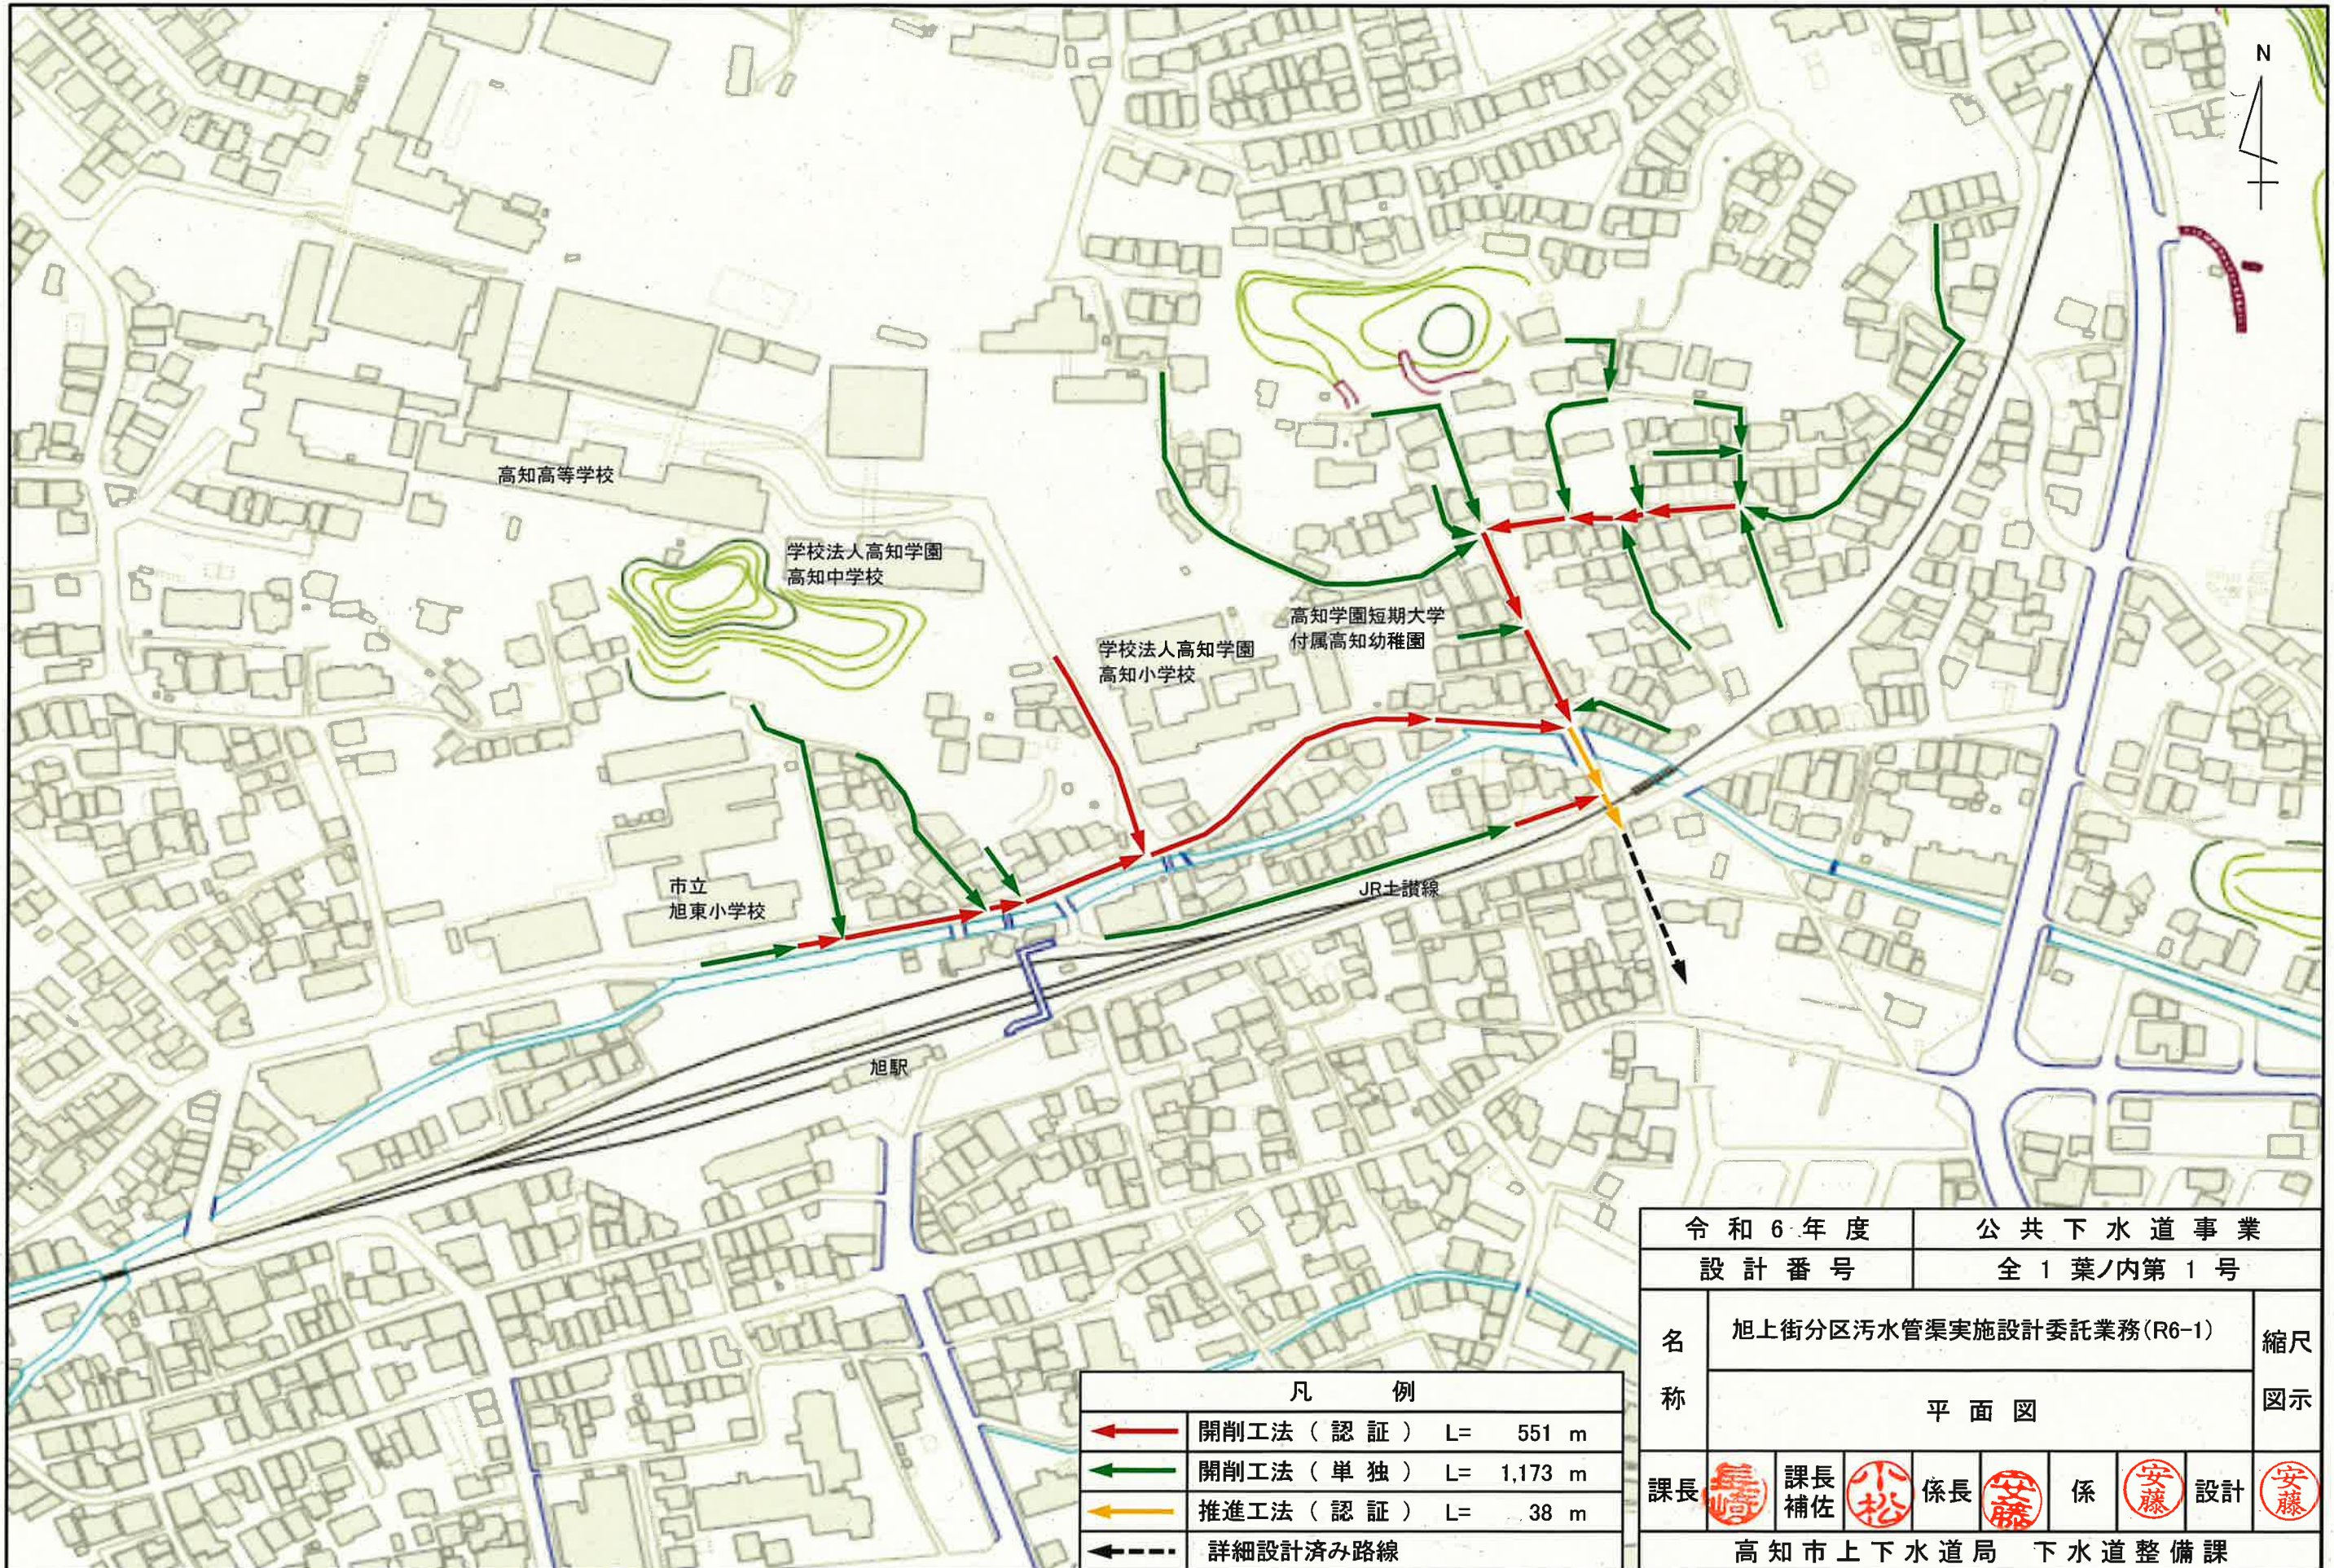

凡 例	
	開削工法（認証） L= 551 m
	開削工法（単独） L= 1,173 m
	推進工法（認証） L= 38 m
	詳細設計済み路線

令和6年度		公共下水道事業	
設計番号		全1葉ノ内第1号	
名称	旭上街分区污水管渠実施設計委託業務(R6-1)		縮尺
	平面図		図示
課長		課長補佐	
係長		係	
設計			
高知市上下水道局 下水道整備課			