
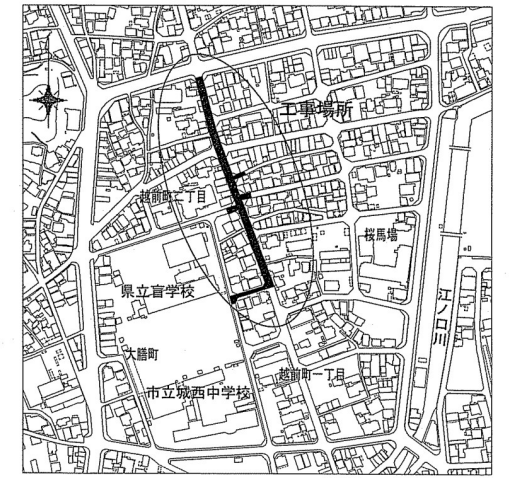



配水本管平面図 S=1:500

位置図 S=1:4000

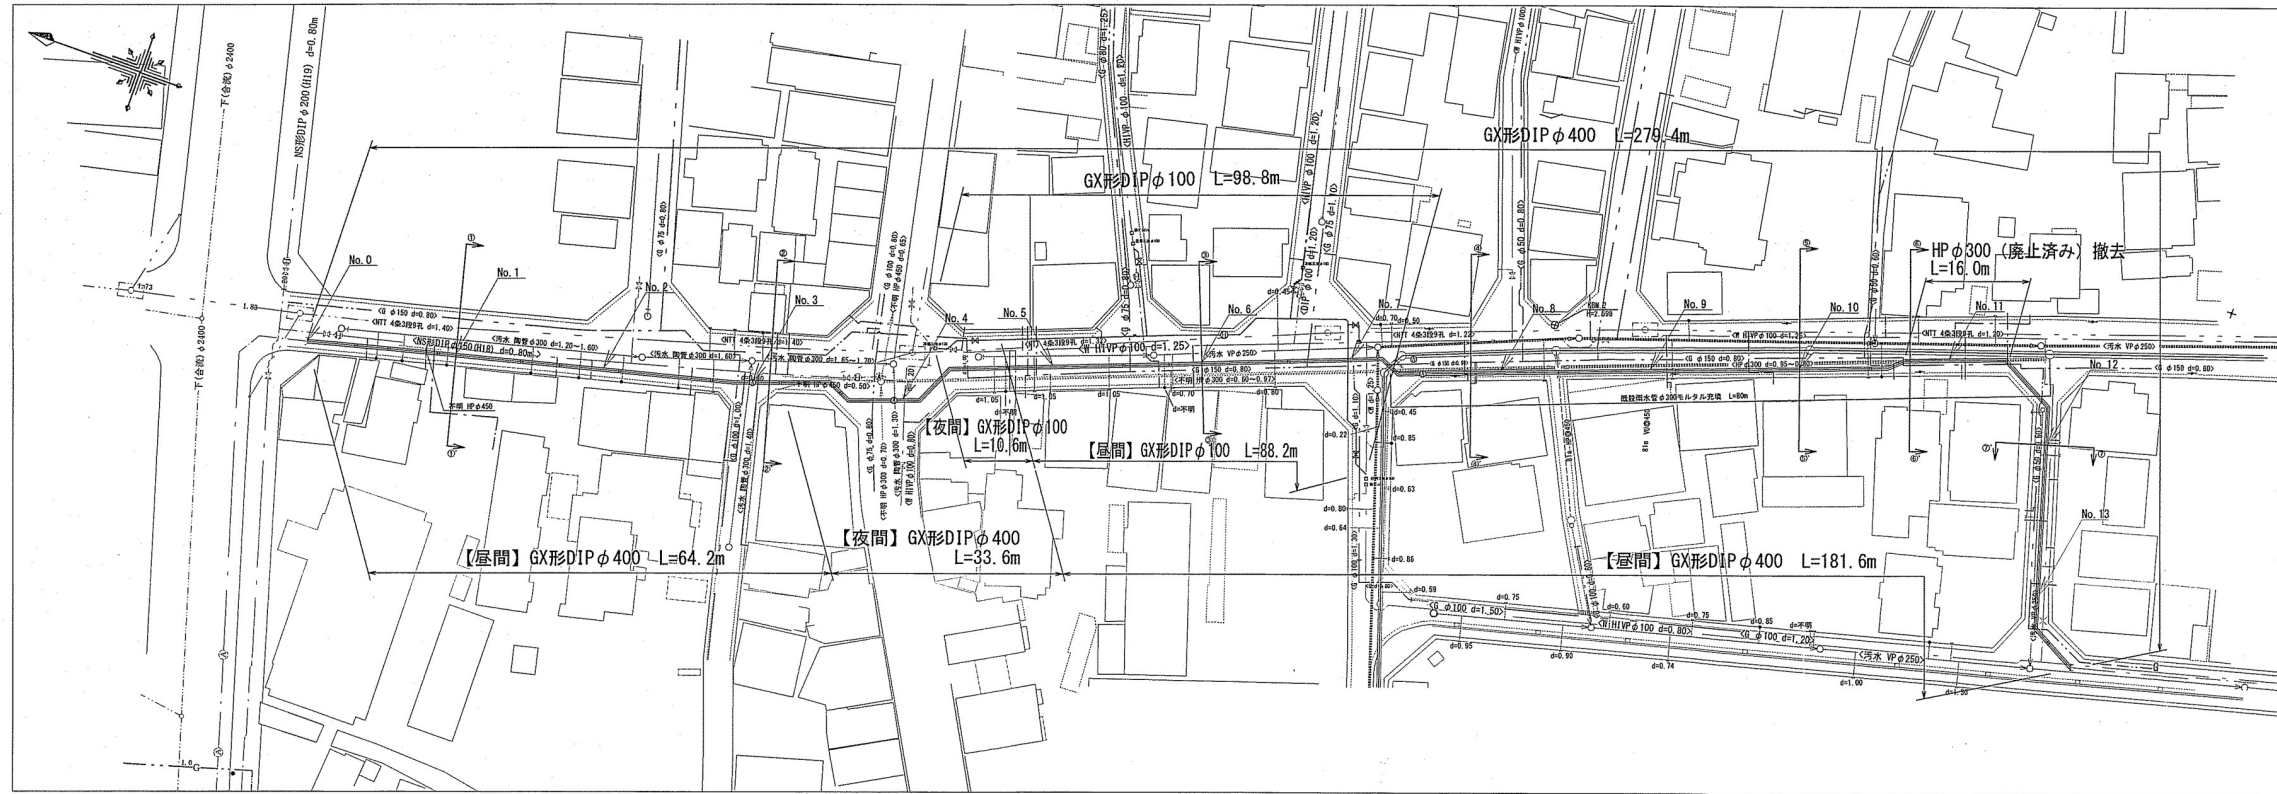

凡例	
新設水道管φ400	——
新設水道管φ100	——
既設水道管	——
汚水陶管	○
不明HP	○
ガス管	---
N T T	---

縦断図  
V=1:100  
H=1:500







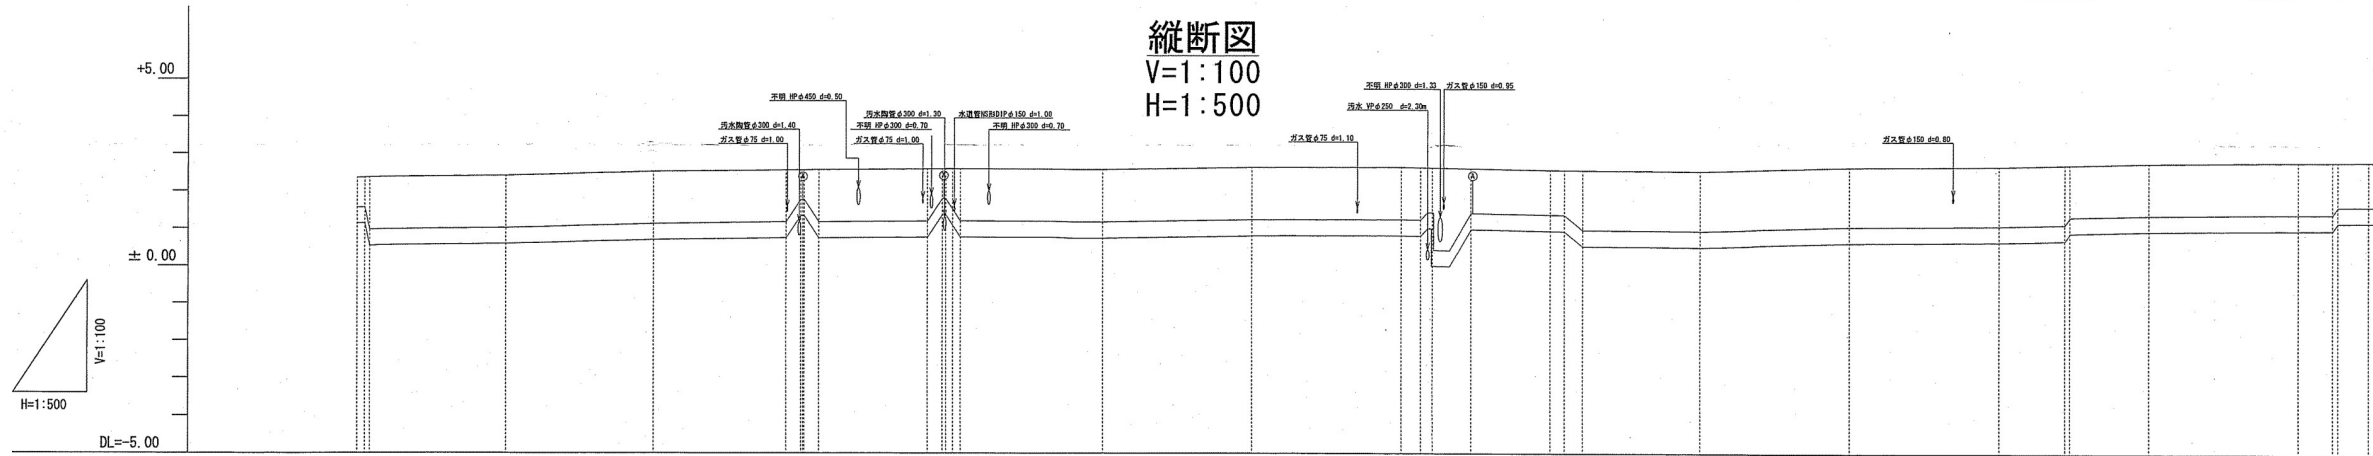


管種・口径	GX形DIP φ 400													
土被り	0.80 1.40	1.40	1.40	1.40 1.40 1.40	1.40 1.40 1.40	1.40	1.40	1.40	1.40 1.40 1.40	1.40 1.40 1.40	1.40	1.40	1.40	
掘削深	1.23 1.83	1.83	1.83	1.83 1.83 1.83	1.83 1.83 1.83	1.83	1.83	1.83	1.83 1.83 1.83	1.83 1.83 1.83	1.83	1.83	1.83	
地盤高	-2.82 -2.86	-2.85	-2.80	-2.64 -2.59 -2.59	-2.57 -2.57 -2.58	-2.57	-2.52	-2.52	-2.60 -2.60 -2.60	-2.57 -2.57 -2.57	-2.56	-2.54	-2.54	
管中心高	-1.37 -0.74	-0.79	-0.85	-0.92 -0.92 -0.92	-0.90 -0.90 -0.90	-0.97	-1.02	-1.02	-1.05 -1.05 -1.05	-1.03 -1.03 -1.03	-1.03	-1.03	-1.03	
単距離	0.00 0.82	20.00	20.00	17.79 18.00 18.00	18.63 18.87 18.87	20.00	20.00	20.00	20.00 2.57 4.17	20.00 2.57 4.17	20.00	20.00	20.00	
追加距離	0.00 1.87	20.00	40.00	57.79 75.79 93.79	78.71 96.71 114.71	100.00	120.00	140.00	140.00 142.57 144.17	160.00 161.87 164.30	180.00	200.00	220.00	
測点	No. 0 No. 0+1.5 No. 0+4.4	No. 1	No. 2	No. 3+17.8 No. 3+18.0 No. 3+18.0 No. 3+18.0	No. 3+18.6 No. 3+18.9 No. 3+18.9 No. 3+18.9	No. 5	No. 6	No. 7	No. 7+2.6 No. 7+4.2 No. 7+3.3 No. 7+10.2	No. 8 No. 8+1.9 No. 8+4.3	No. 9	No. 10	No. 11 No. 11+6.8 No. 11+9.4	No. 12 No. 12+6.4

課長	課長補佐	係長	調査	設計
土	澤	池	日	村
令和6年度 越前町一丁目・二丁目配水本管布設工事 設計図				1/4
位置図・平面図・縦断図				縮尺 図示
高知市上下水道局水道整備課				

横断図 S=1:100


管明シートの設置深度は0.2m~0.4mとする。  
ただし、管埋設深度が1.2m以上の場合は0.5mとする。

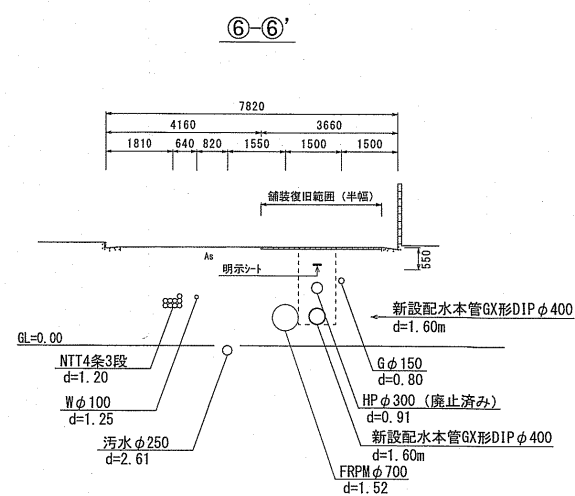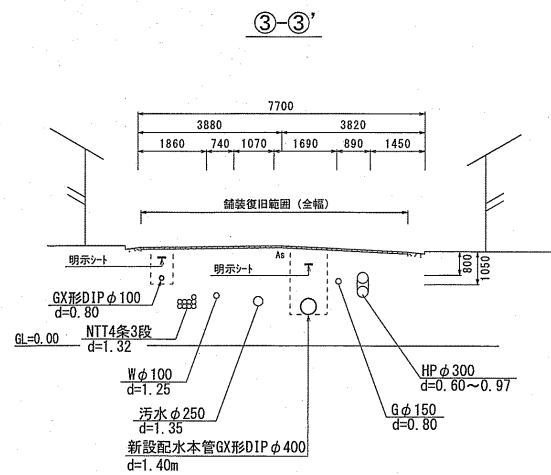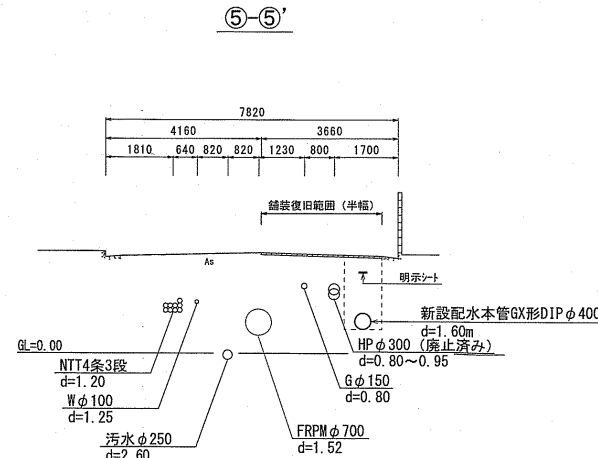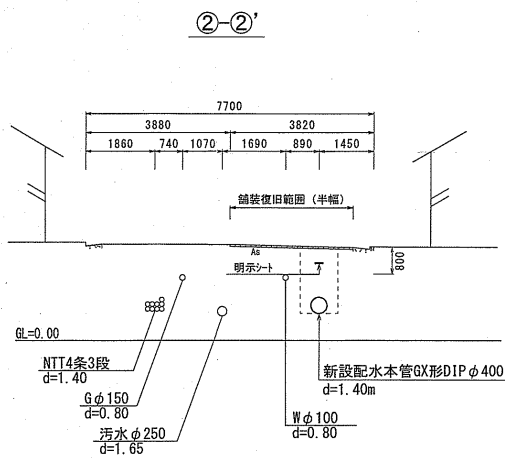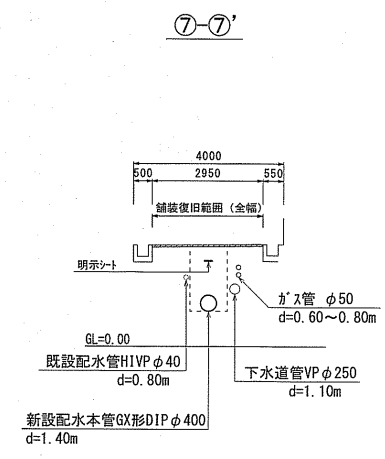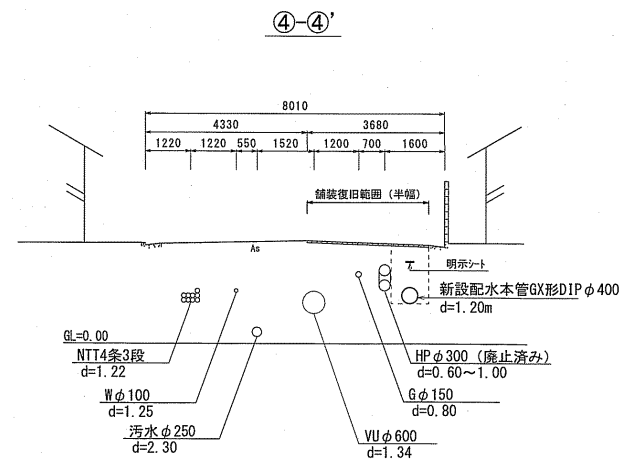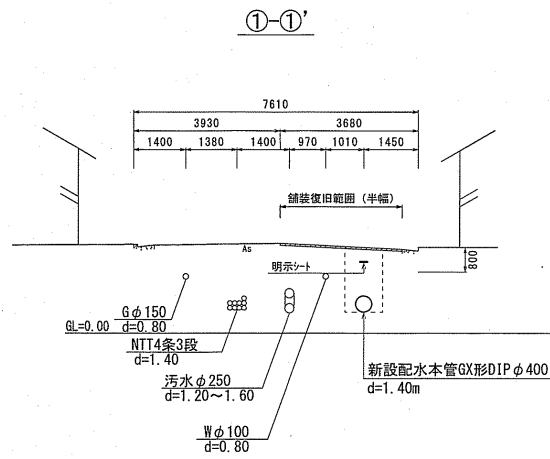

課長	課長補佐	係長	調査	設計
土屋	星澤	池澤	日野	村上
越前町一丁目・二丁目配水管布設替工事				令和6年度
設計図				2/4
縮尺				図示
高知市上下水道局水道整備課				

土工図


S=1:30

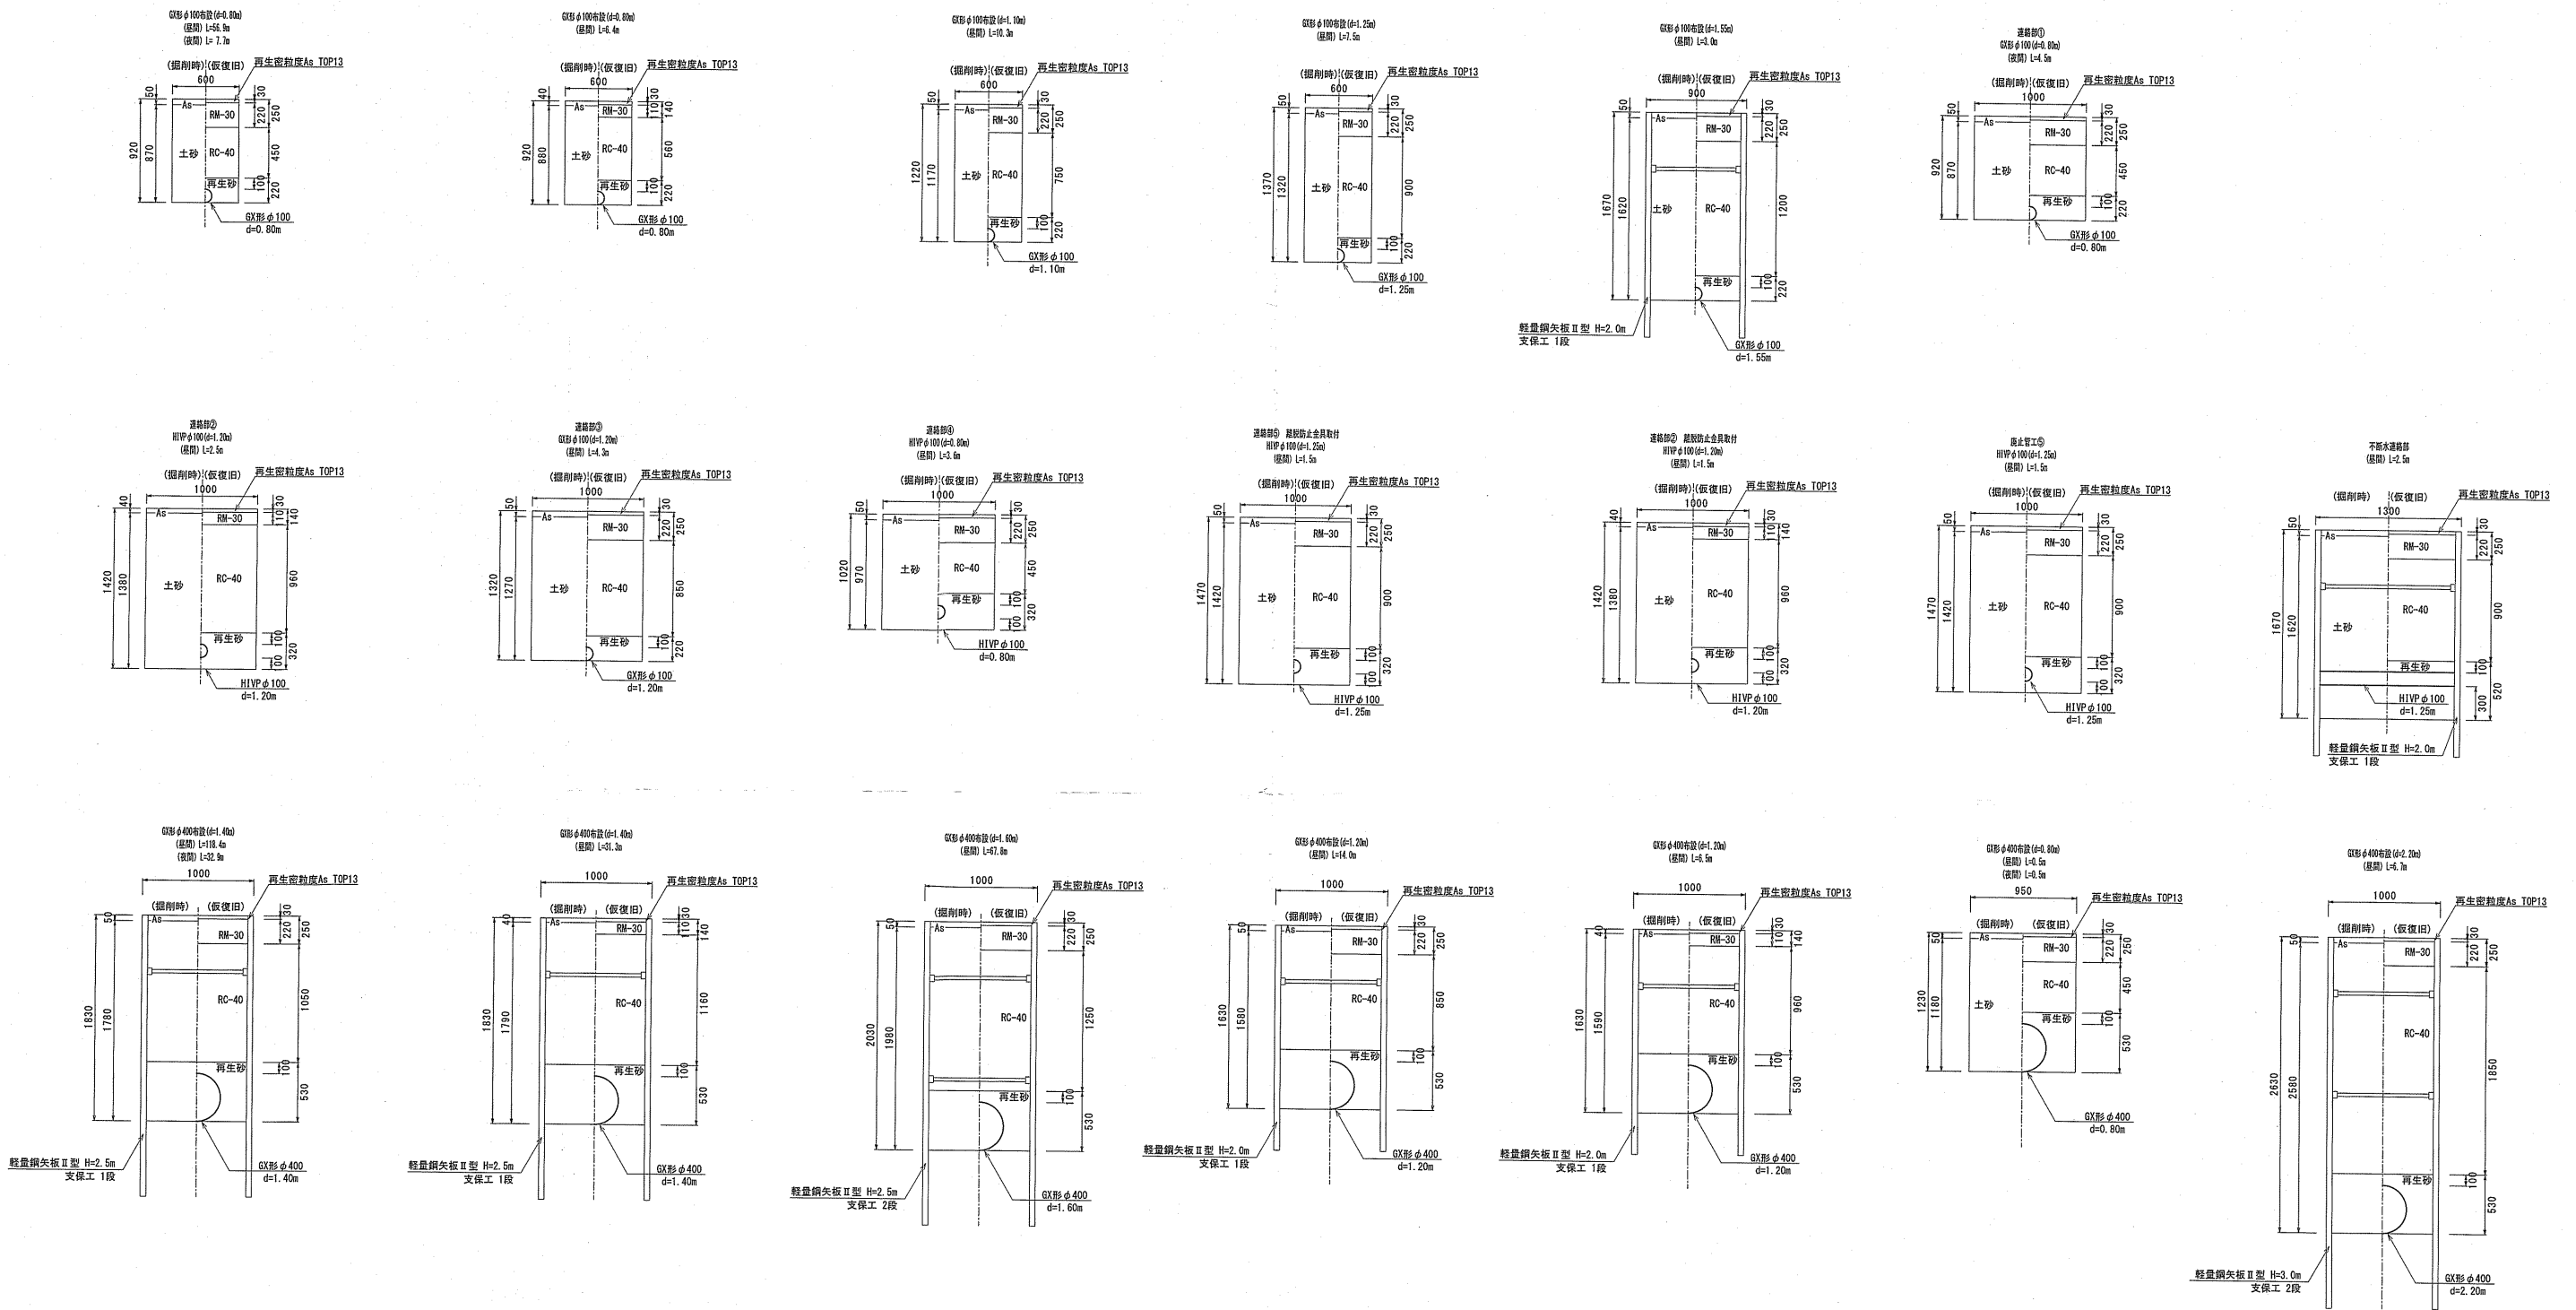

舗装構成図 S=Free


AS舗装 車道  
舗装幅 4.0m以上

AS舗装 車道  
舗装幅 4.0m未満

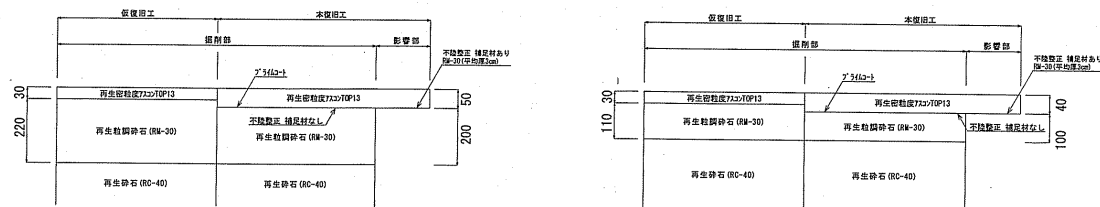


課長	課長補佐	係長	調査	設計
土屋	豊	池澤	日野	村上
越前町一丁目・二丁目配水本管布設管工事 設計図 土工図・舗装構成図				令和6年度 3/4 図示
高知市上下水道局水道整備課				


給水切替平面図 S=1:500

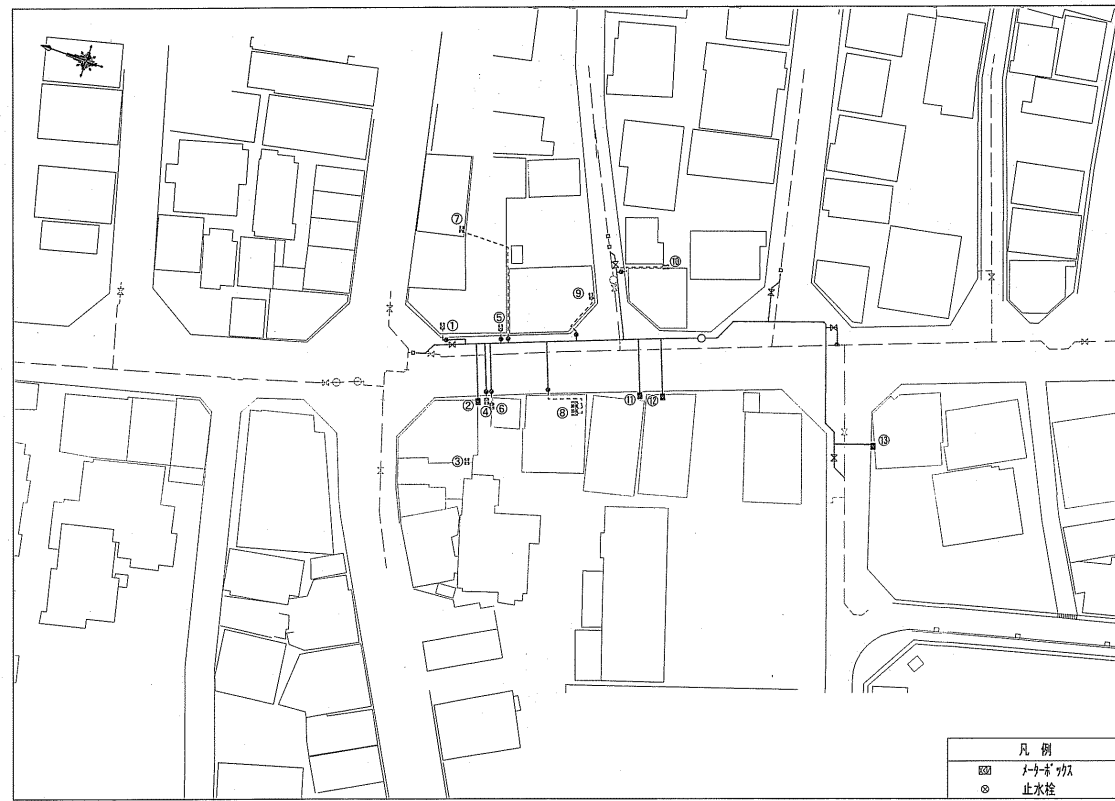


既設管廃止工平面図 S=1:500

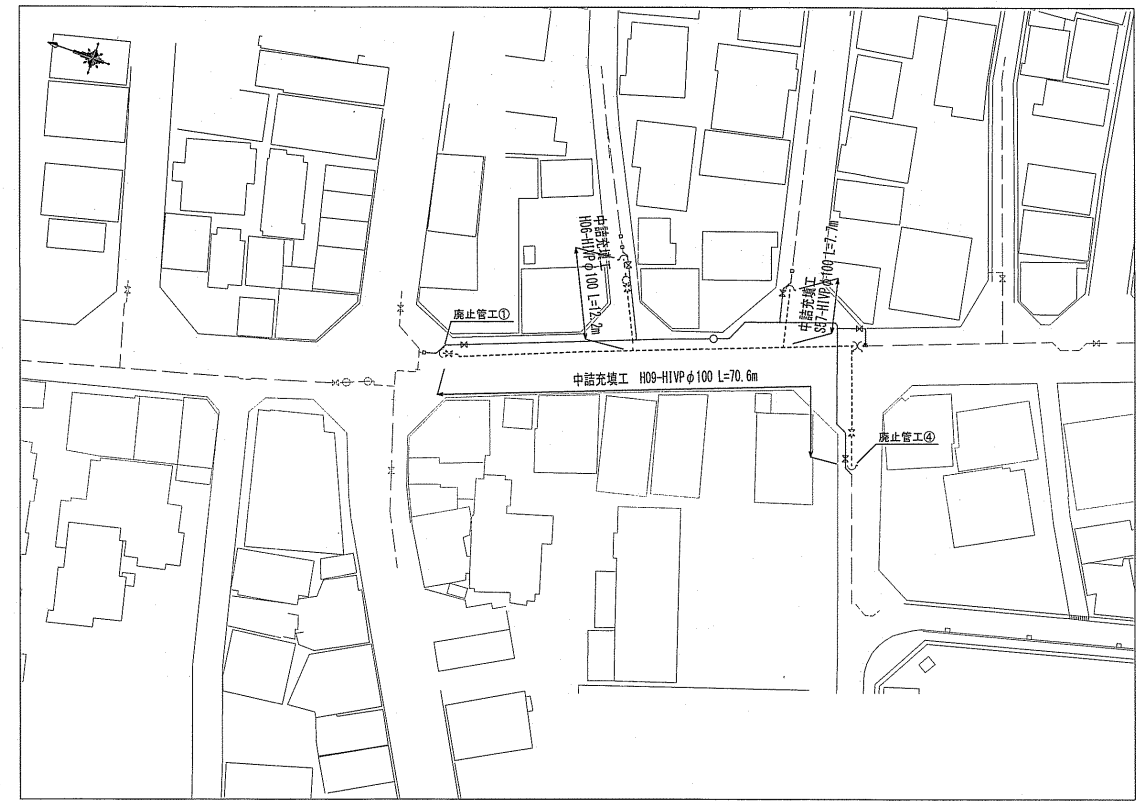

切替標準断面図 S=Free

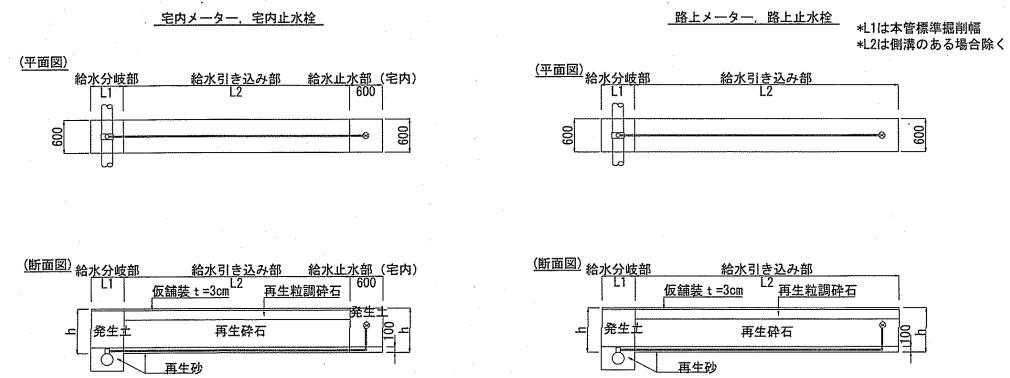

既設管廃止図 (中詰充填) S=1:Free

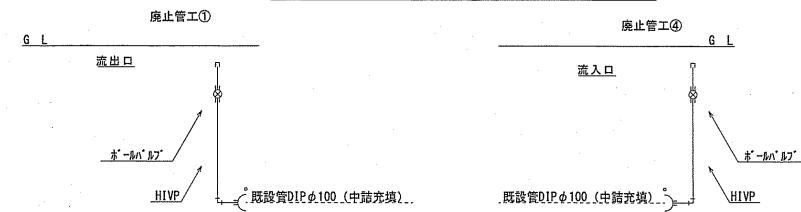

課長	課長補佐	係長	調査	設計
土居	星野	池澤	日野	村上
越前町一丁目・二丁目配水本管布設替工事				令和6年度
設計図				4/4
給水切替平面図・切替標準断面図 既設管廃止平面図・既設管廃止図				図示
高知市上下水道局水道整備課				