




業務名	下知水再生センター外覆蓋更新工事 (R6-1)					
名称	下知水再生センター 一般平面図				図面No. 1/7	
縮尺	NON	課長	課長補佐	係長	設計	検図
令和6年度						
下水道施設管理課						

取替覆蓋一覽表

覆蓋番号	開口寸法	数量	単位	備考
F1	700×700+1100×440	1	箇所	—
F2	1810×1210	1	箇所	配管口有
F3	1810×920	6	箇所	—
F4	1810×200	2	箇所	—
F5	1810×1810	1	箇所	配管口有
F6	1810×640	1	箇所	配管口有
F7	1810×1510	1	箇所	—
F8	1810×920	1	箇所	配管口有
F9	1570×2130	2	箇所	配管口有
F10	3040×2310	2	箇所	点検口有
F11	3040×8050	1	箇所	—
F12	3040×8050	1	箇所	—
F13	1250×3100	1	箇所	—
F14	1240×5030	1	箇所	配管口有
F15	2640×2300	7	箇所	点検口・配管口有
F16	2300×1940	1	箇所	点検口・配管口有

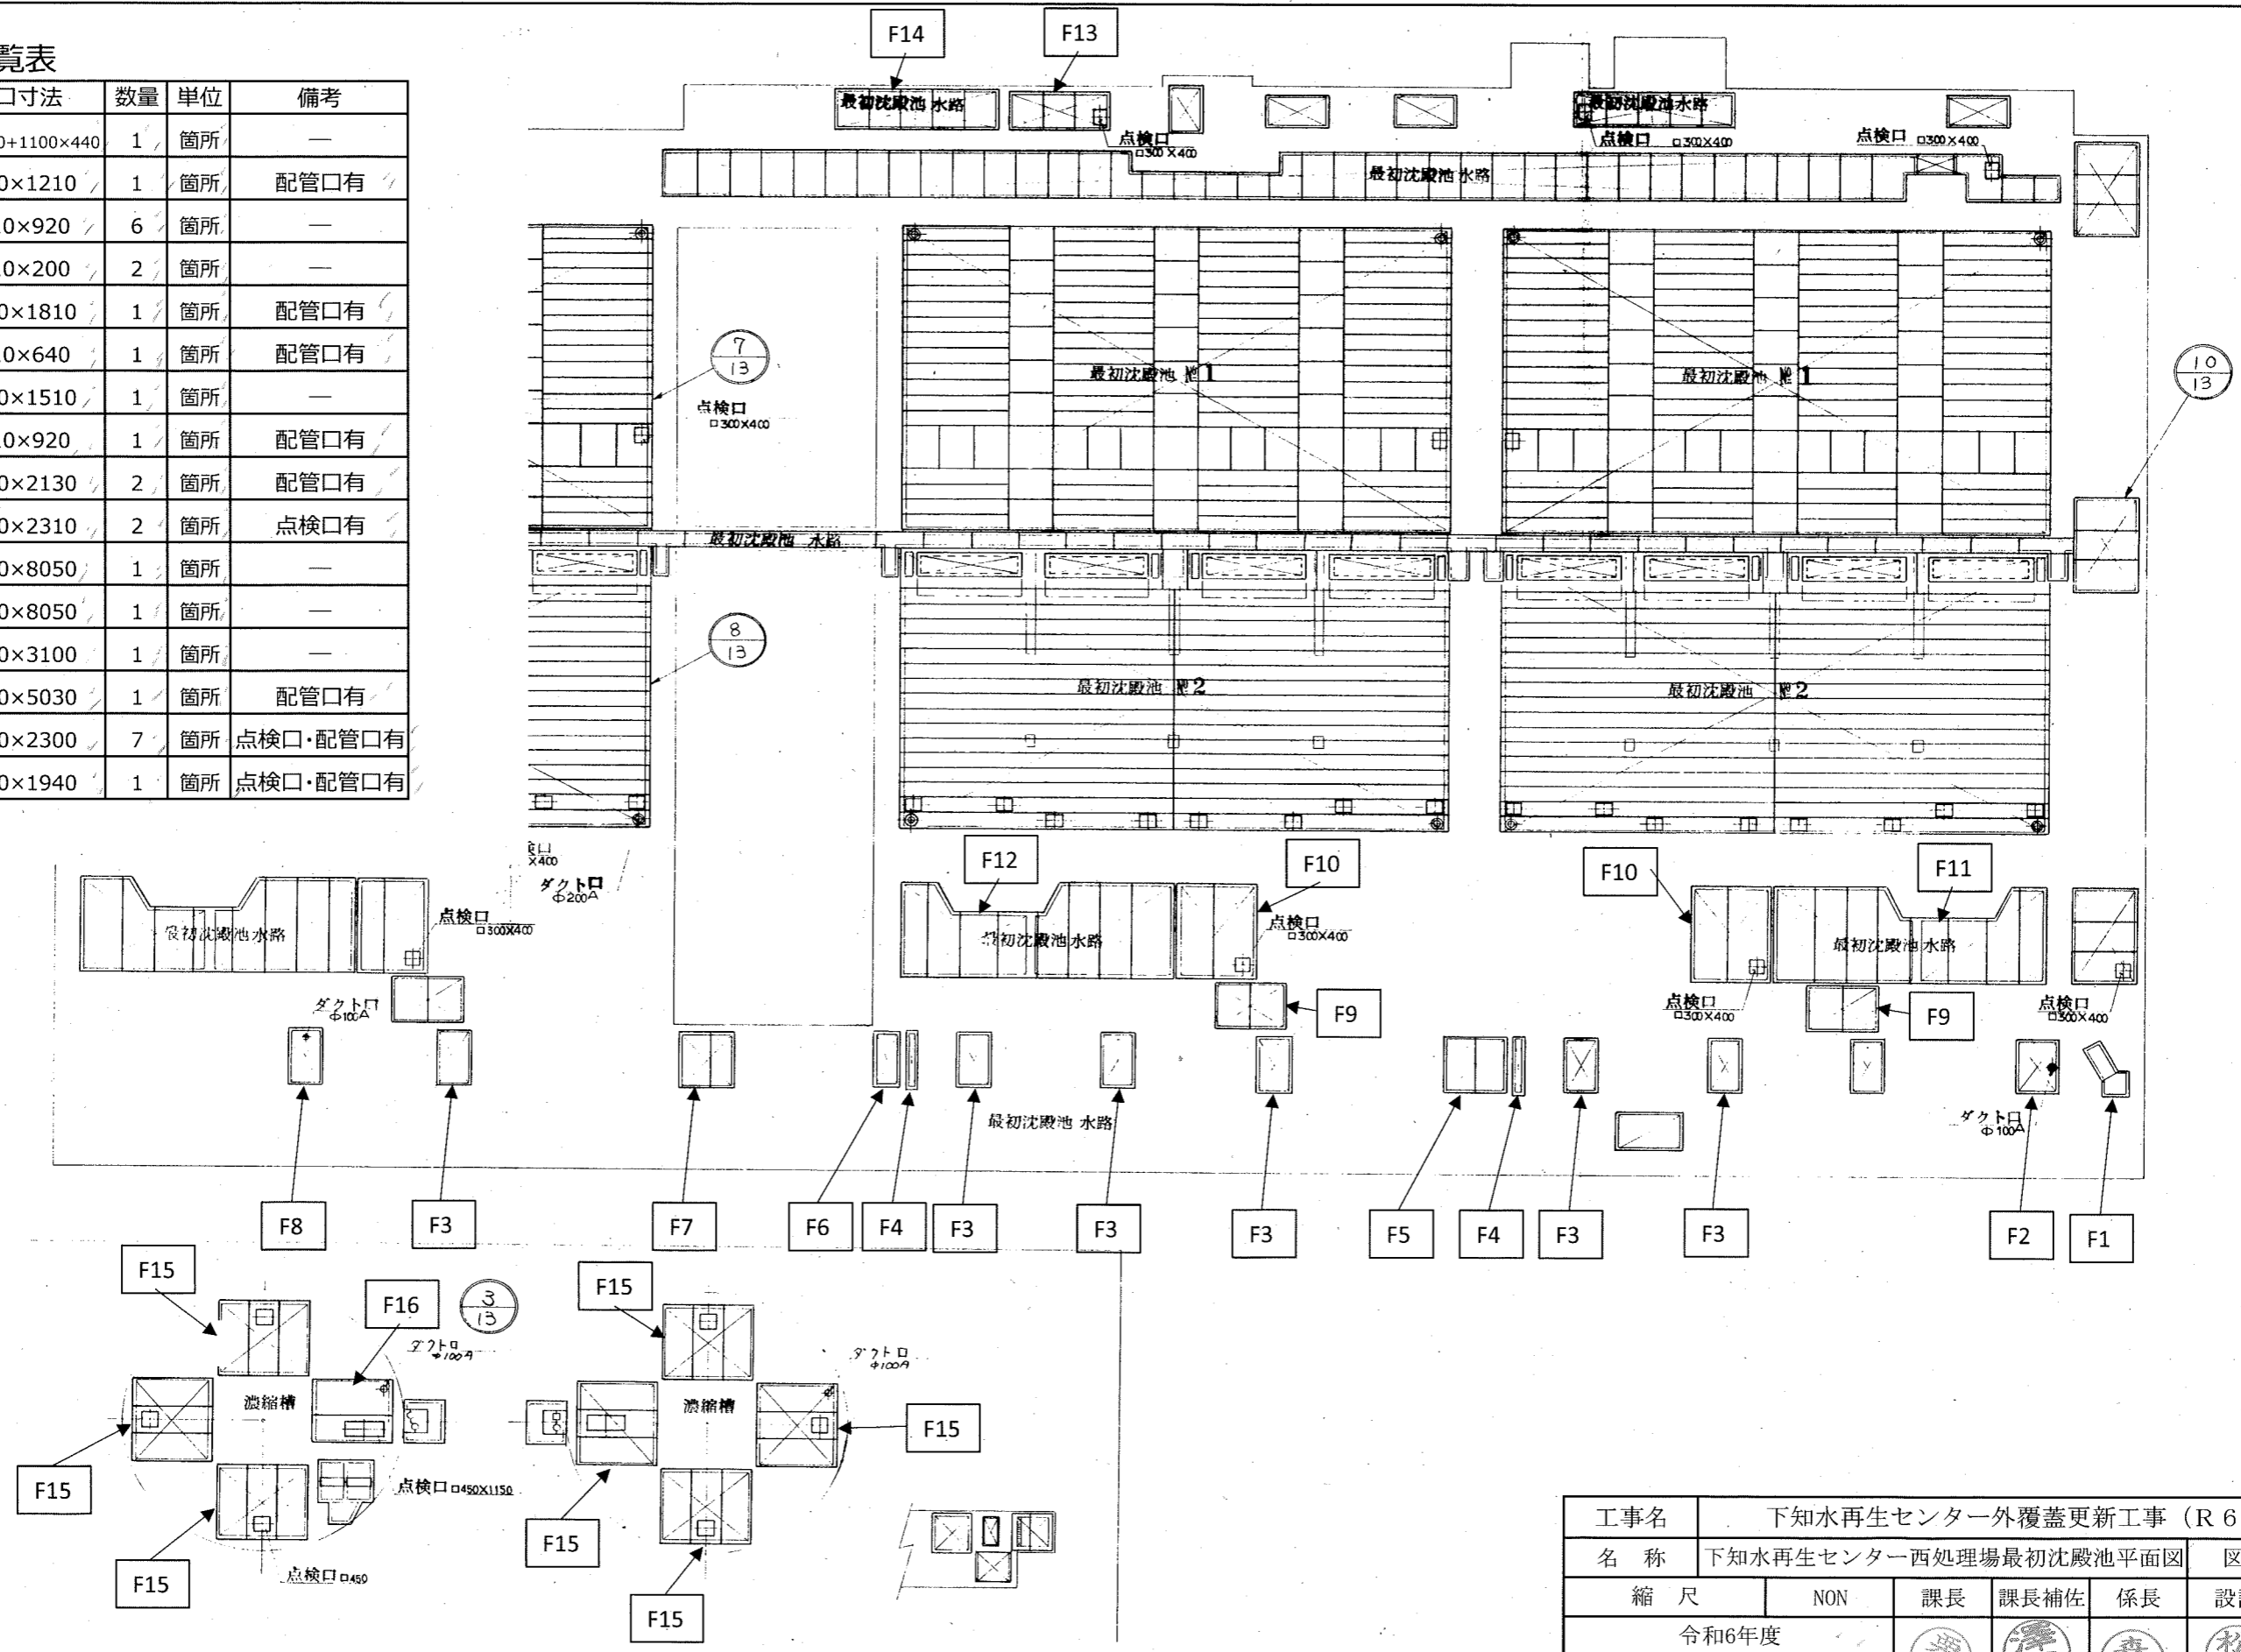


工事名	下知水再生センター外覆蓋更新工事 (R6-1)					
名称	下知水再生センター西処理場最初沈殿池平面図				図面No. 2/7	
縮尺	NON	課長	課長補佐	係長	設計	検図
令和6年度		栗田	澤田	森近	松岡	川崎
下水道施設管理課						

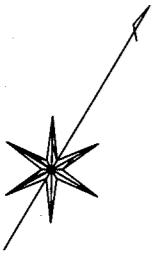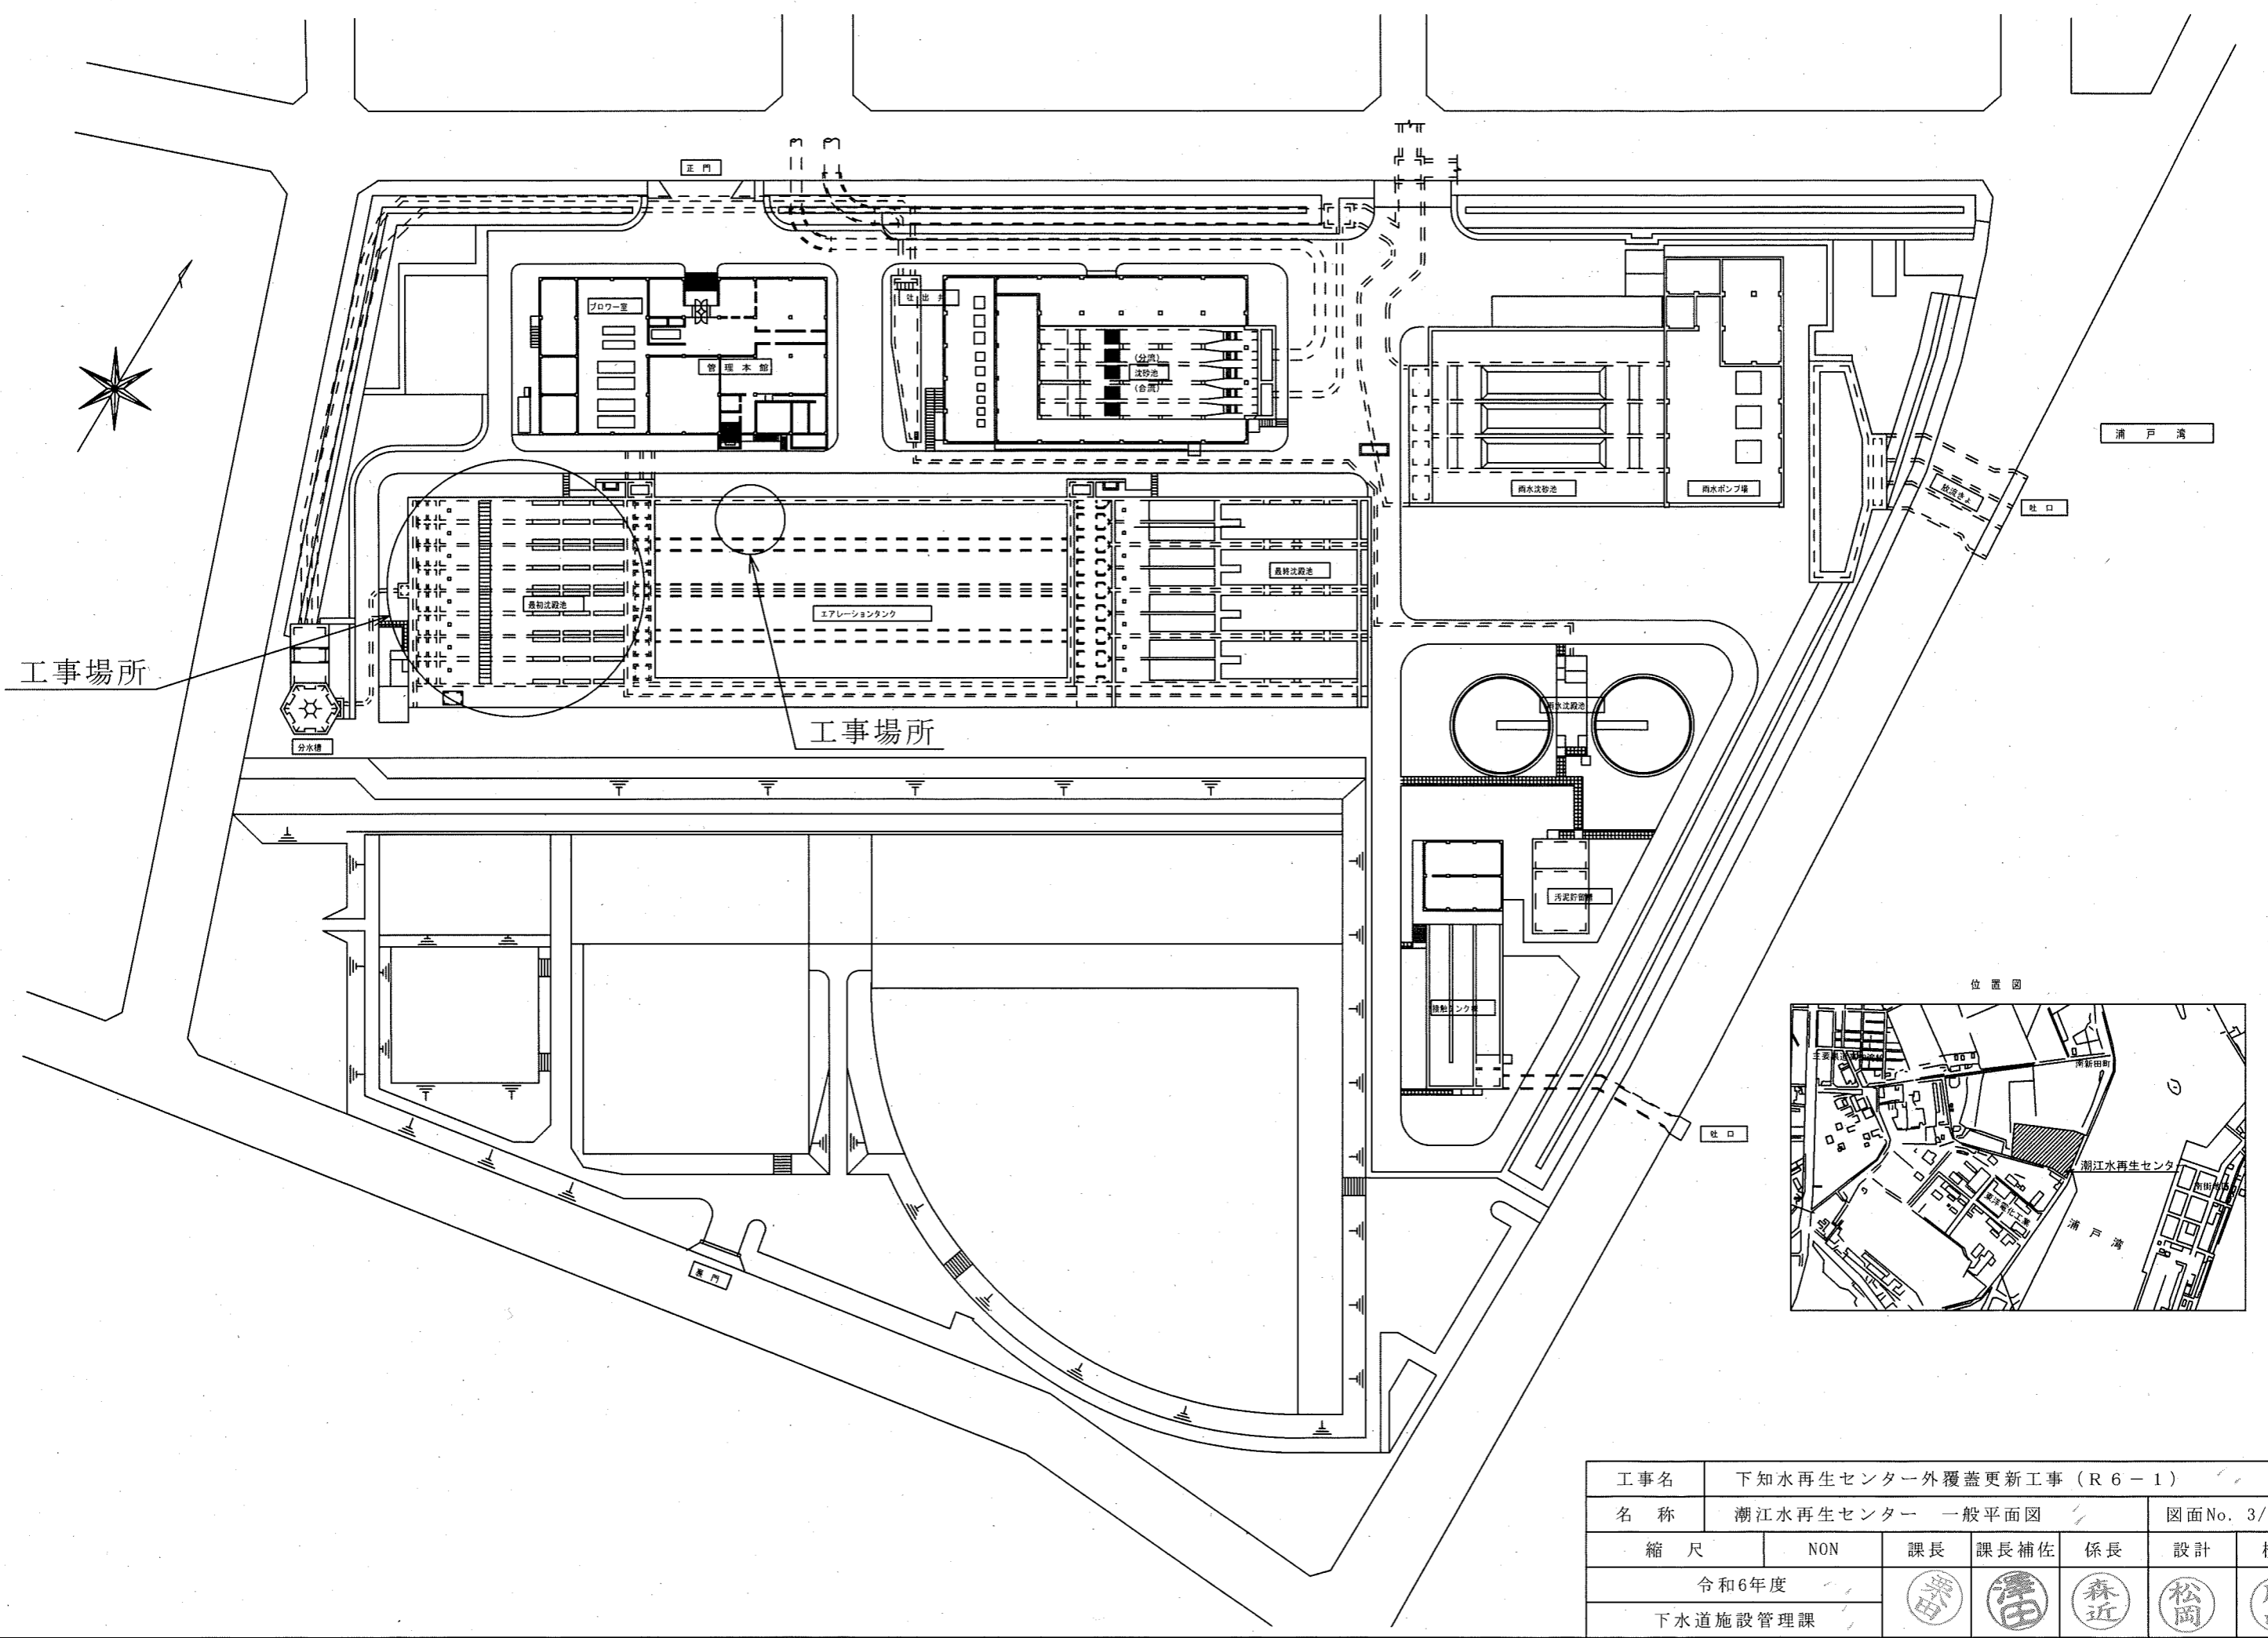


工事場所

工事場所

浦戸湾

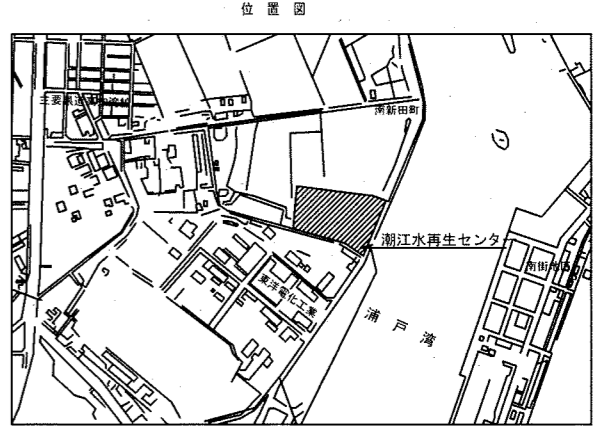


工事名	下知水再生センター外覆蓋更新工事 (R6-1)					
名称	潮江水再生センター 一般平面図				図面No. 3/7	
縮尺	NON	課長	課長補佐	係長	設計	検図
令和6年度						
下水道施設管理課						

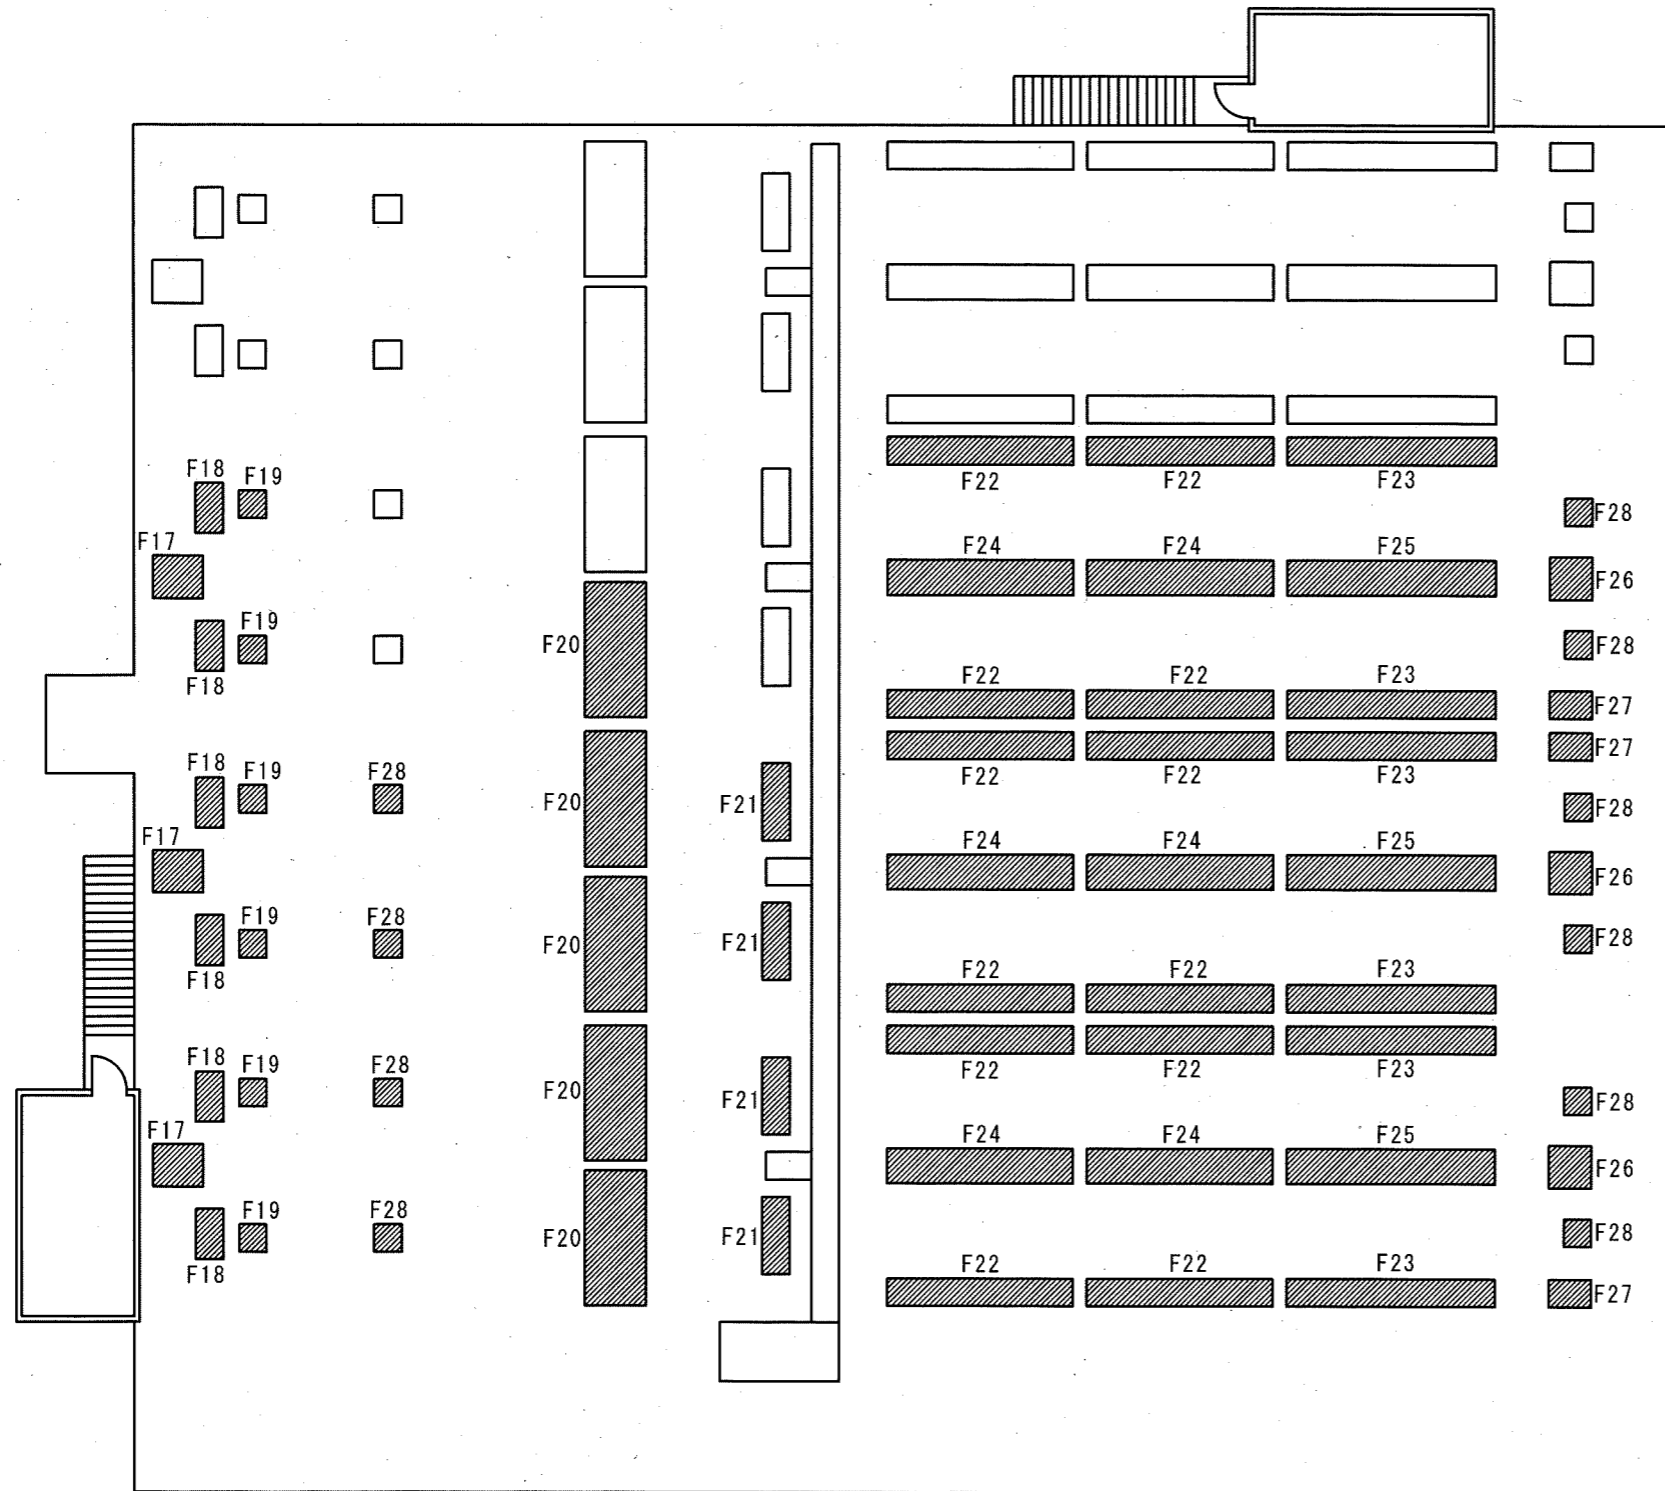

潮江水再生センター最初沈殿池平面図




覆蓋番号	開口寸法	数量	単位	備考
F17	1000×1200	3	箇所	受枠更新
F18	600×1200	6	箇所	受枠更新
F19	600×600	6	箇所	受枠更新、配管口有
F20	1500×3450	5	箇所	受枠更新
F21	600×1920	4	箇所	受枠更新
F22	600×4800	12	箇所	受枠更新
F23	600×5400	6	箇所	受枠更新
F24	800×4800	6	箇所	受枠更新
F25	800×5400	3	箇所	受枠更新
F26	1000×1000	3	箇所	受枠更新、点検口有
F27	600×1000	3	箇所	受枠更新
F28	600×600	10	箇所	受枠更新

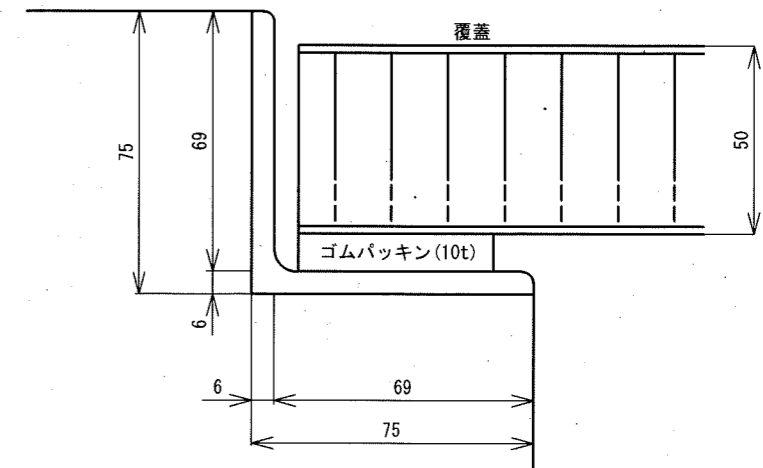

既設受枠詳細

■部は覆蓋取替及び受枠更新箇所を示す


工事名	下知水再生センター外覆蓋更新工事 (R6-1)					
名称	潮江水再生センター最初沈殿池平面図	図面No. 4/7				
縮尺	NON	課長	課長補佐	係長	設計	検図
令和6年度		栗田	澤田	森近	松岡	川崎
下水道施設管理課						

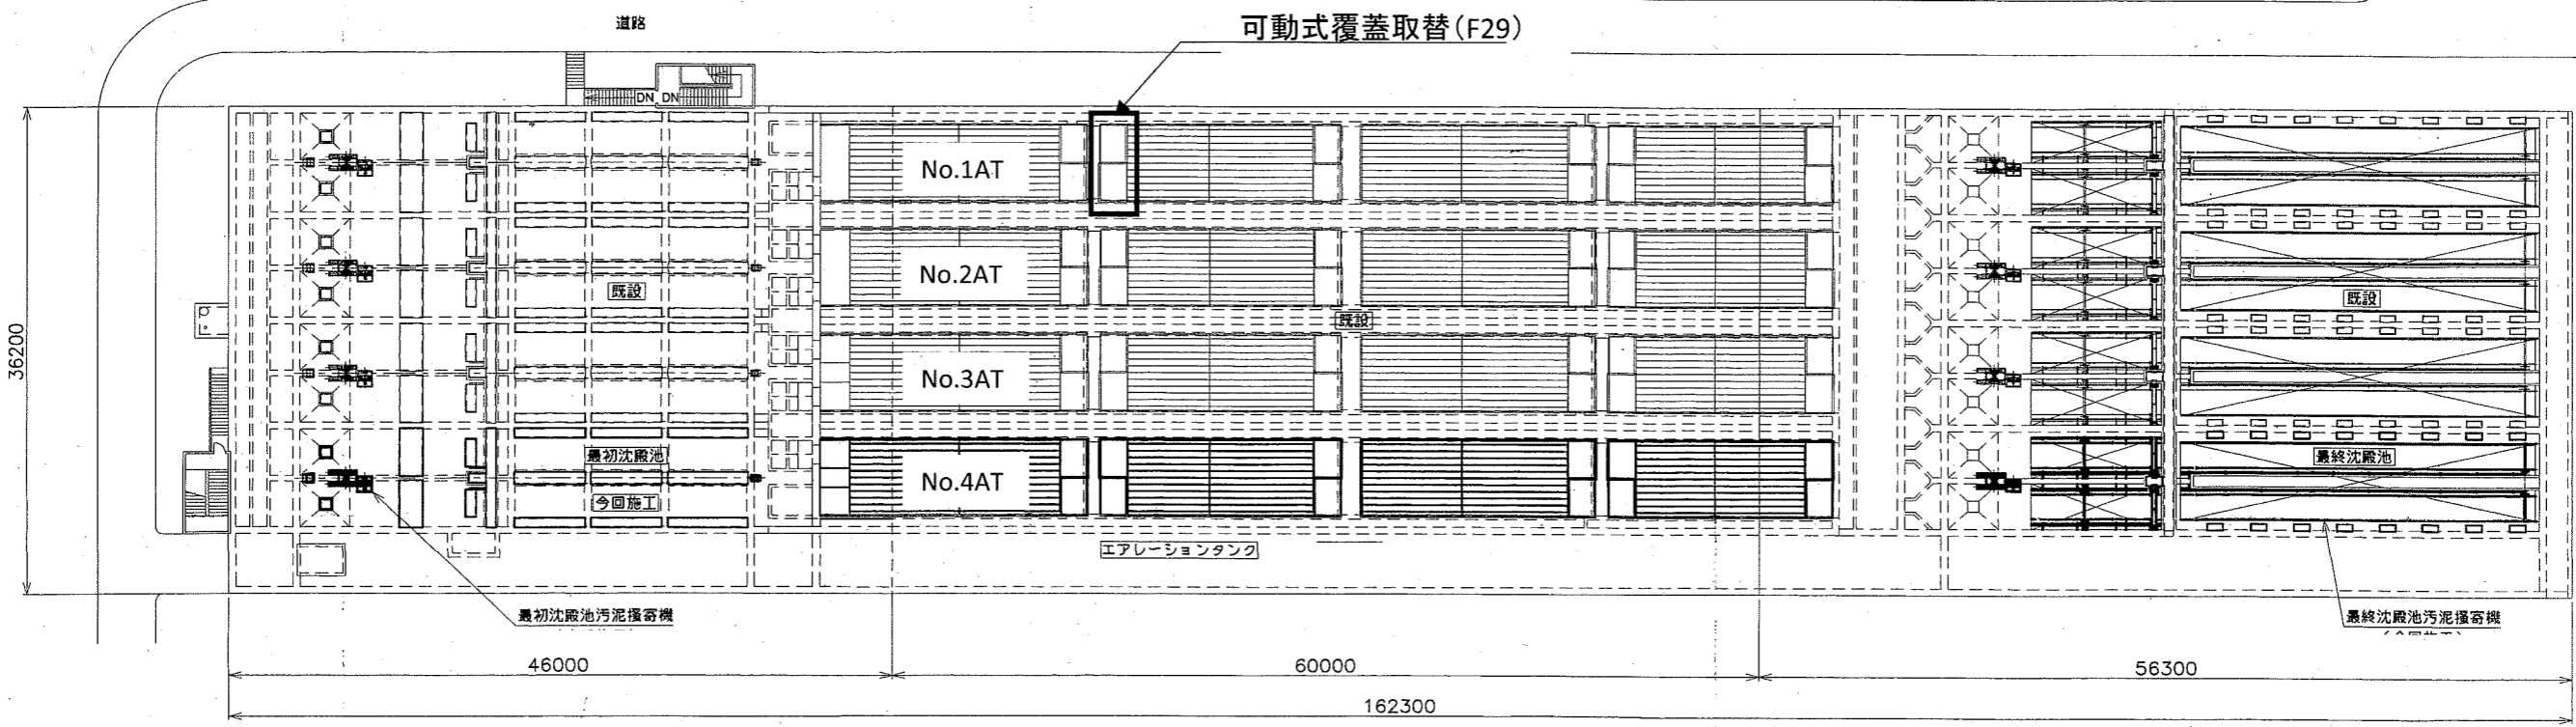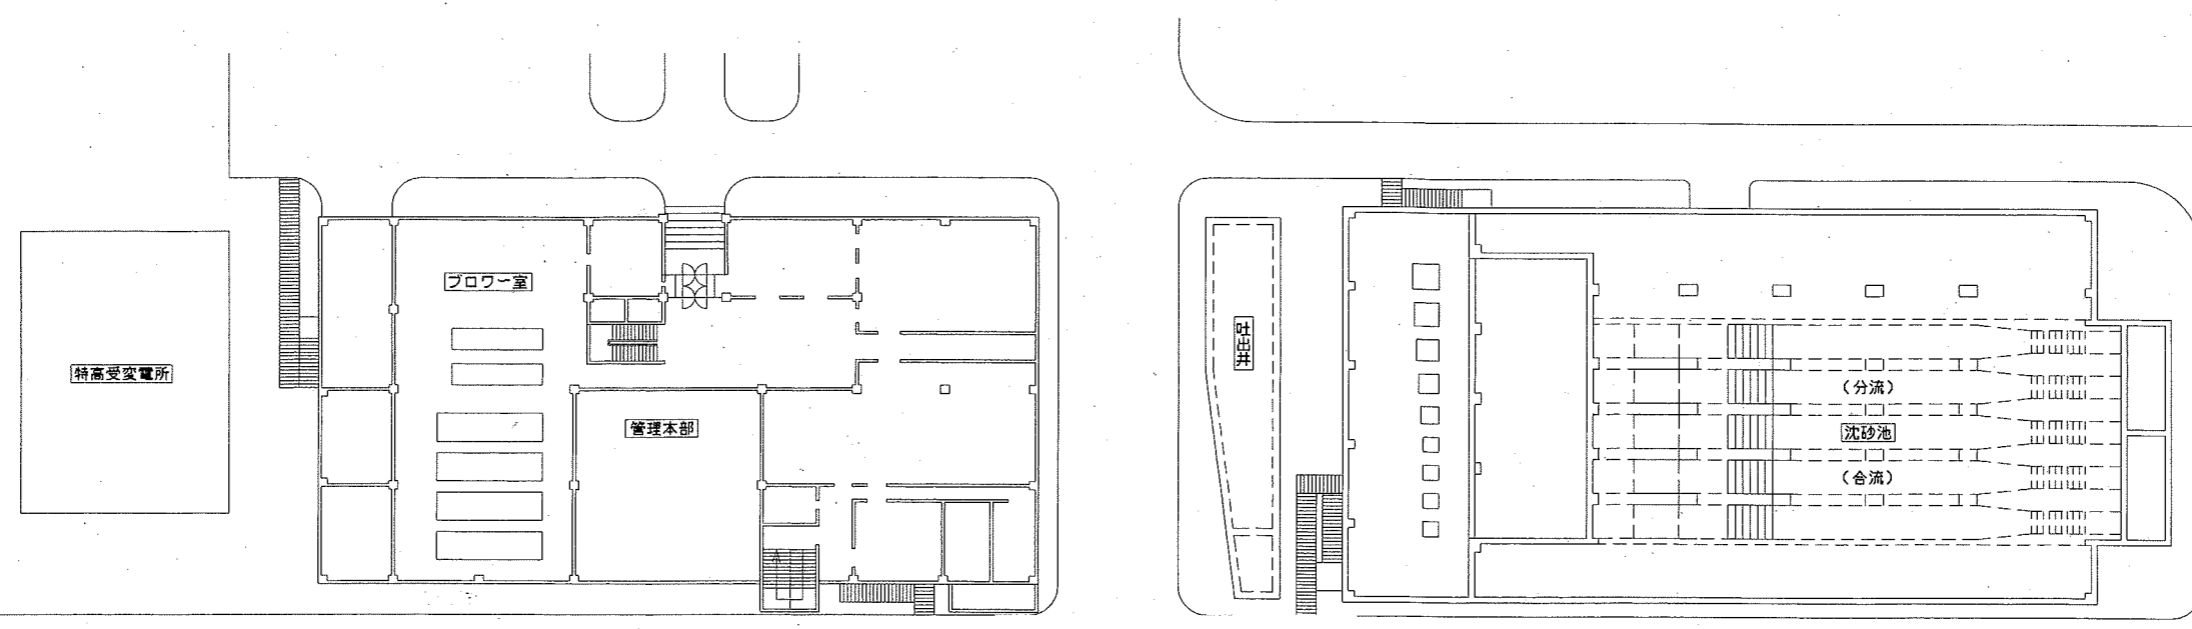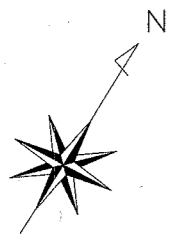

全体配置平面図



部は今回施工部位を示す。

工事名	下知水再生センター外覆蓋更新工事 (R6-1)				
名称	潮江水再生センターエアレーションタンク平面図	図面No. 5/7			
縮尺	NON	課長	課長補佐	係長	設計 検図
令和6年度		栗田	澤田	森近	松岡 川崎
下水道施設管理課					

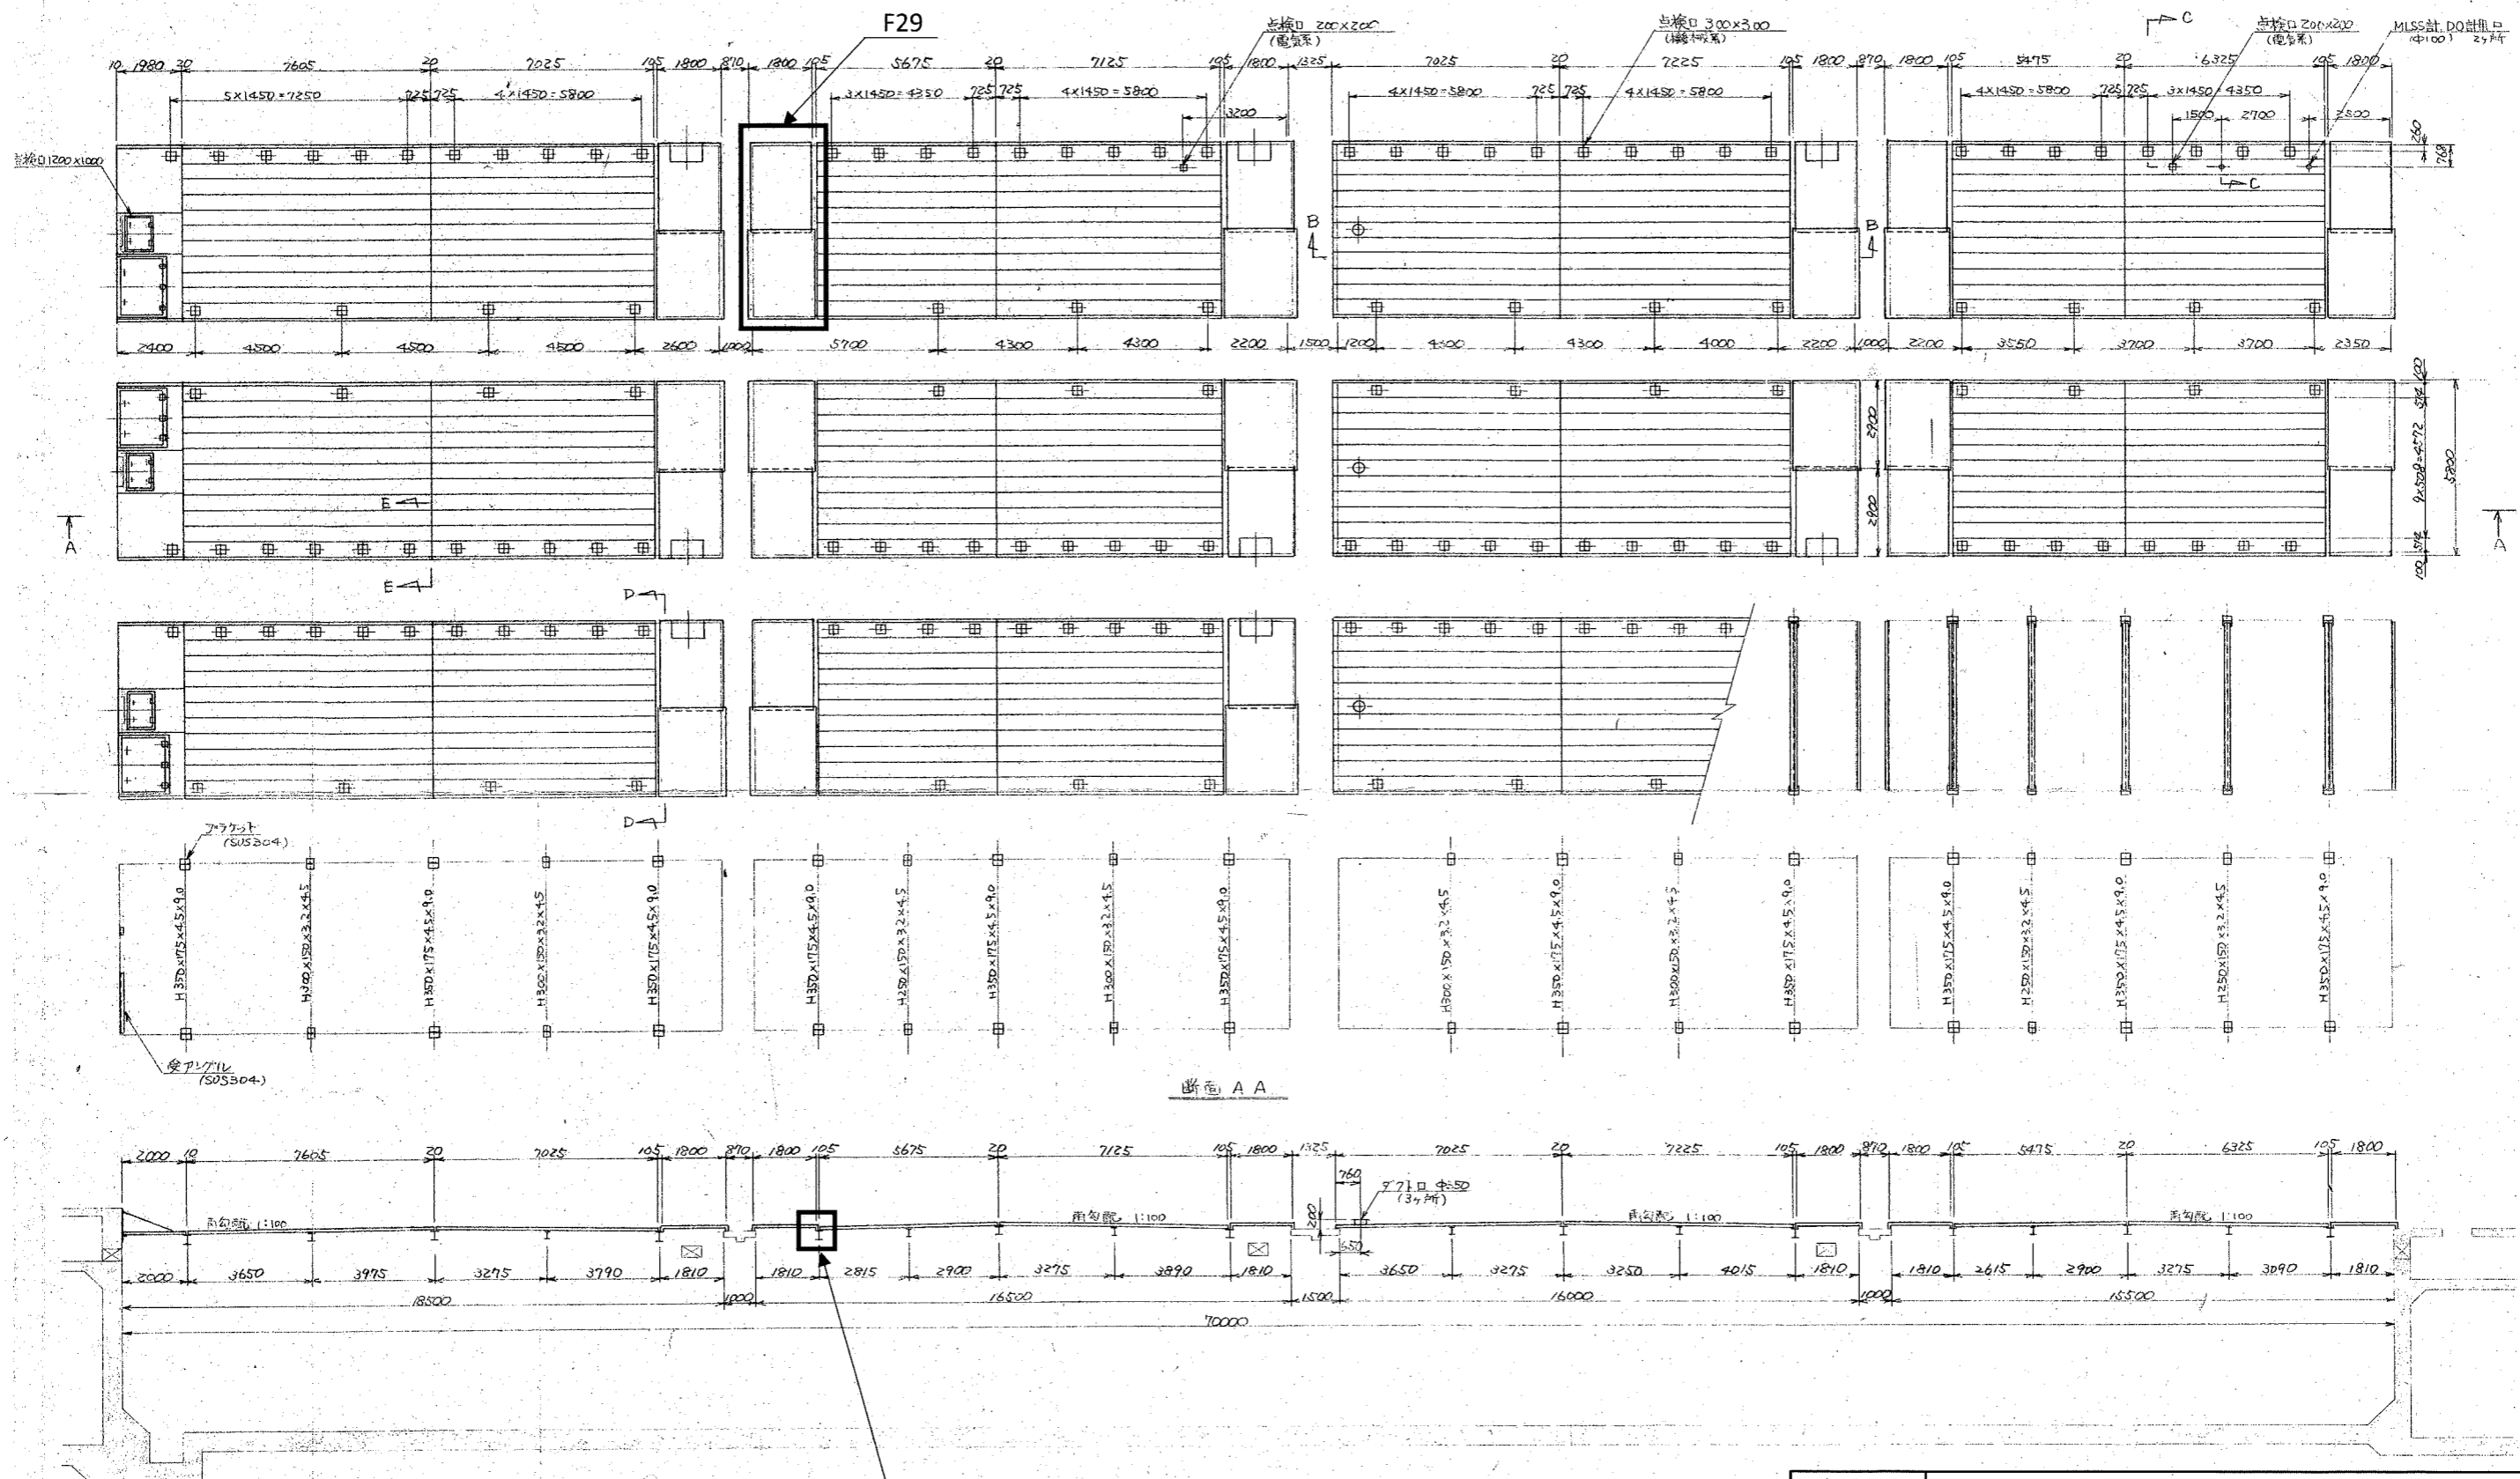


H形鋼更新1箇所
SS400+溶融亜鉛メッキ (HDZT77)


工事名	下知水再生センター外覆蓋更新工事 (R6-1)				
名称	潮江水再生センターエアレーションタンク既設覆蓋図	図面No. 6/7			
縮尺	NON	課長	課長補佐	係長	設計
令和6年度		栗田	澤田	森近	松岡
下水道施設管理課					川崎

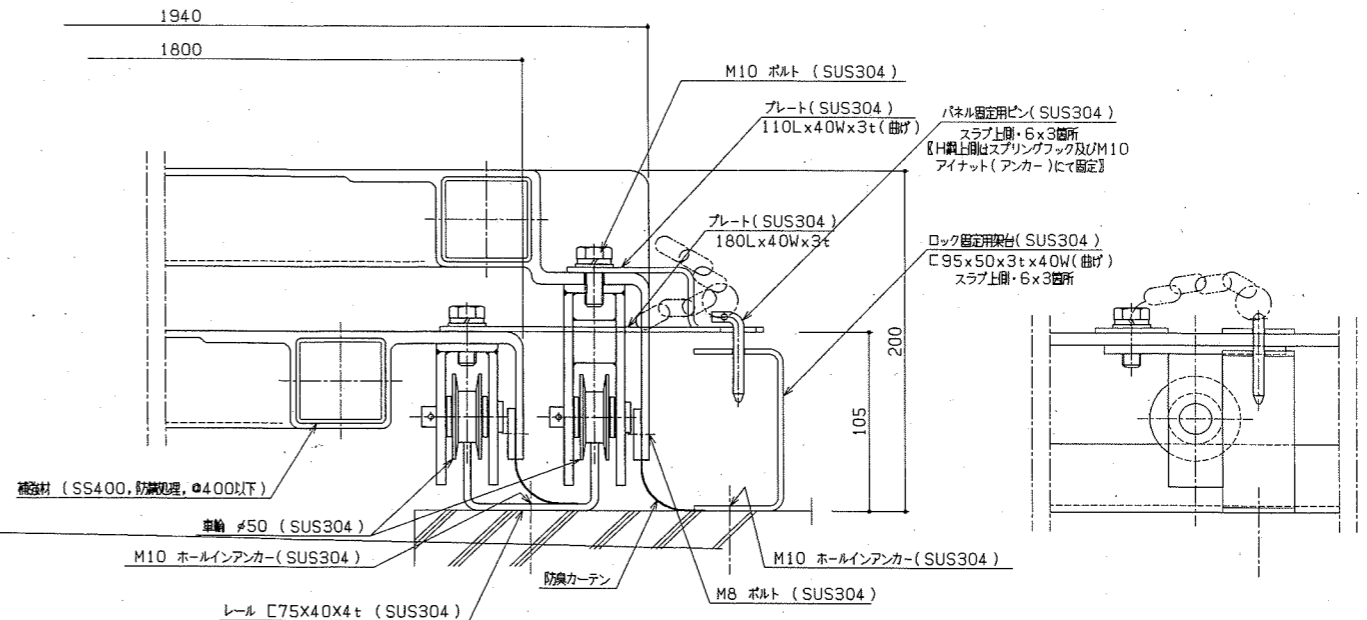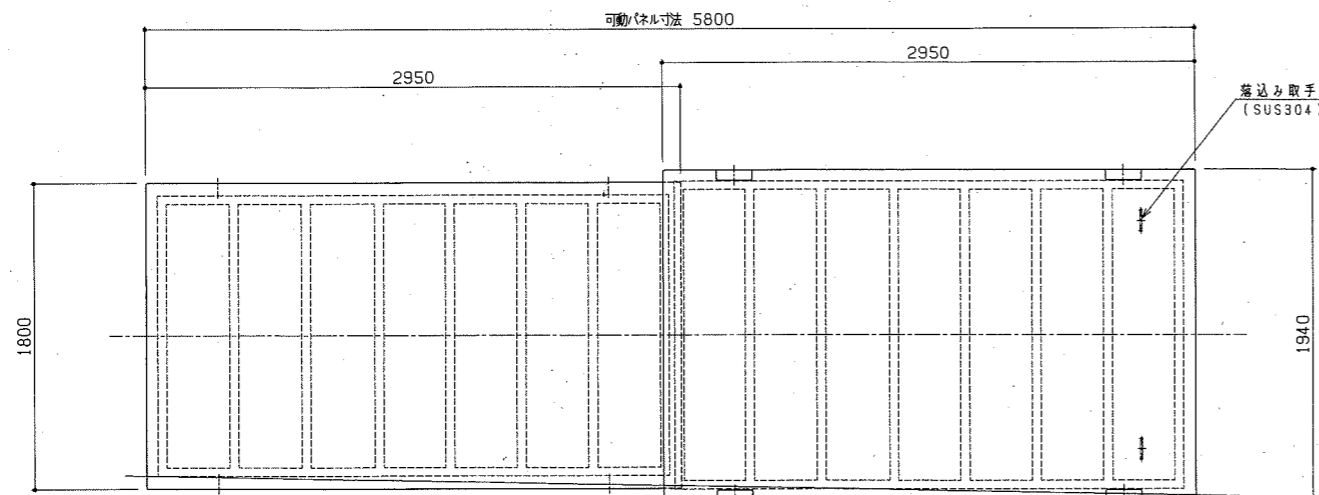


車輪取付詳細

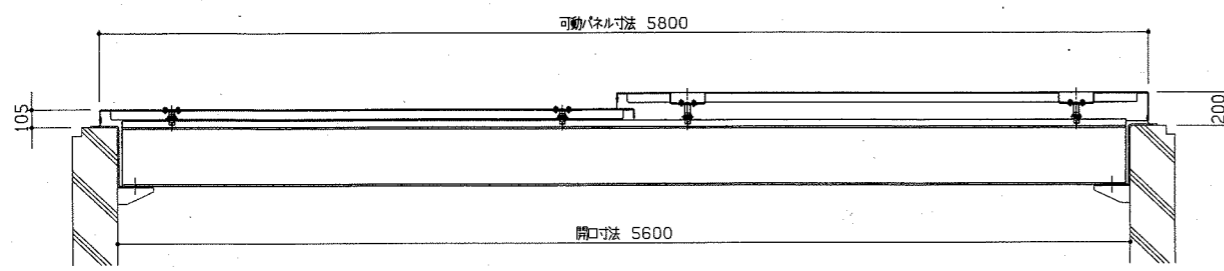

可動パネル

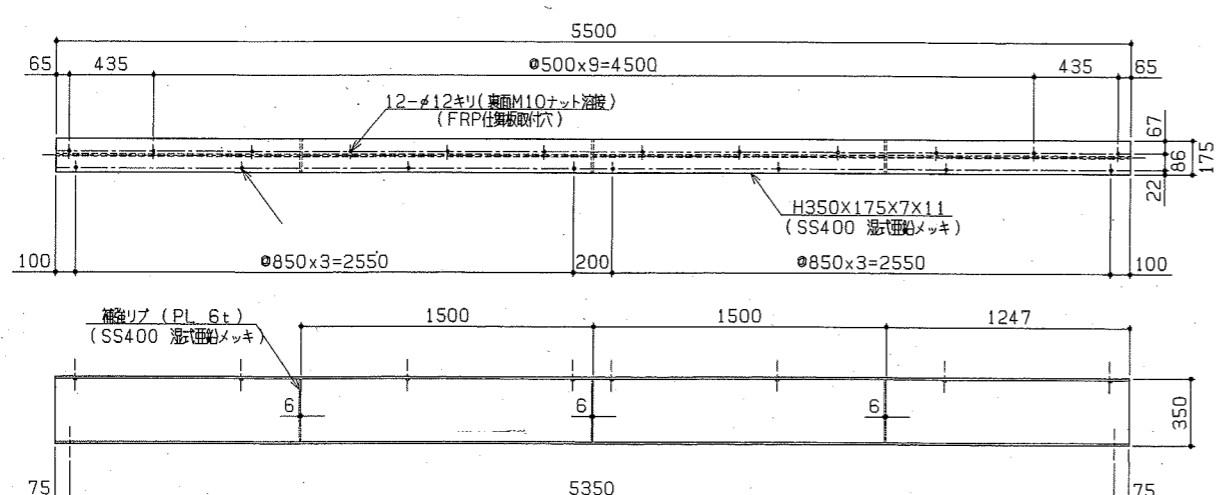

鋼材詳細

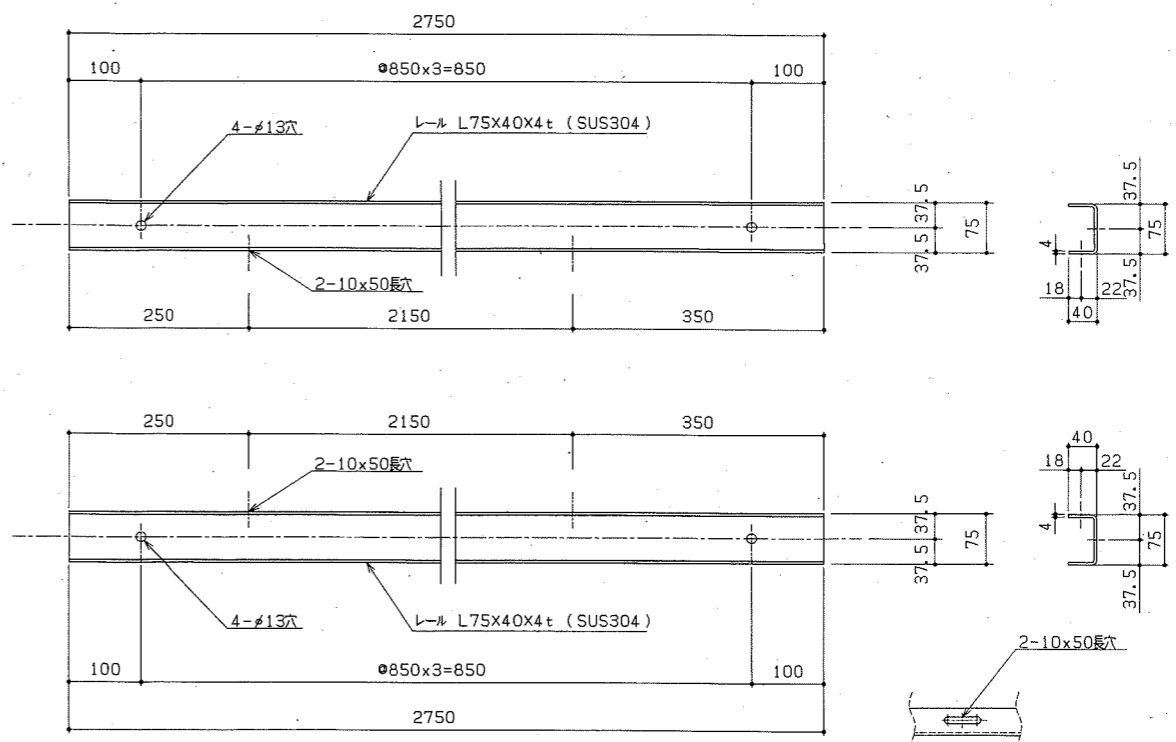

参考図

本図は既設No.4エアレーションタンク可動式覆蓋及び可動式覆蓋の受桁寸法を示す。詳細は現地調査のこと。

工事名	下知水再生センター外覆蓋更新工事 (R6-1)				
名称	潮江水再生センターエアレーションタンク覆蓋詳細図 (既設)	図面No.	7/7		
縮尺	NON	課長	課長補佐	係長	設計
令和6年度		栗田	澤田	森近	松岡
下水道施設管理課					川崎