

瀬戸漁船係留施設引込柱移設工事

設計図

No	名称	縮尺
1/2	特記仕様書（1）	Non SCALE
2/2	特記仕様書（2）	Non SCALE
1/6	一般平面図	1/600
2/6	配線平面図	1/600
3/6	単線結線図・配線系統図	Non SCALE
4/6	電気設備図	Non SCALE
5/6	撤去平面図	1/600
6/6	撤去単線結線図	Non SCALE


Main project specification table with columns: Item, Remarks, Item, Remarks, and Equipment Mounting Height. Includes detailed technical notes, tables for seismic standards, and equipment lists.

高知市 上下水道局 下水道施設管理課

工 事 名 瀬戸漁船係留施設引込柱移設工事

Project metadata table including: 図 面 名 (Plan Name), 特 任 仕 様 書 (2) (Special Specification Book (2)), 更 新 日 (Update Date) 2024.04.01, 設 計 (Design) 令和6年度 (Reiwa 6th year), 検 査 (Inspection) 令和6年度 (Reiwa 6th year), 図 面 番 号 (Drawing No.) 2/2

一般平面図

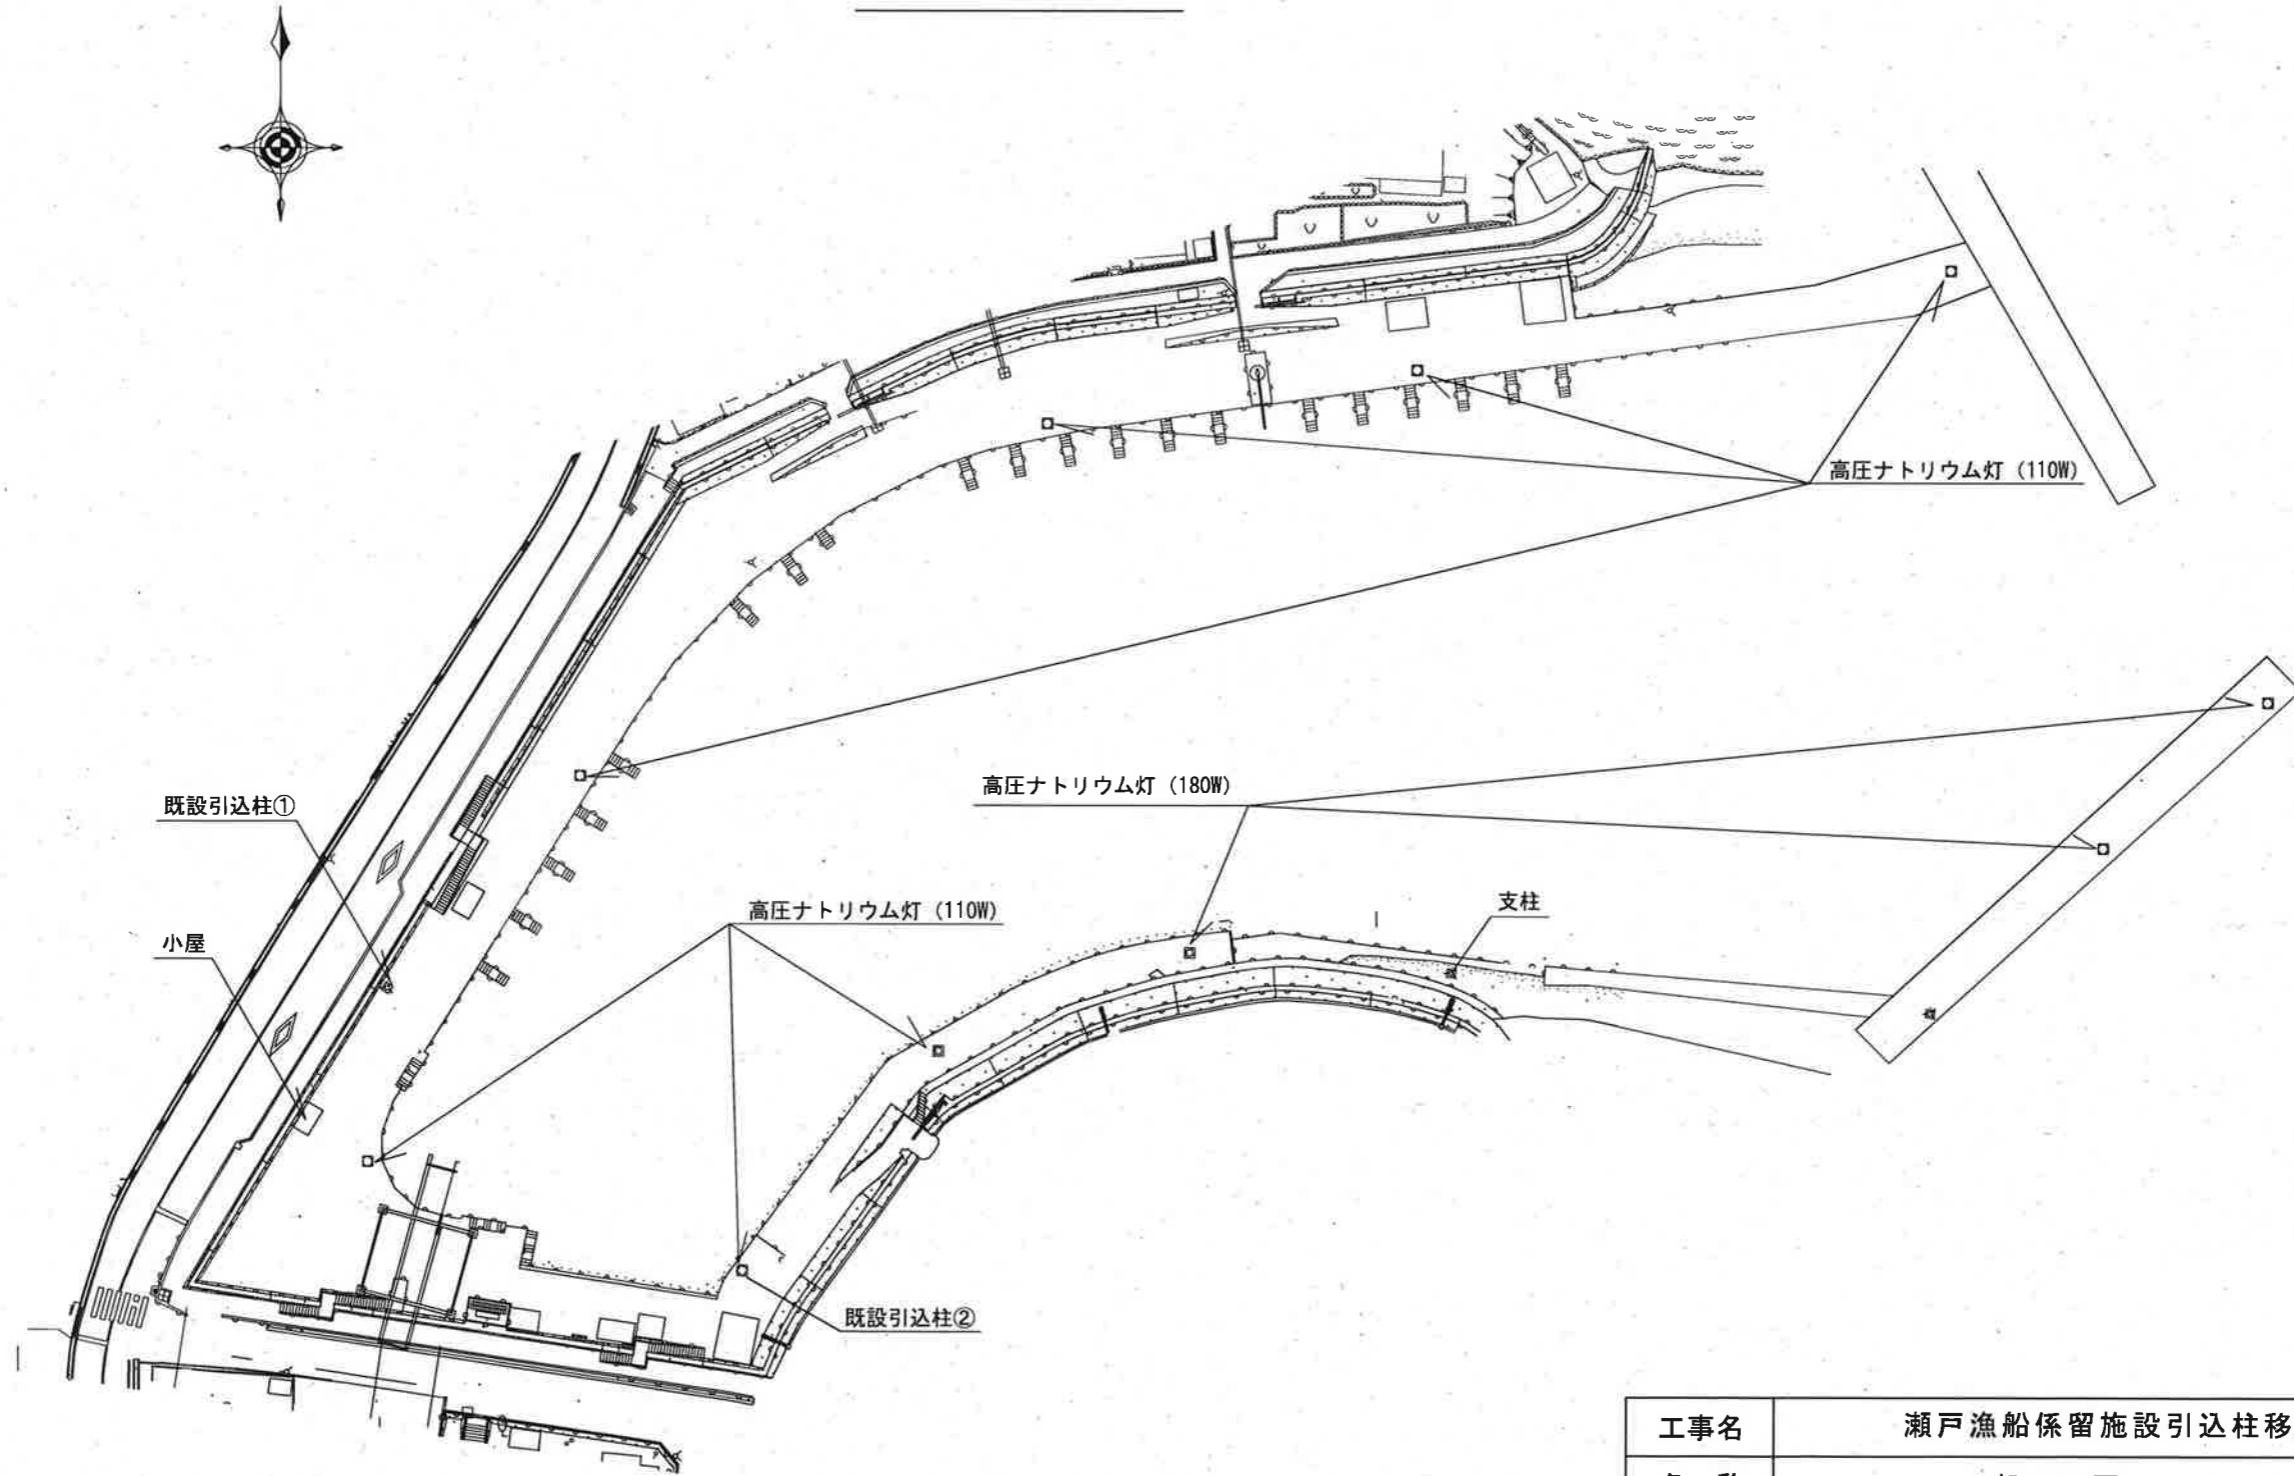




工事名	瀬戸漁船係留施設引込柱移設工事					
名称	一般平面図				図面No	1/6
縮尺	1/600	課長	補佐	係長	設計	検図
令和6年度		栗田	松本	松本	松本	横山
高知市上下水道局 下水道施設管理課						



配線リスト

番号	線種	区分
①	EM-CE3.5sq-2c メッセージャーワイヤー-22sq共	新設
	EM-CE2sq-3c ×2 G28	新設
②	EM-CE5.5sq-4c G28	新設
	EM-CE2sq-2c G22	新設
	EM-IE3.5sq G22管に共入れ	新設
③	EM-CE2sq-3c ×2 メッセージャーワイヤー-22sq共	新設
	EM-IE3.5sq 上記ワイヤーに共巻	新設
④	DV2R-2mm	新設
⑤	EM-CE2sq-3c メッセージャーワイヤー-22sq共	新設
	EM-IE3.5sq 上記ワイヤーに共巻	新設
⑥	EM-CE2sq-3c メッセージャーワイヤー-22sq共	新設

配線平面図

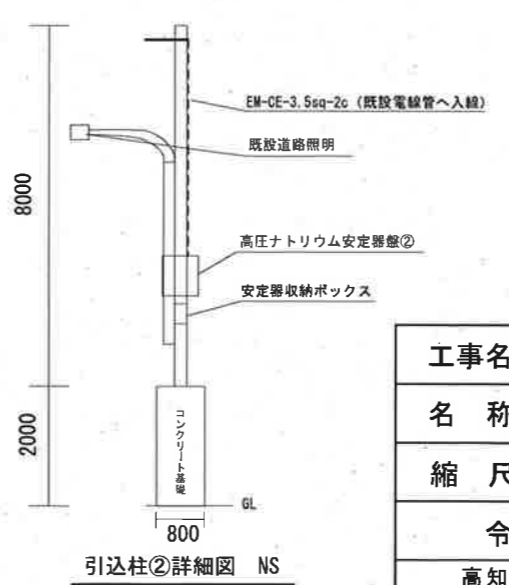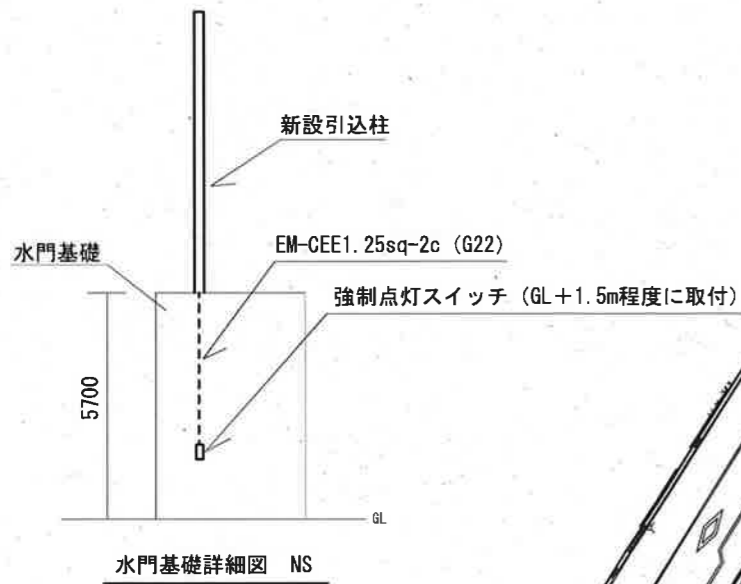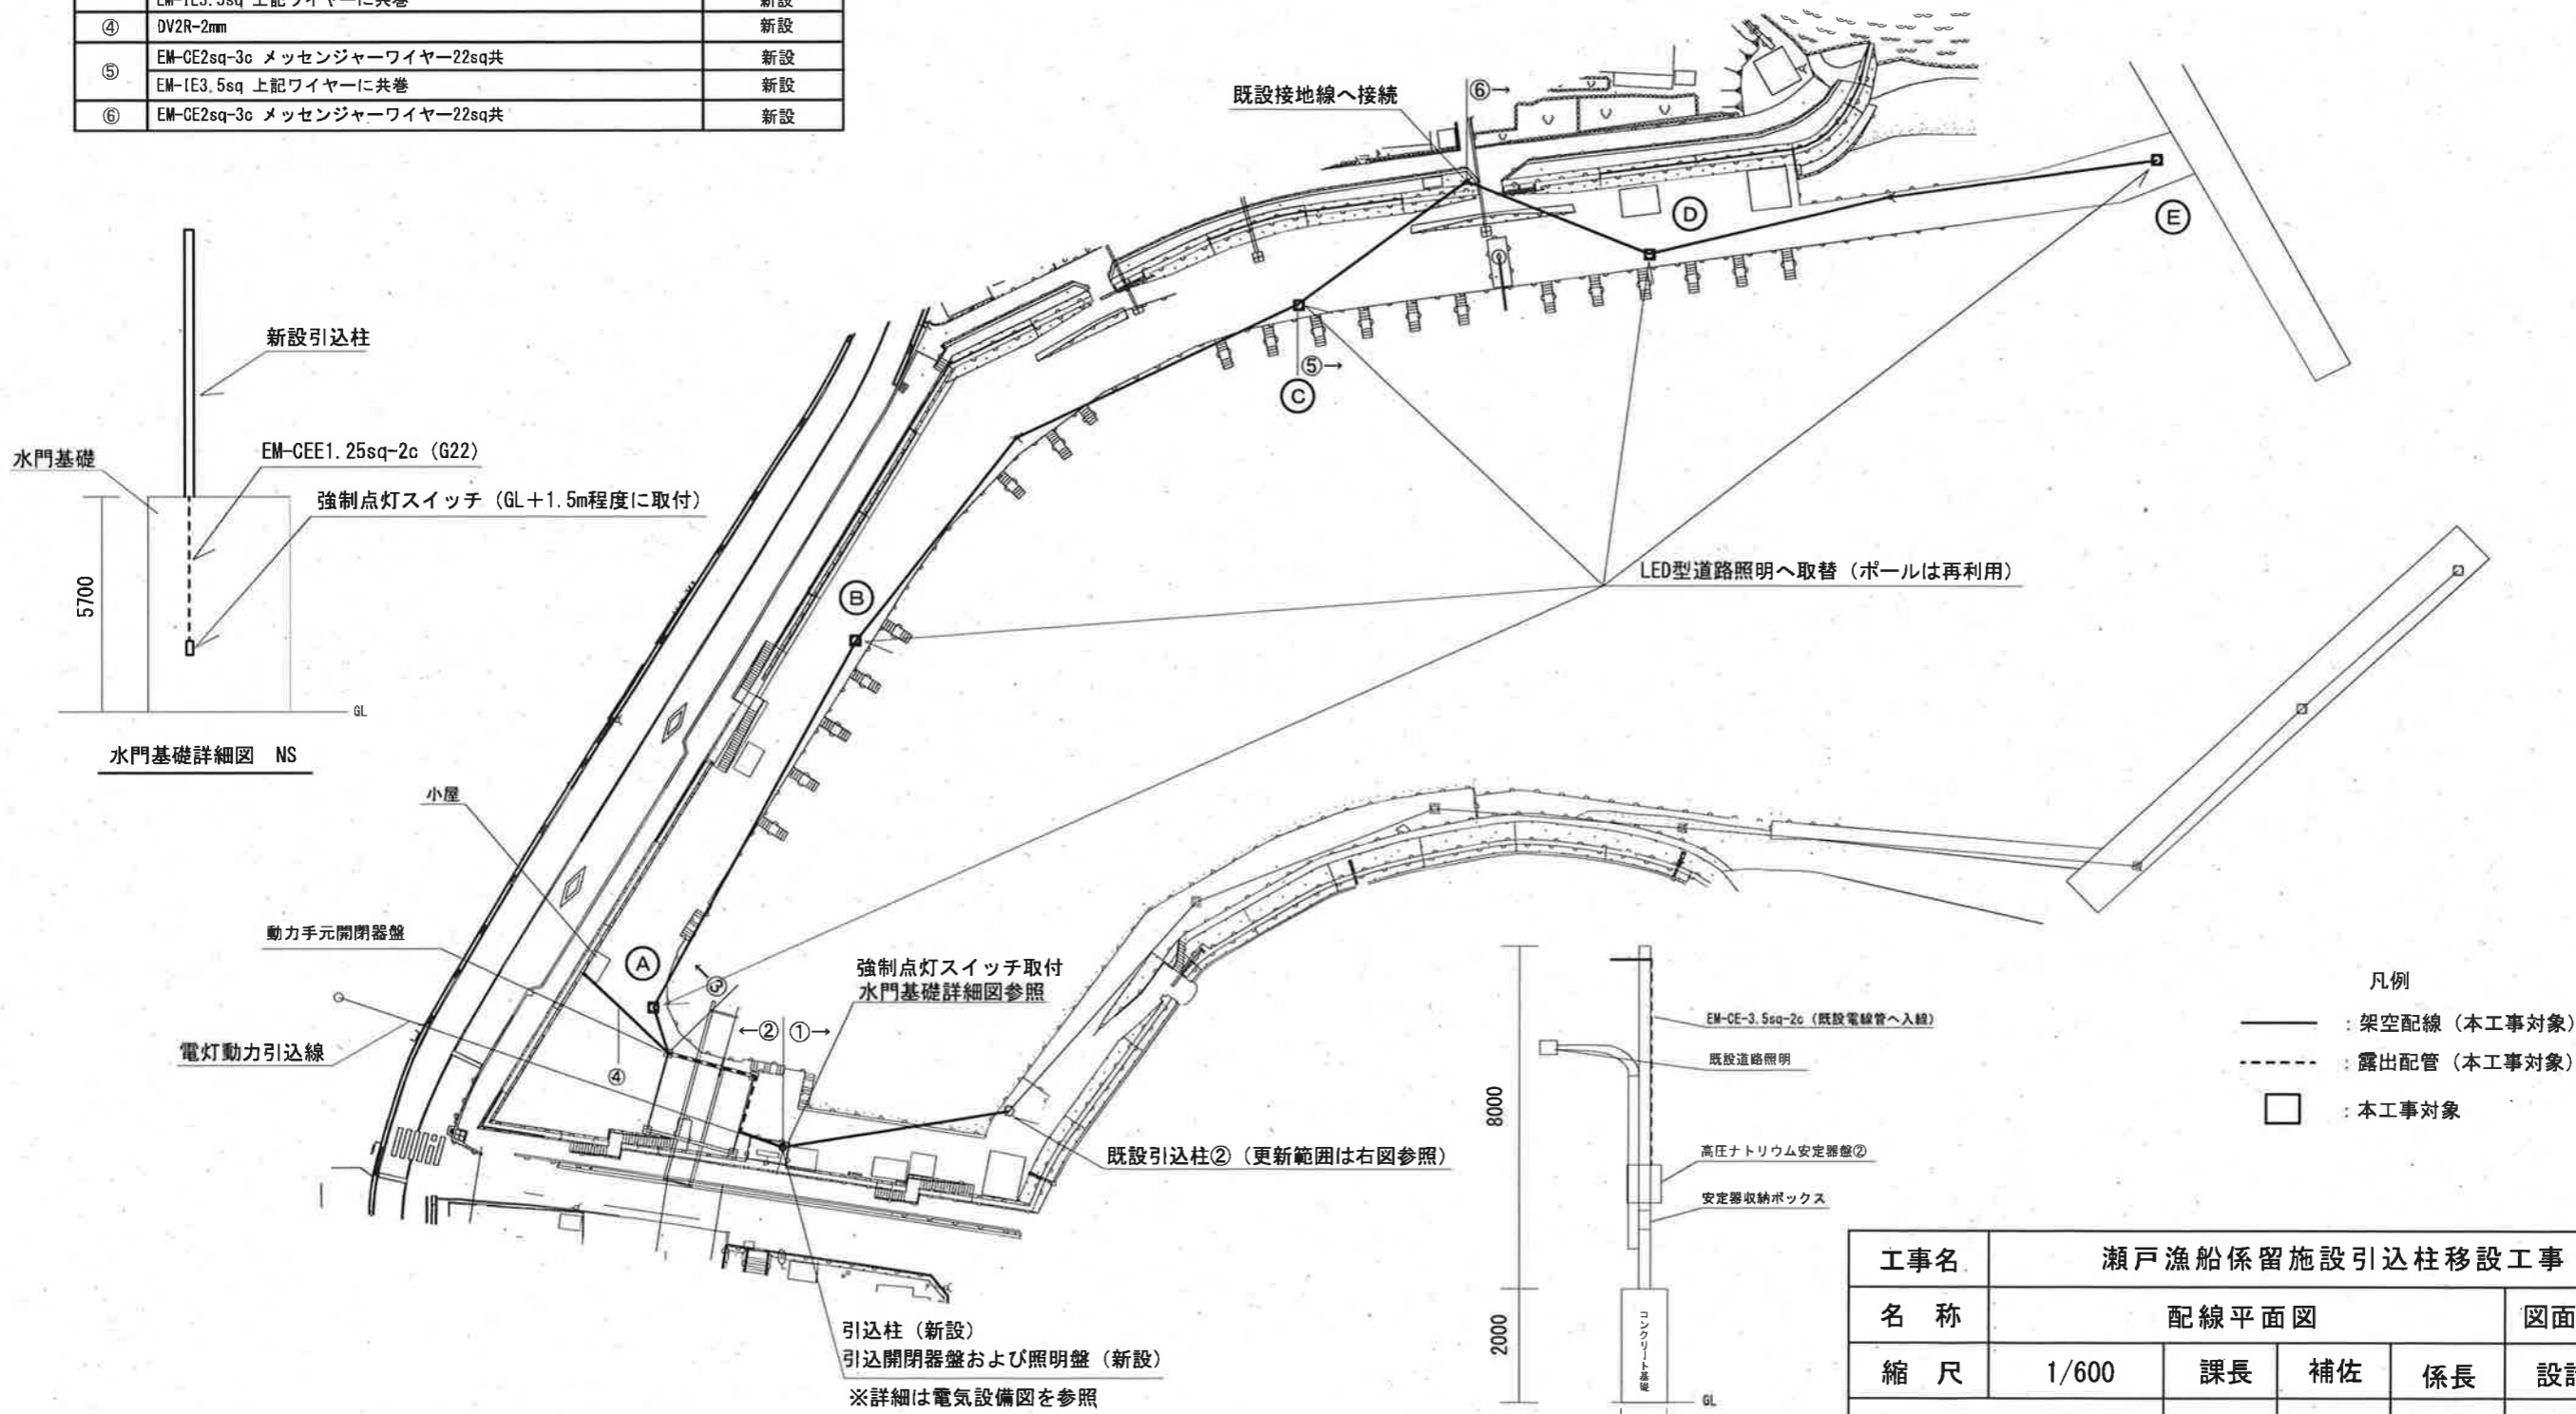


- 凡例
- : 架空配線 (本工程対象)
 - - - : 露出配管 (本工程対象)
 - : 本工程対象


工事名	瀬戸漁船係留施設引込柱移設工事				
名称	配線平面図			図面No	2/6
縮尺	1/600	課長	補佐	係長	設計
令和6年度					
高知市上下水道局 下水道施設管理課					

引込柱 (新設)
引込開閉器盤および照明盤 (新設)
※詳細は電気設備図を参照

単線結線図



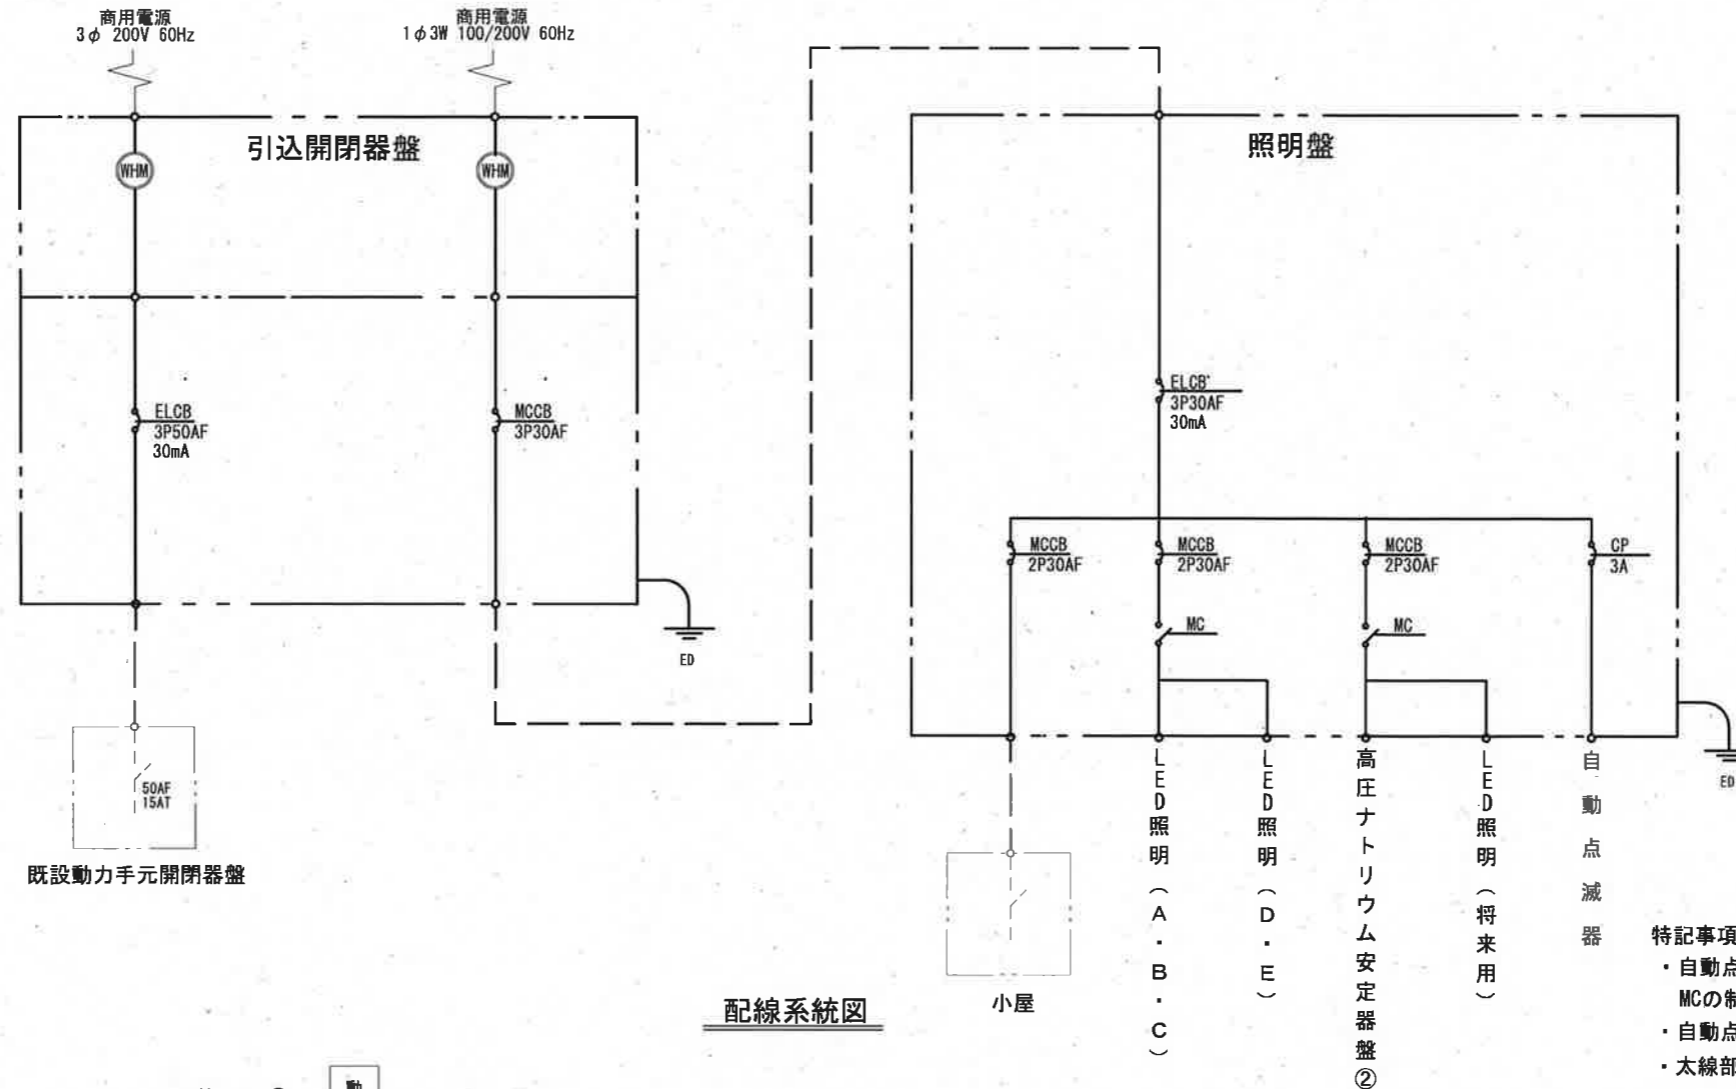


配線系統図

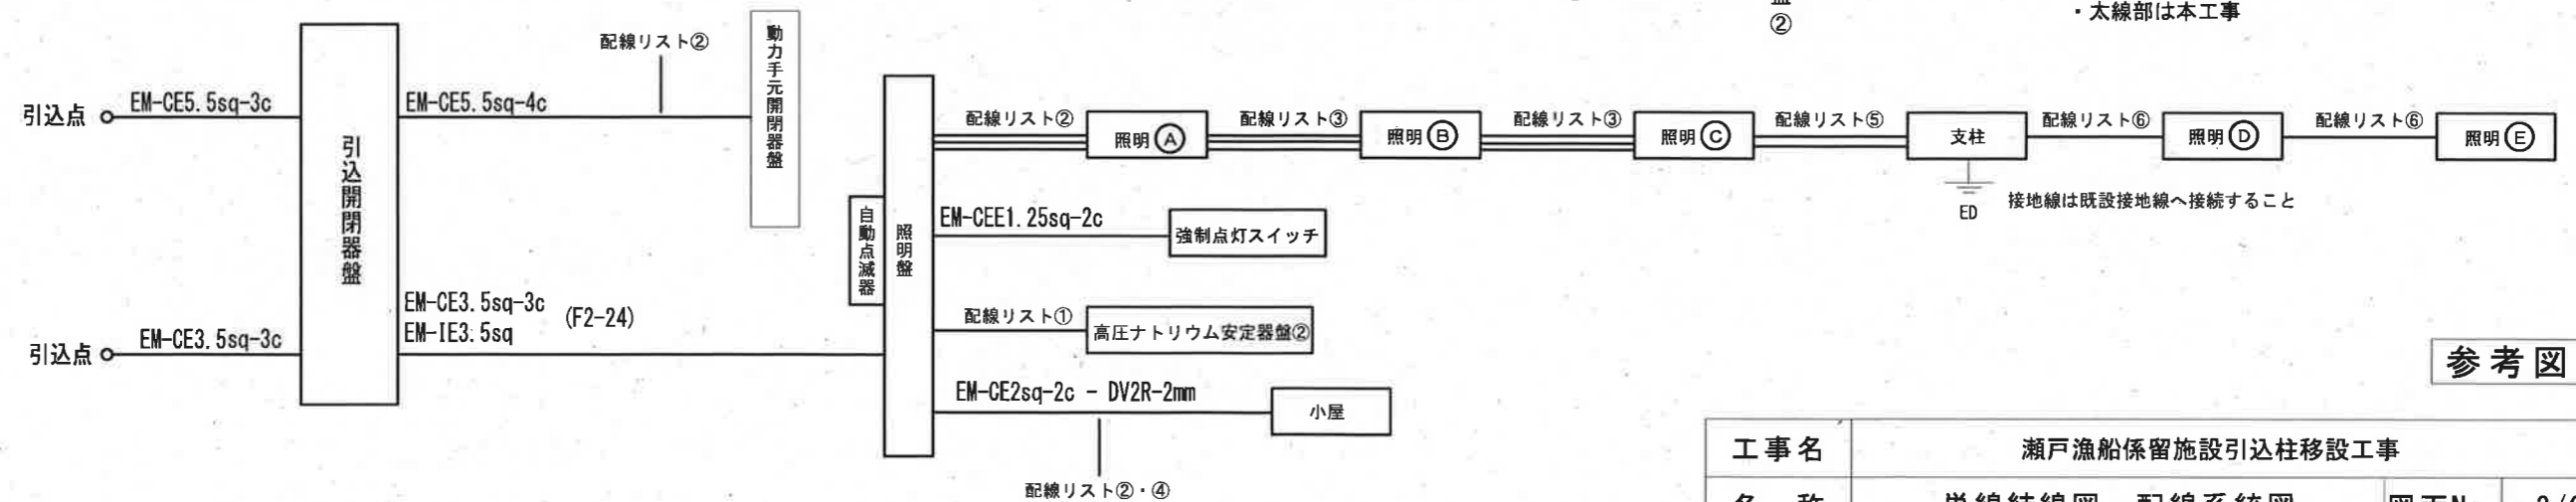

参考図

工事名	瀬戸漁船係留施設引込柱移設工事				
名称	単線結線図・配線系統図			図面No.	3/6
縮尺	NON.	課長	補佐	係長	設計
令和6年度		栗田	栗田	栗田	栗田
高知市上下水道局 下水道施設管理課		栗田	栗田	栗田	栗田

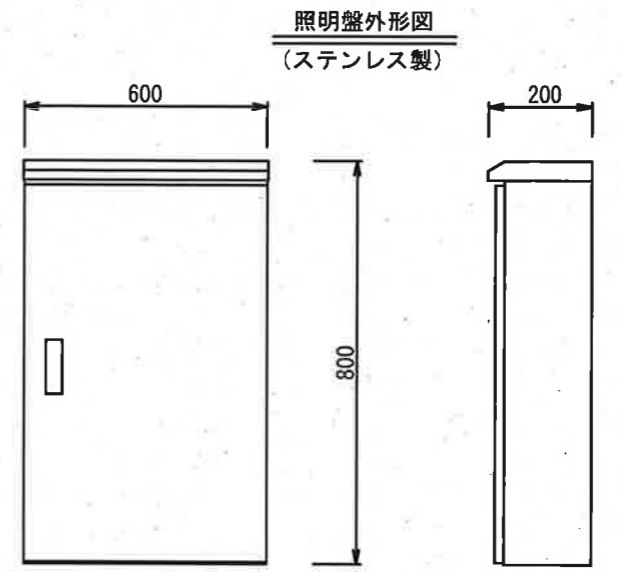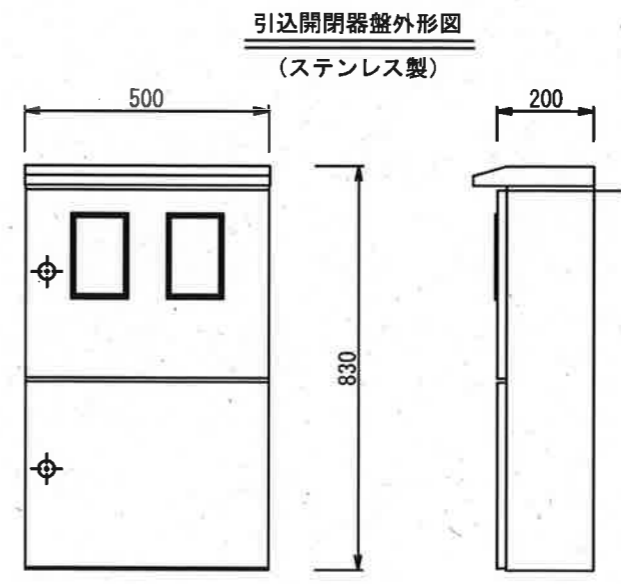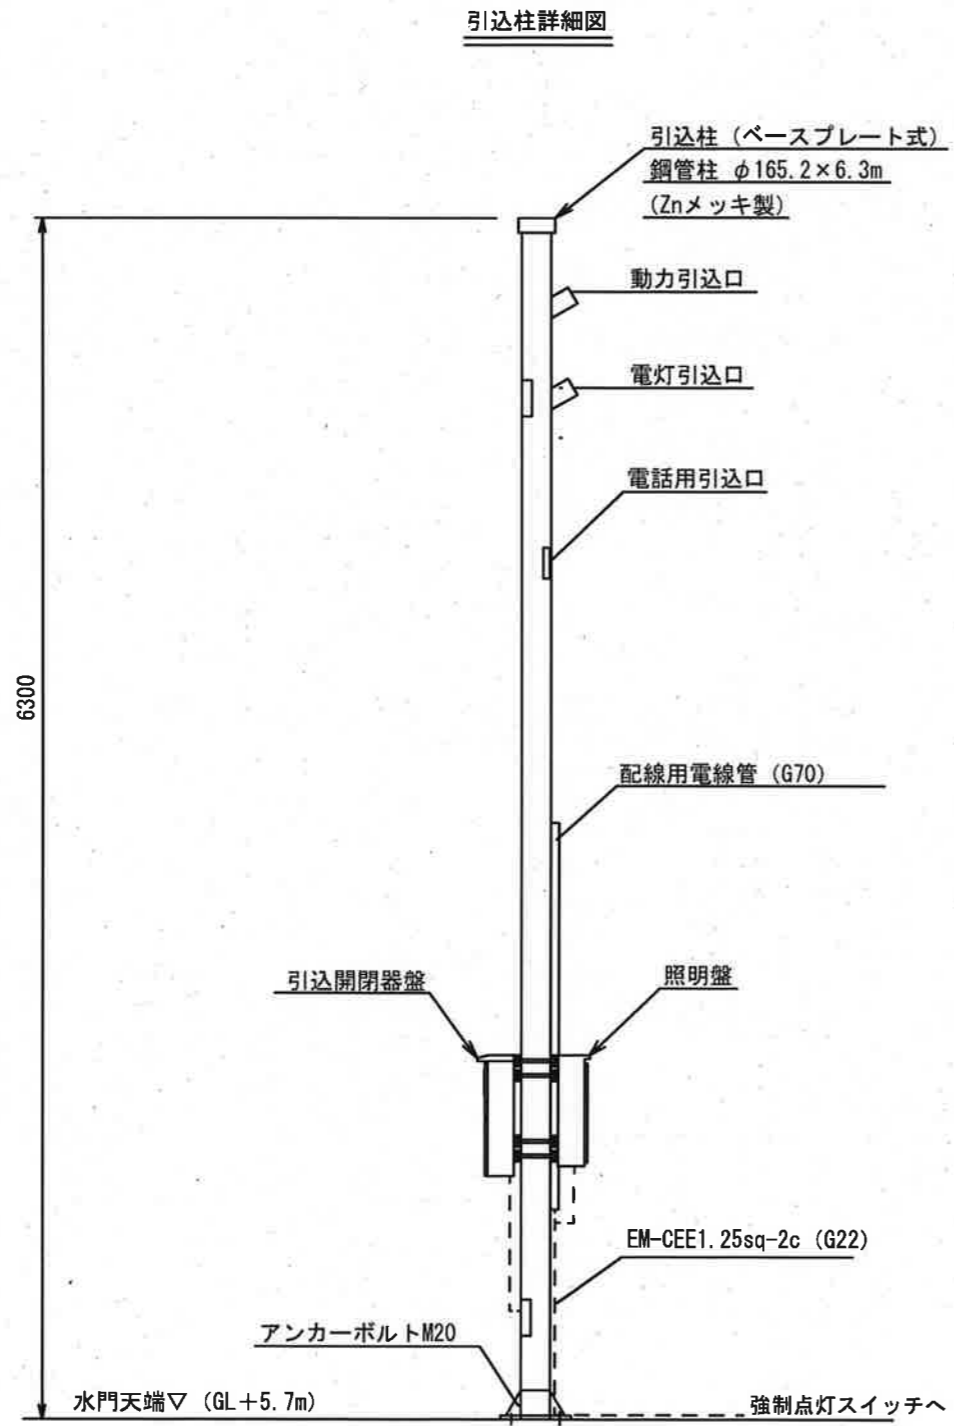

参考図


特記事項
 ・太線部は本工事
 ・破線部は管内配線

工事名	瀬戸漁船係留施設引込柱移設工事					
名称	電気設備図				図面No.	4/6
縮尺	NON.	課長	補佐	係長	設計	検図
令和6年度		栗田	栗田	栗田	傍木	横山
高知市上下水道局 下水道施設管理課						



配線リスト

番号	線種	区分
①	CV3.5sq-2c	メッセンジャーワイヤ-30sq共
	CT5.5sq-4c	上記ワイヤーに共巻
②	CT5.5sq-4c	メッセンジャーワイヤ-30sq共 立下部GP22
③	CV2sq-2c	撤去
④	CV3.5sq-2c×4	メッセンジャーワイヤ-30sq×2 共
⑤	CV3.5sq-2c×3	メッセンジャーワイヤ-30sq共
⑥	CV3.5sq-2c×2	メッセンジャーワイヤ-30sq共
⑦	CV3.5sq-2c×1	メッセンジャーワイヤ-30sq共

撤去平面図

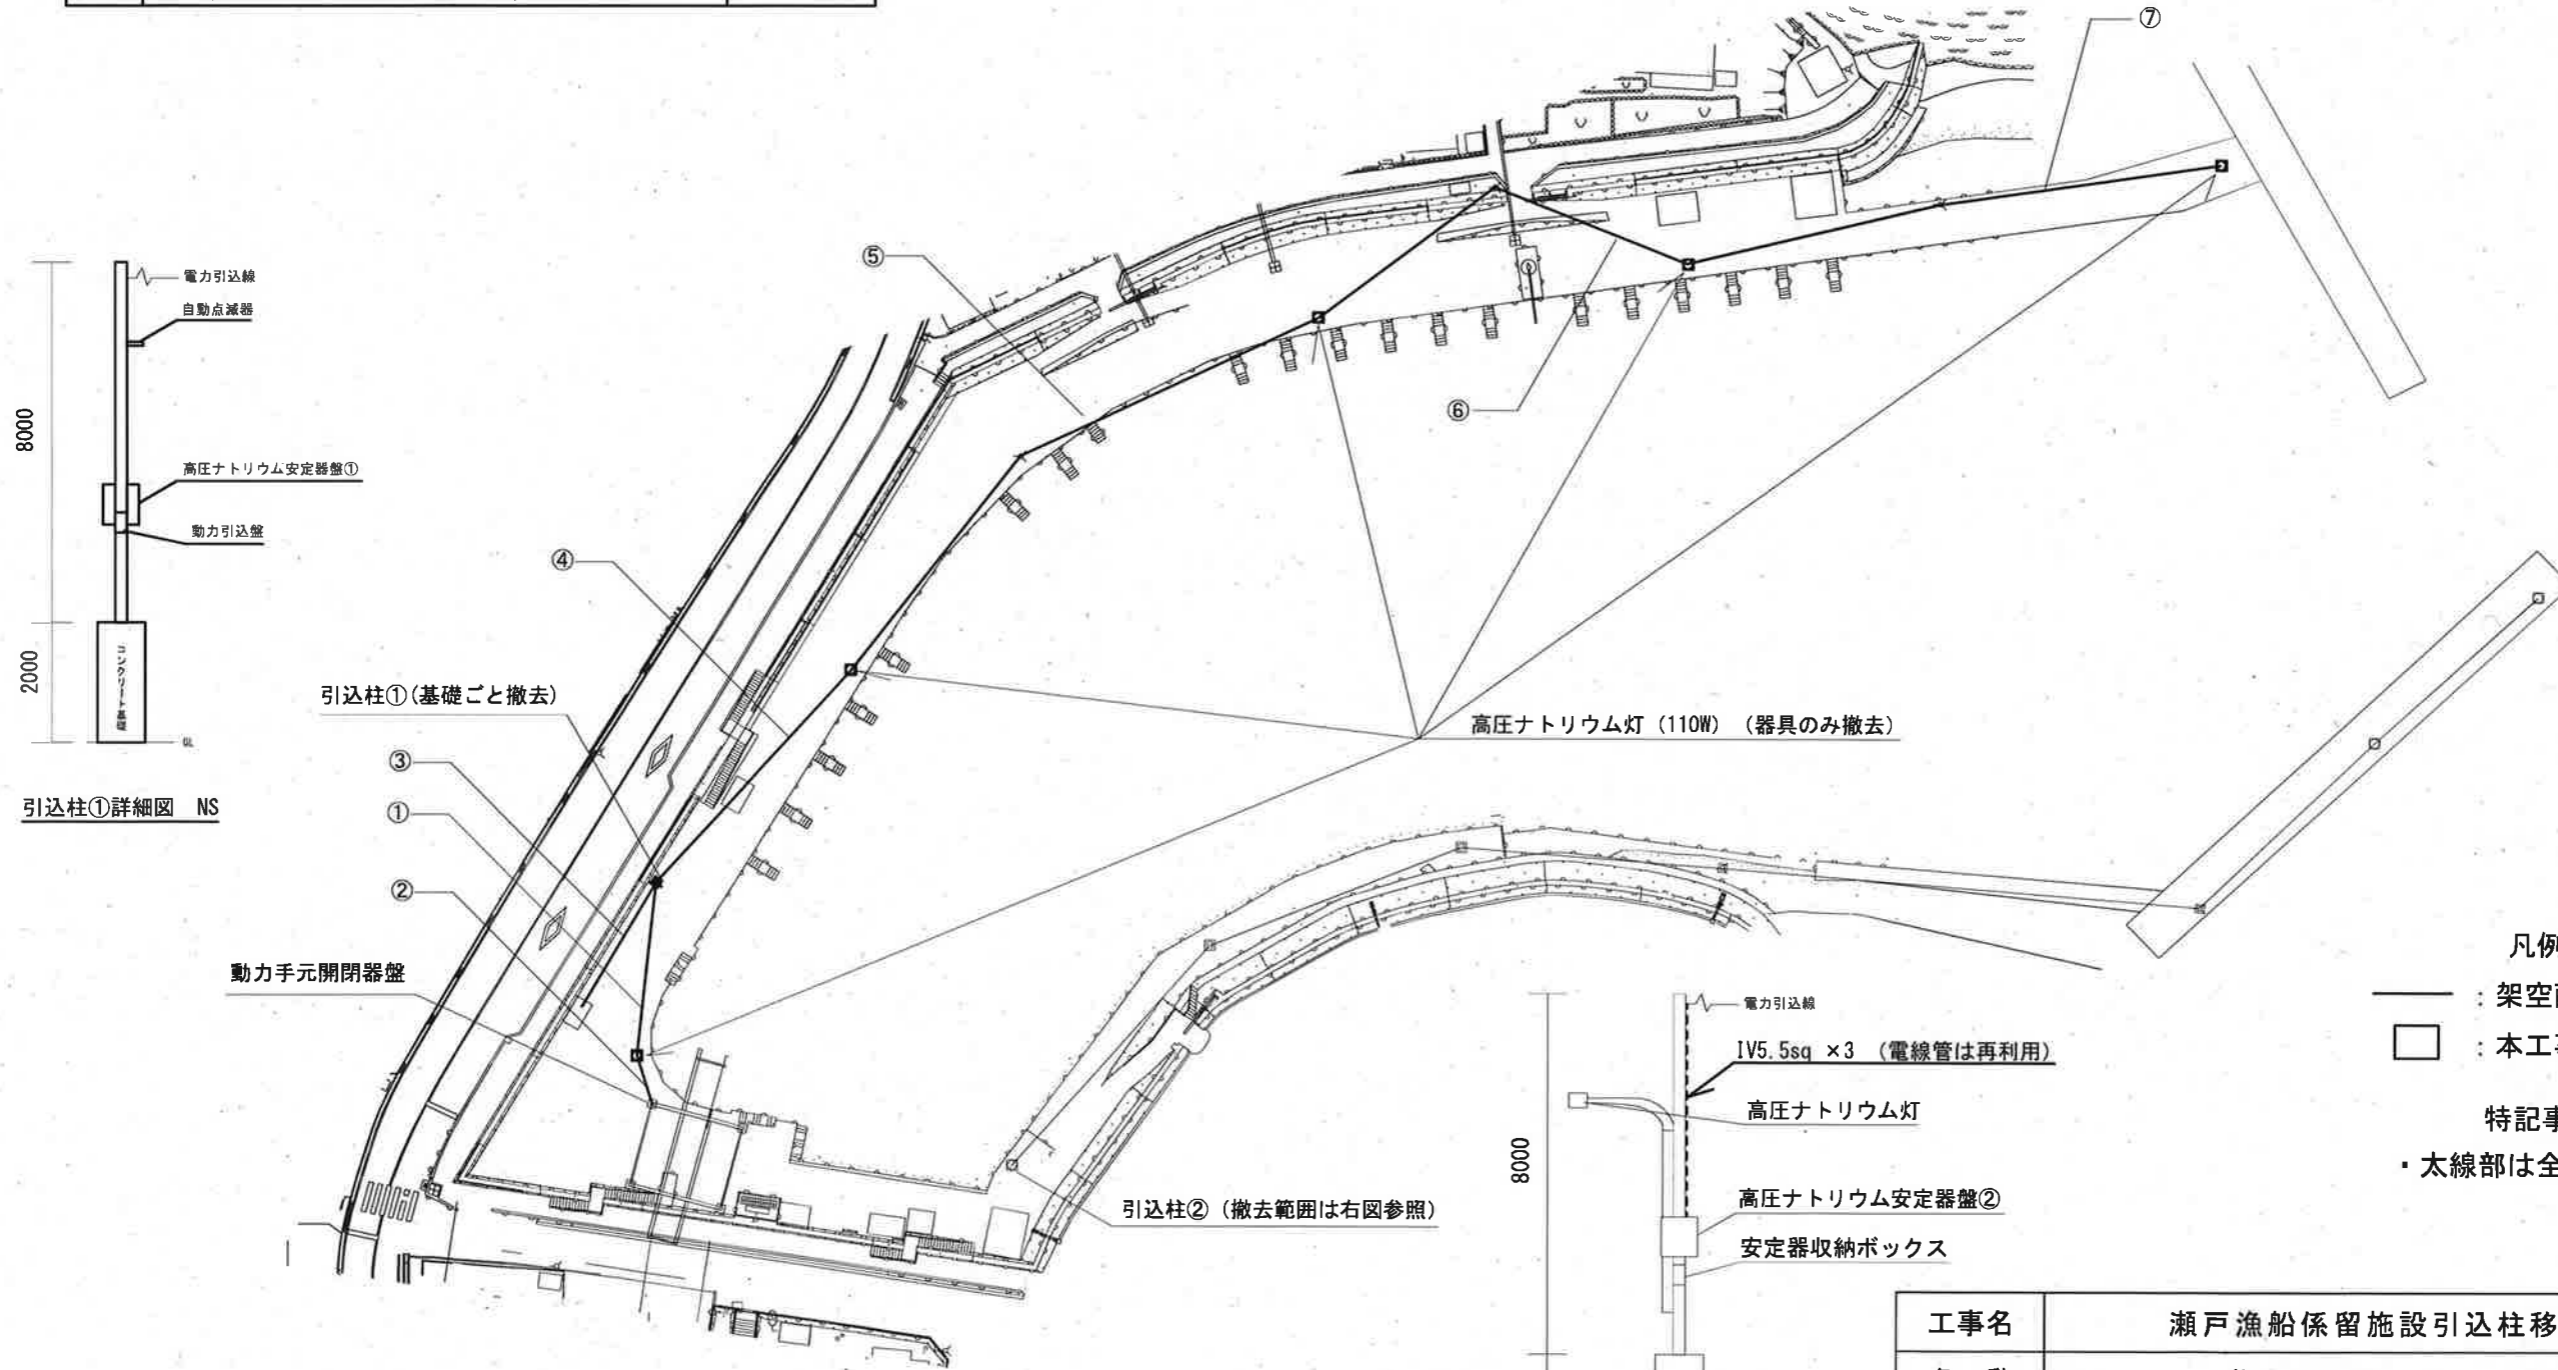

引込柱①詳細図 NS

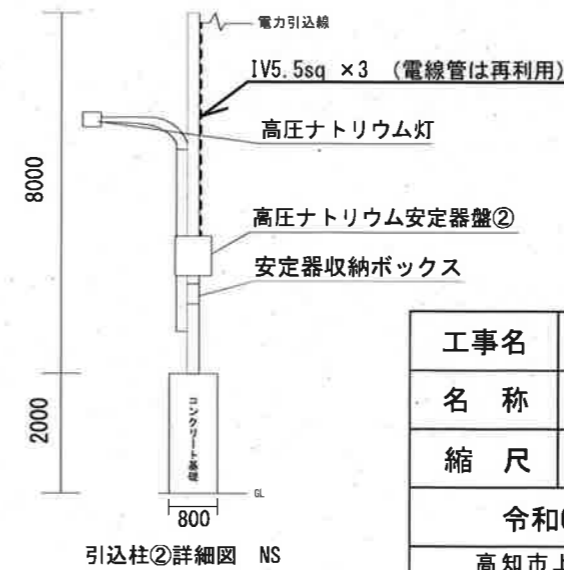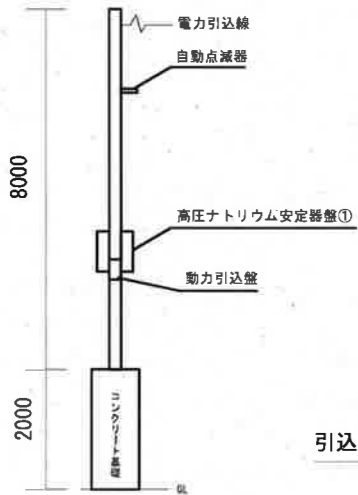


引込柱②詳細図 NS

- 凡例
- : 架空配線 (本工事撤去)
 - : 本工事撤去
- 特記事項
- ・太線部は全て撤去とする。

工事名	瀬戸漁船係留施設引込柱移設工事				
名称	撤去平面図			図面No	5/6
縮尺	1/600	課長	補佐	係長	設計
令和6年度					
高知市上下水道局 下水道施設管理課					

撤去単線結線図

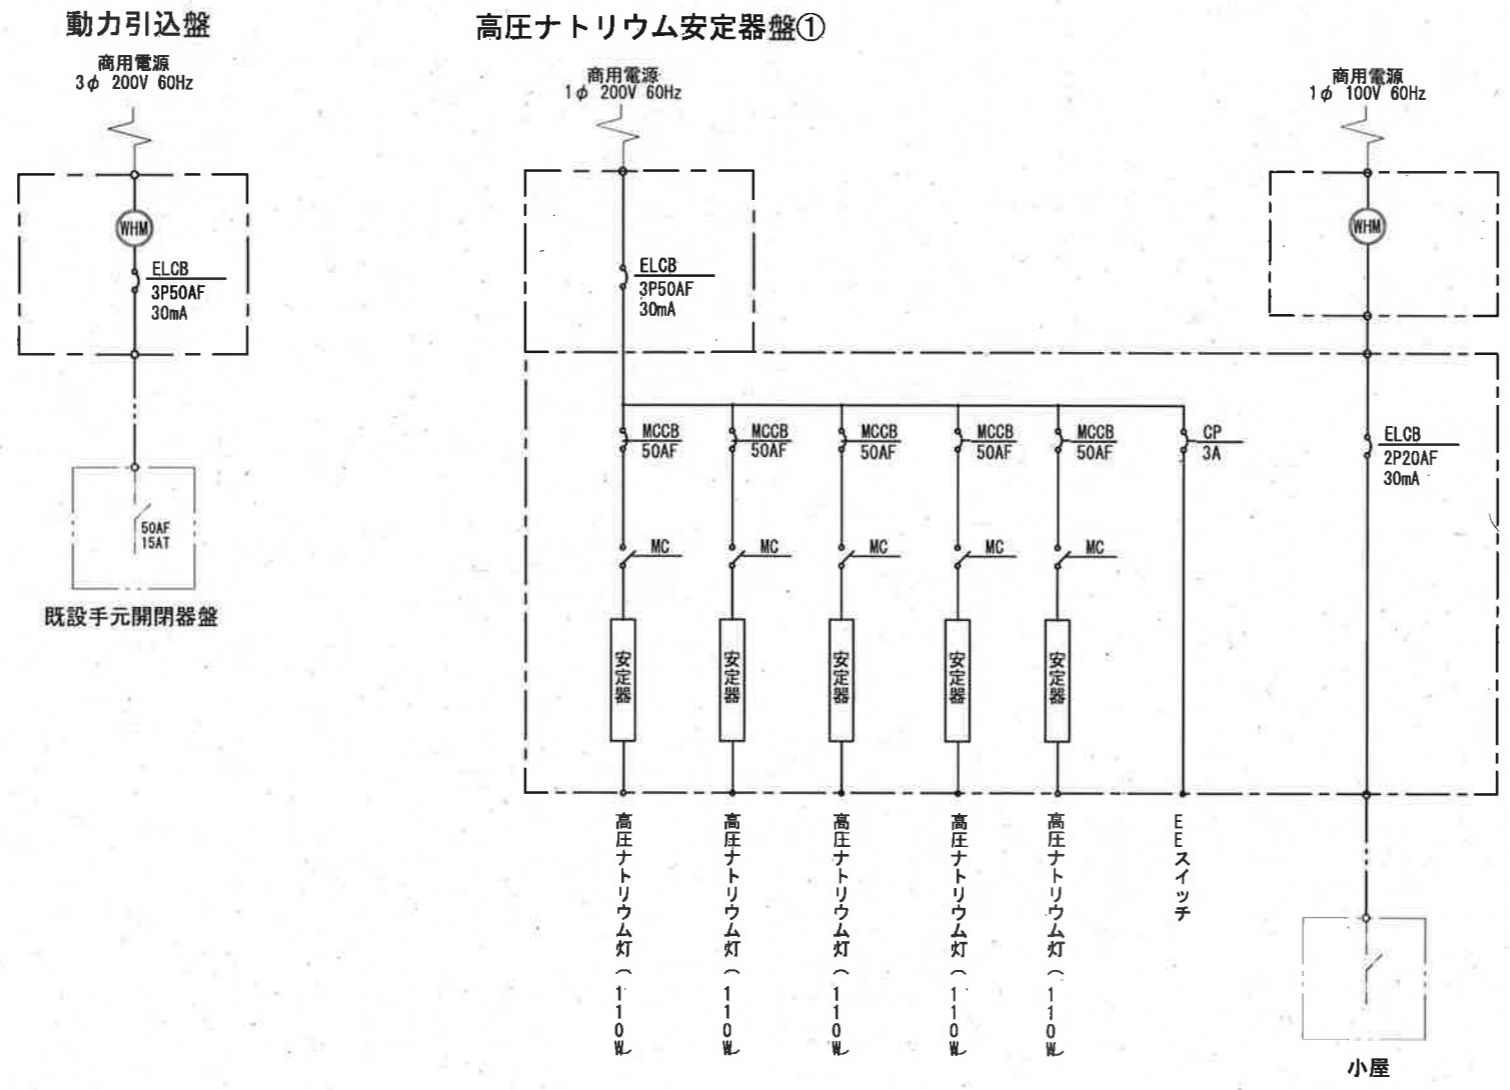

特記事項
・太線部は本工程撤去

工事名	瀬戸漁船係留施設引込柱移設工事				
名称	撤去単線結線図			図面No.	6/6
縮尺	NON.	課長	補佐	係長	設計 検図
令和6年度		栗田	松本	松本	松本
高知市上下水道局 下水道施設管理課					