


平面図 S=1:250

1工区

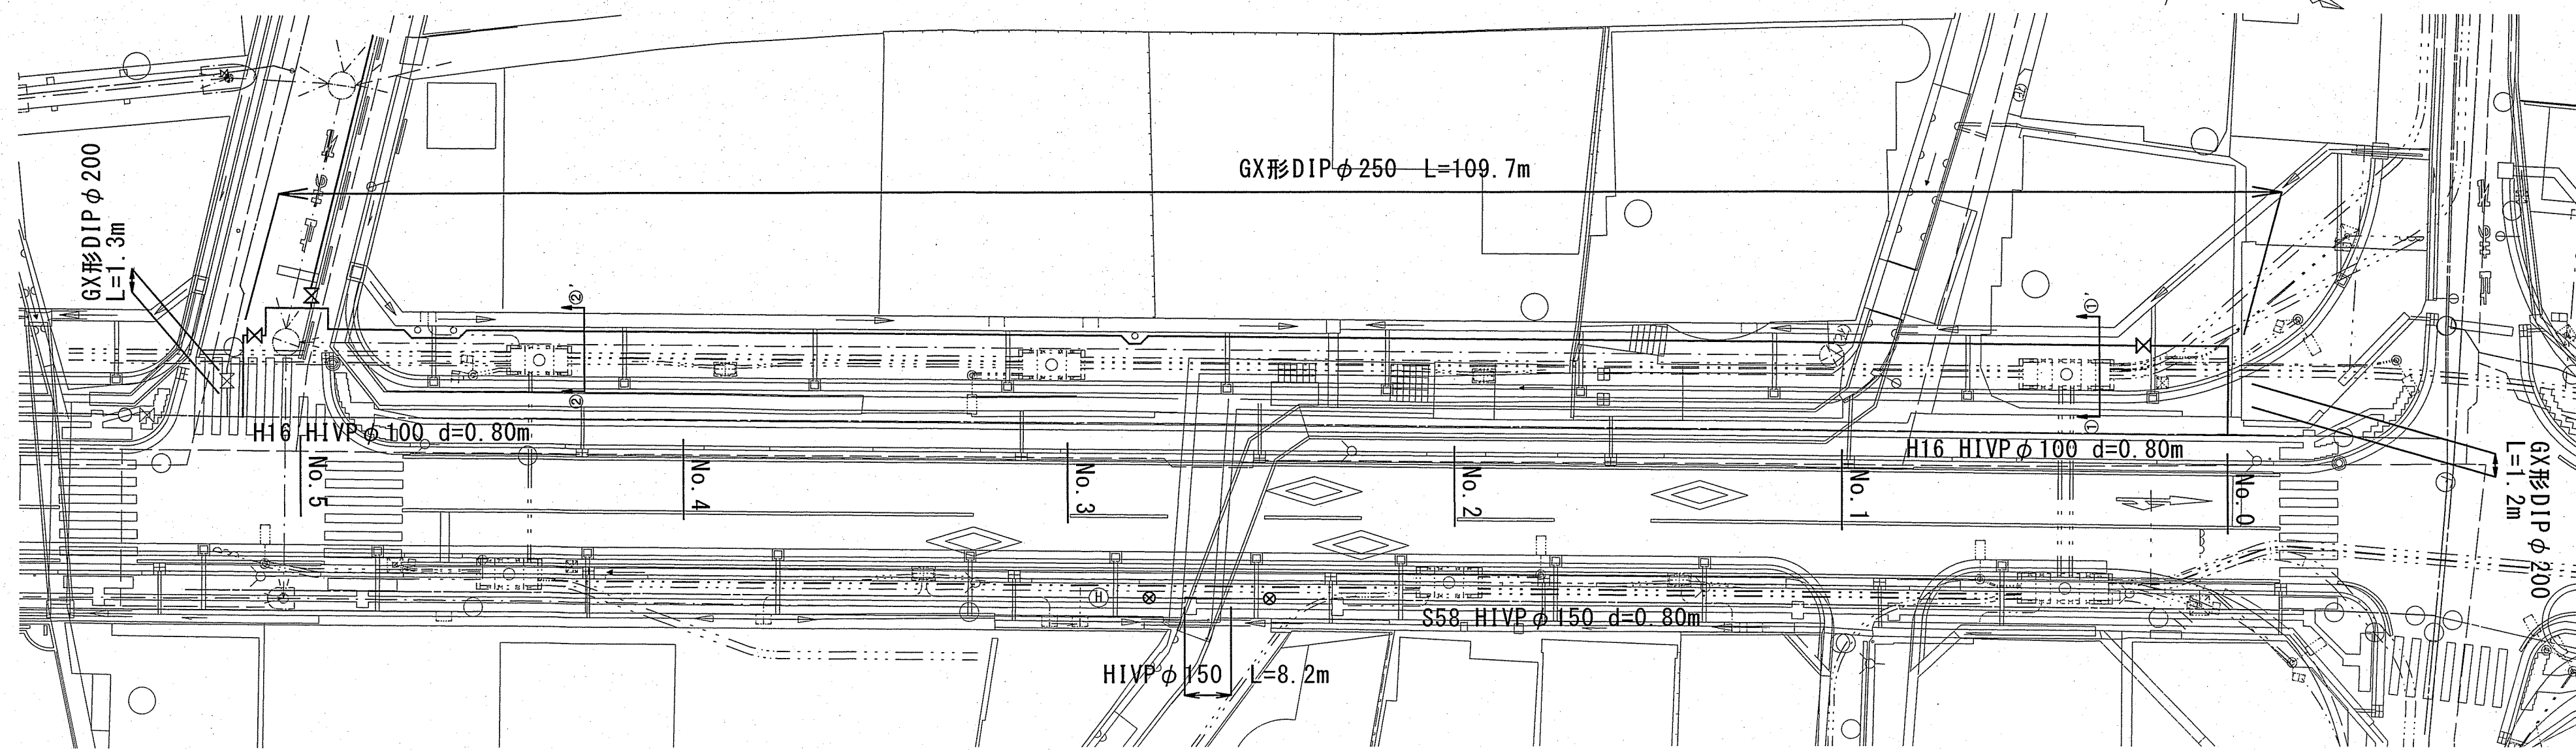

凡例


- 新設水道管
- 既設水道管
- - - 電線共同溝(計画)
- - - ガス管(計画)
- - - ガス管(既設)
- - - 下水道管(計画)

位置図 S=1:2500



平面図 S=1:250

2工区






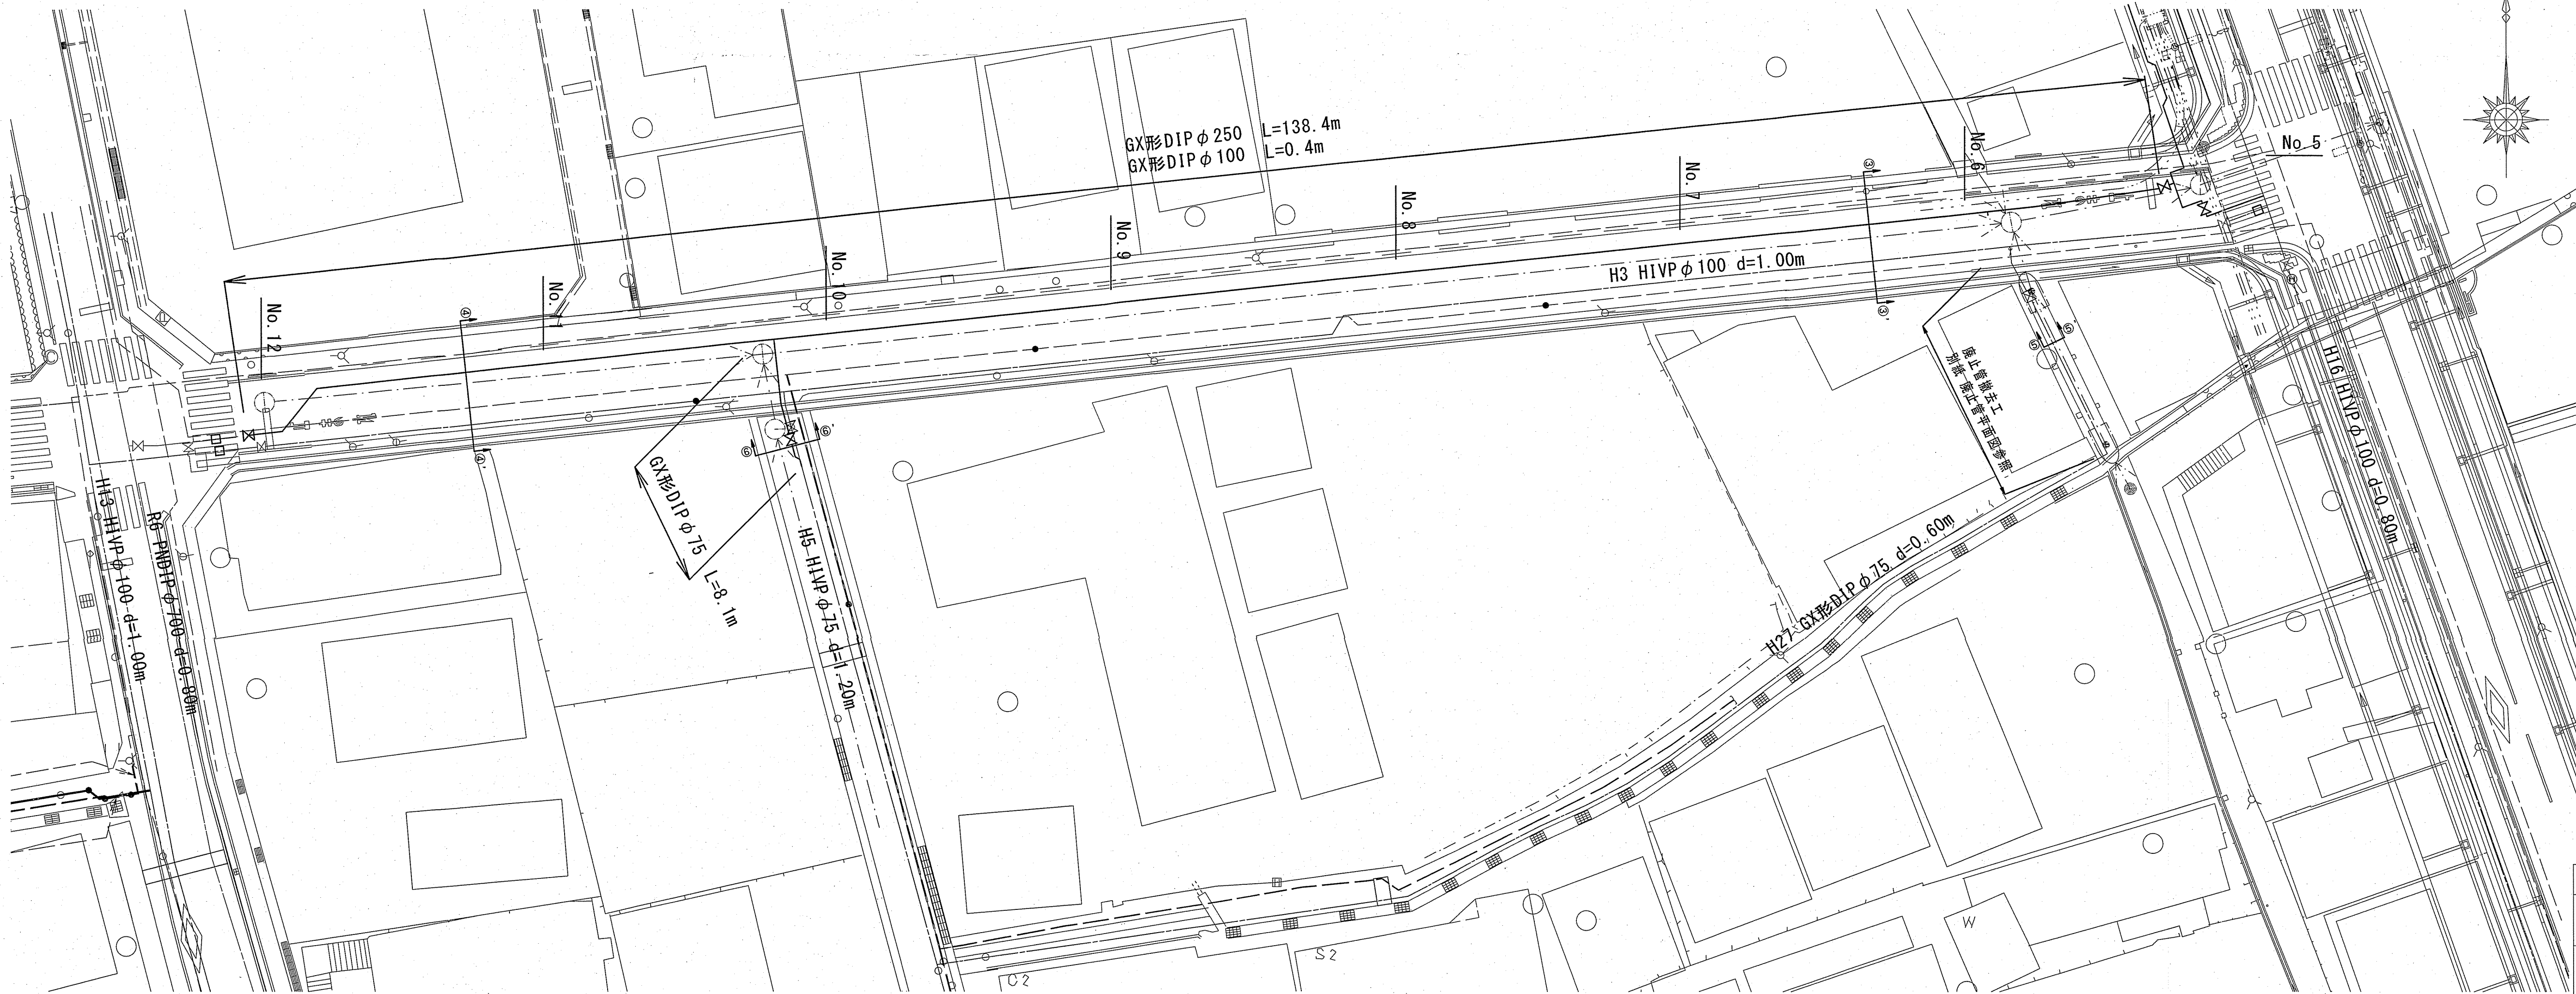


凡例


- 新設水道管
- 既設水道管
- - - 電線共同溝(計画)
- - - ガス管(計画)
- - - ガス管(既設)
- - - 下水道管(計画)

|                 |      |     |     |       |
|-----------------|------|-----|-----|-------|
| 課長              | 課長補佐 | 係長  | 調査  | 設計    |
| (印)             | (印)  | (印) | (印) | (印)   |
| 旭駅前配水管移設工事(その4) |      |     |     | 令和6年度 |
| 位置図・平面図         |      |     |     | 設計図   |
| 縮尺              |      |     |     | 1/4   |
| 高知市上下水道局水道整備課   |      |     |     | 図示    |


横断面 S=1:100

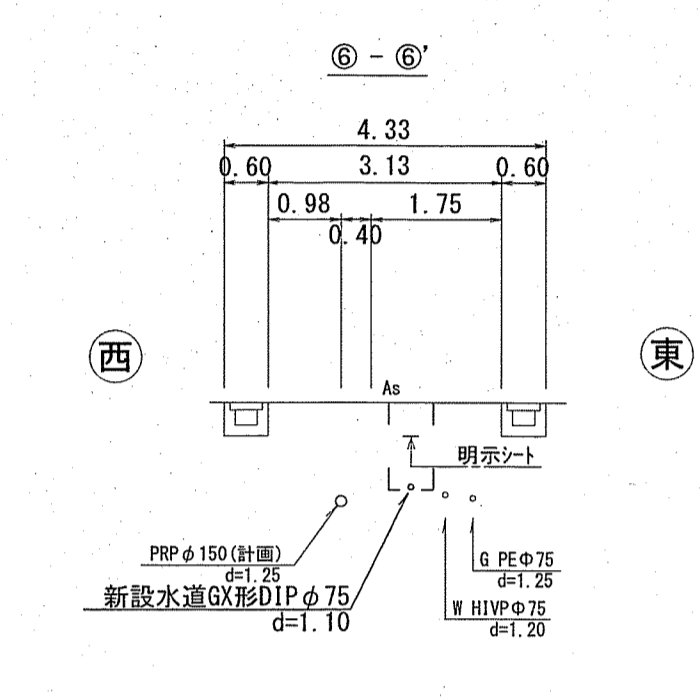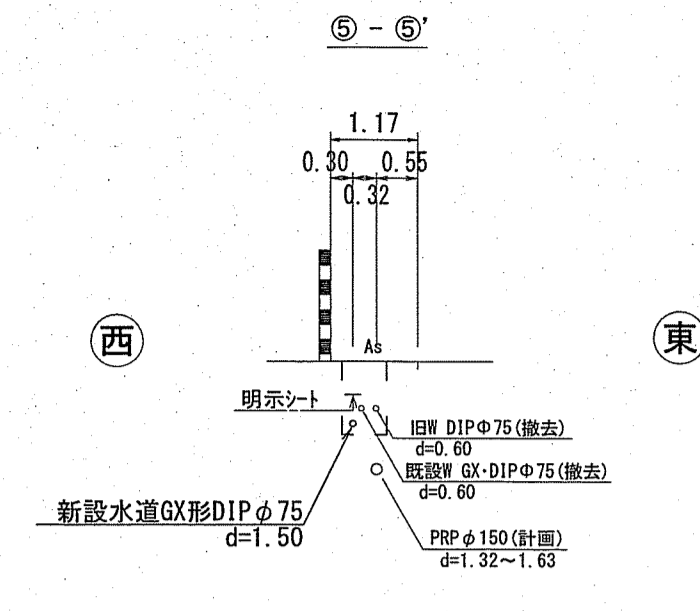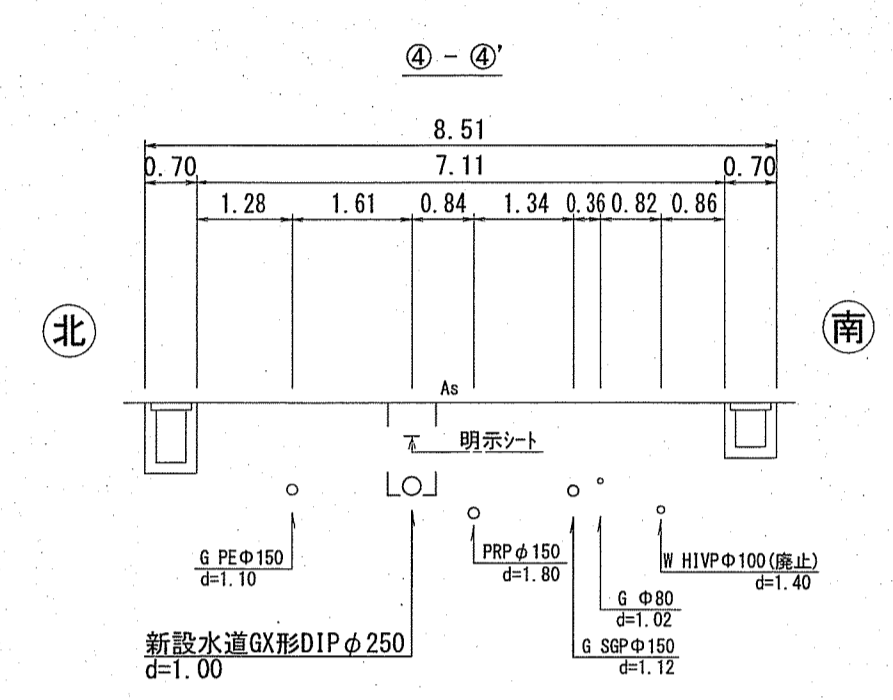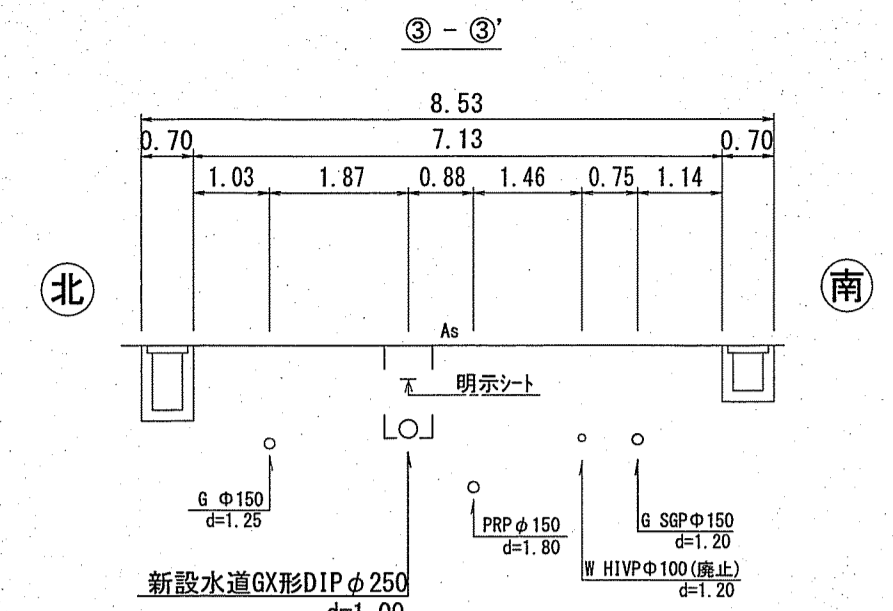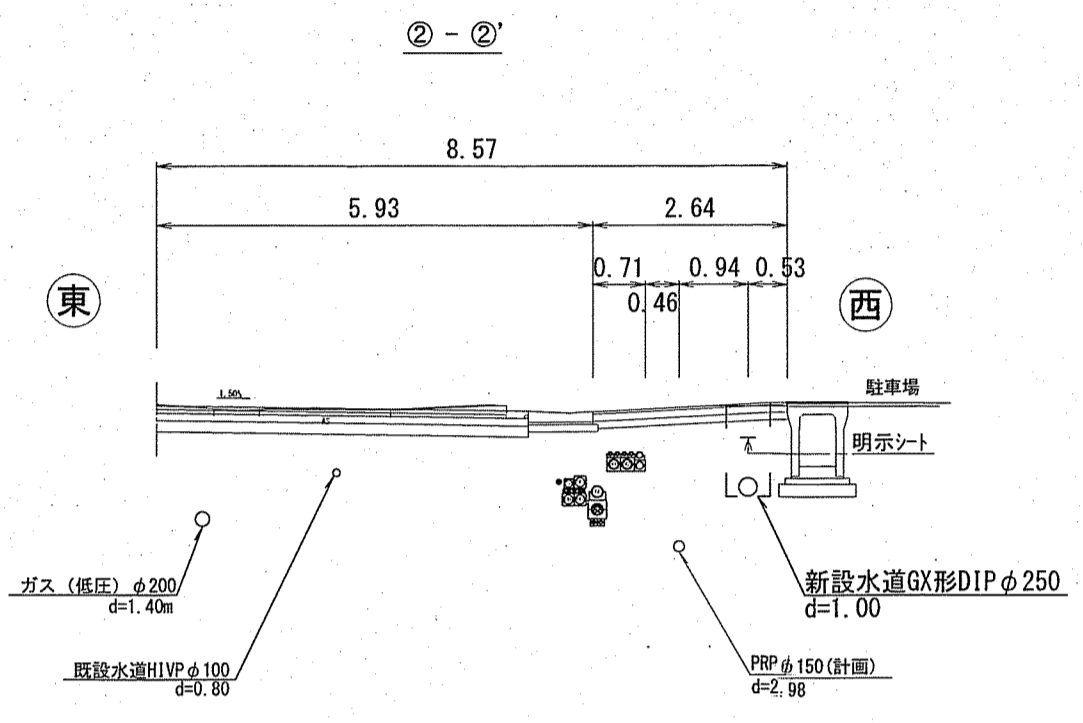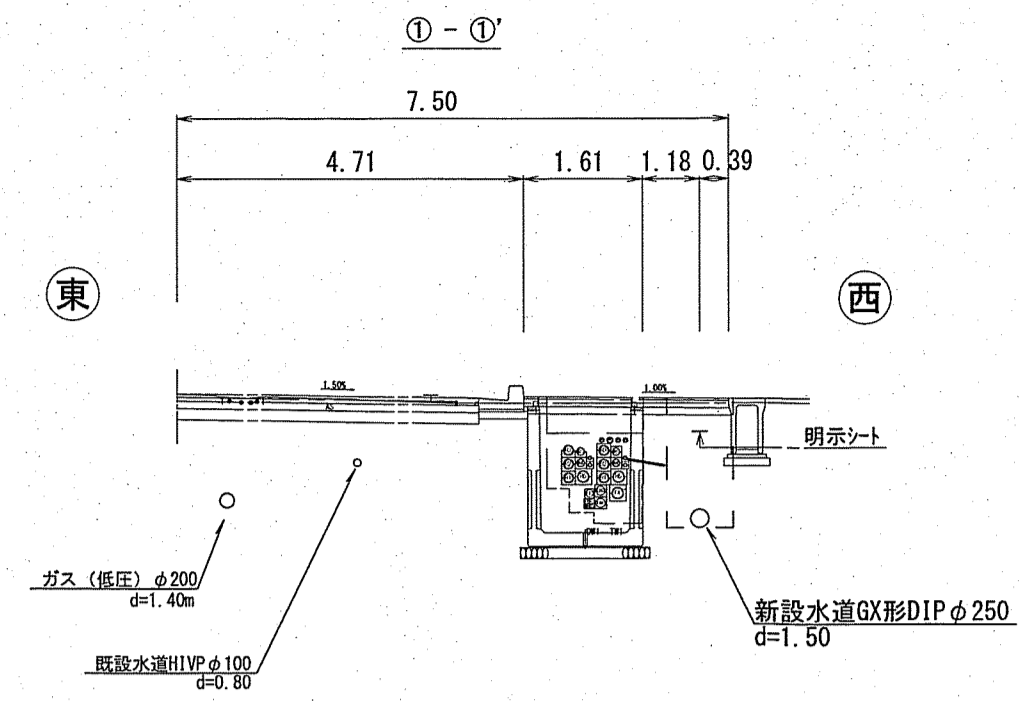


舗装構成図 S=Free

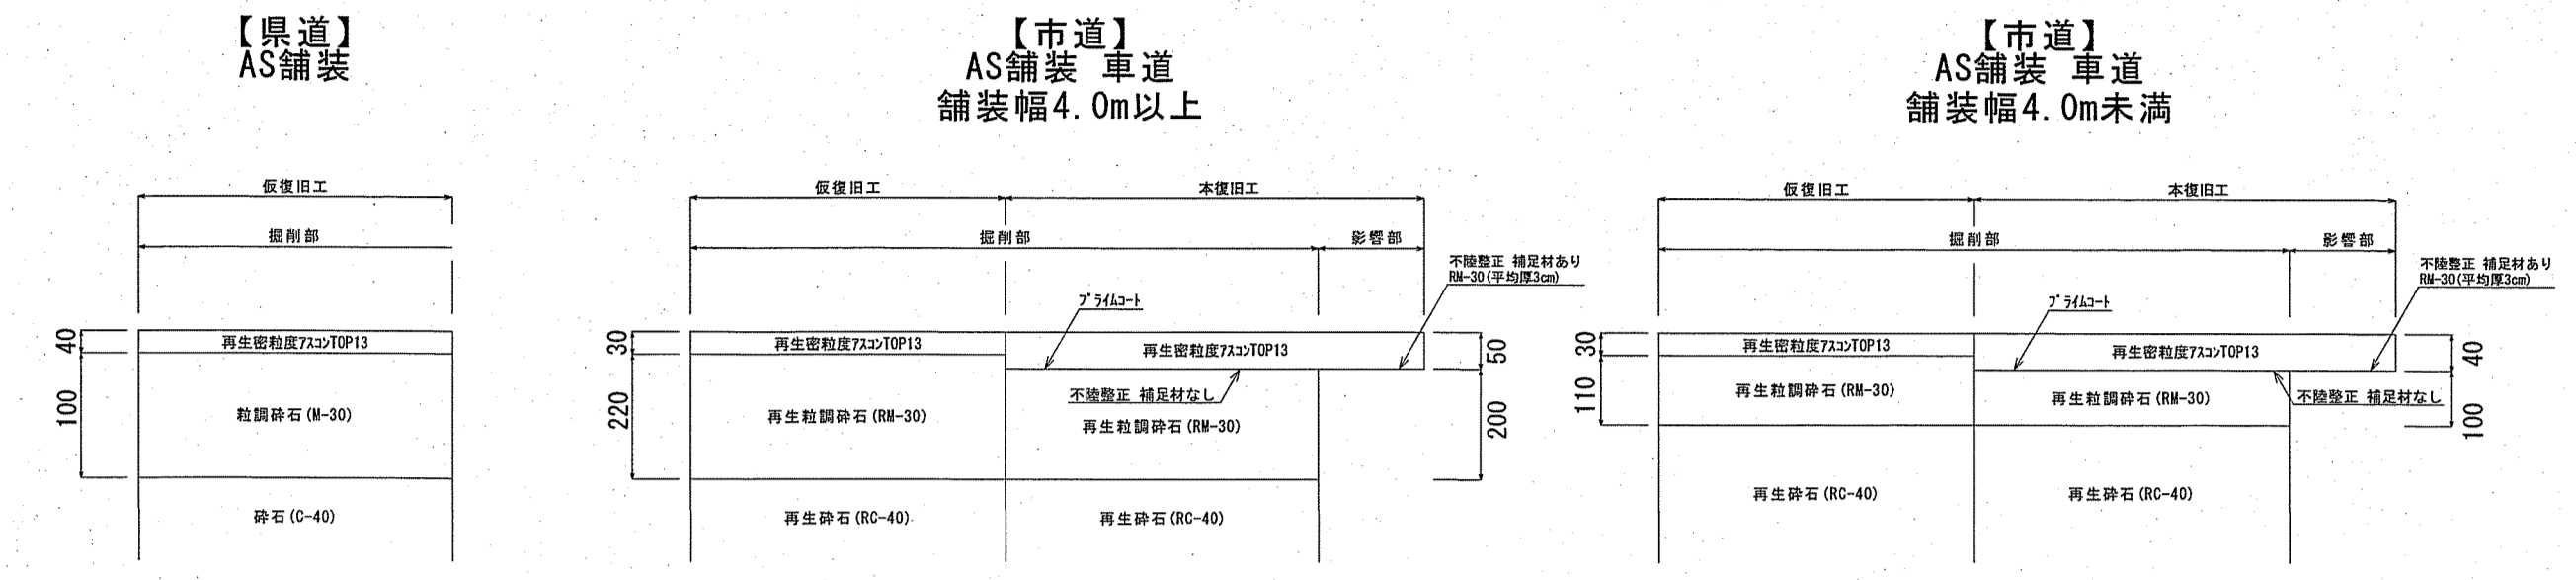

土工図 S=1:30

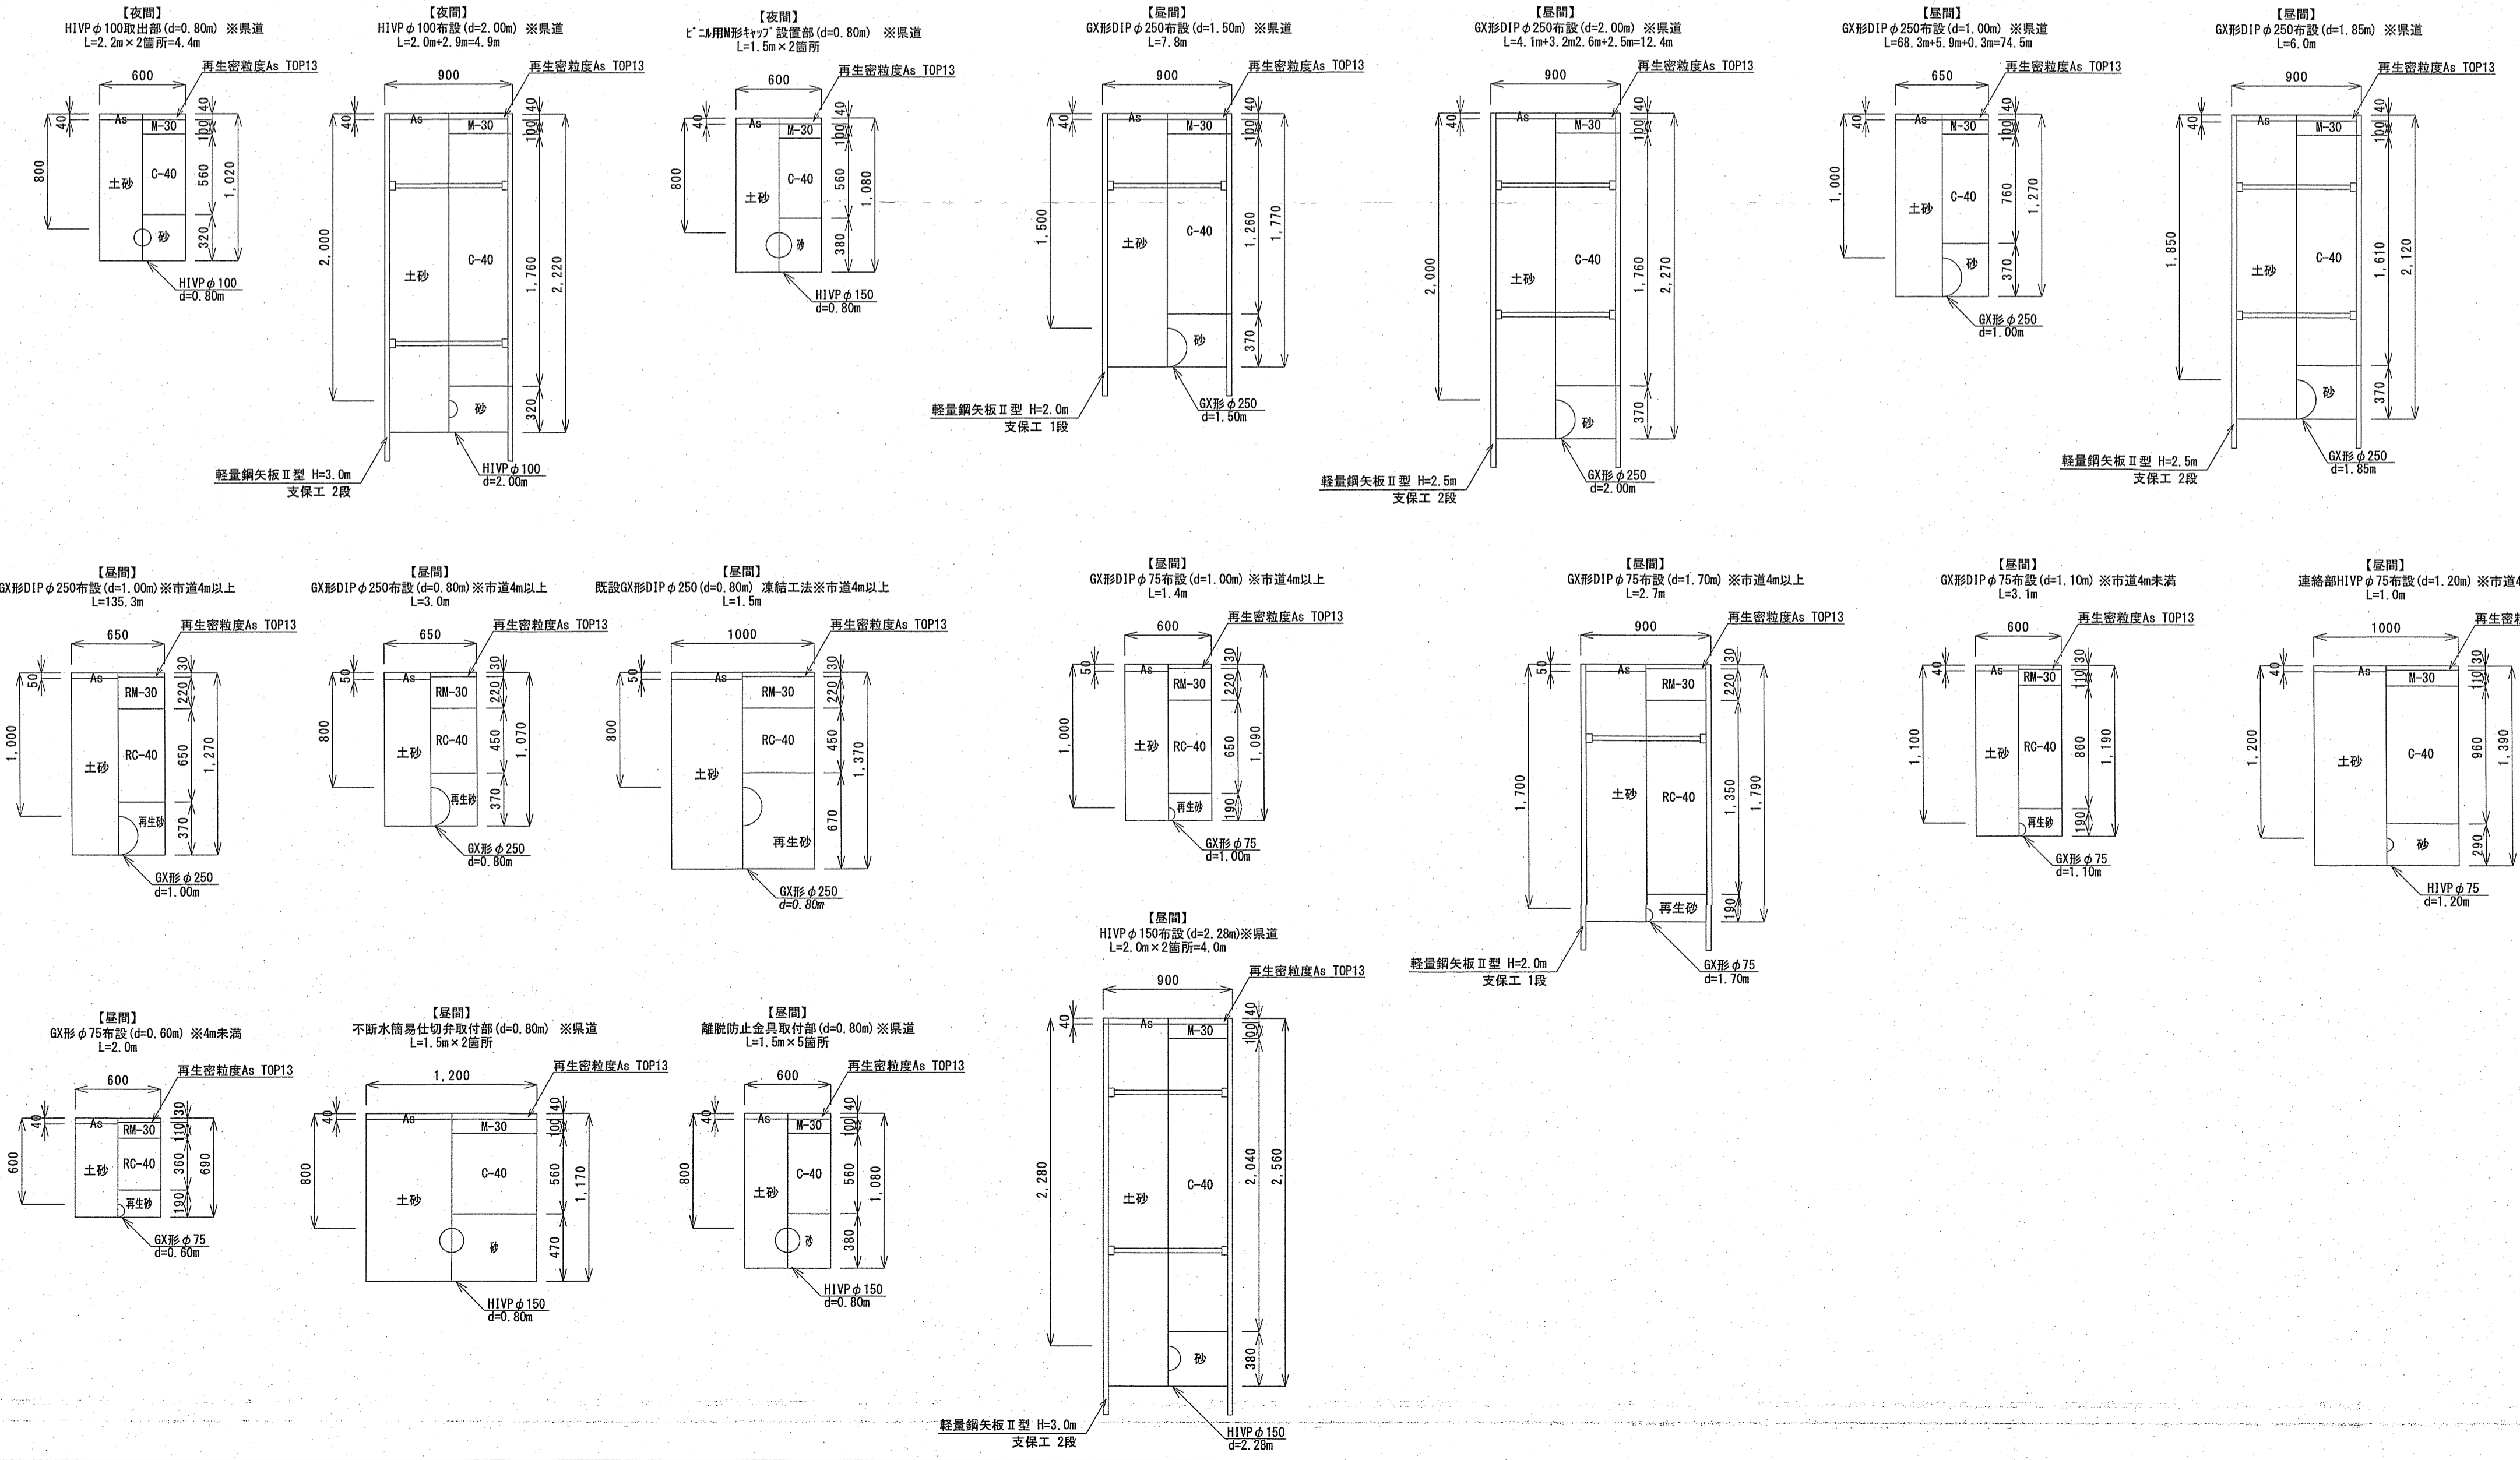


|                  |      |     |     |       |
|------------------|------|-----|-----|-------|
| 課長               | 課長補佐 | 係長  | 調査  | 設計    |
| (土)              | (土)  | (土) | (土) | (土)   |
| 旭駅前町配水管移設工事(その4) |      |     |     | 令和6年度 |
| 設計図              |      |     |     | 2/4   |
| 横断面・土工図・舗装構成図    |      |     |     | 図示    |
| 高知市上下水道局水道整備課    |      |     |     |       |

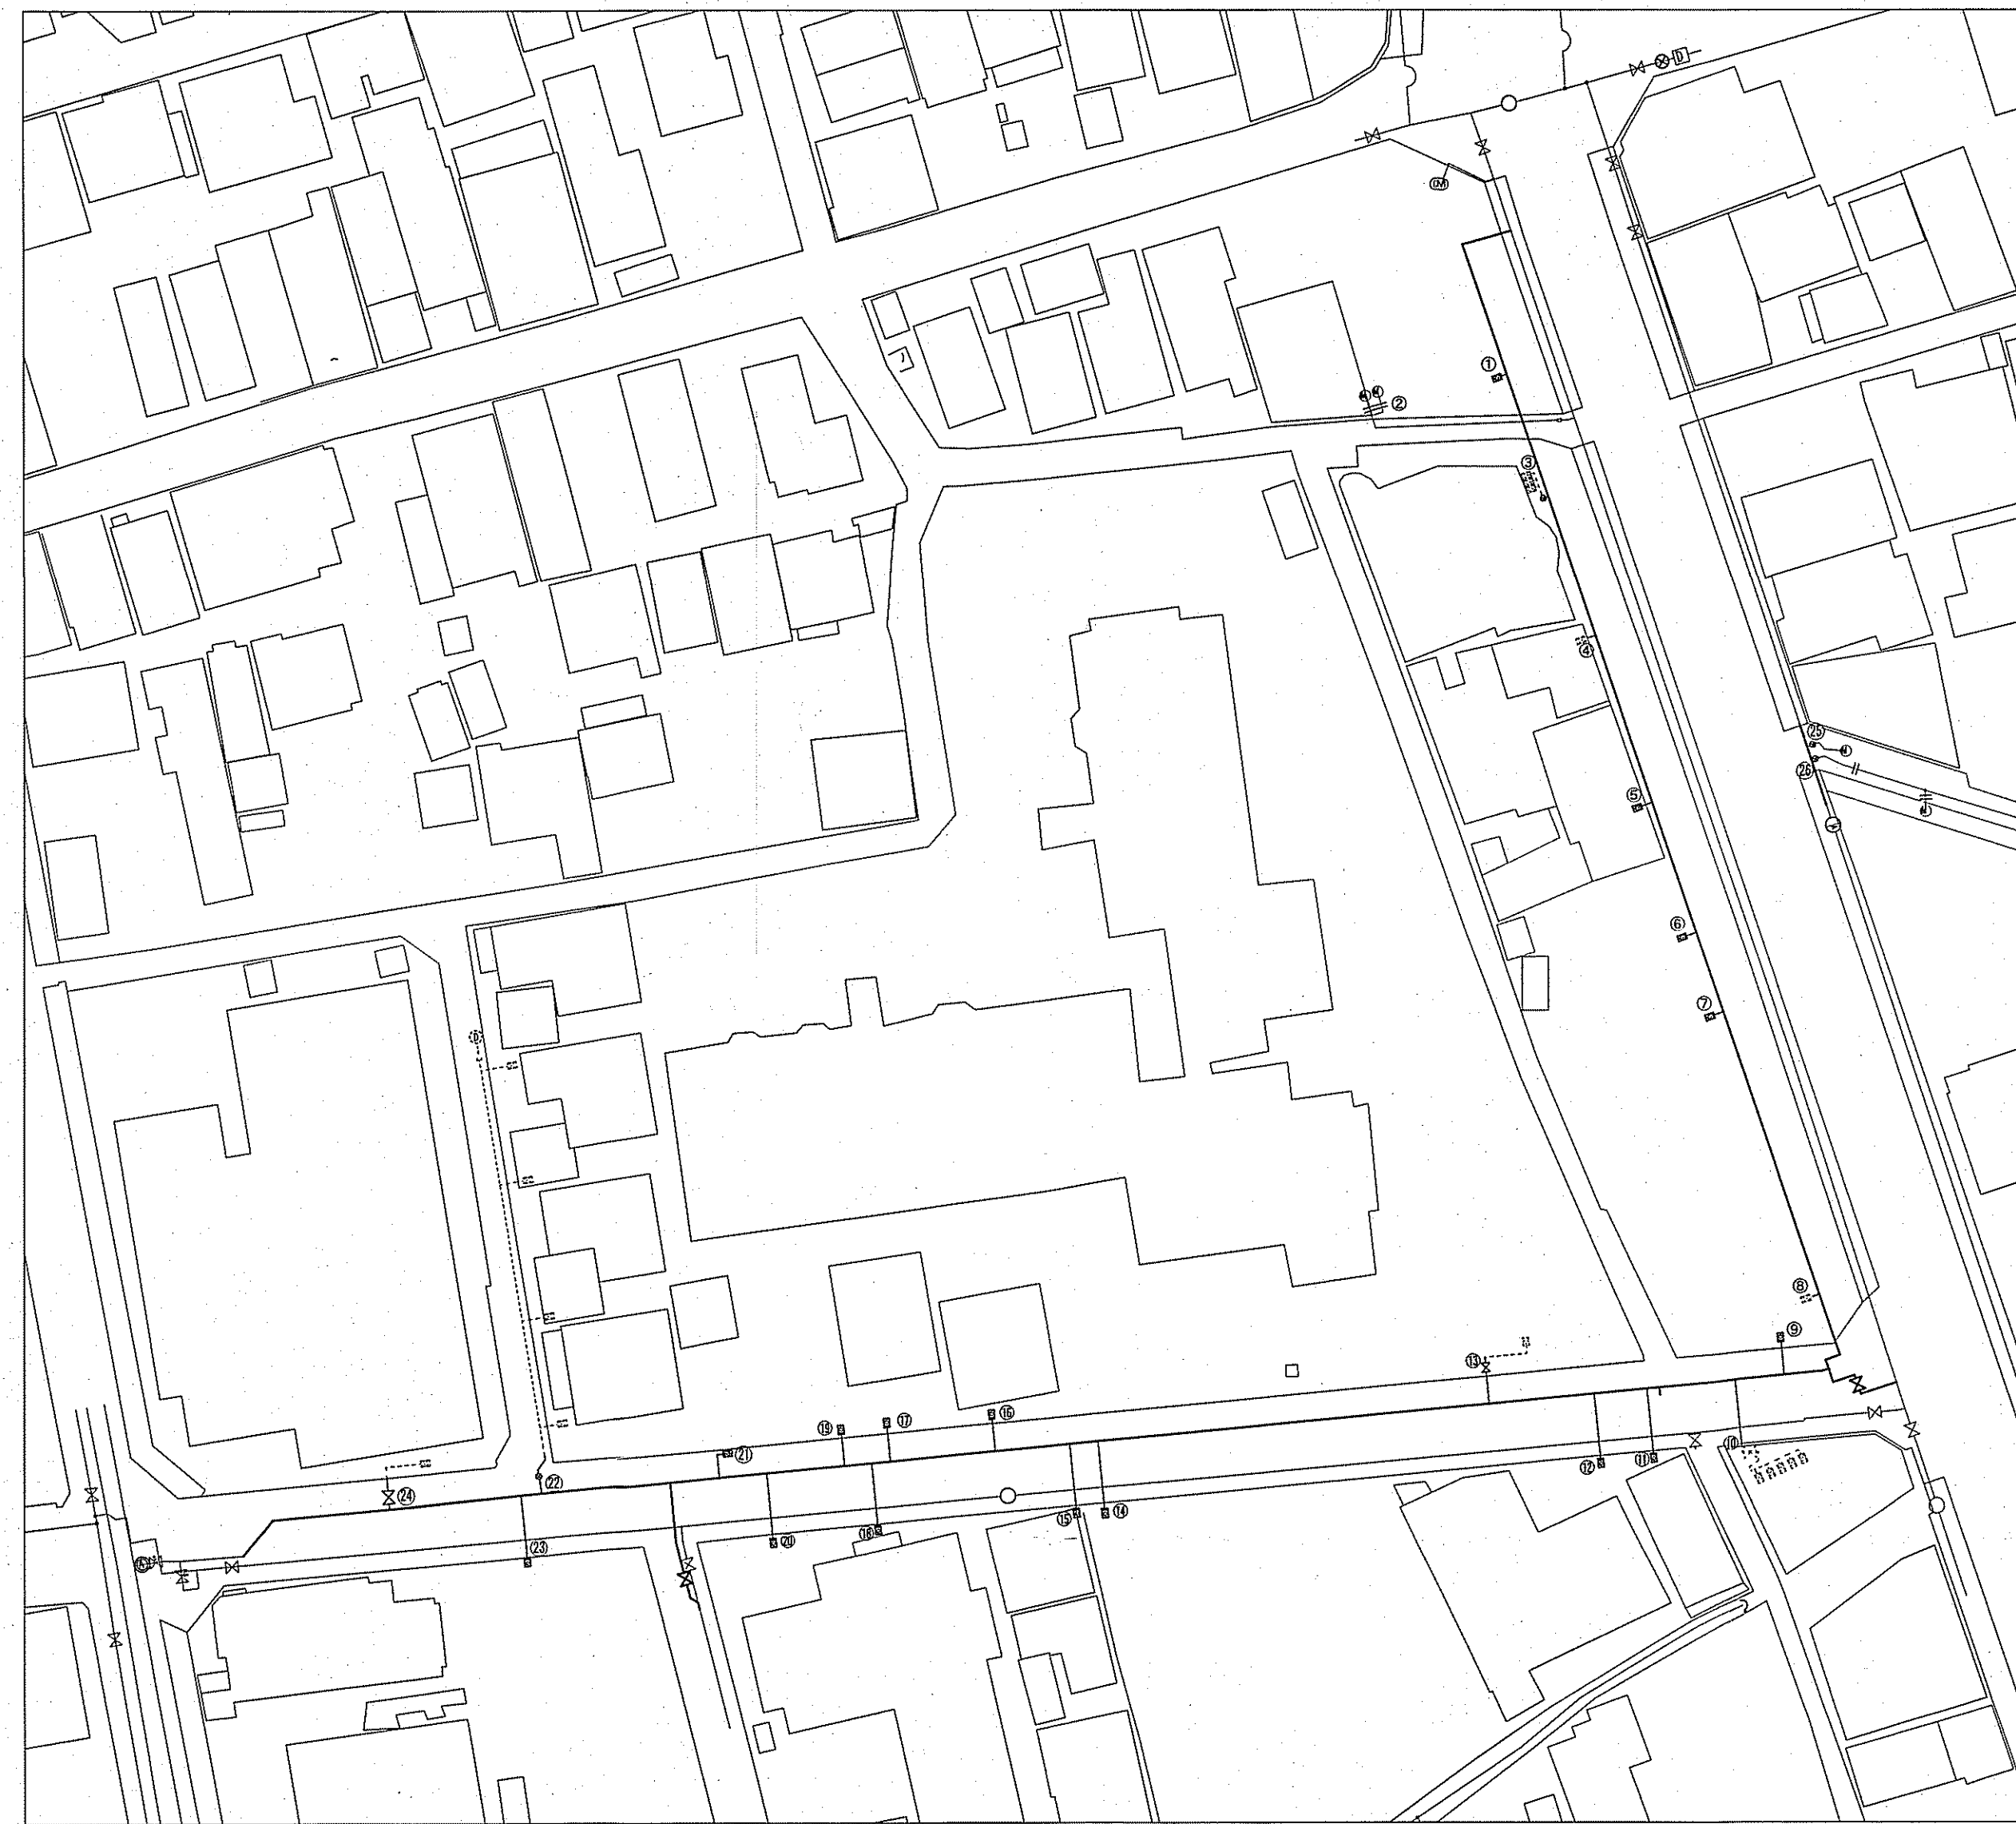




切替標準断面図 S=Free

宅内メーター、宅内止水栓

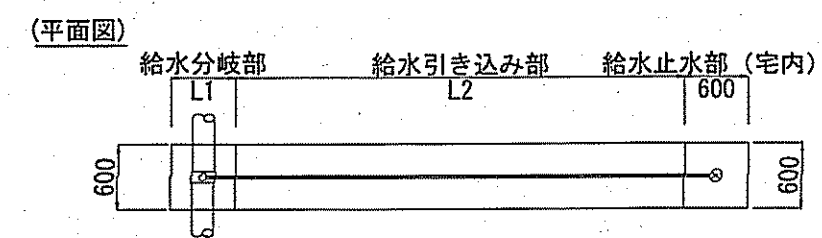


路上メーター、路上止水栓

\*L1は本管標準掘削幅  
\*L2は側溝のある場合除く

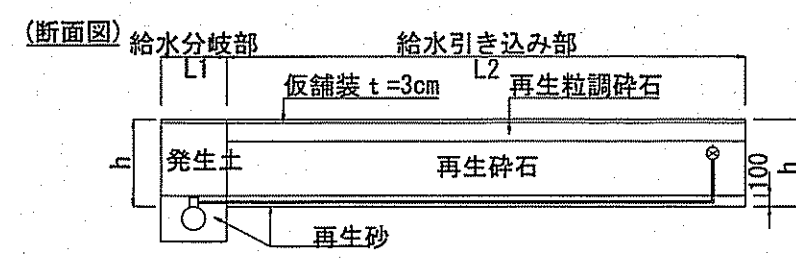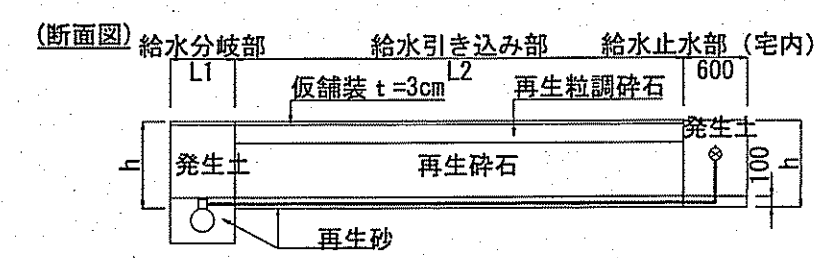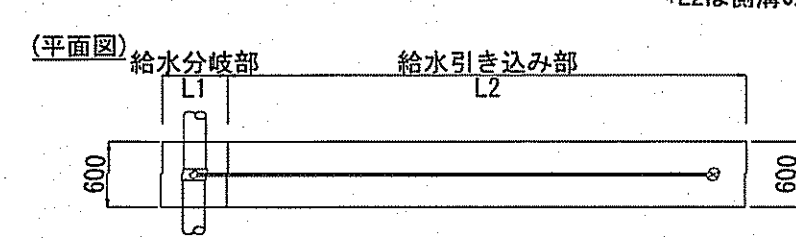


|                   |      |      |      |        |
|-------------------|------|------|------|--------|
| 課長                | 課長補佐 | 係長   | 調査   | 設計     |
| (土居)              | (星澤) | (池澤) | (町田) | (村上)   |
| 旭駅前町配水管移設工事(その4)  |      |      |      | 令和6年度  |
| 標準給水切替平面図・切替標準断面図 |      |      |      | 図番 3/4 |
| 高知市上下水道局水道整備課     |      |      |      | 図示     |


廃止管平面図 S=1:500

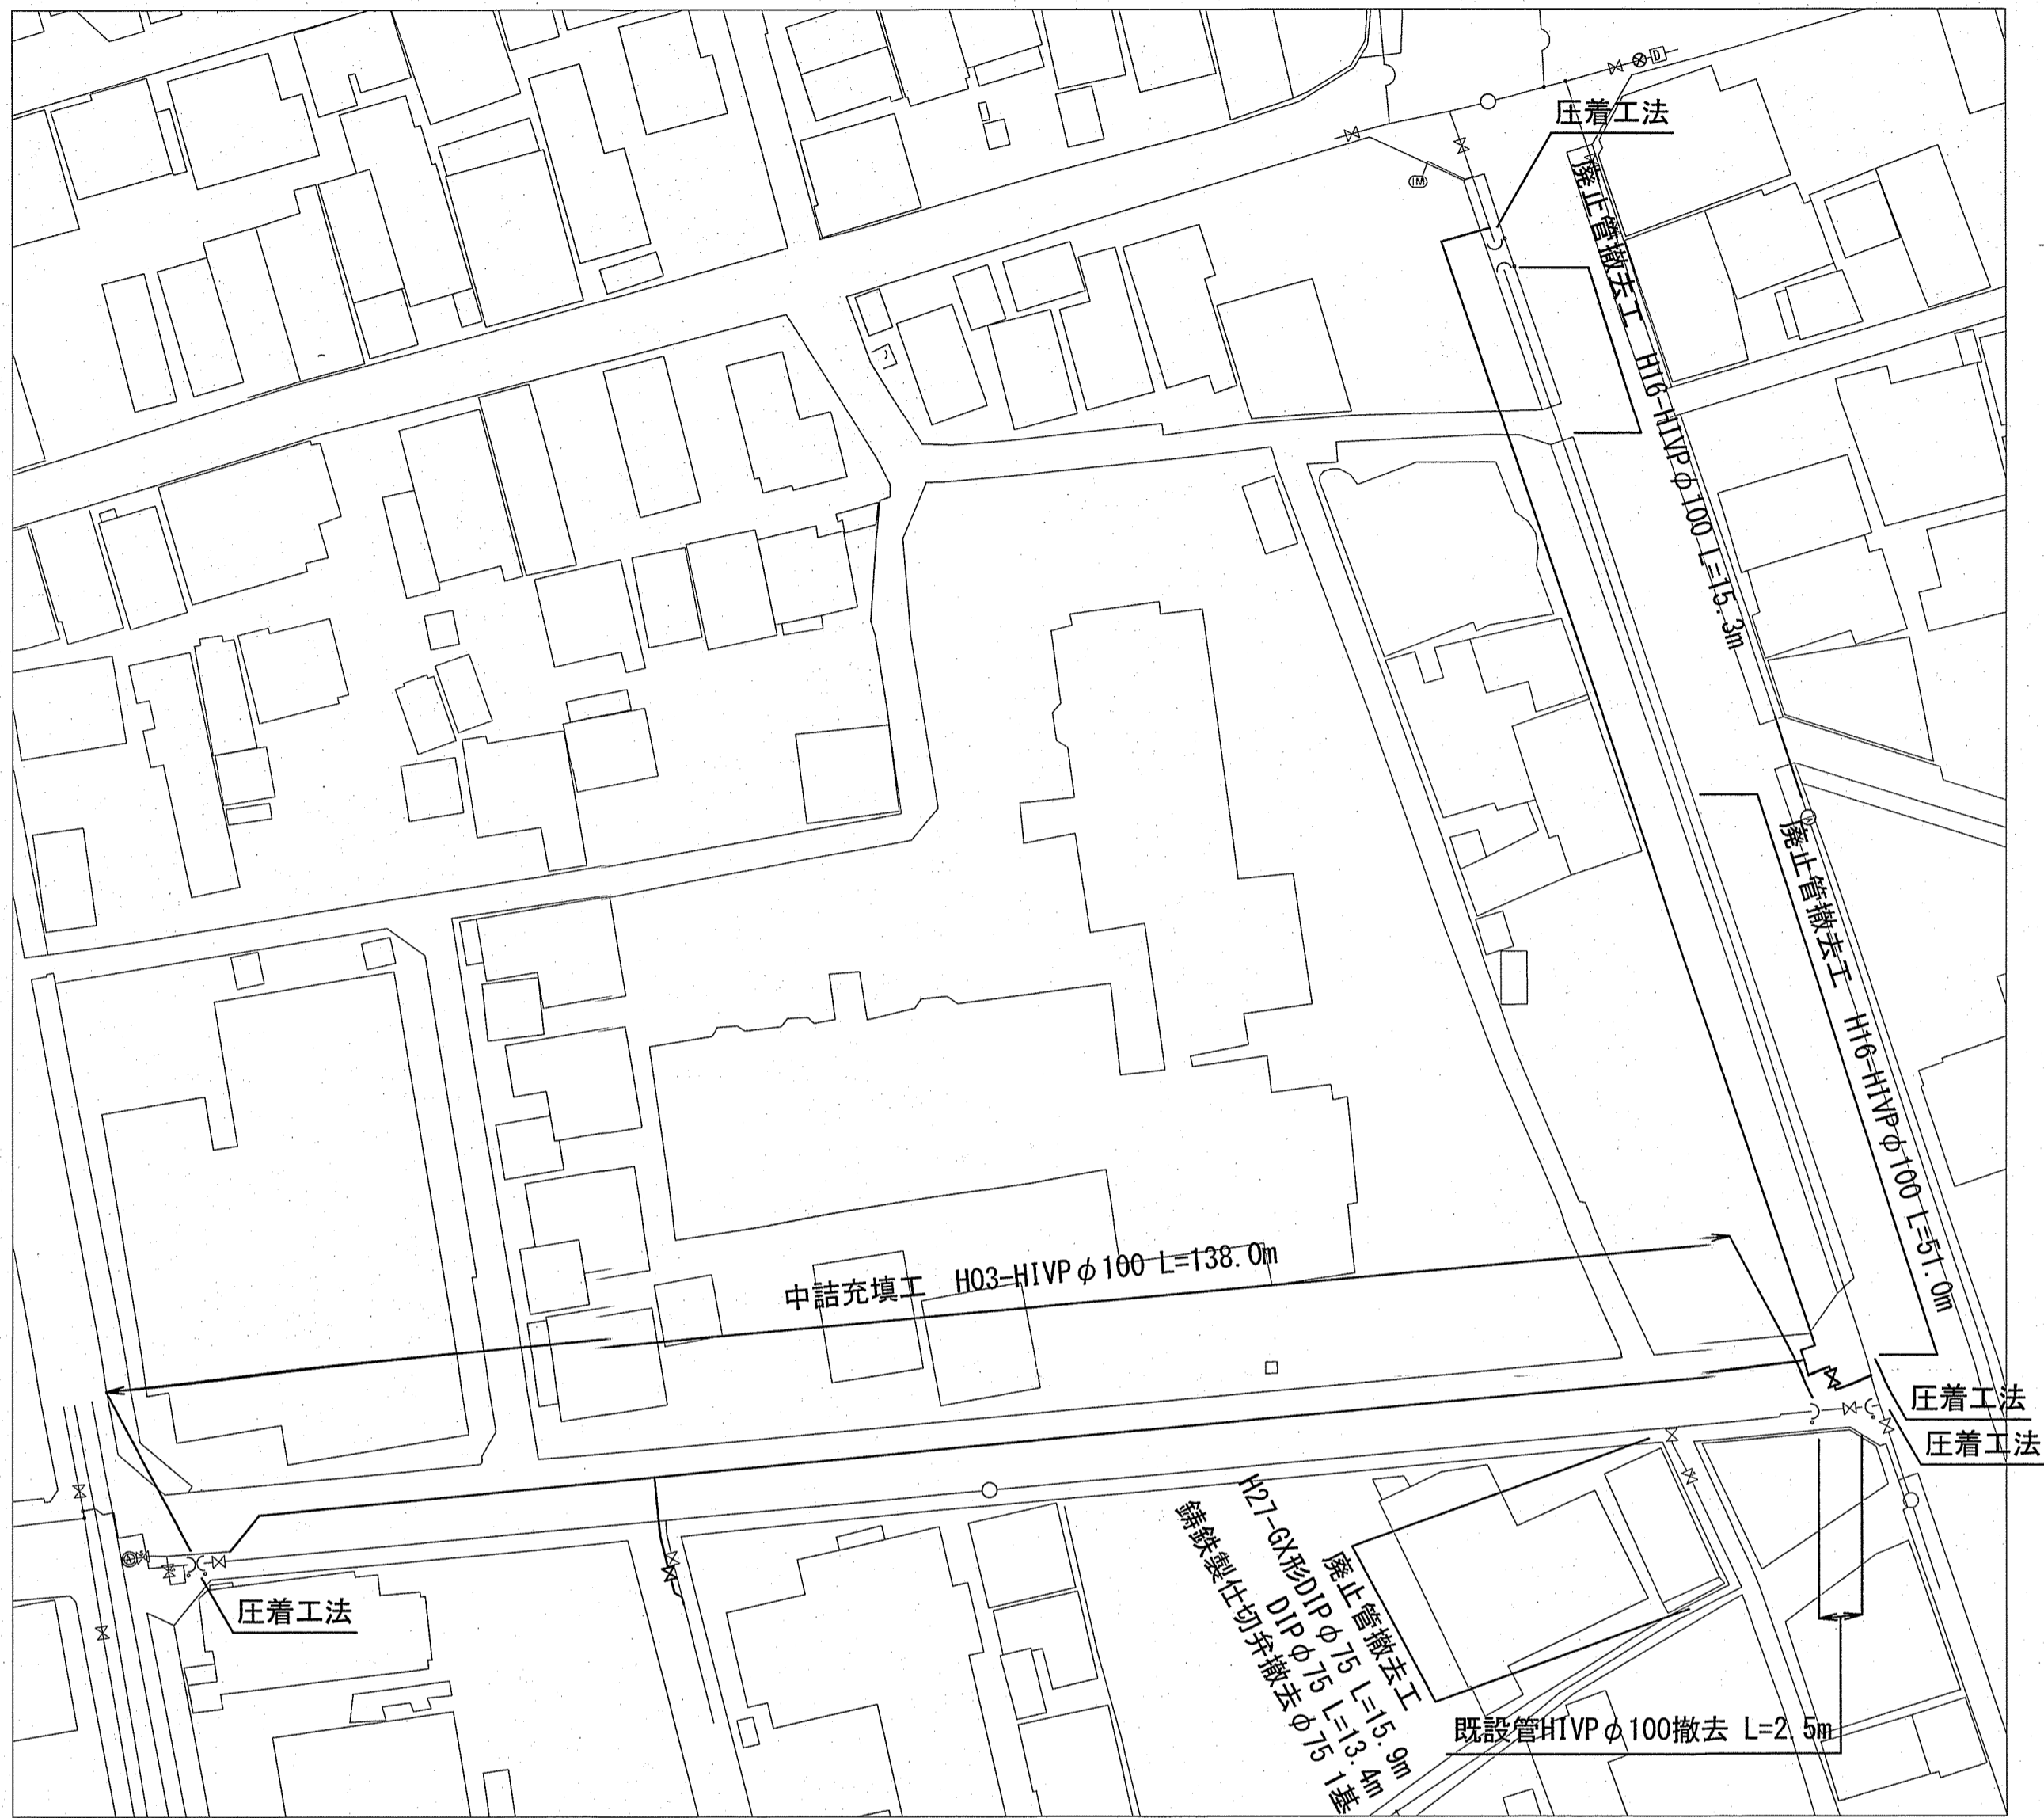

廃止管土工図 S=1:30

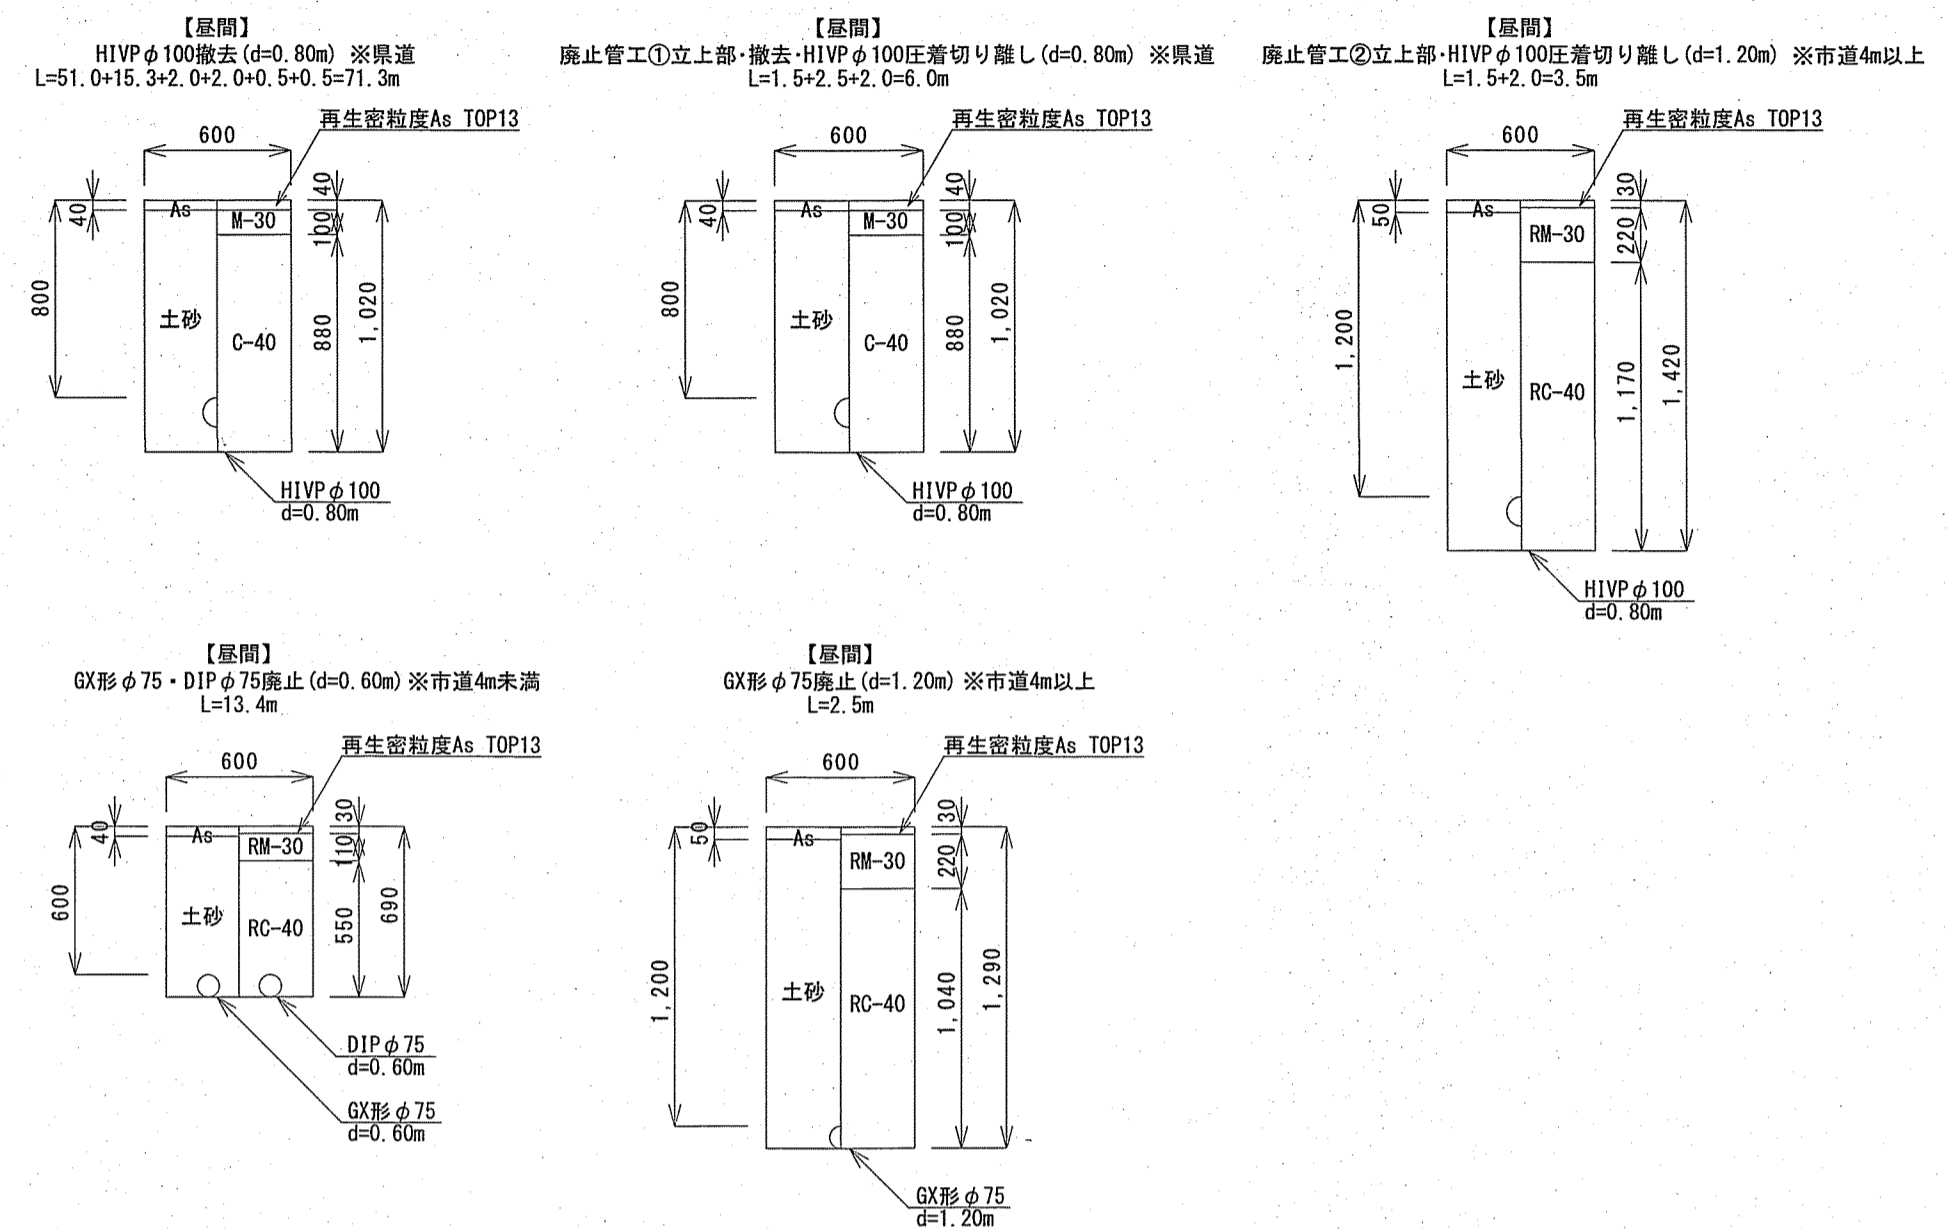

既設管廃止図 (中詰充填) S=1:Free

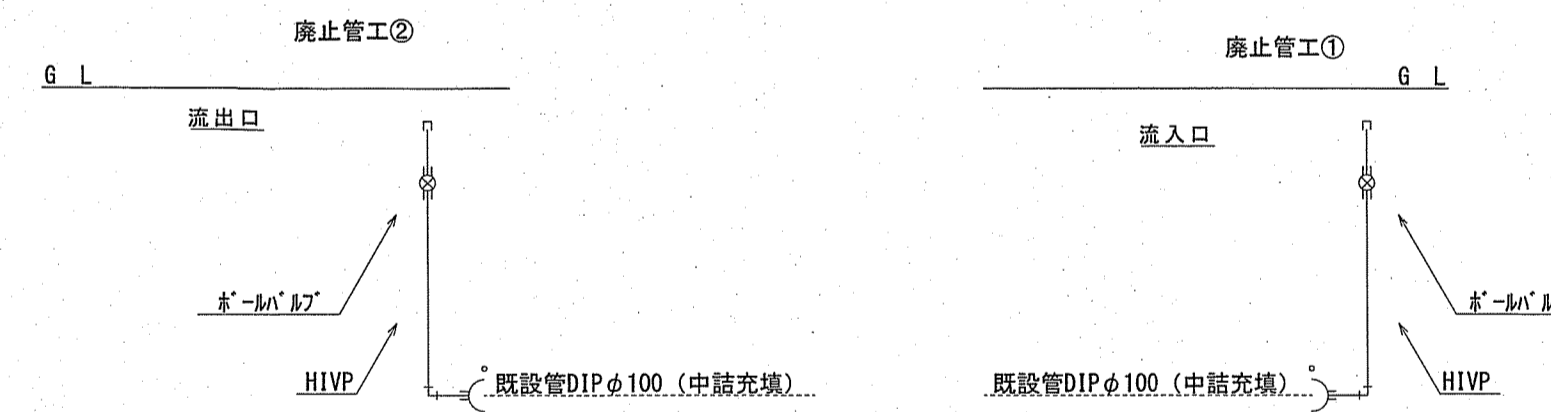

|                               |      |    |    |       |
|-------------------------------|------|----|----|-------|
| 課長                            | 課長補佐 | 係長 | 調査 | 設計    |
| 土居                            | 池澤   | 池澤 | 田口 | 村上    |
| 旭駅前町配水管移設工事(その4)              |      |    |    | 令和6年度 |
| 設計図                           |      |    |    | 4/4   |
| 廃止管平面図・廃止管土工図<br>既設管廃止図(中詰充填) |      |    |    | 図示    |
| 高知市上下水道局水道整備課                 |      |    |    |       |