



平面図 S=1:500

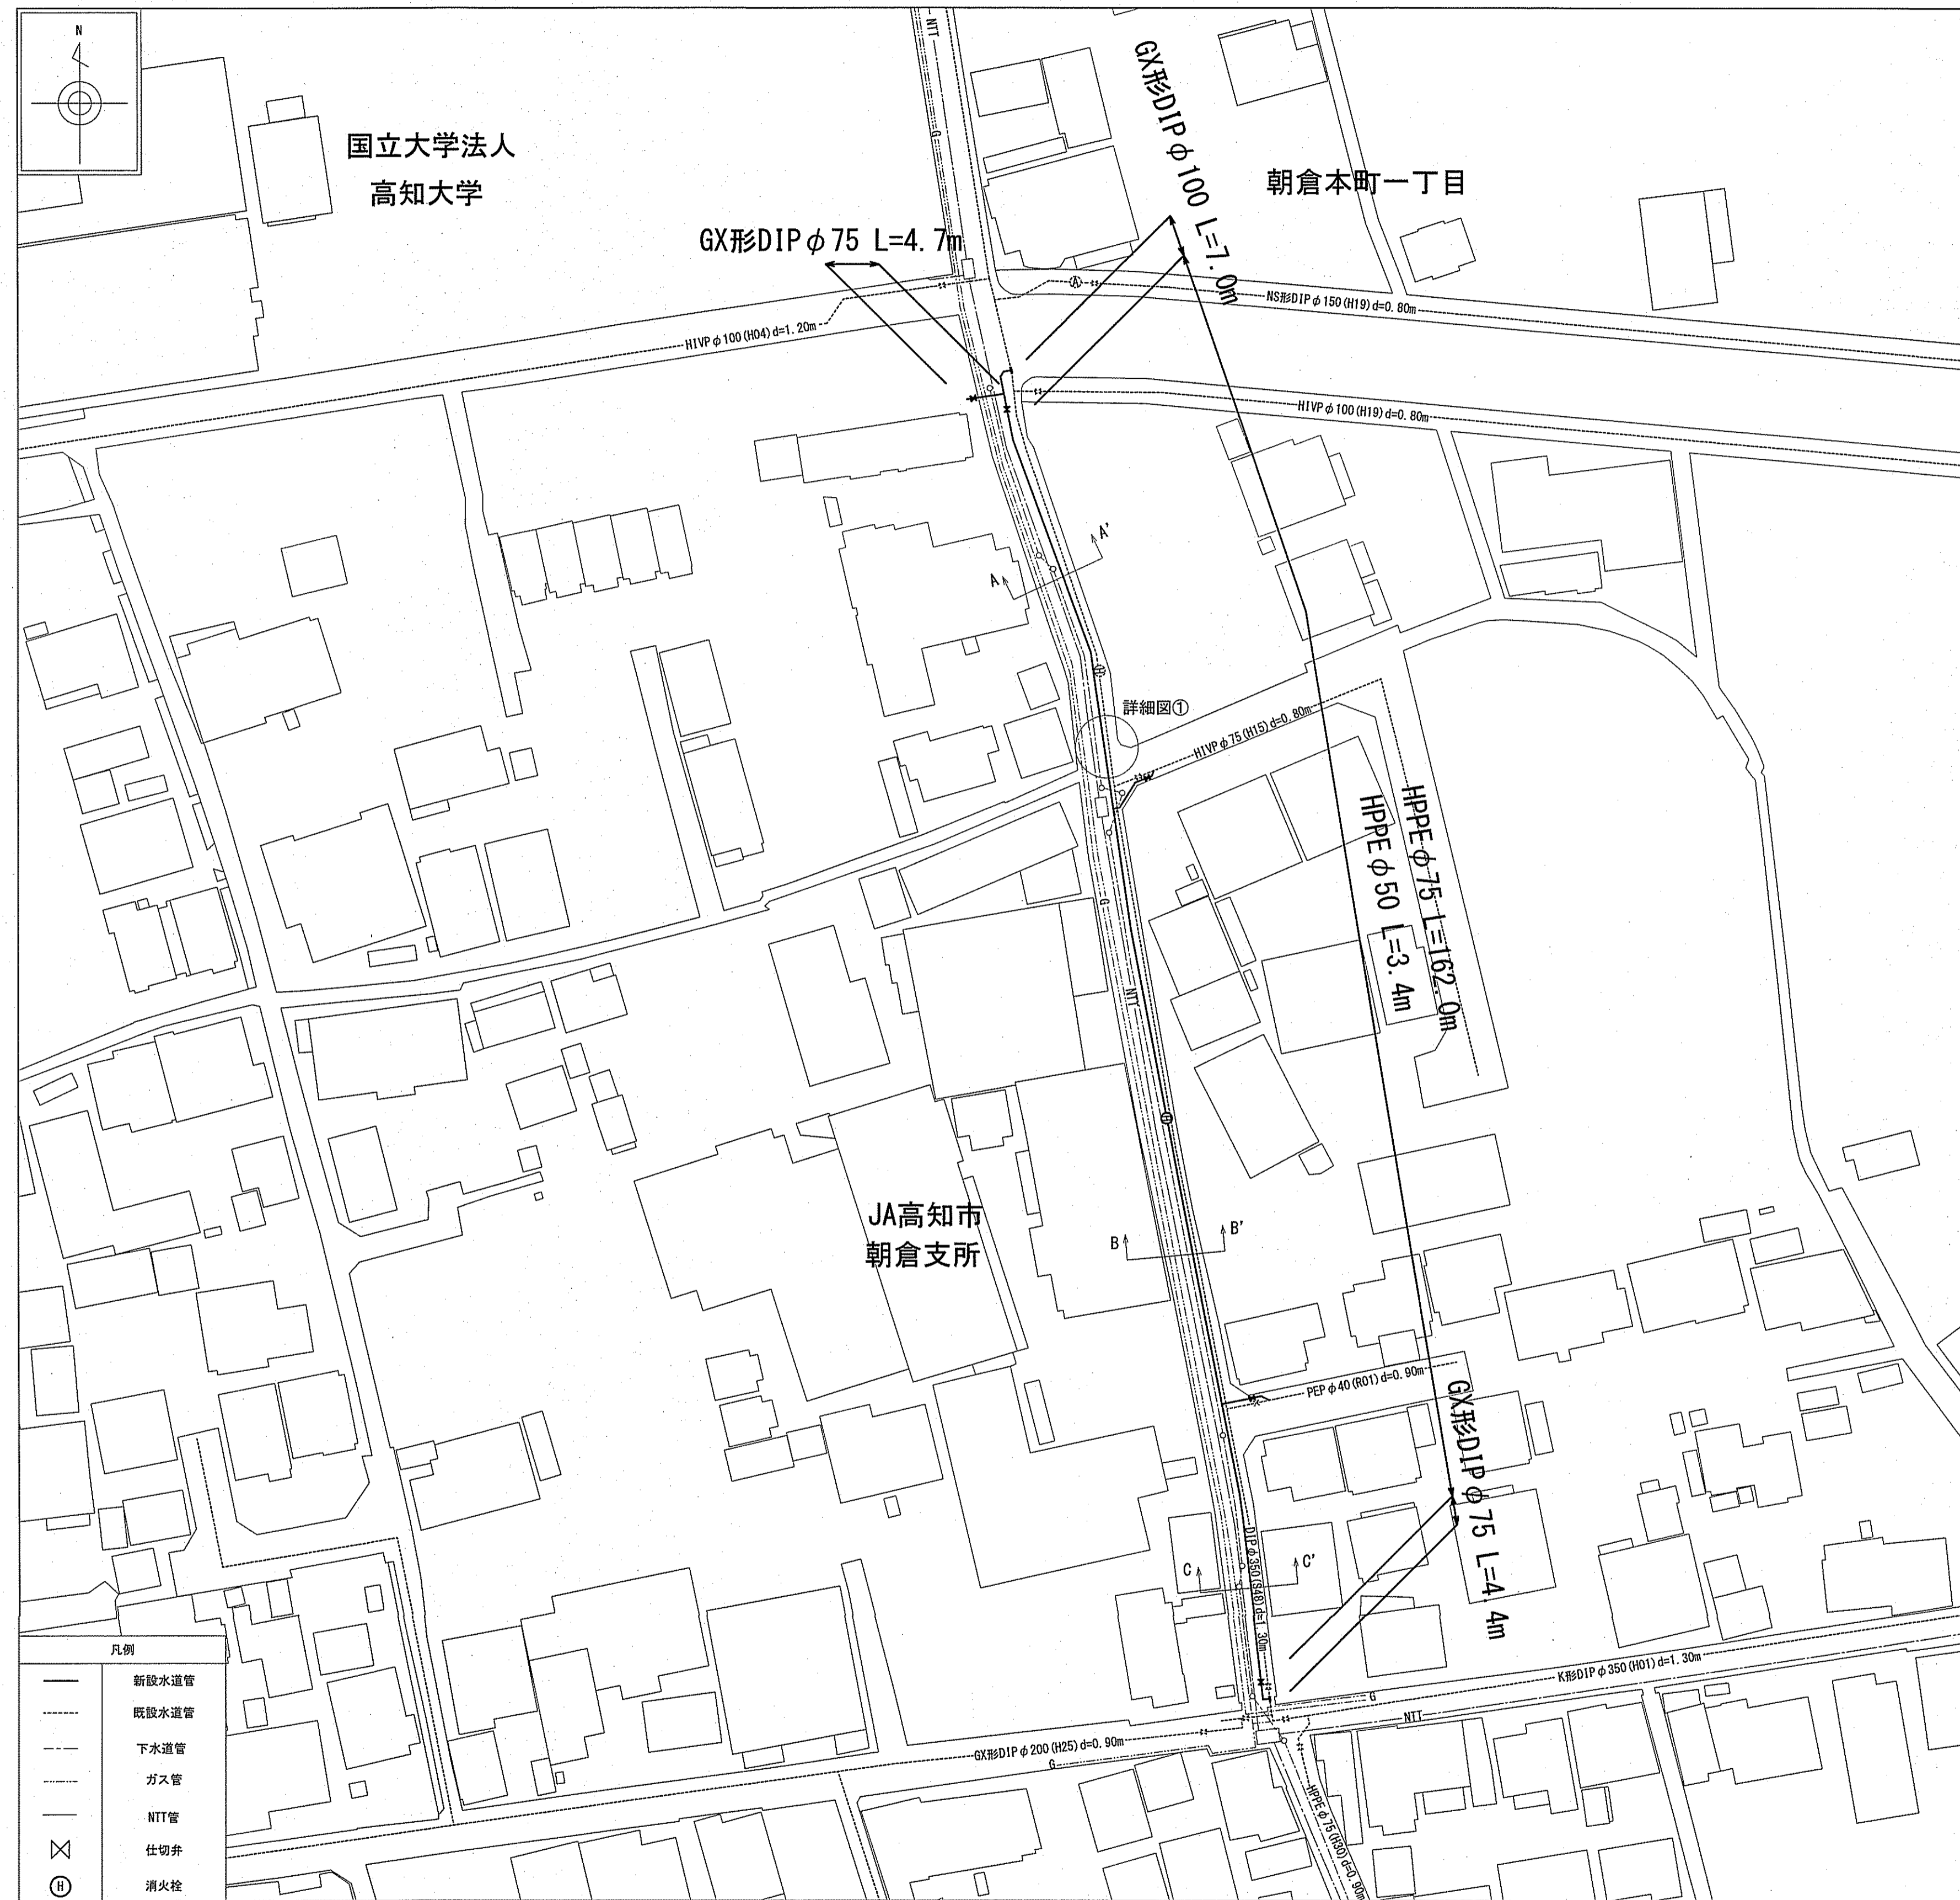


位置図 S=1:5000



横断面図 S=1:100

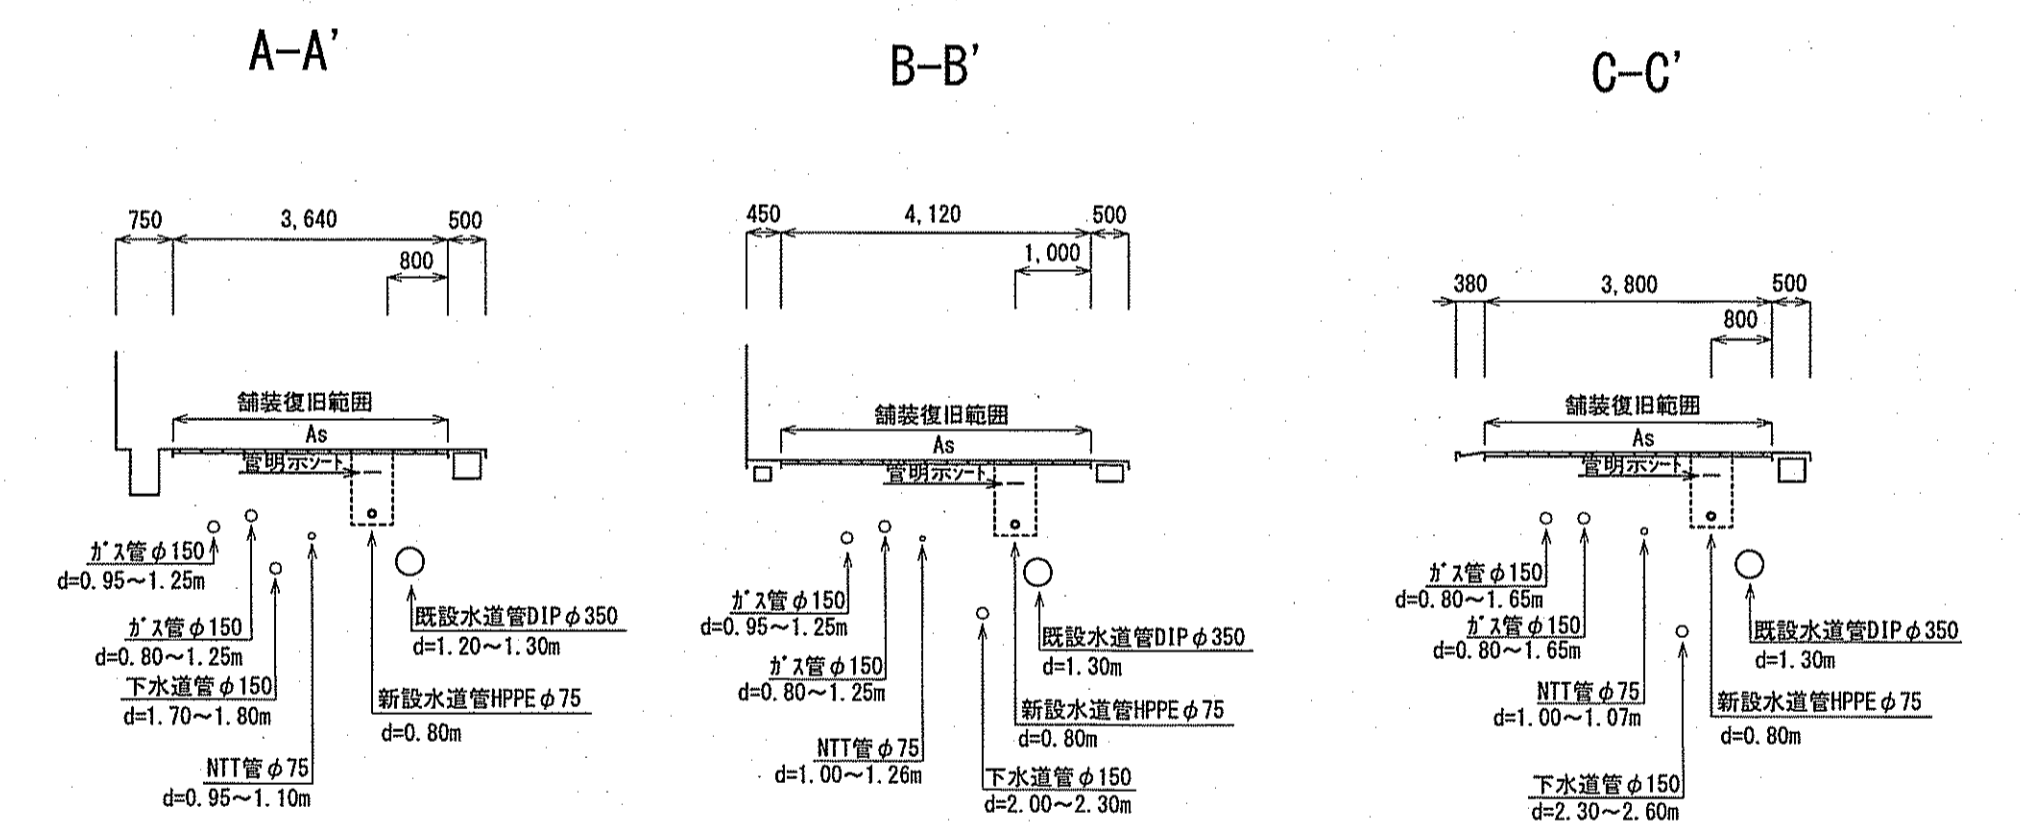


詳細図 S=1:Free

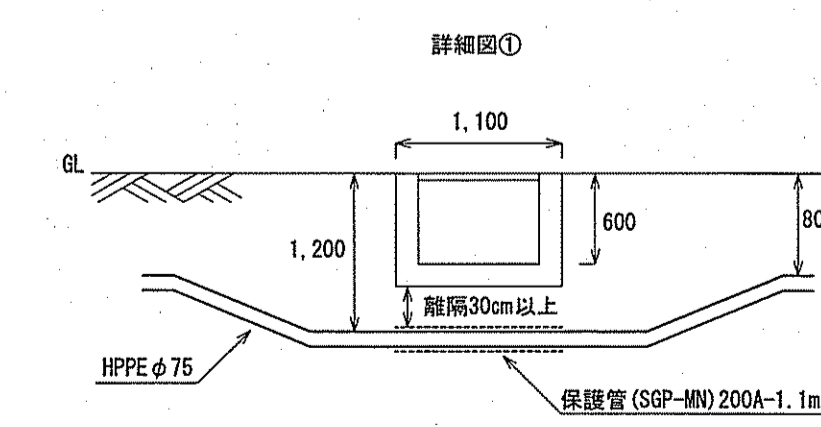


課長	課長補佐	係長	調査	設計
(土居)	(藤)	(野村)	(北村)	(岡)
朝倉本町一丁目配水管布設工事				令和6年度
設計図				1/3
位置図・平面図・横断面図				縮尺
高知市 上下水道局 水道整備課				

土工断面図 S=1:30

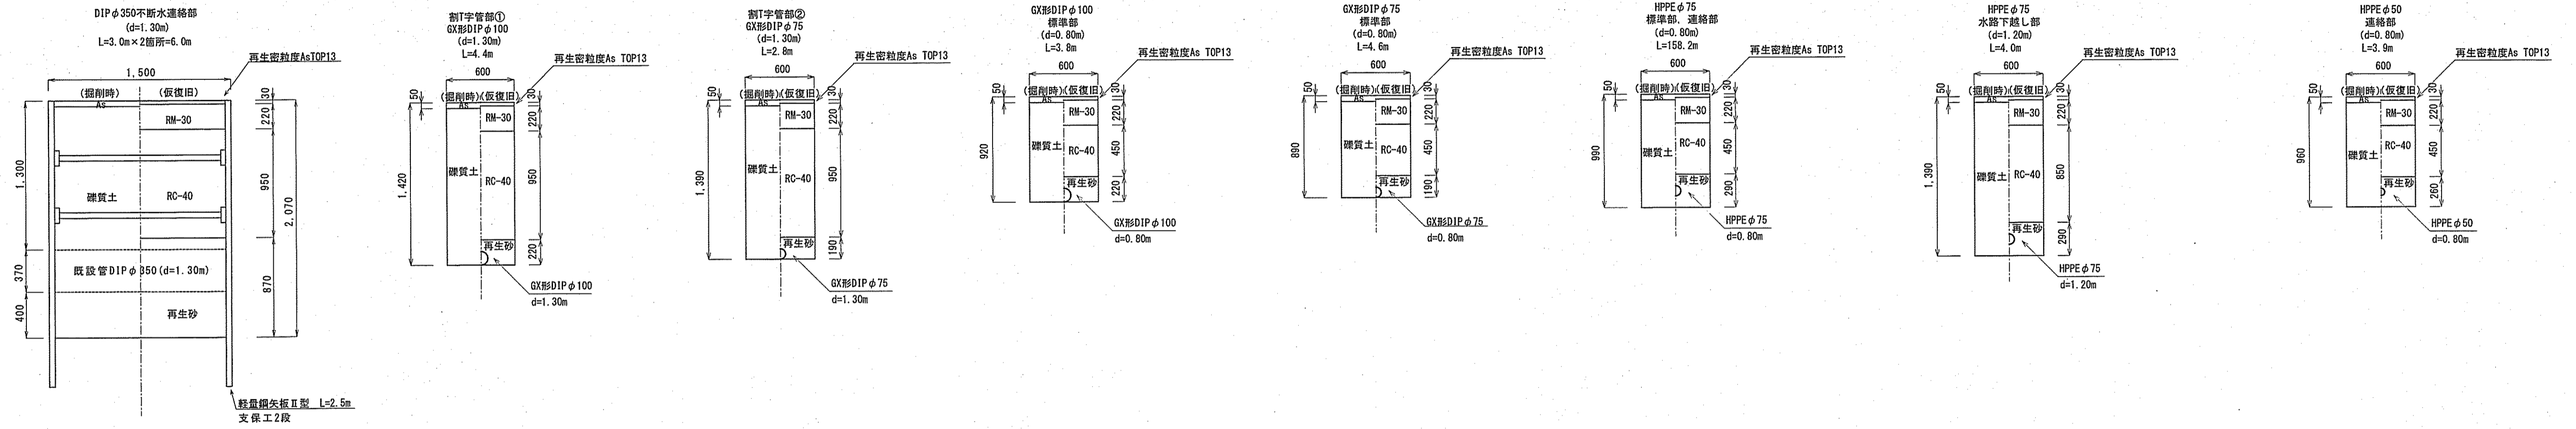

舗装復旧断面図 S=1:10

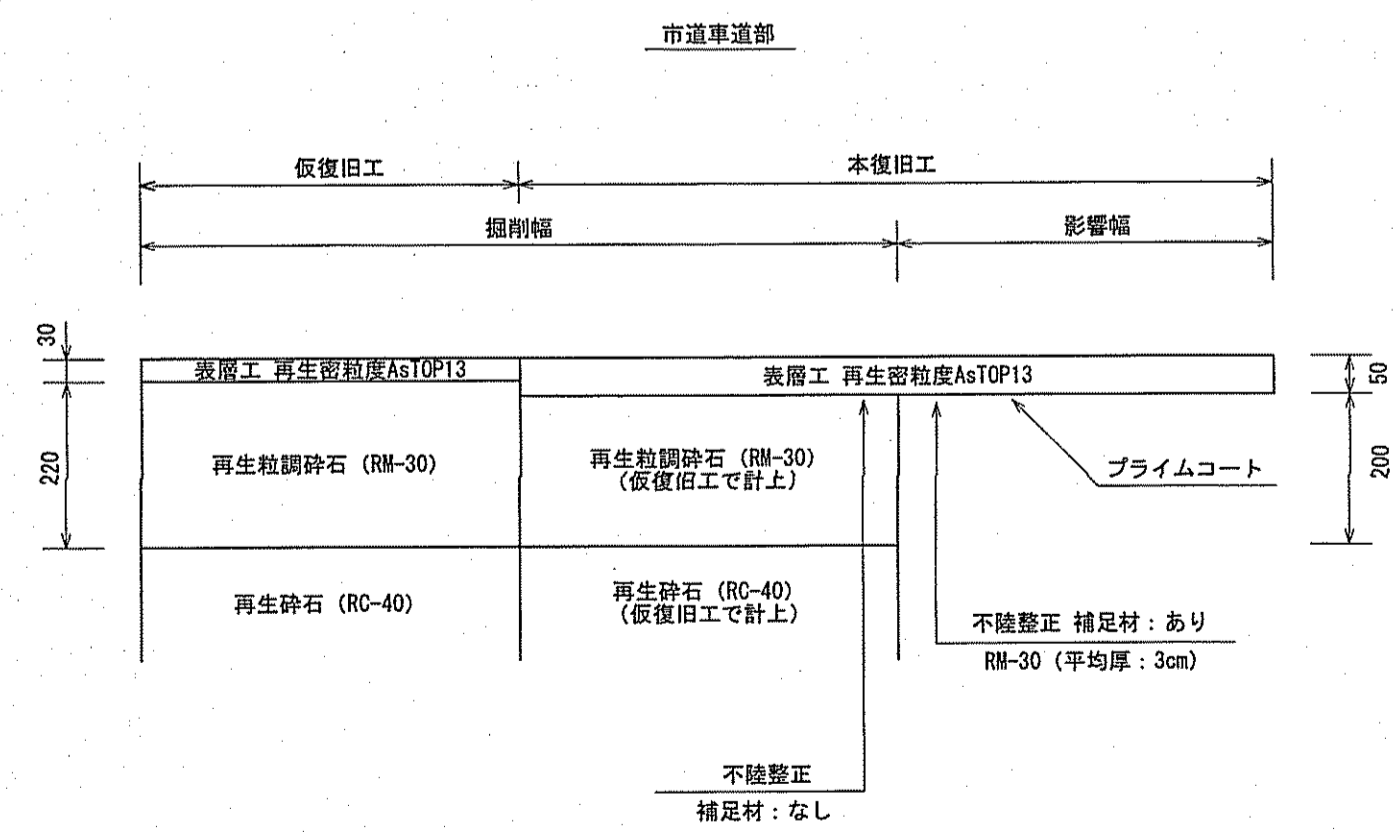


課長	課長補佐	係長	調査	設計
土居	藤	船橋	北村	岡
朝倉本町一丁目配水管布設替工事				令和6年度
設計図				2/3
土工図・舗装復旧断面図				図示
高知市 上下水道局 水道整備課				尺

切替平面図 S=1:500




切替断面図 S=1:Free

L1は本管標準掘削幅
宅内メータ、宅内止水栓
(平面図)

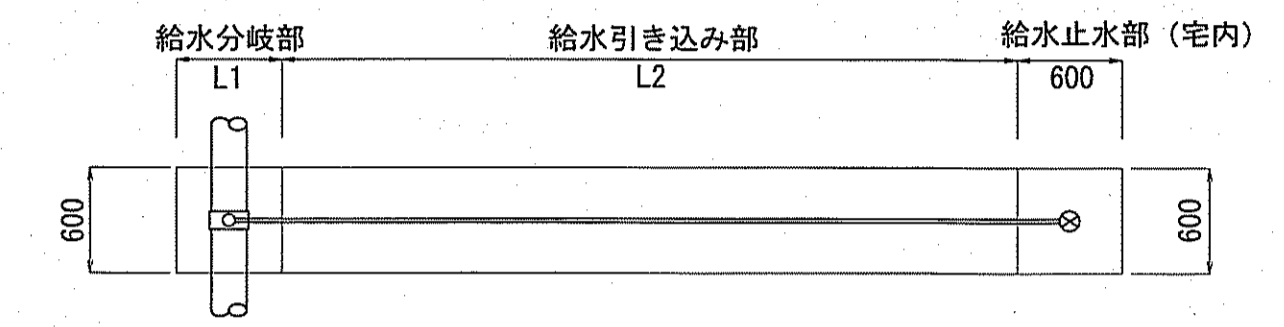


(断面図)

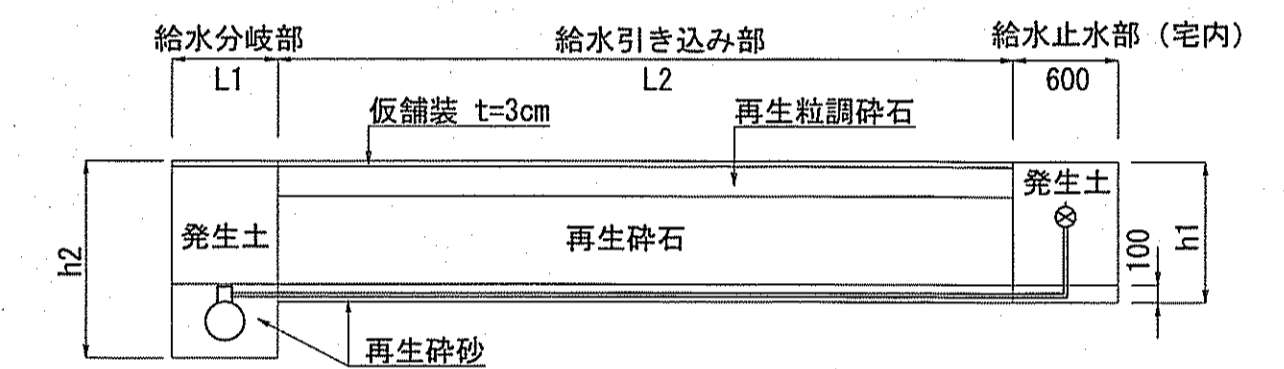


※h2=h1+配水管外径+100

路上メータ、路上止水栓
(平面図)

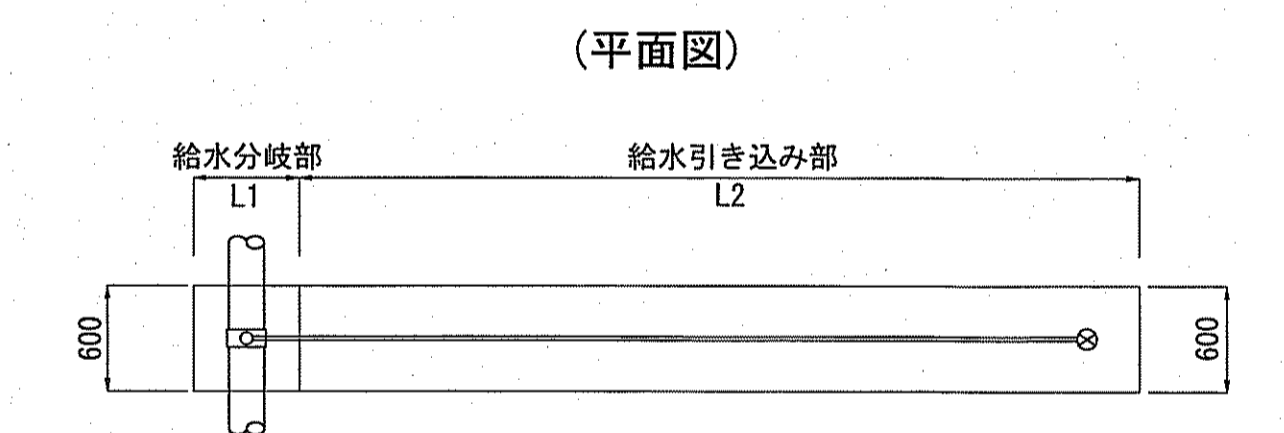

(断面図)

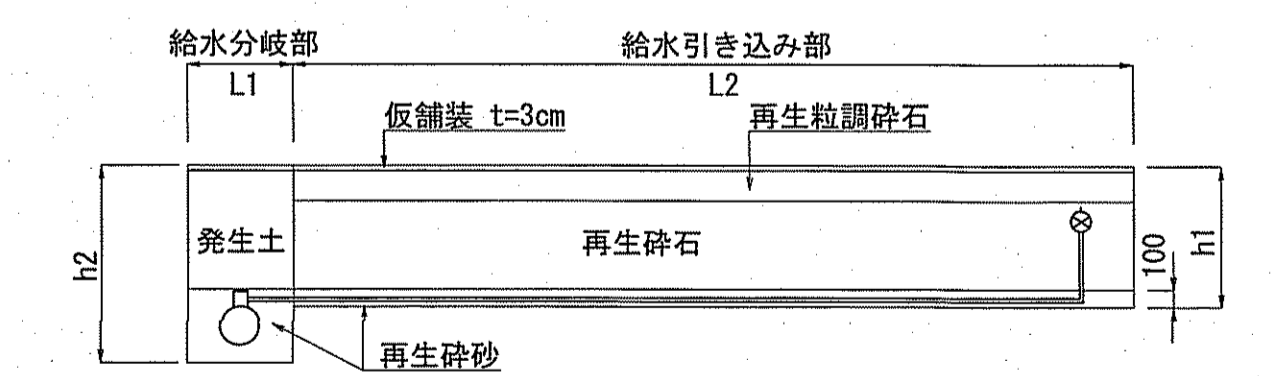

課長	課長補佐	係長	調査	設計
土居	豊	船橋	北村	岡
朝倉本町一丁目配水管布設管工事				令和6年度
設計図				3/3
切替平面図・切替断面図				図示
高知市 上下水道局 水道整備課				