

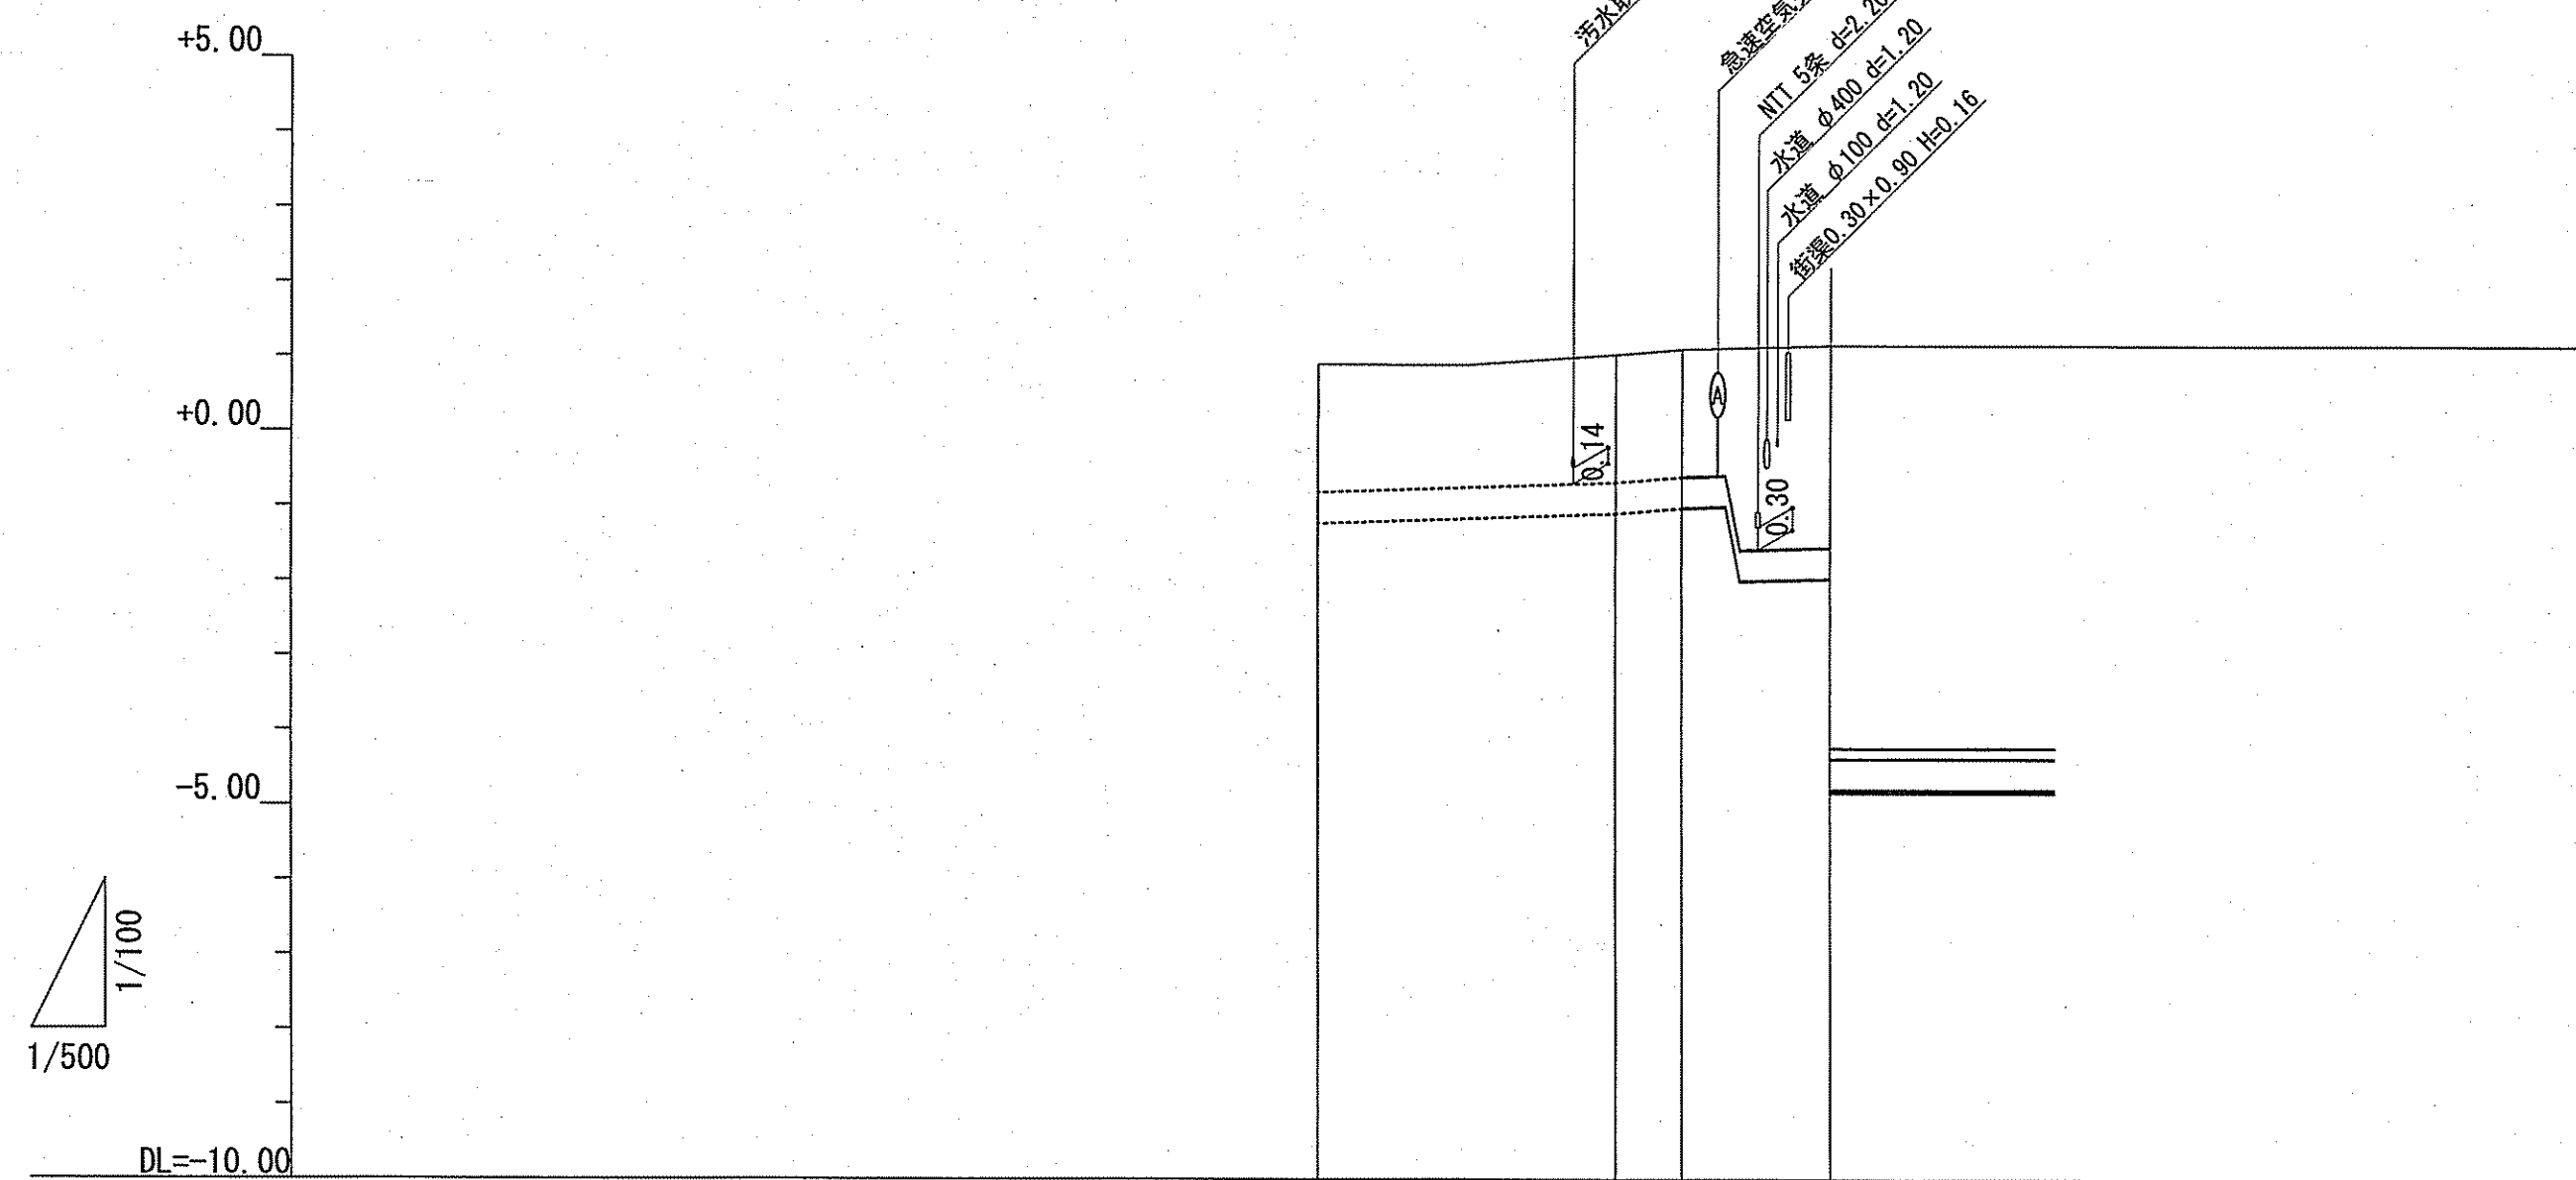


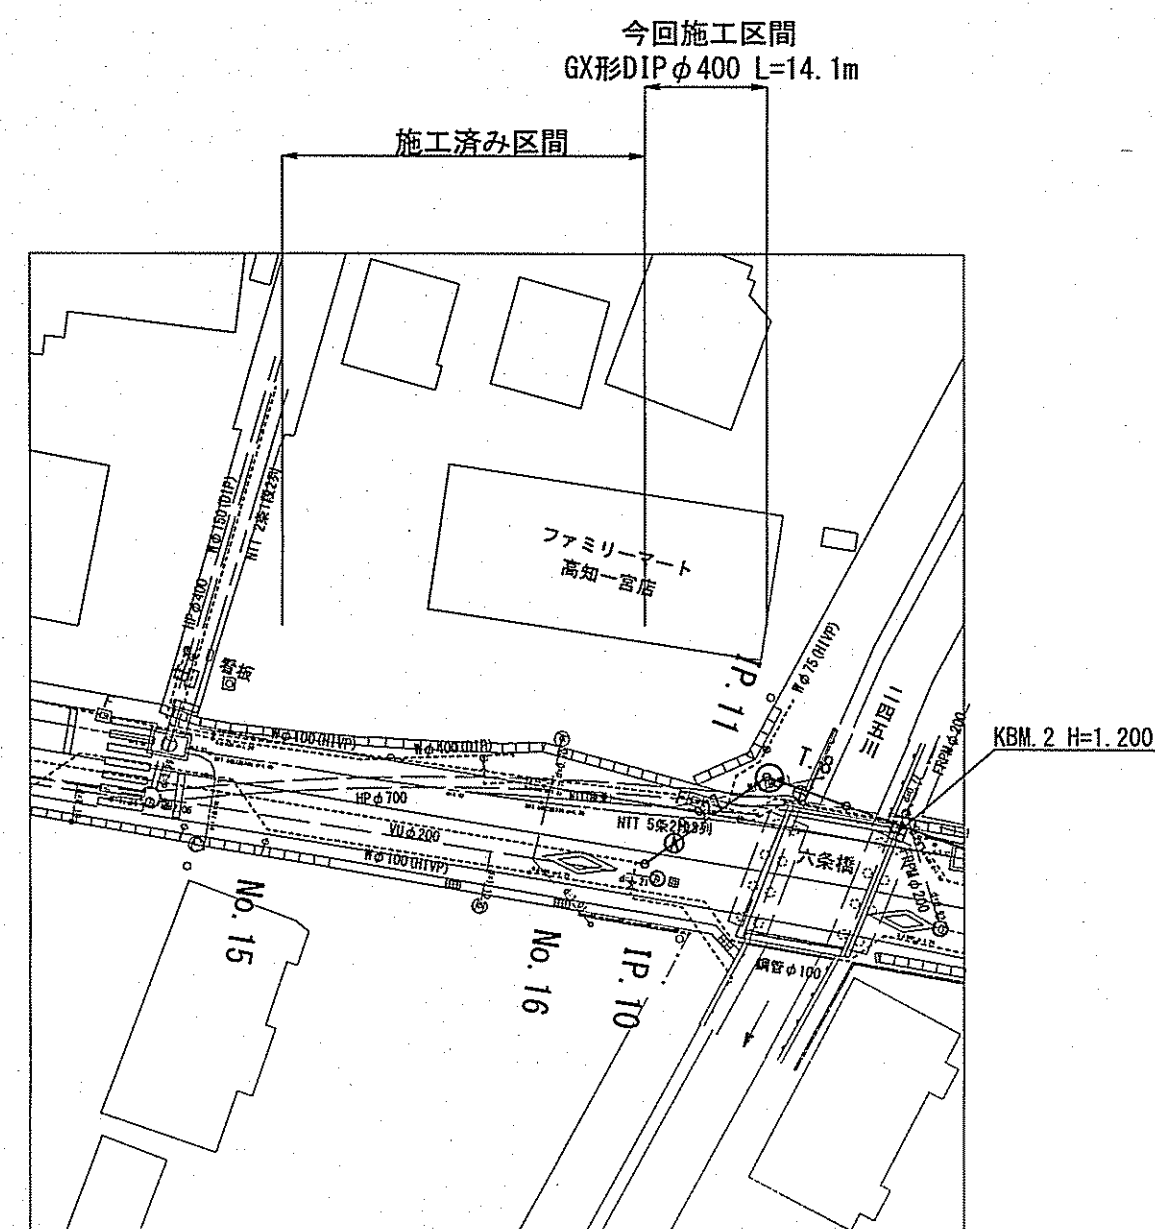

管 径			施工済み区間		GX形DIP φ400		PN形DIP φ400 (さや管SP φ600)	
勾 配								
掘削深			2.130		2.130		2.130	
土被り			1.700		1.700		2.700	
管中心高			-1.023		-0.890		-1.764	
地盤高			0.892		1.025		1.151	
追加距離			-24.450		-4.450		10.367	
単距離			-20.000		-4.450		6.070	
測 点			No. 15		No. 16		IP. 11	

課 長	課長補佐	係 長	調 査	設 計
				
一當中町一丁目・二丁目 配水本管布設替工事			令和7年度 図番 1/14	縮尺 図示
位置図・平面図(1)・縦断面図(1)			高知市上下水道局水道整備課	

平面図(2) S=1:500

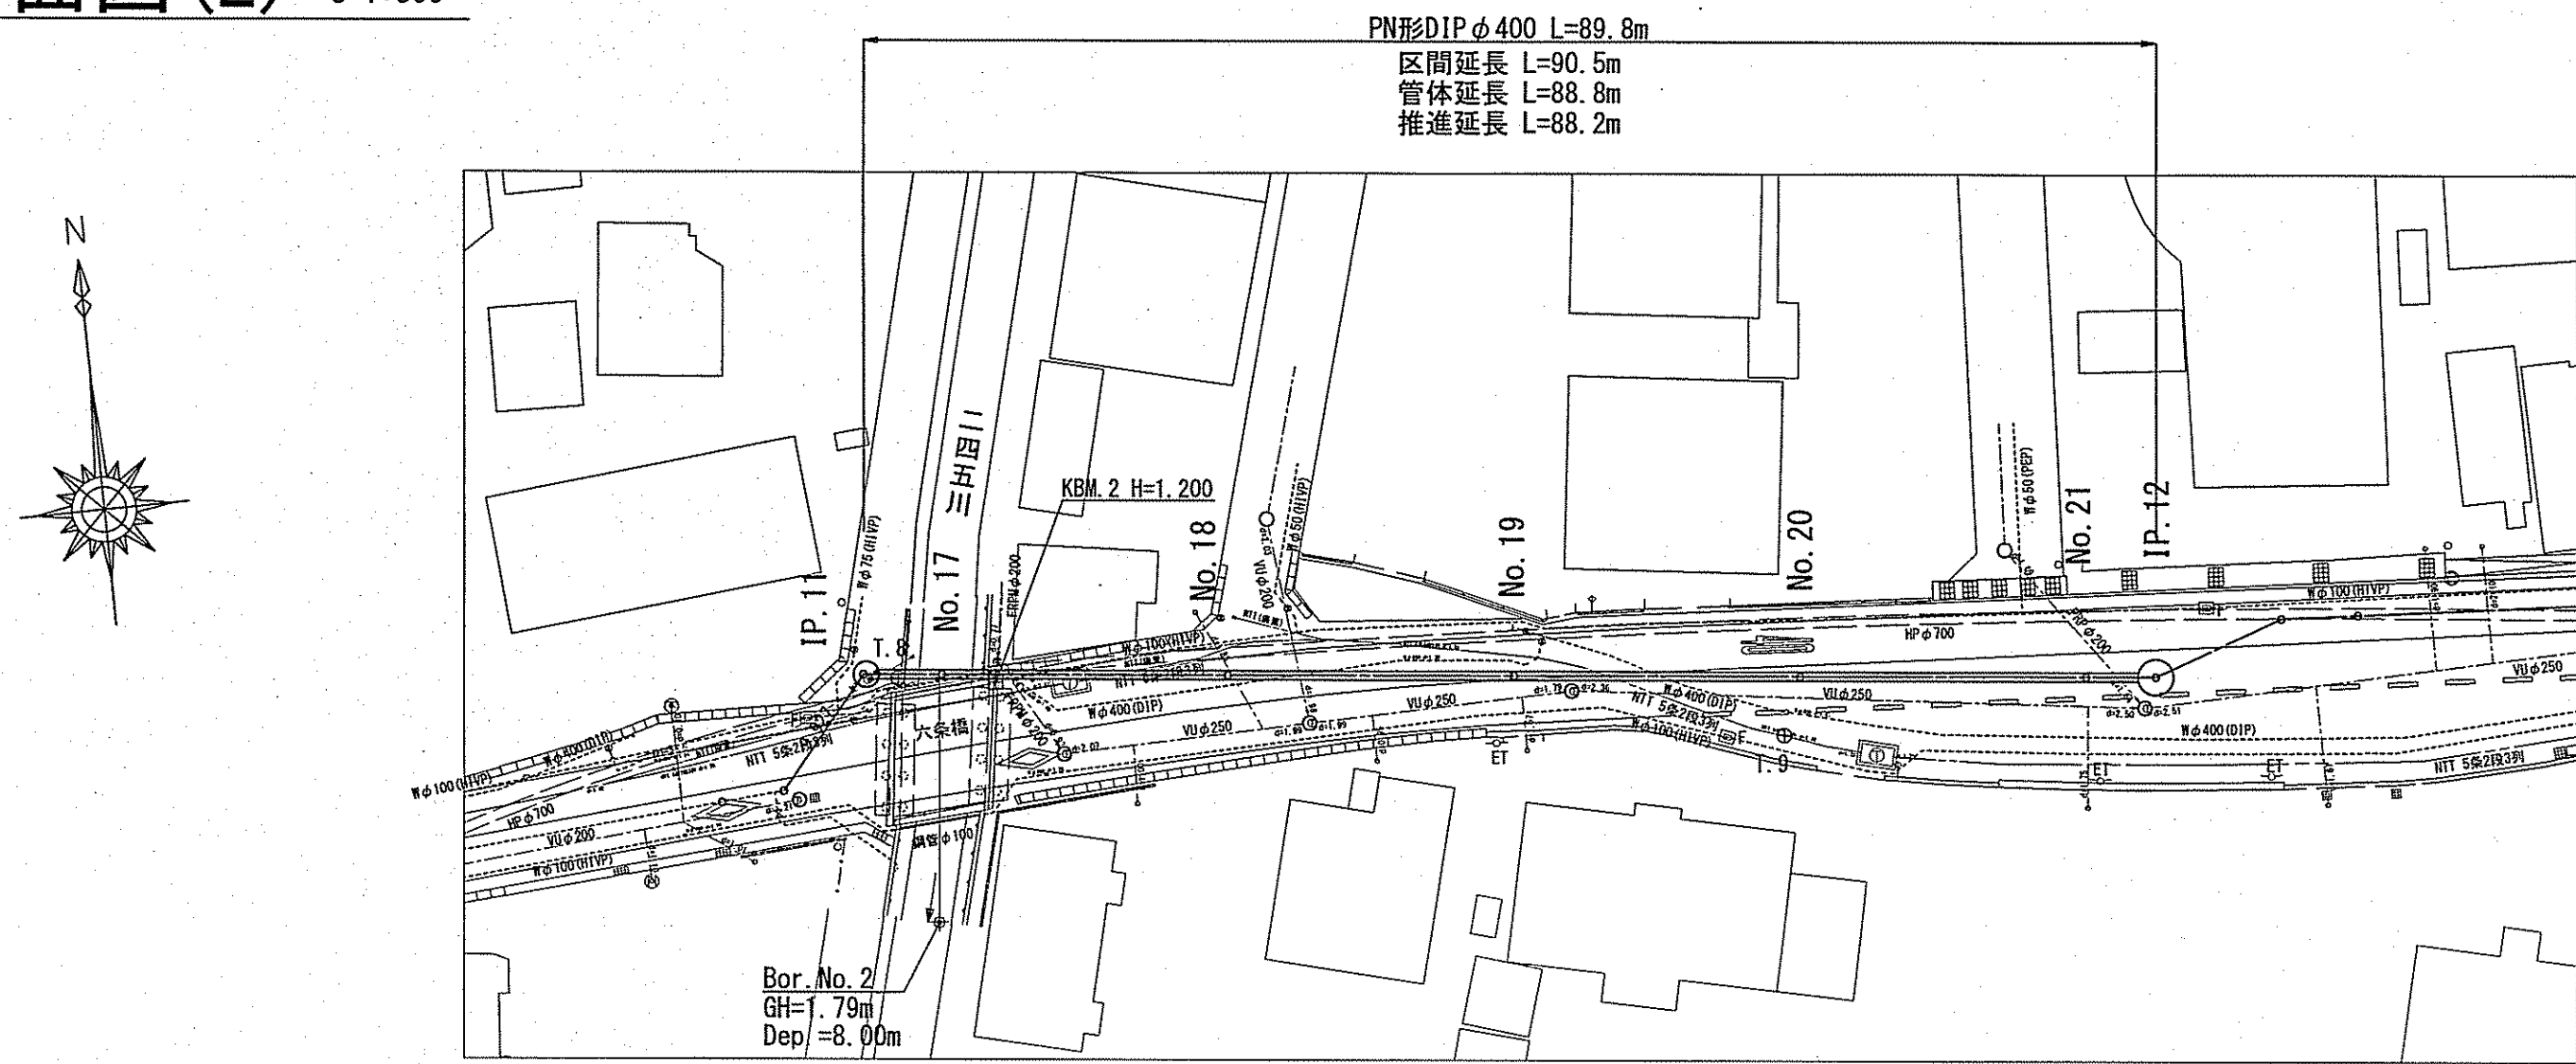


位置図 S=1:5000




座標値		
測点	X座標	Y座標
T-8	1119.539	1339.976
T-9	1116.231	1402.054
IP.11	1119.771	1337.512
IP.12	1120.567	1428.009

縦断面図(2) V=1:100
S=1:500

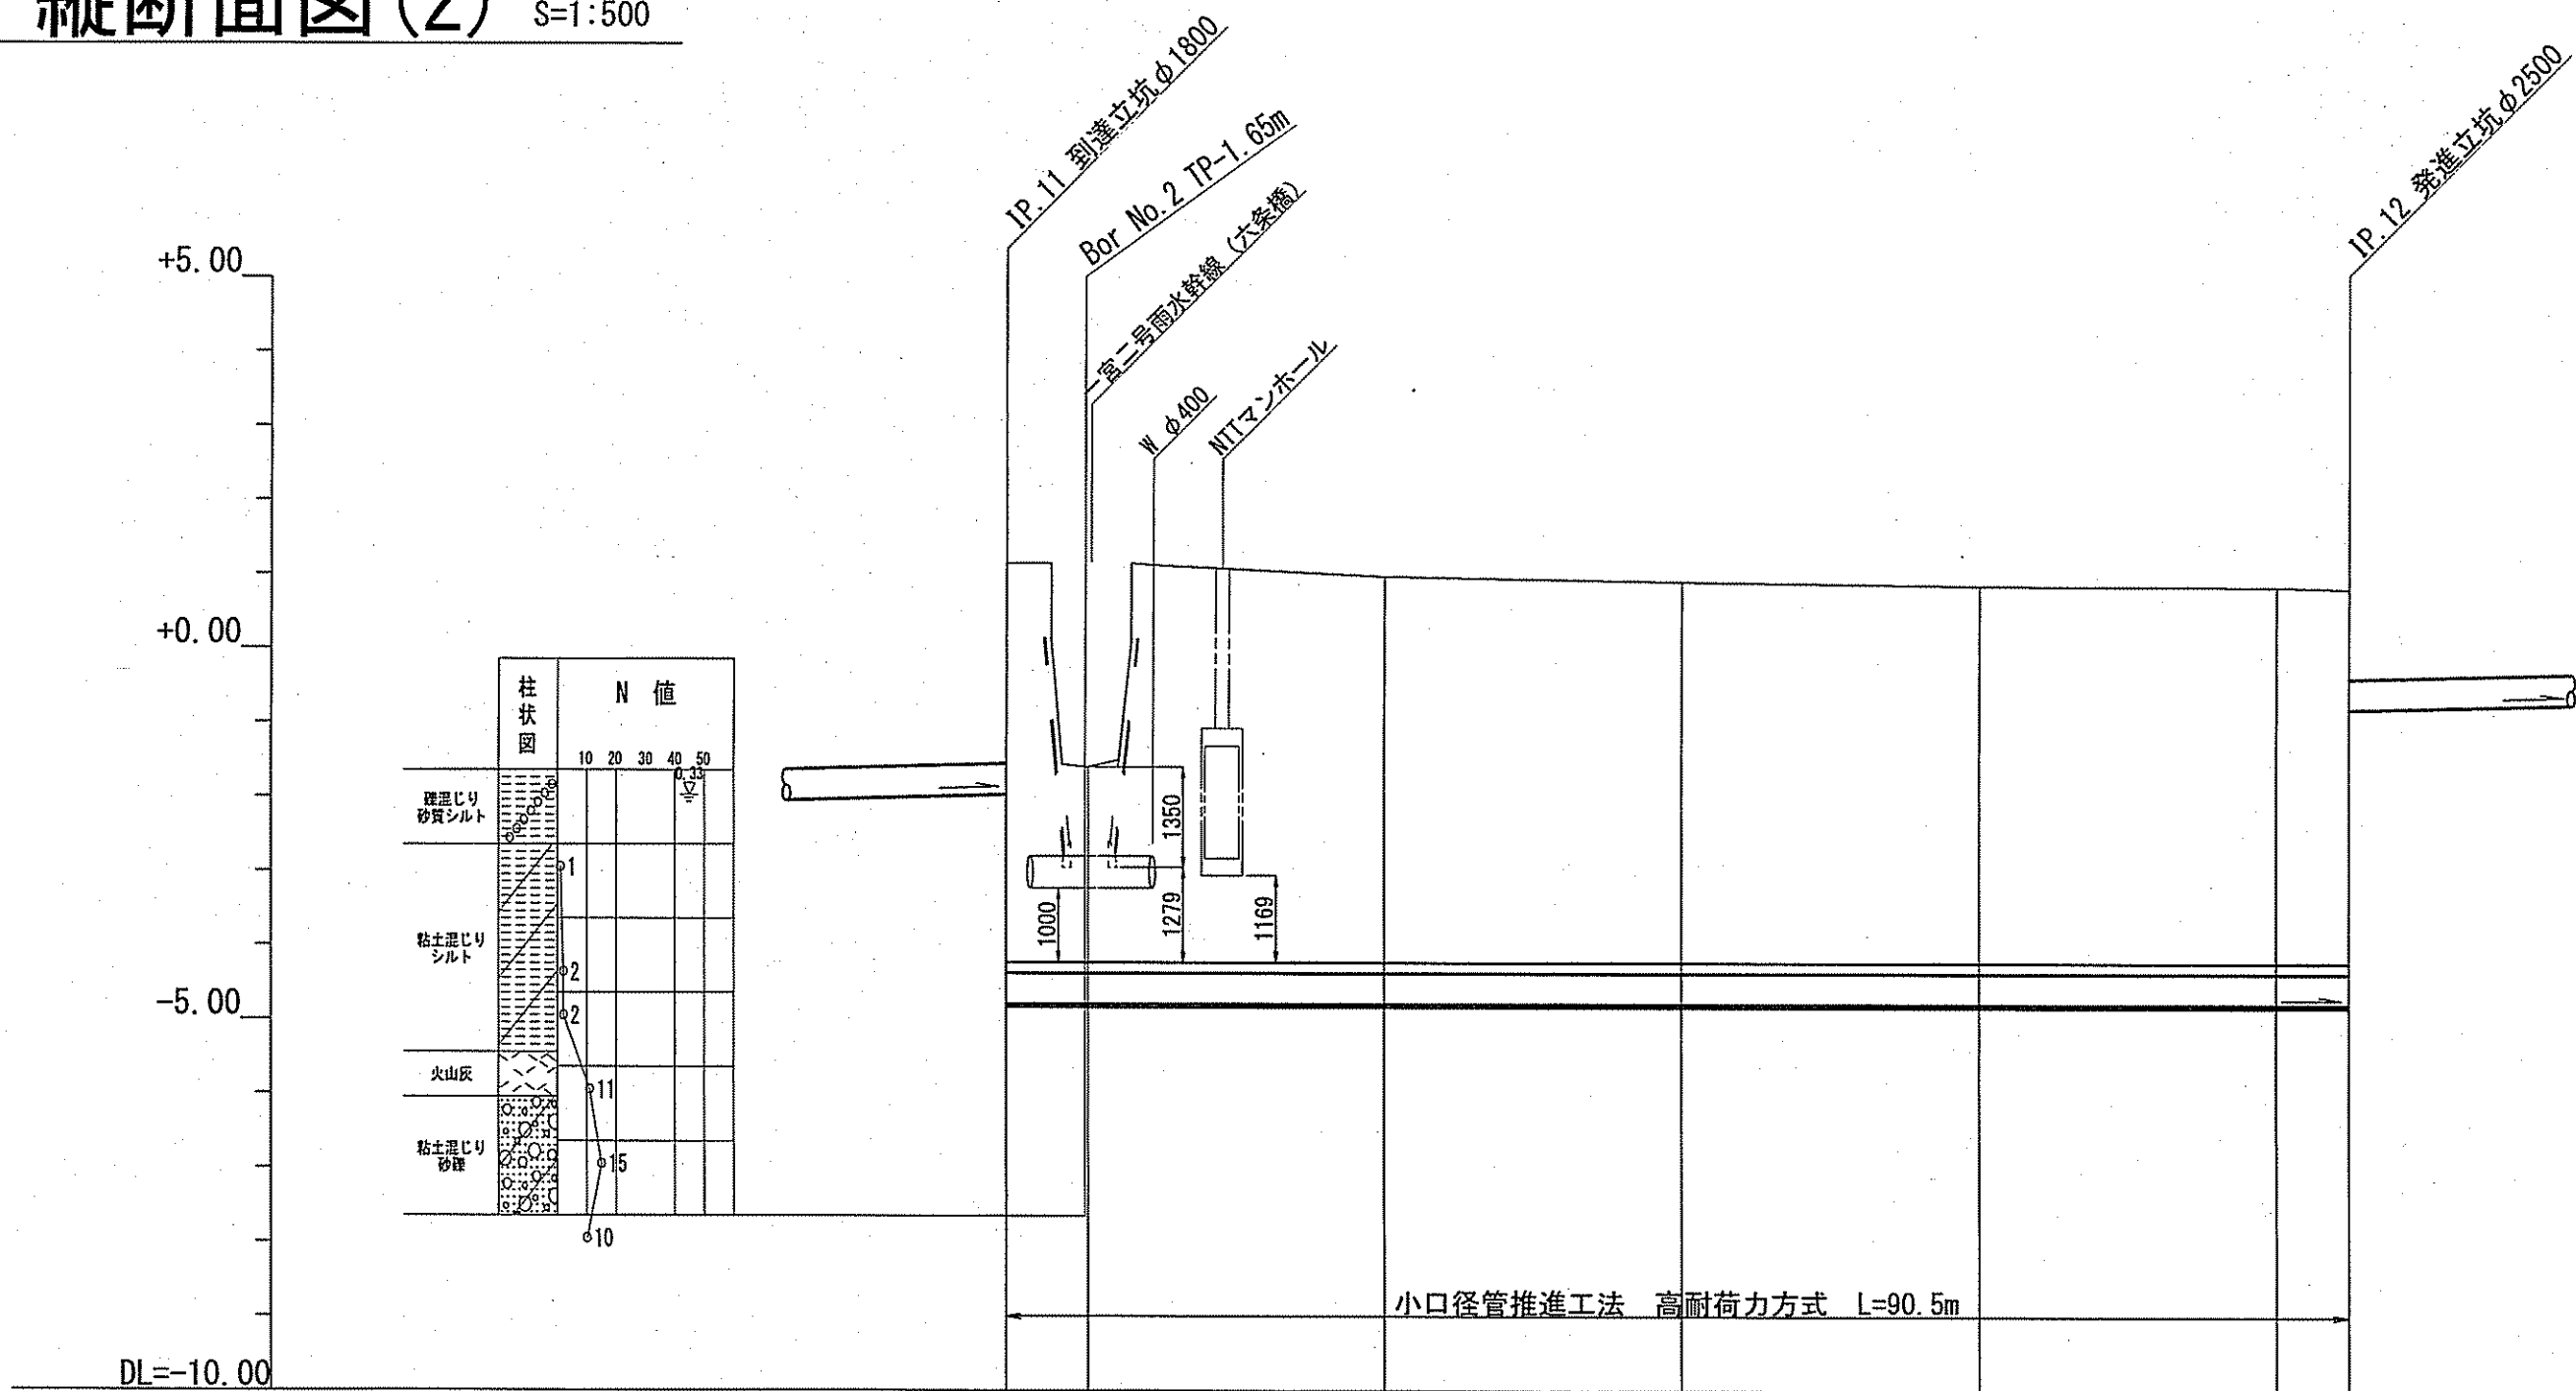

推進管内配管断面図 S=1:10
(参考図)

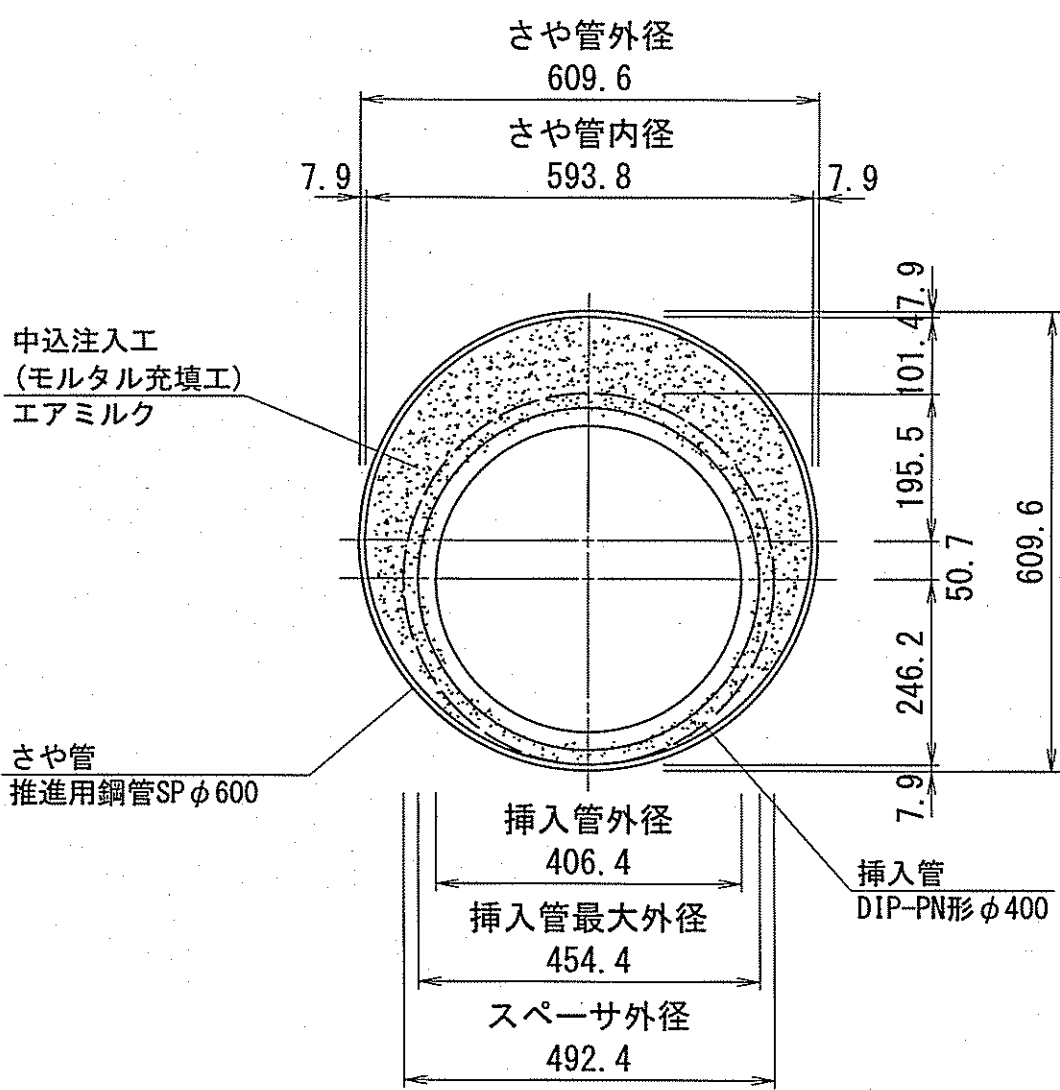


管 径	PN形DIP φ400 (さや管SP φ600)					
勾 配	0.000					
掘削深						
土被り		(5.379) 5.533	(2.629) 2.782	(5.092) 5.246	(5.082) 5.236	(5.067) 5.221
管中心高		(-4.534) -4.585	(-4.534) -4.585	(-4.534) -4.585	(-4.534) -4.585	(-4.534) -4.585
地盤高		1.151	-1.600	0.974	0.904	0.839
追加距離		0.000	5.623	25.623	45.623	65.623
単距離		0.000	5.623	20.000	20.000	4.877
測 点		IP.11	No.17	No.18	No.19	No.20

※ () 内の数値はさや管 (鋼管φ600) の値を示す。


※ () 内の数値はさや管 (鋼管φ600) の値を示す。

課 長	課長補佐	係 長	調 査	設 計
宮本	豊澤	由井	高橋	関
一宮中町一丁目・二丁目 配水本管布設替工事				令和7年度 2/14
位置図・平面図(2)・縦断面図(2) 推進管内配管断面図				縮 尺 図示
高知市上下水道局水道整備課				

平面図(3) S=1:500

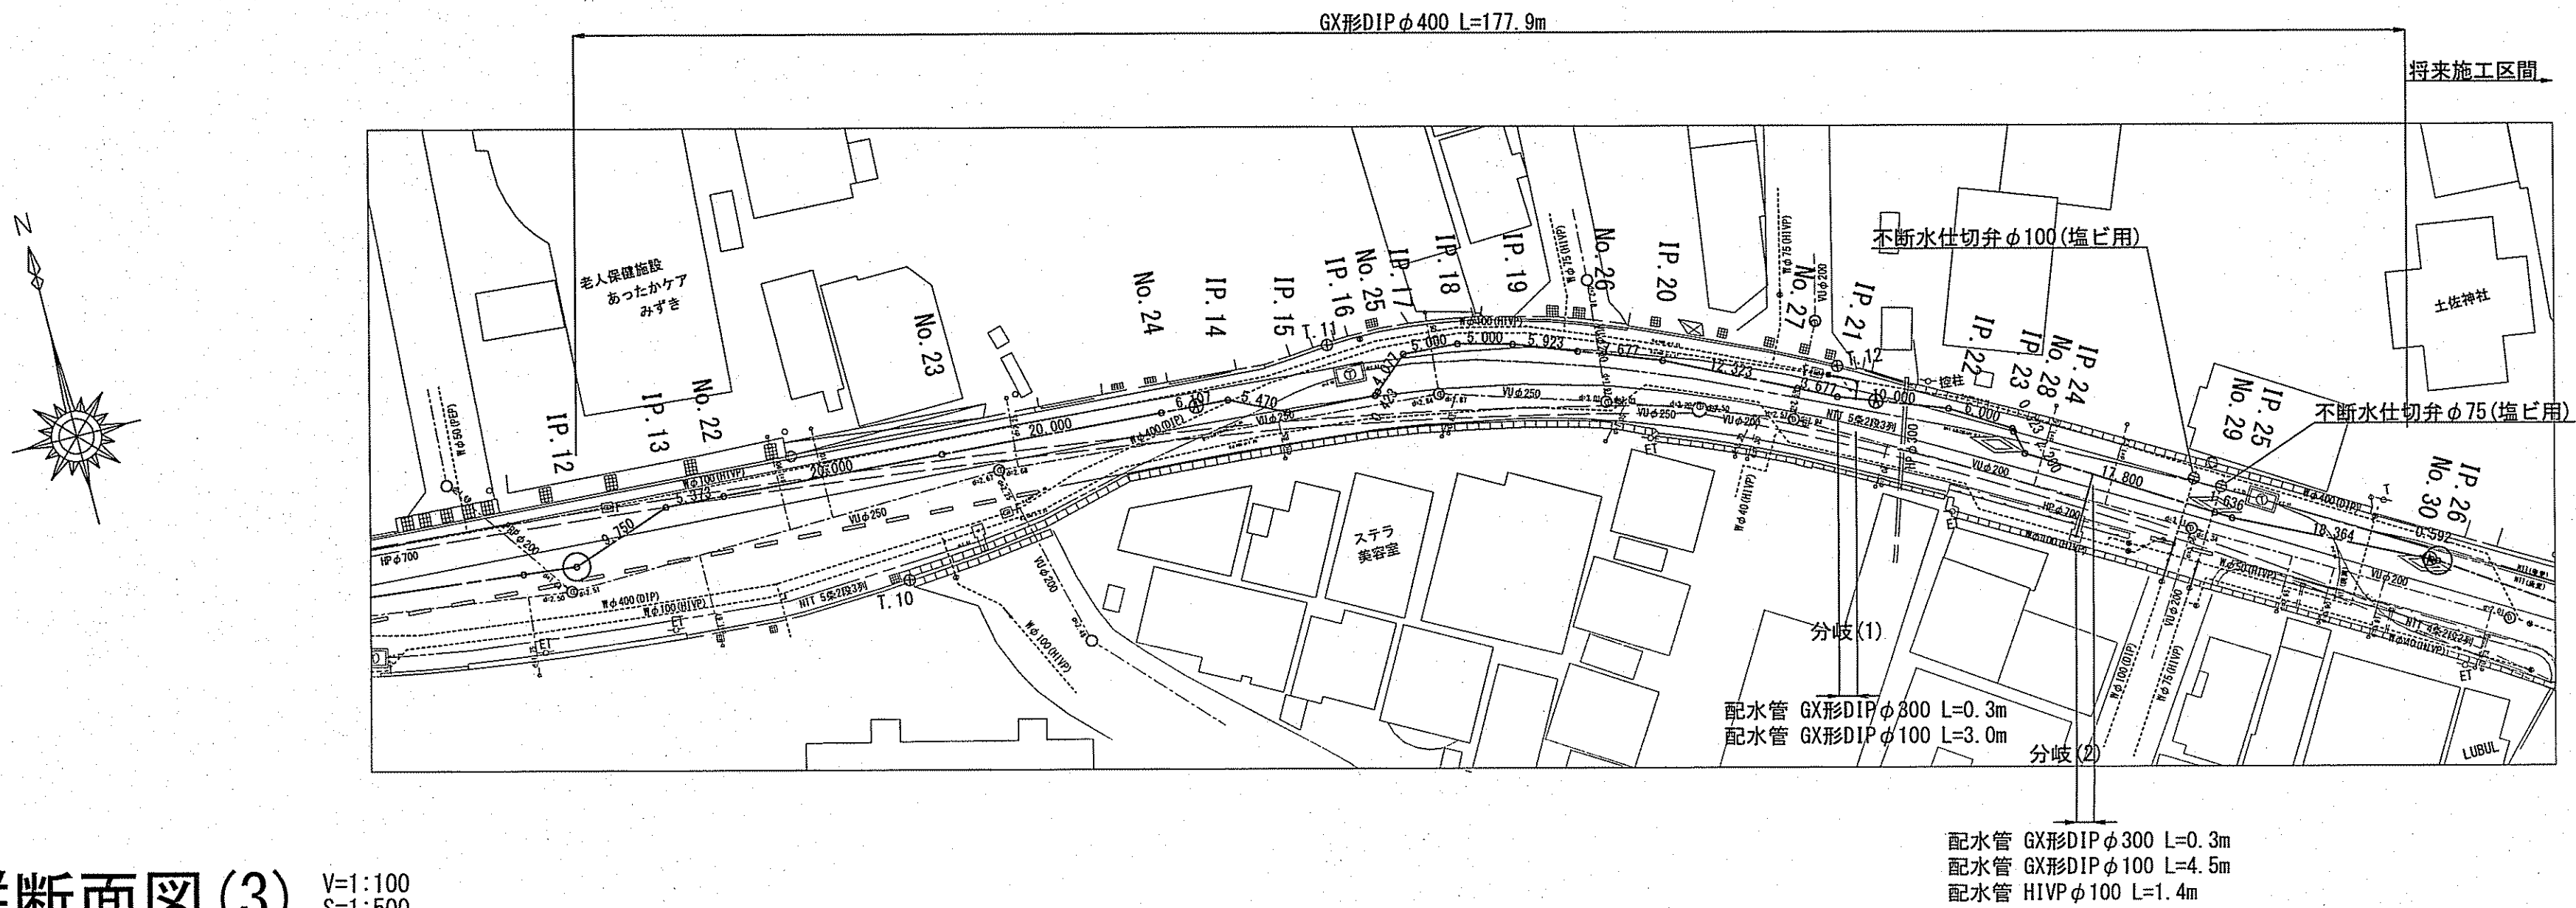


縦断面図(3) V=1:100 S=1:500

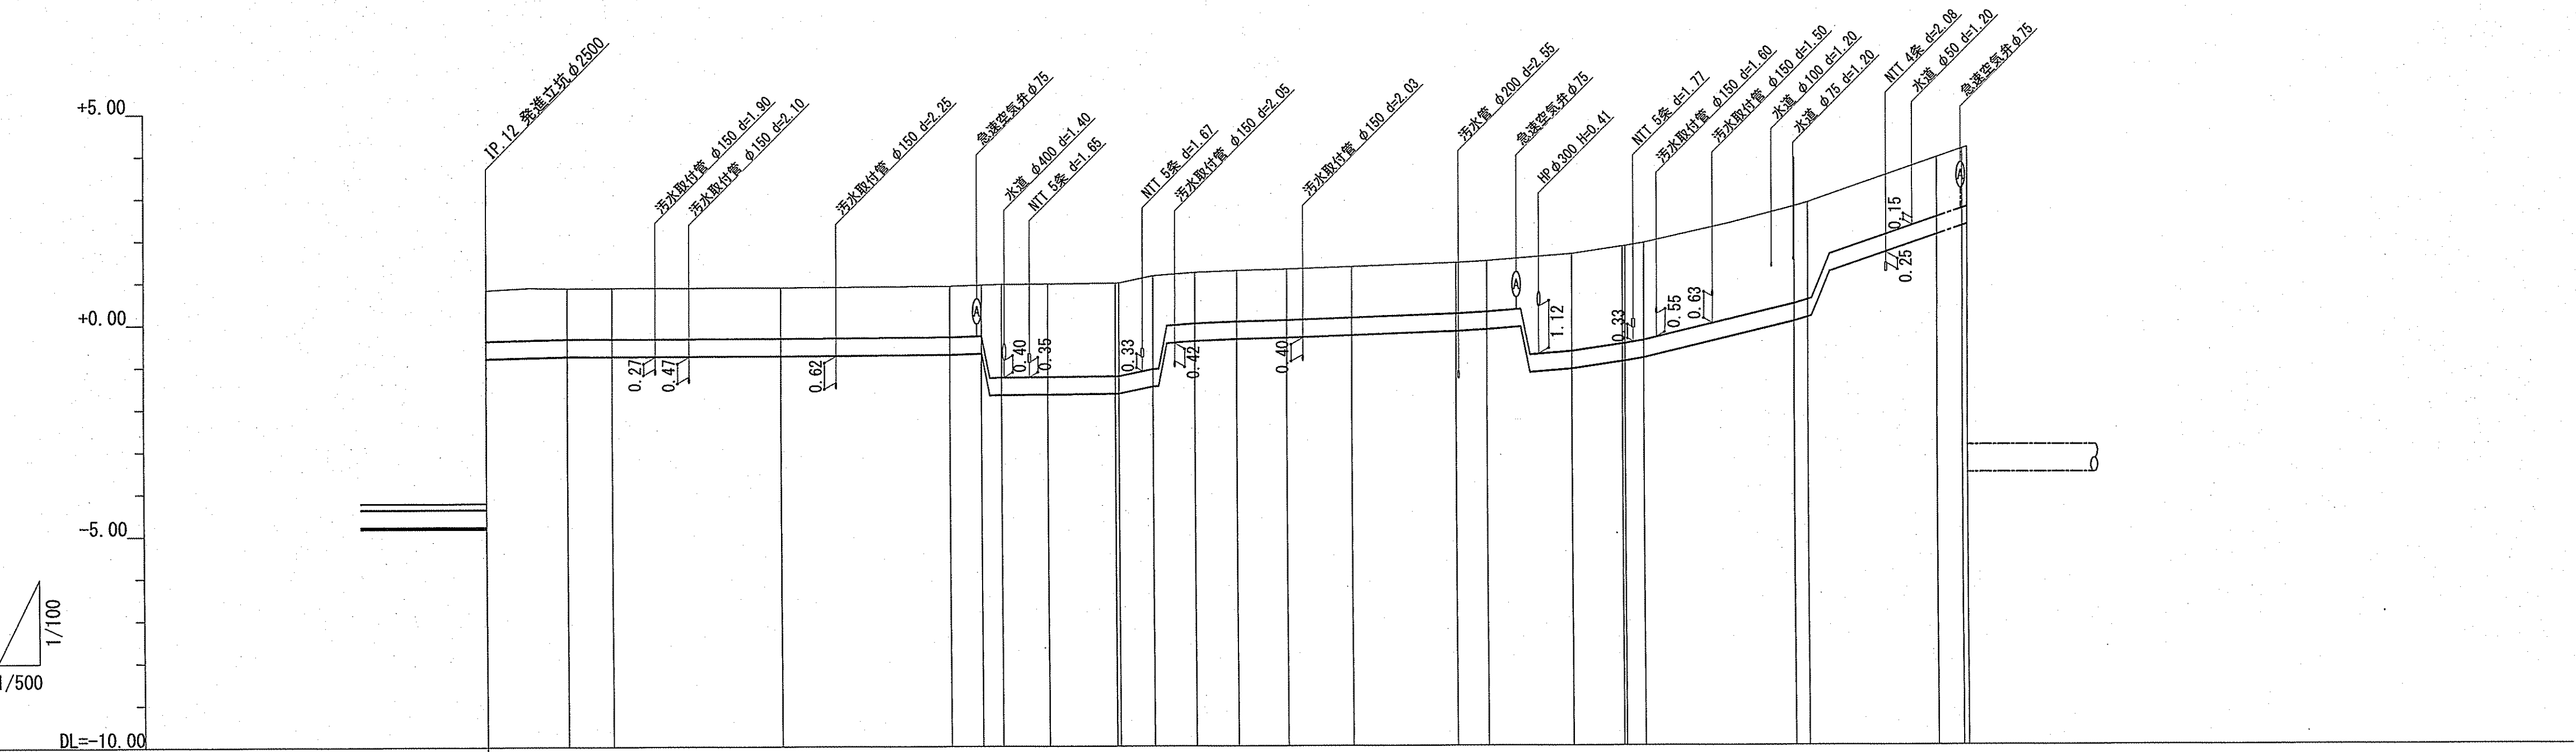









管 径	PN形DIP φ400 (さや管SP φ600)										GX形DIP φ400										将来施工区間	
勾 配																						
掘削深																						
土被り																						
管中心高																						
地盤高																						
追加距離																						
単距離																						
測 点																						

位置図 S=1:5000

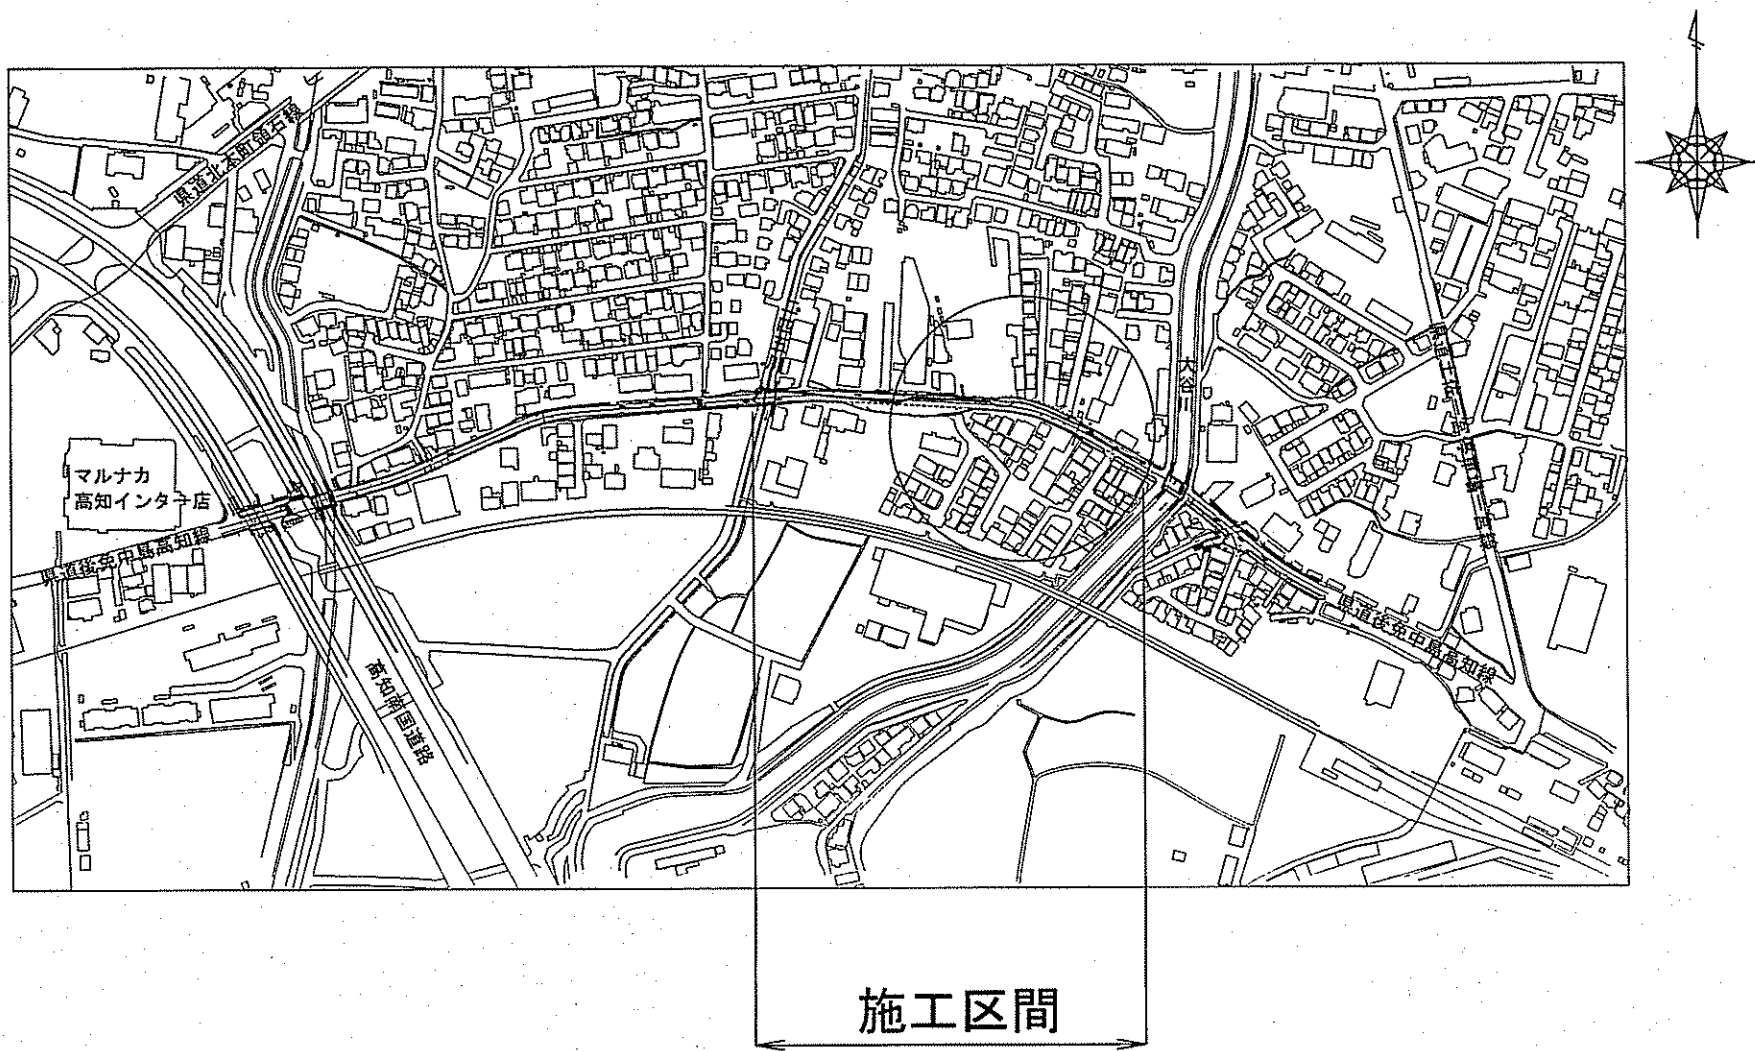

課 長	課長補佐	係 長	調 査	設 計
宮本	高橋	中井	高橋	間
一宮中町一丁目・二丁目 配水本管布設替工事				令和7年度 図 番 3/14
位置図・平面図(3)・縦断面図(3)				縮 尺 図 示
高知市上下水道局水道整備課				


横断面図(1) S=1:100

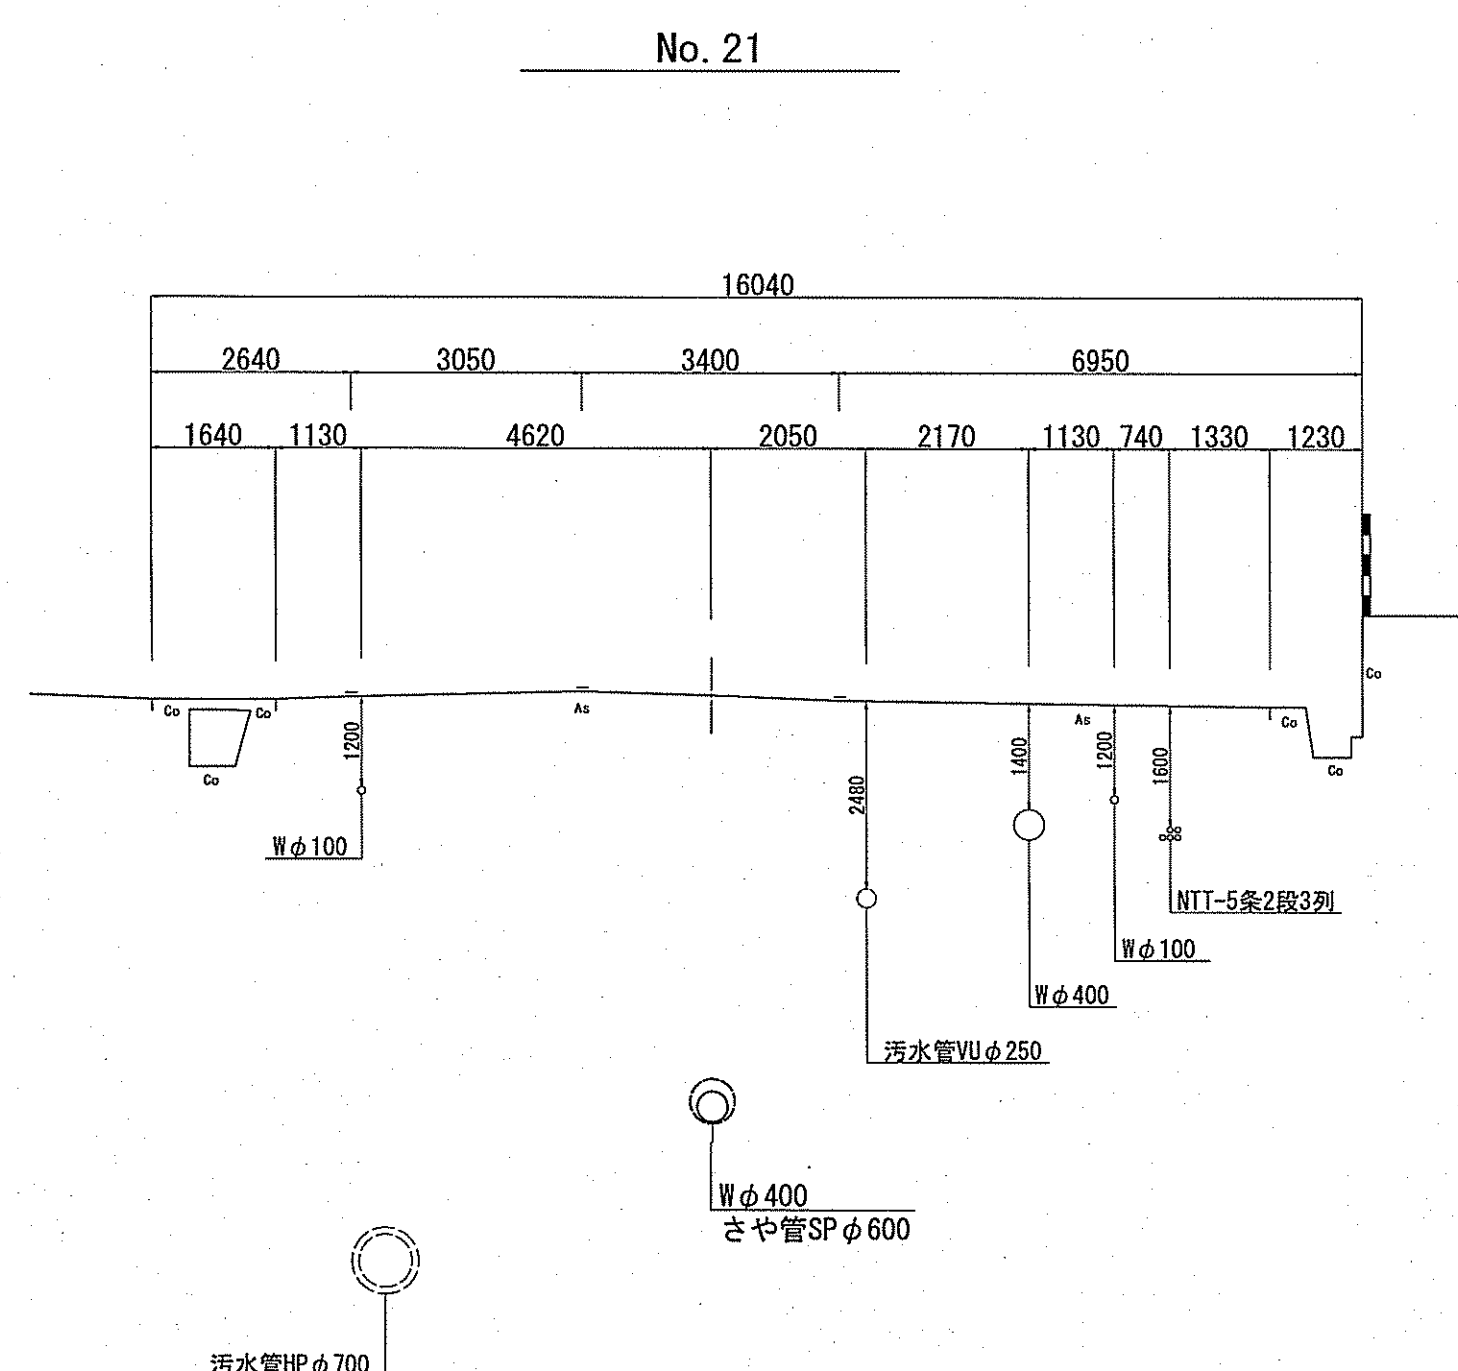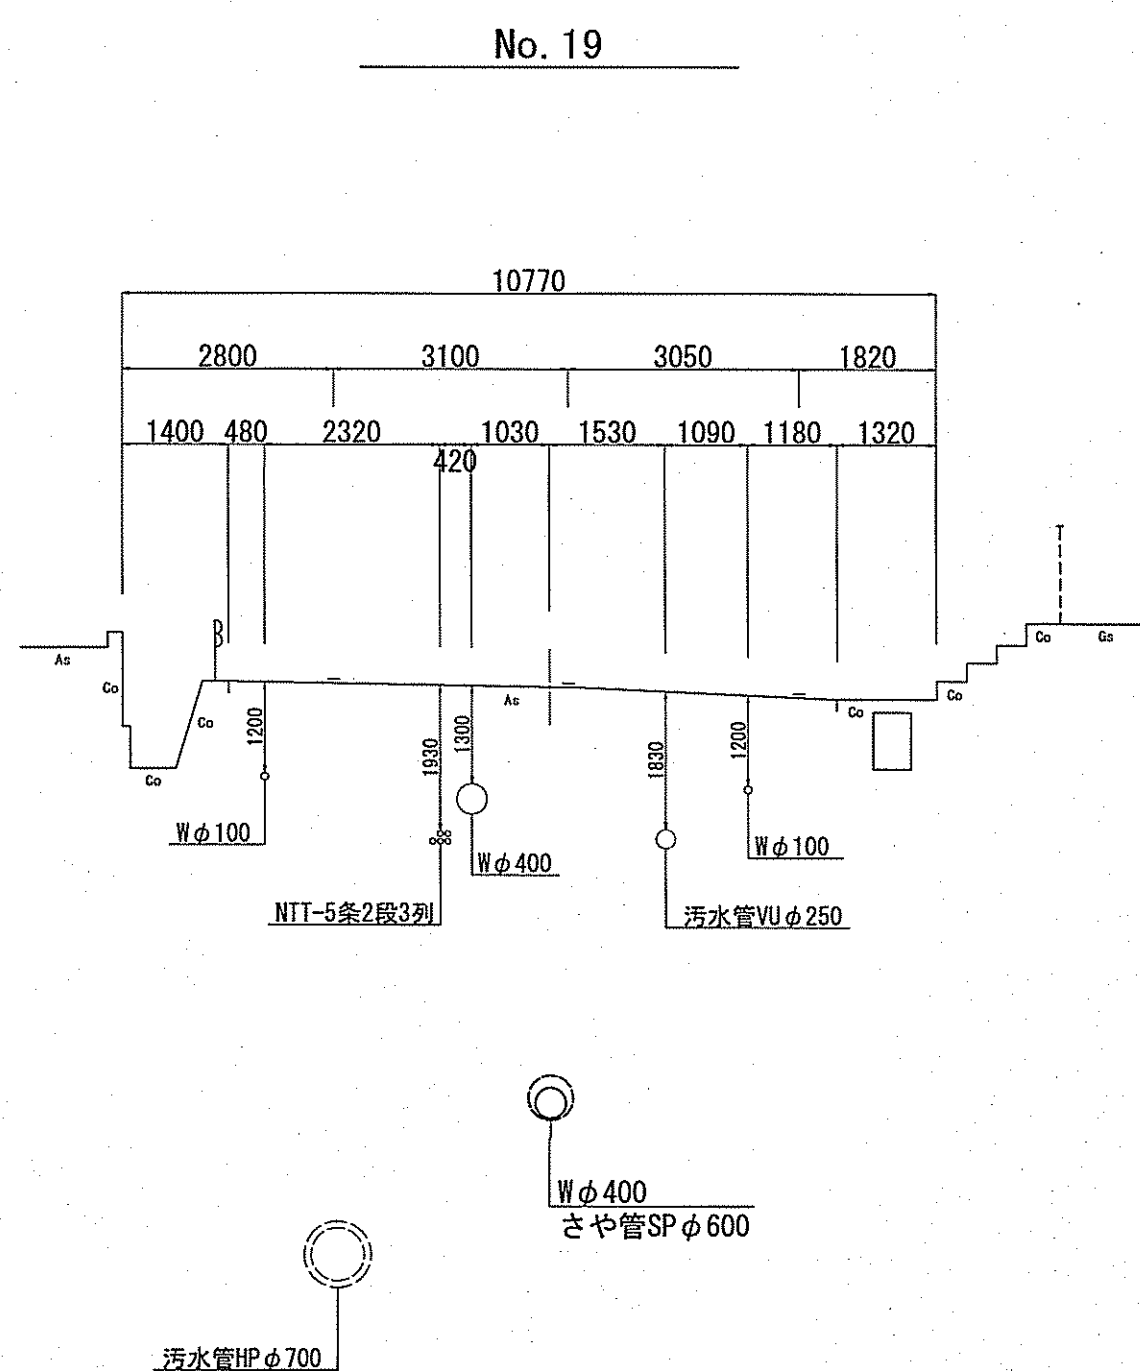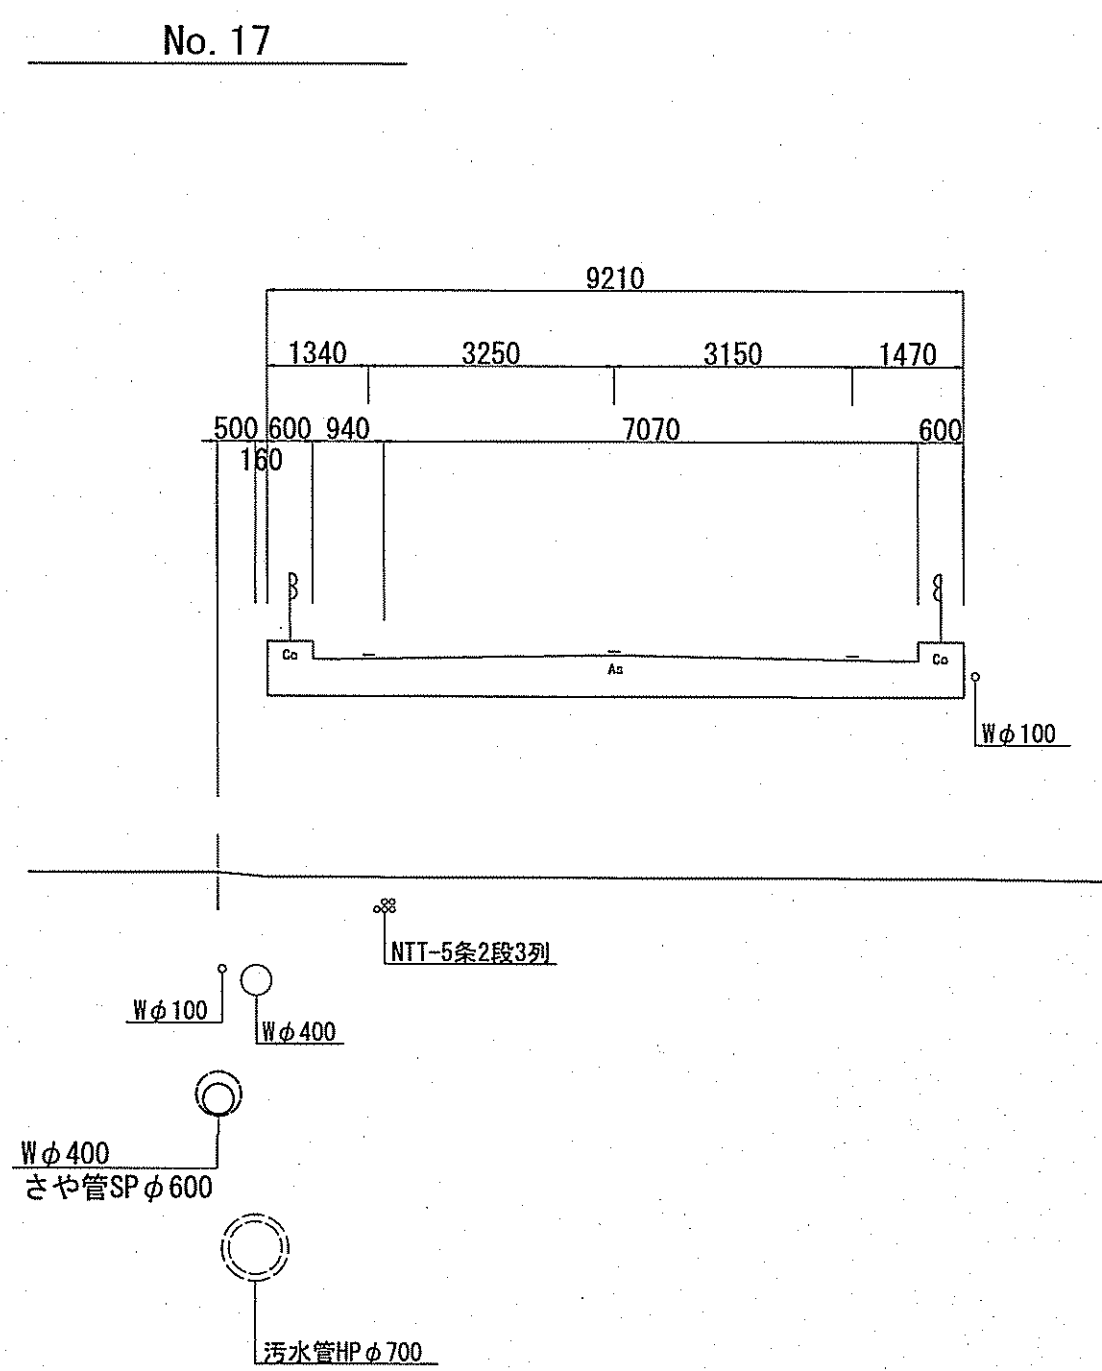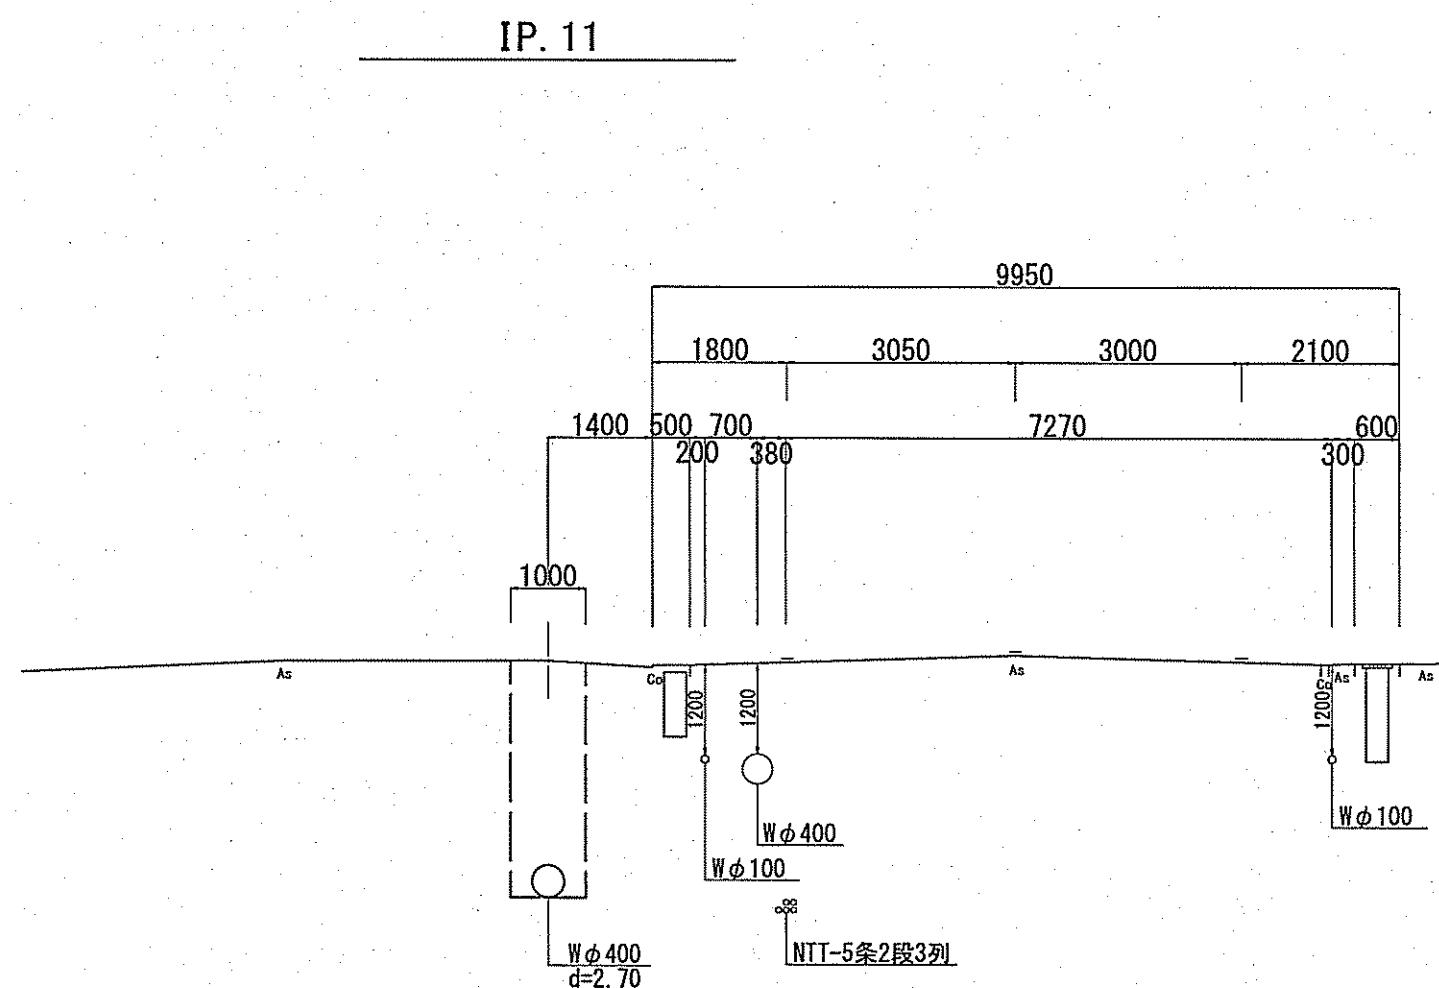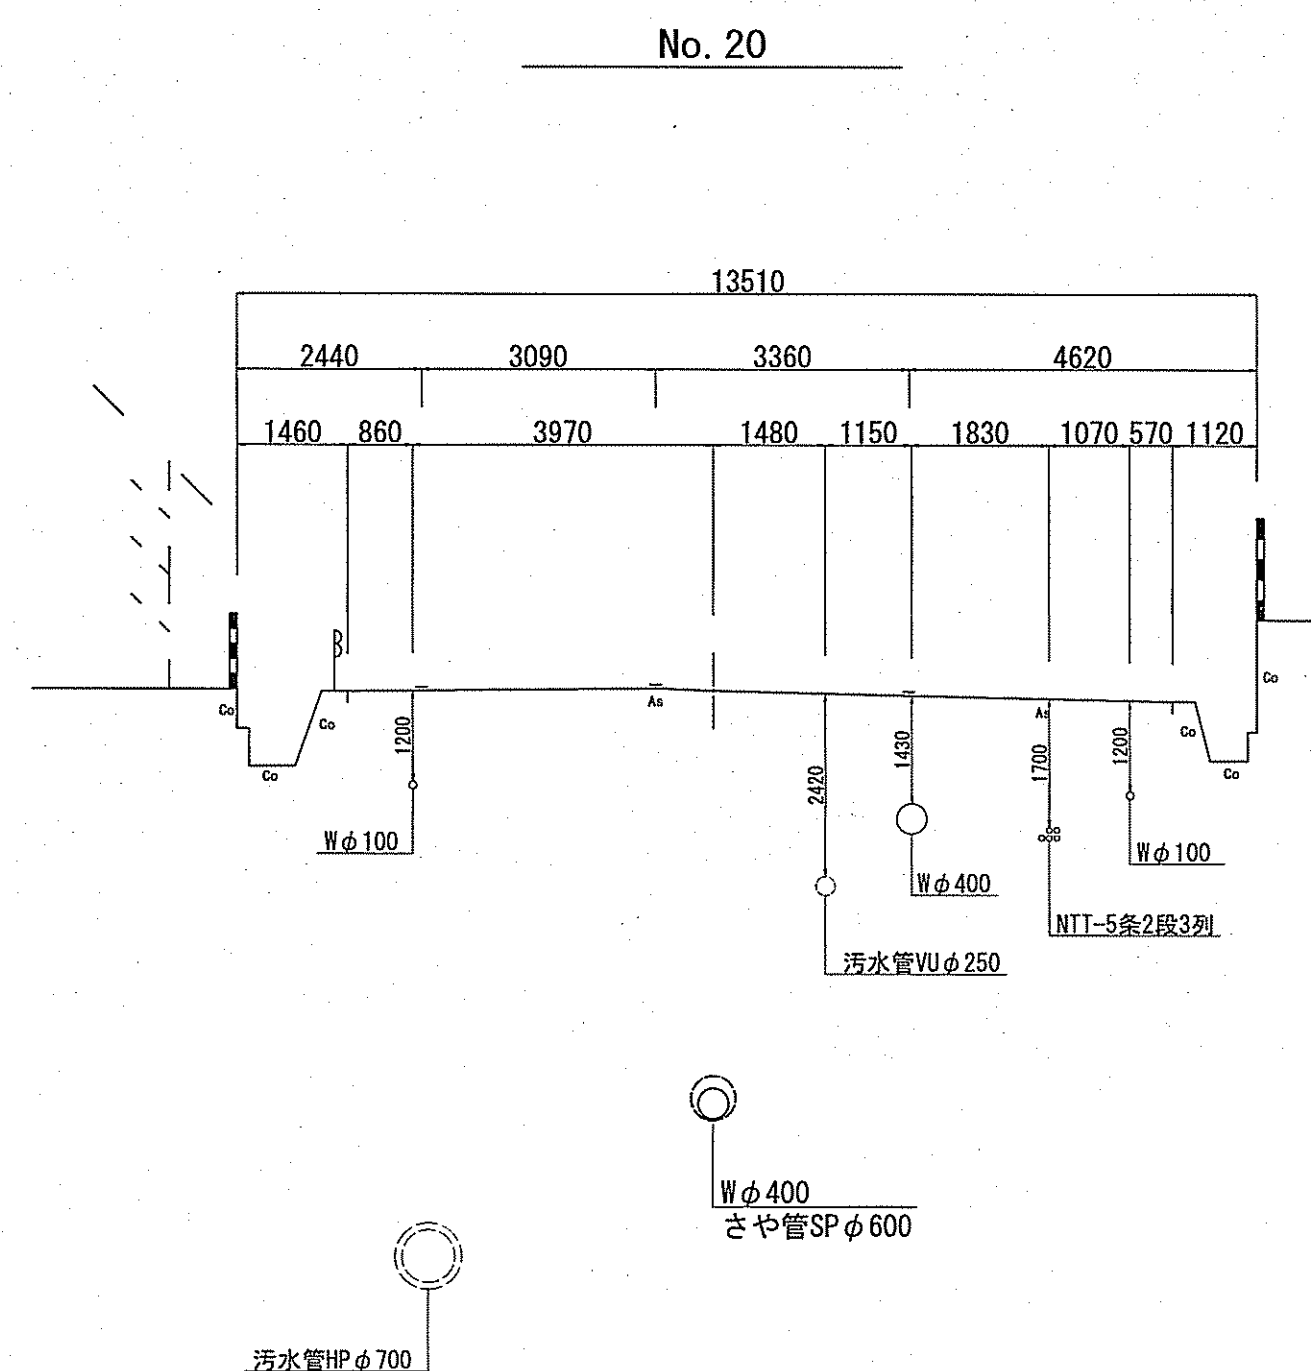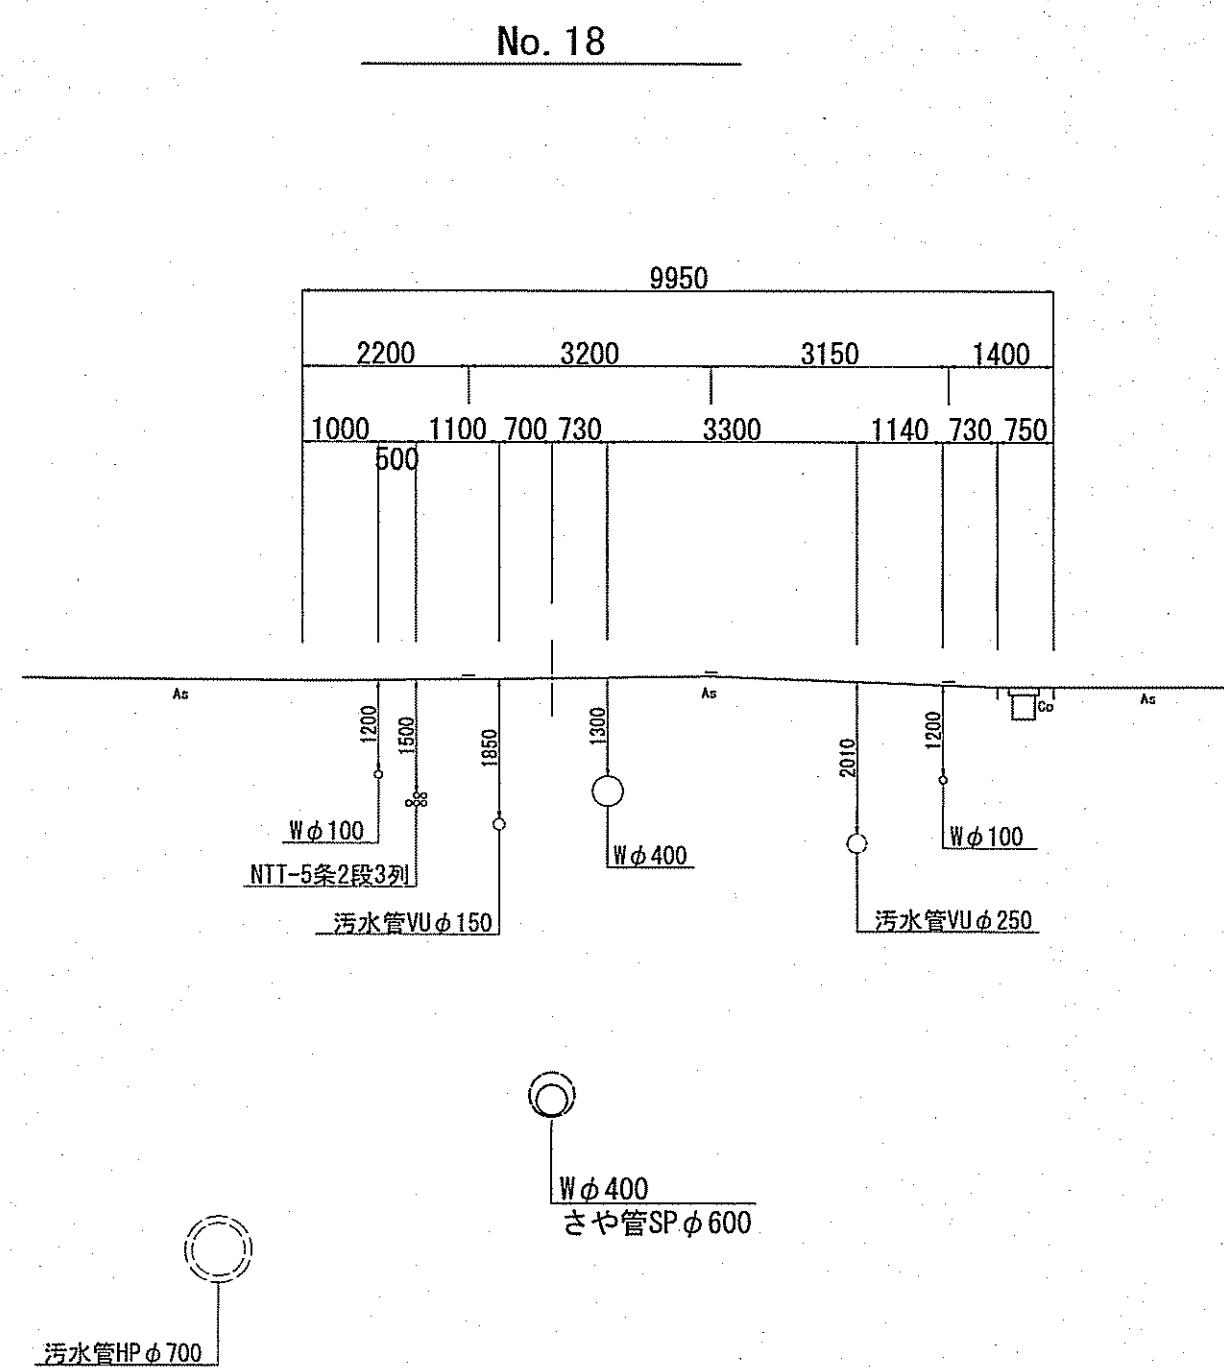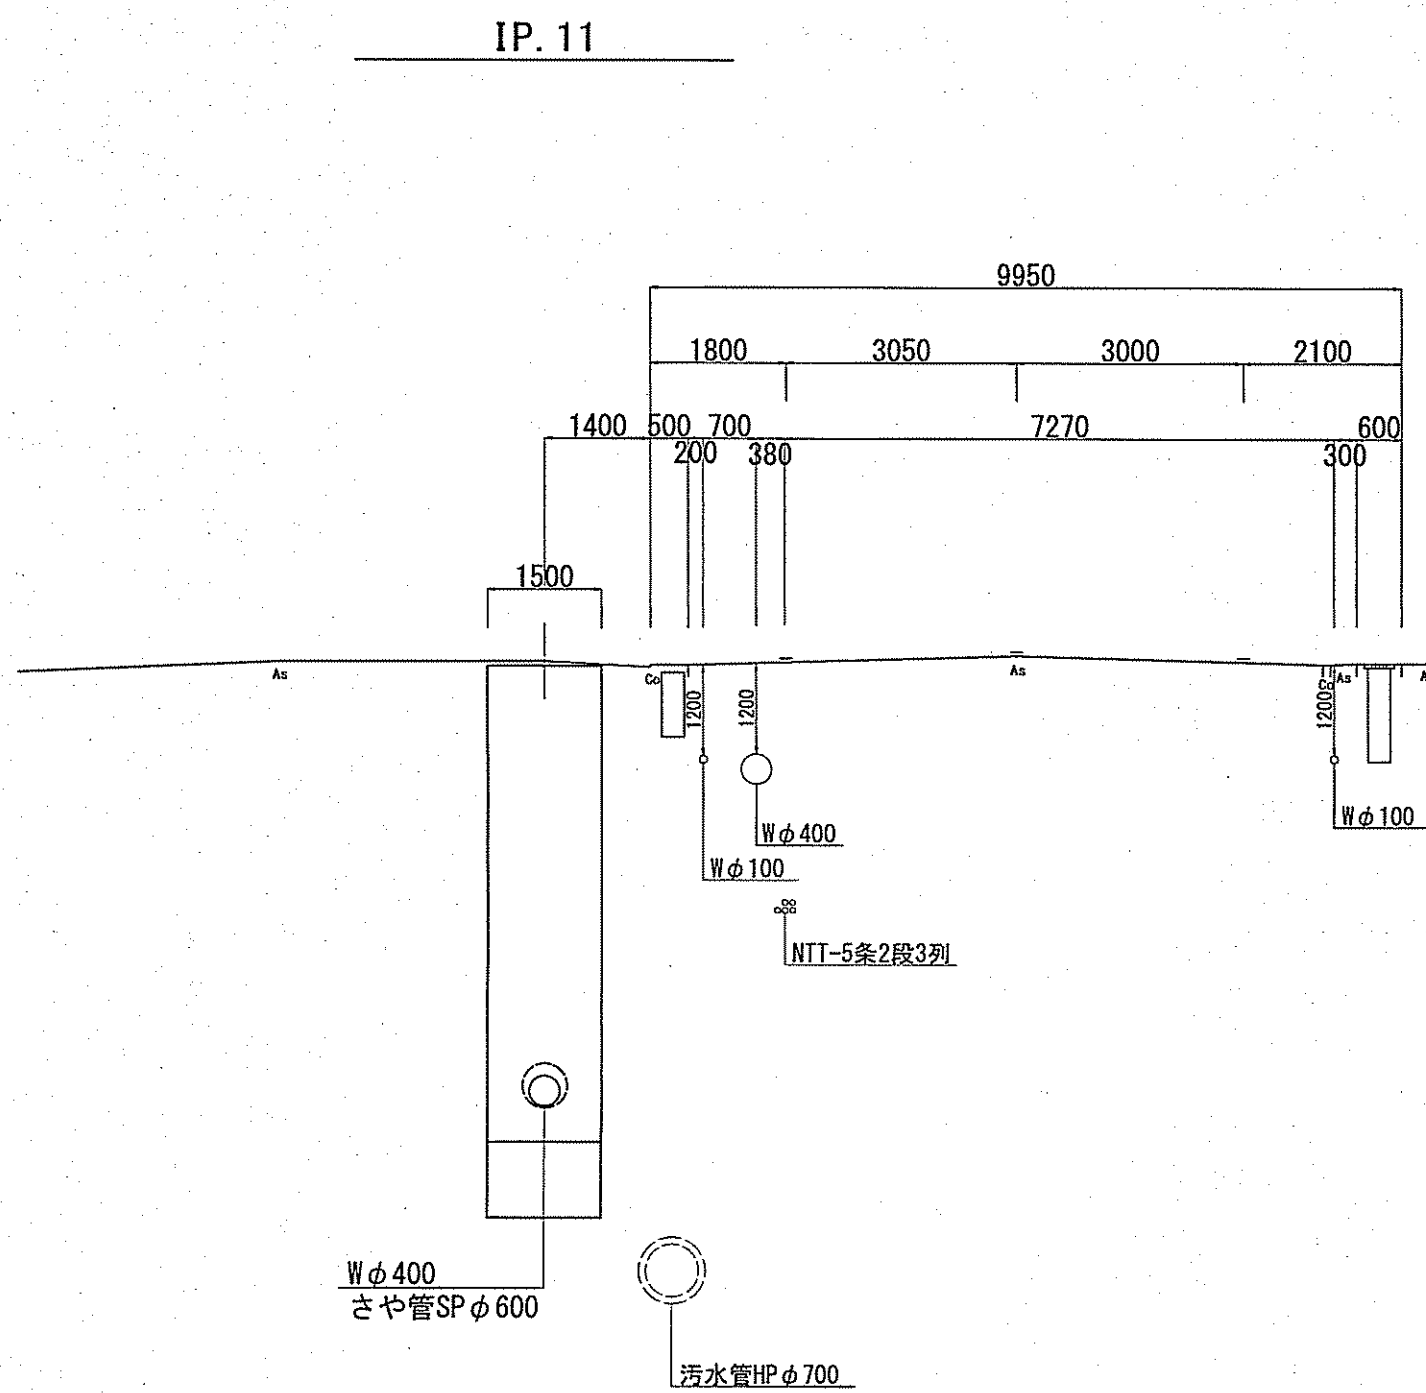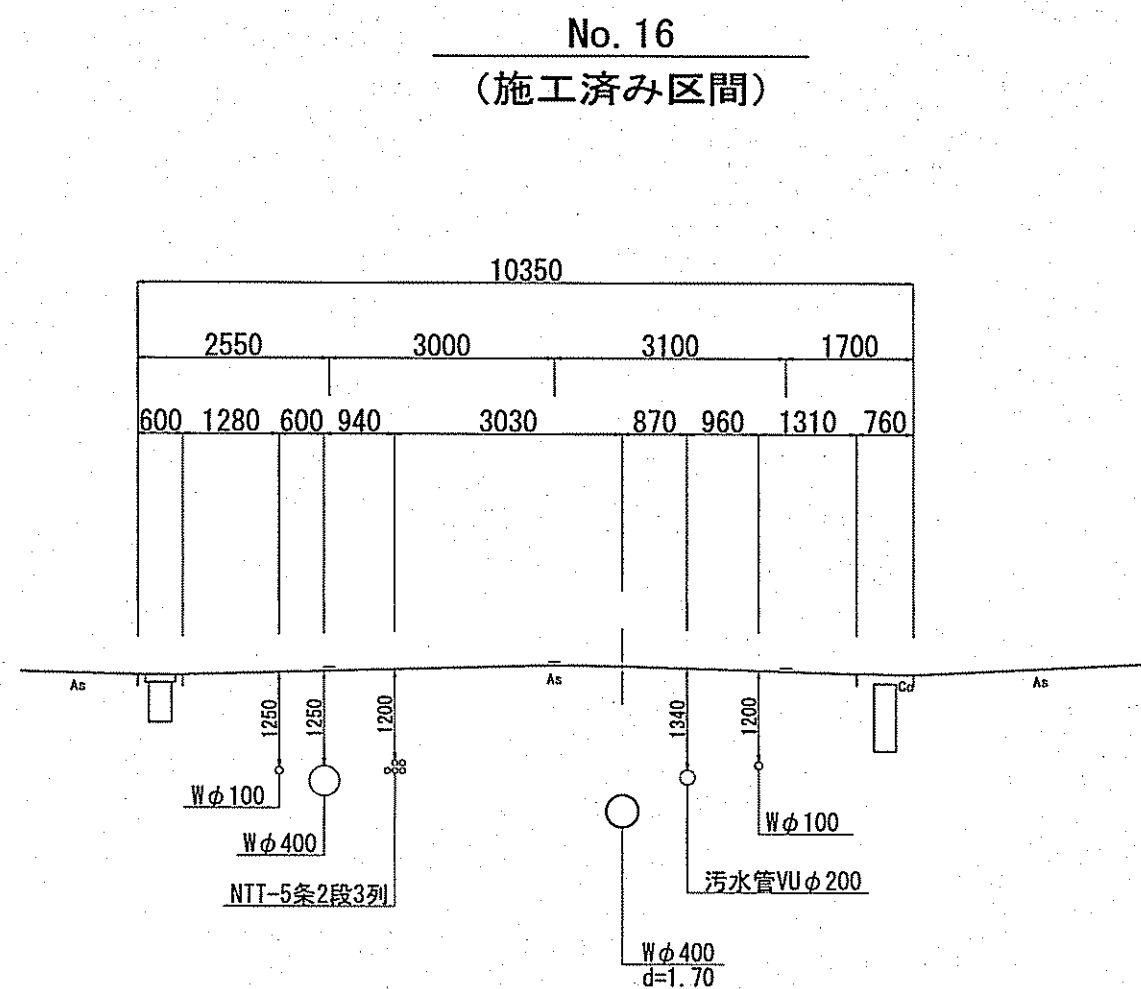


課長	課長補佐	係長	調査	設計
田中	星野	由井	高橋	間
一宮中町一丁目・二丁目 配水本管布設替工事				令和7年度 4/14
横断面図(1)				縮尺 1:100
高知市上下水道局水道整備課				

横断面図(2) S=1:100


IP. 12

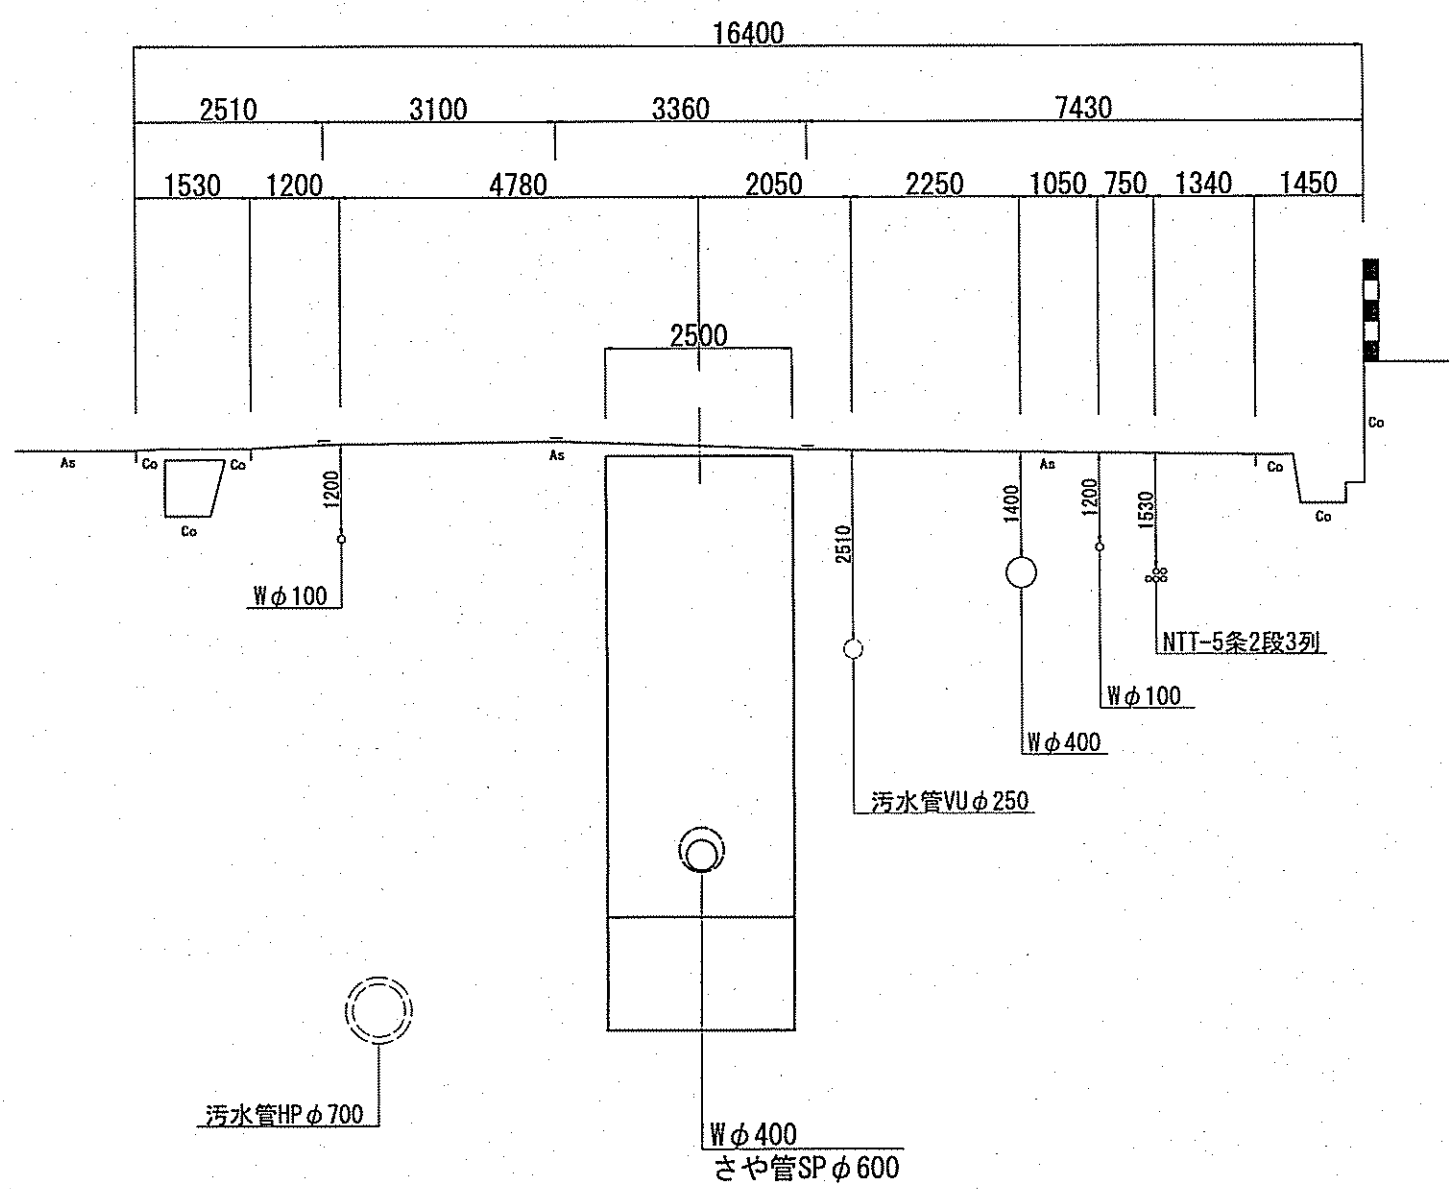


IP. 12

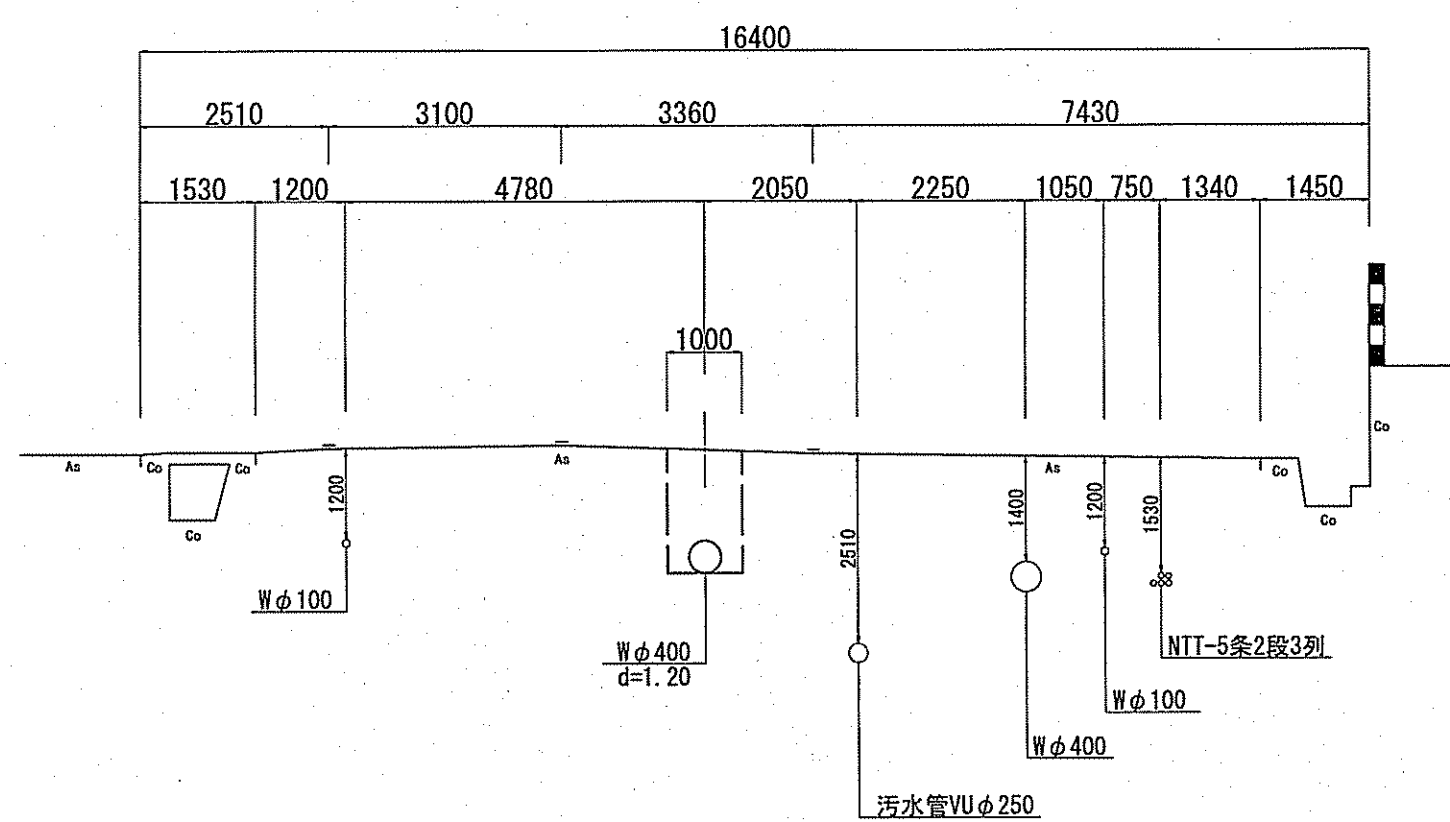


No. 22

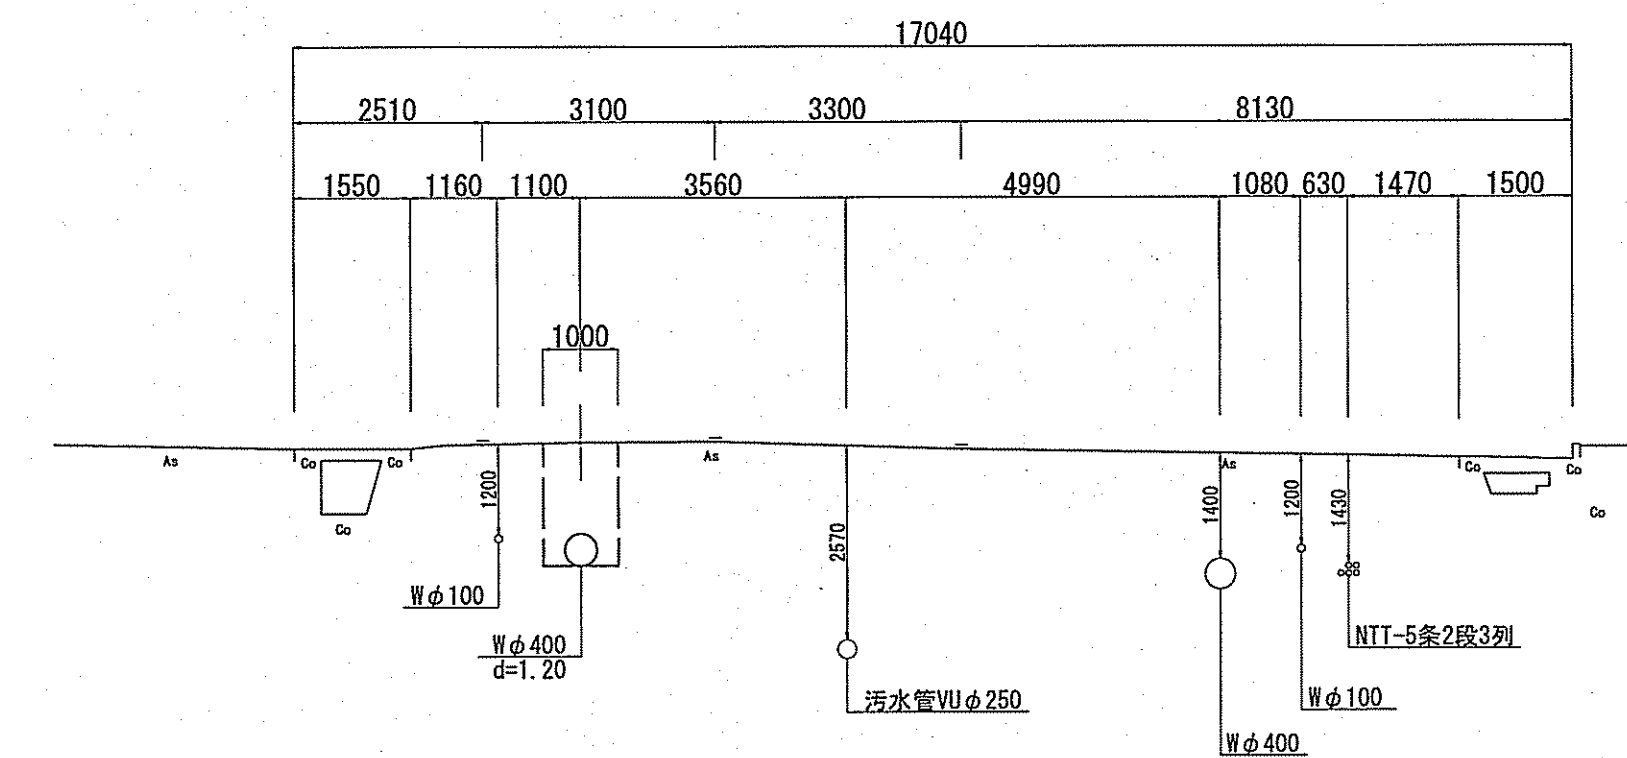


No. 23

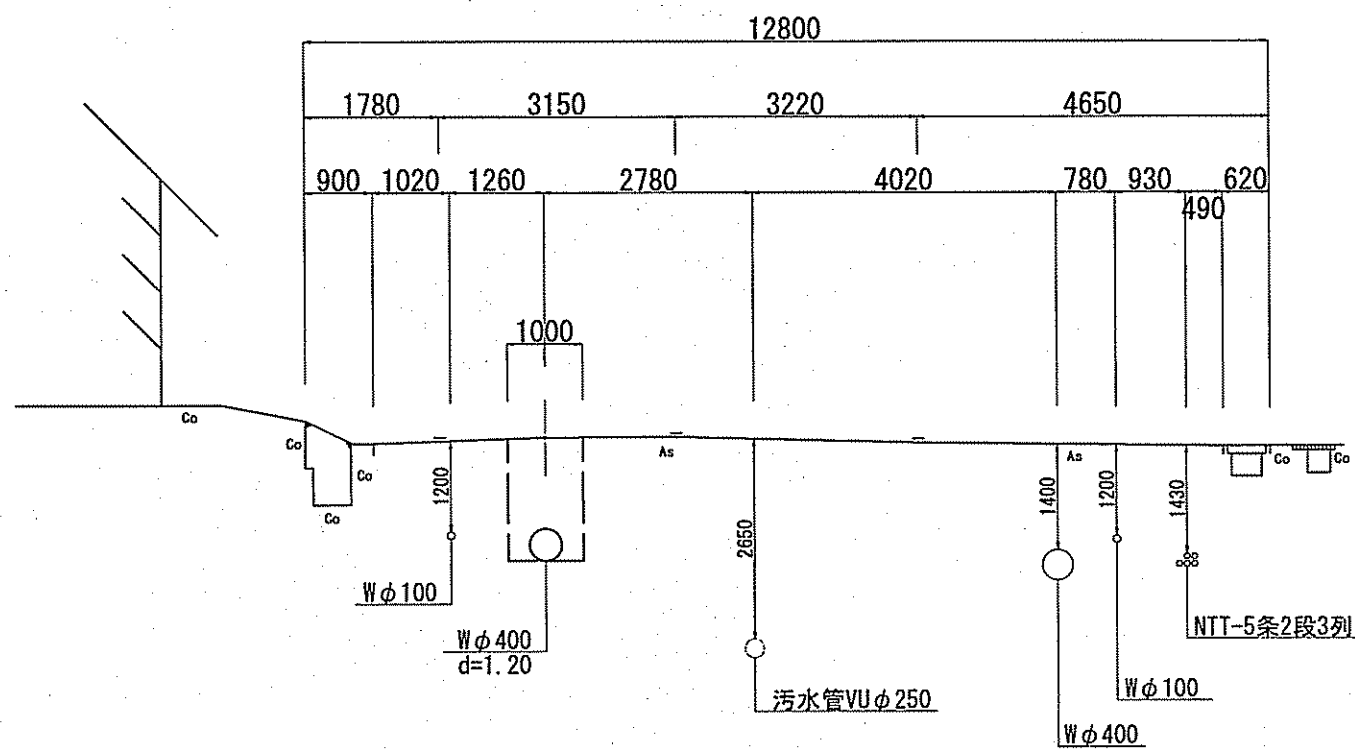


No. 24

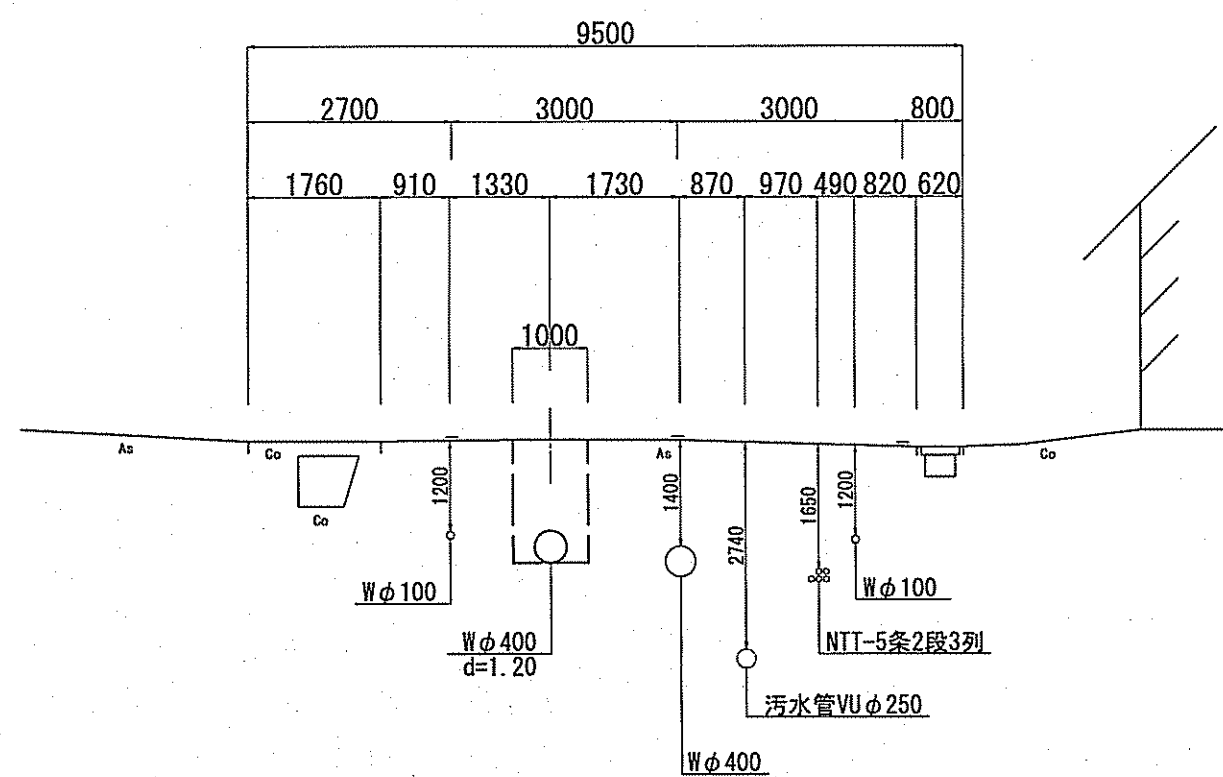


No. 25

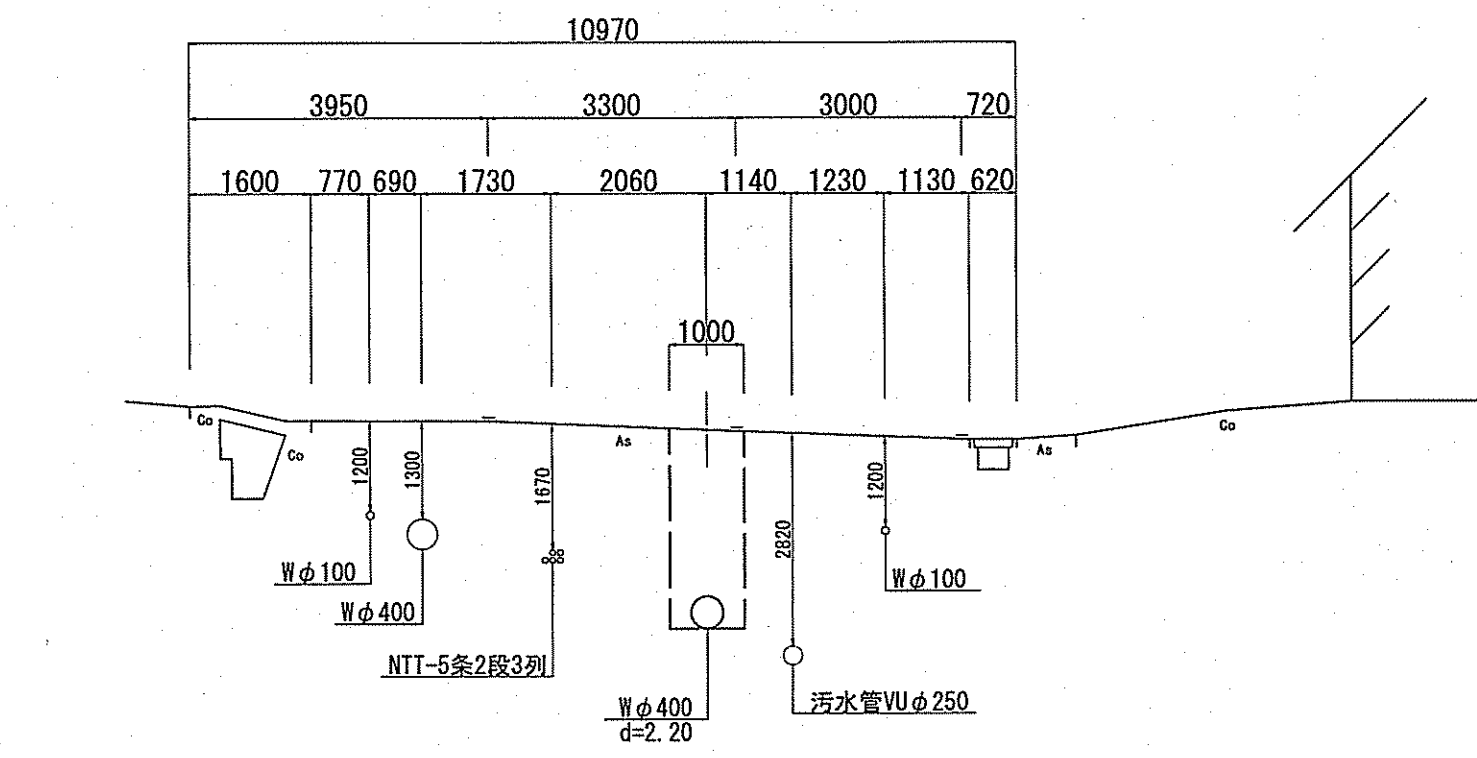


No. 26

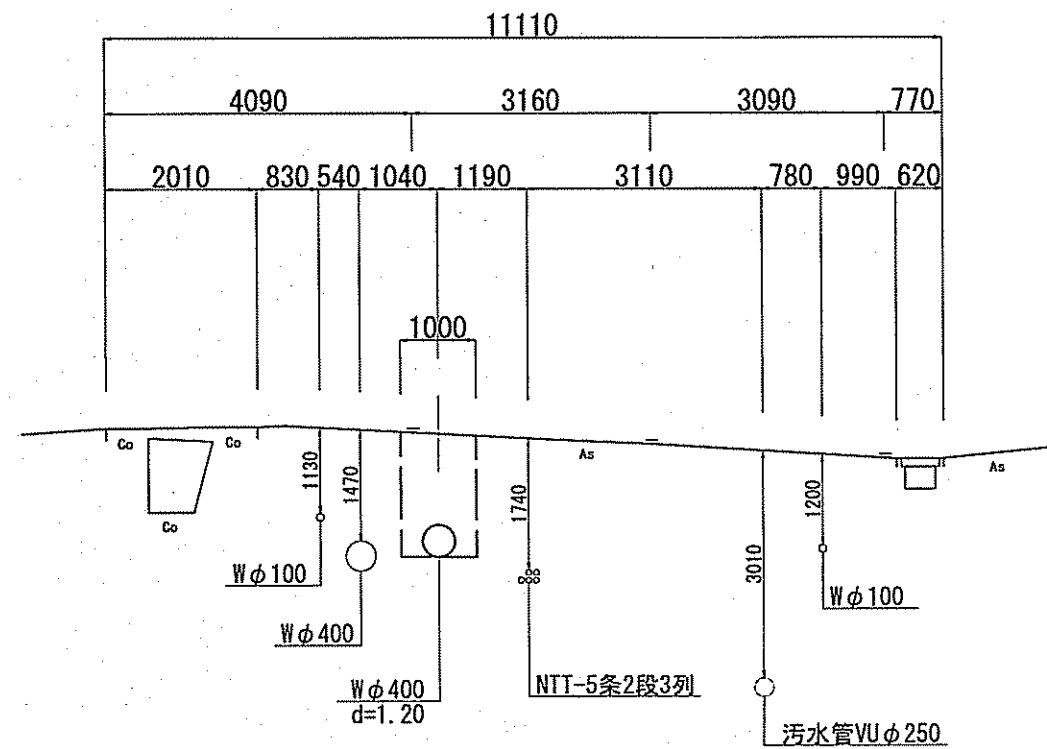


No. 27

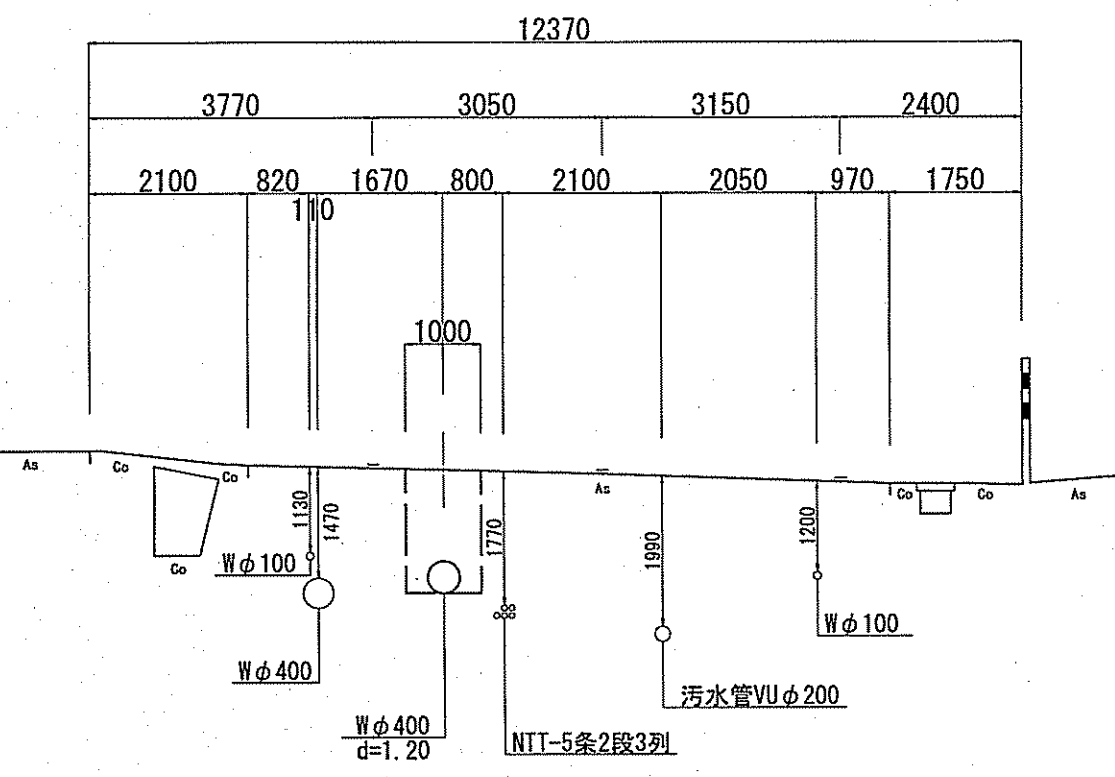


No. 28

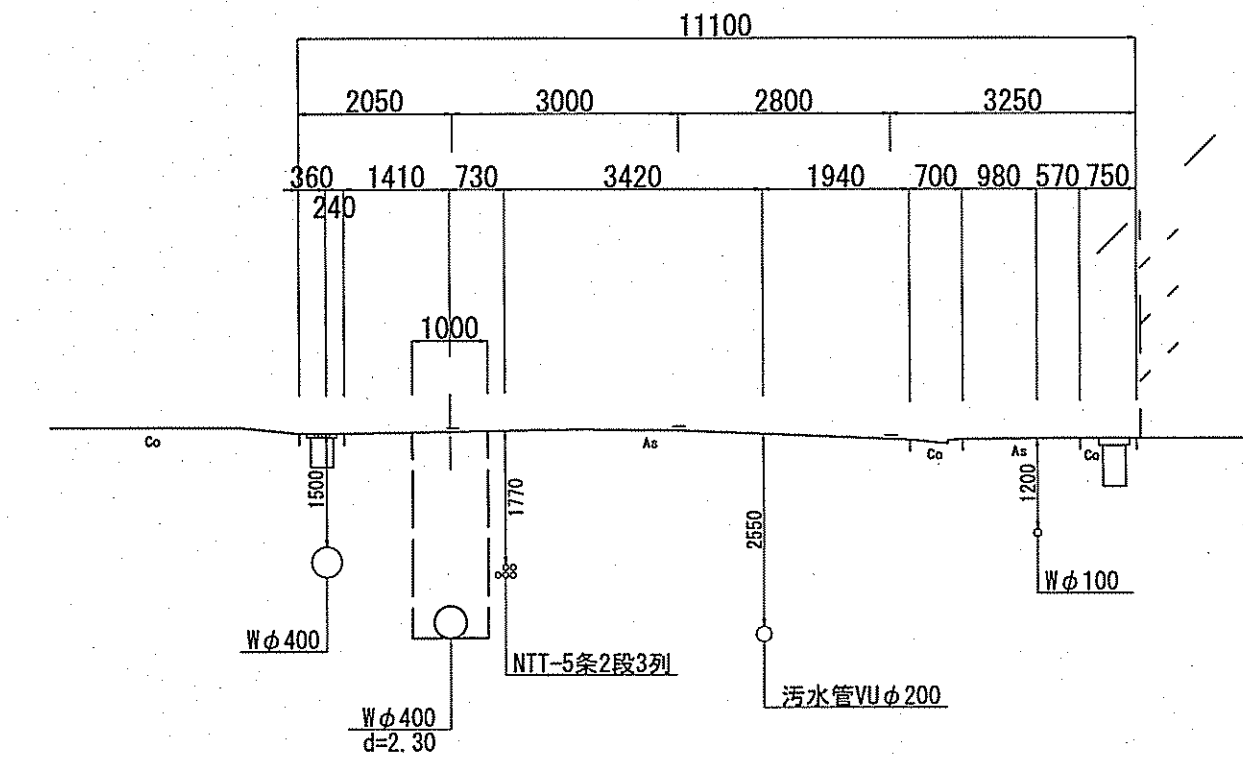

No. 29

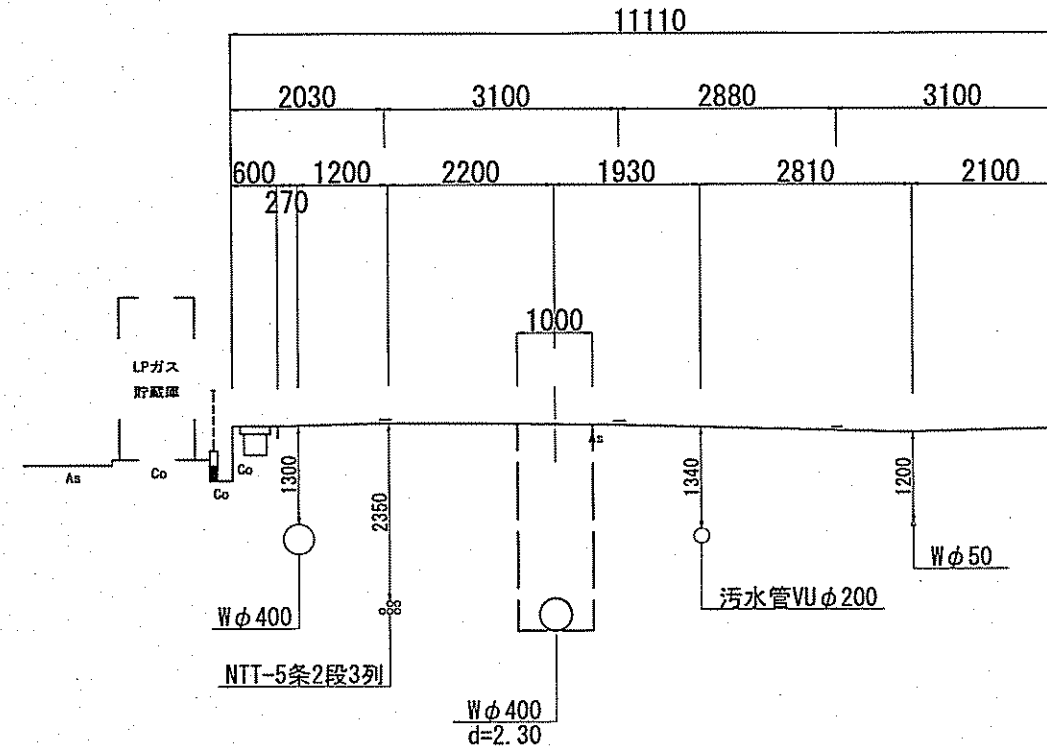


No. 30

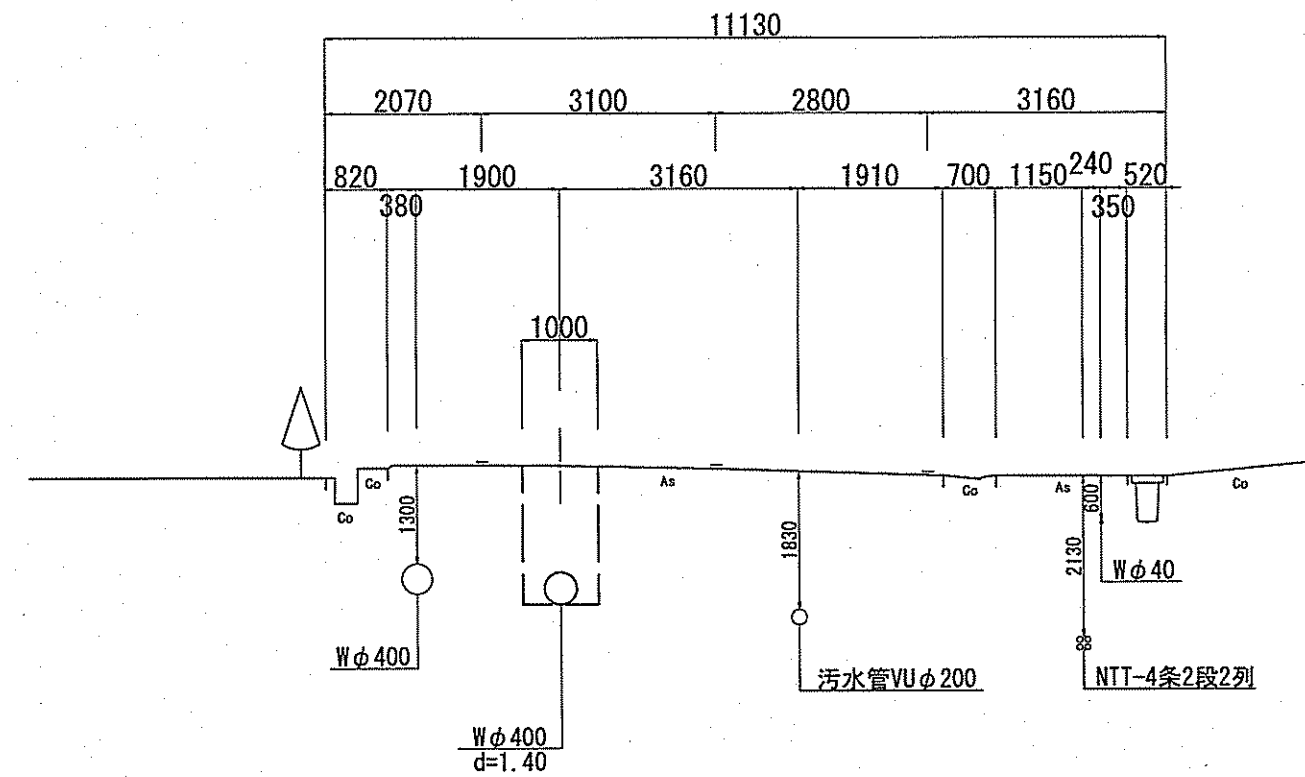


課長	課長補佐	係長	調査	設計
宮本	島津	由井	島津	岡
一宮中町一丁目・二丁目 配水本管布設替工事			令和7年度 図番 5/14	縮尺 1:100
横断面図(2) 高知市上下水道局水道整備課				

推進工図 S=1:50

平面図

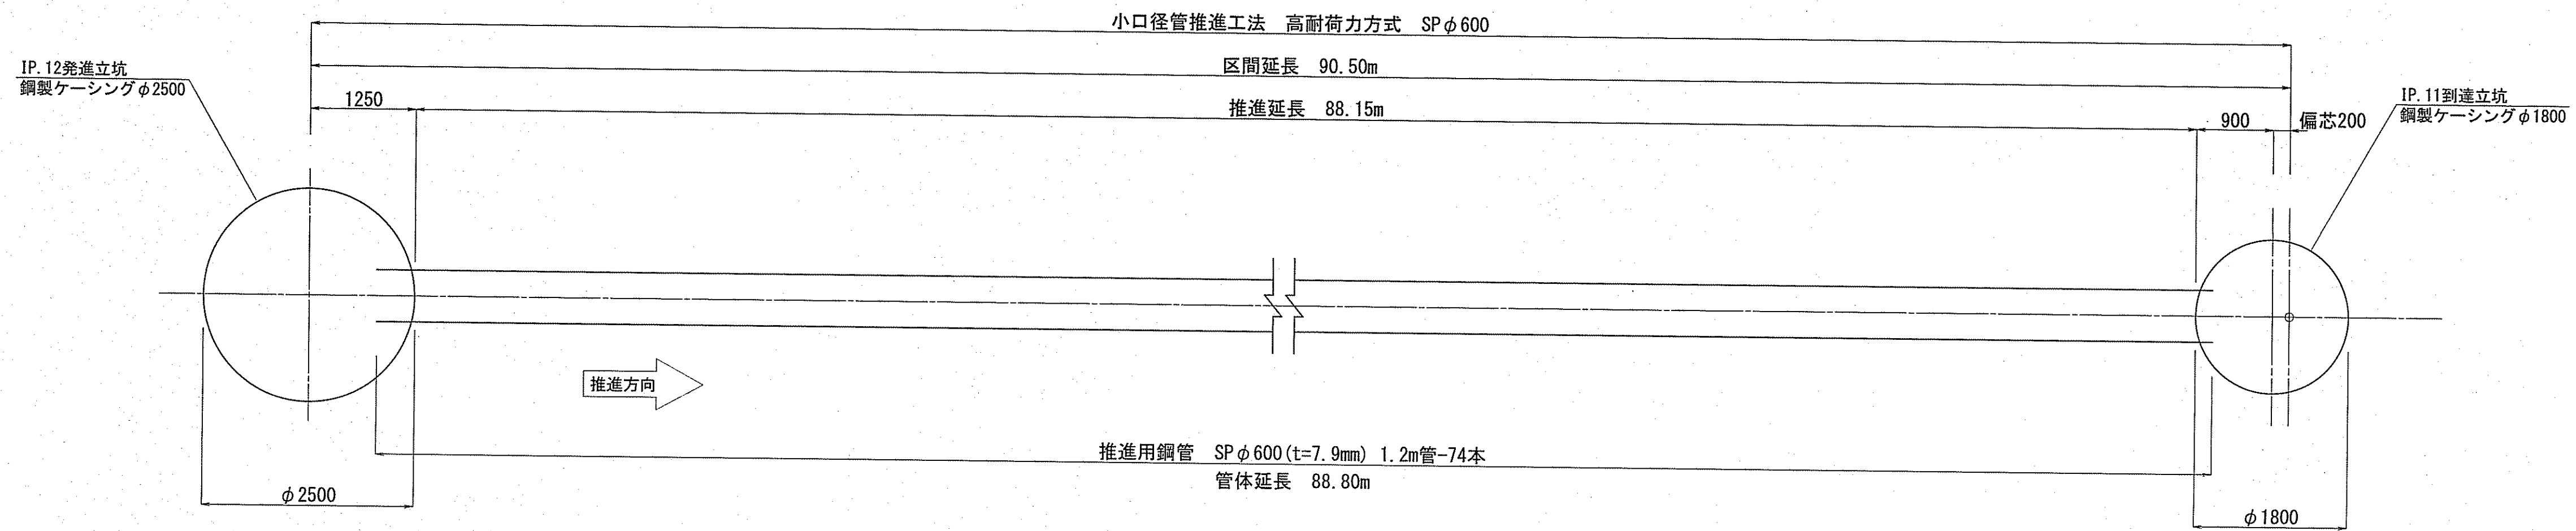


断面図

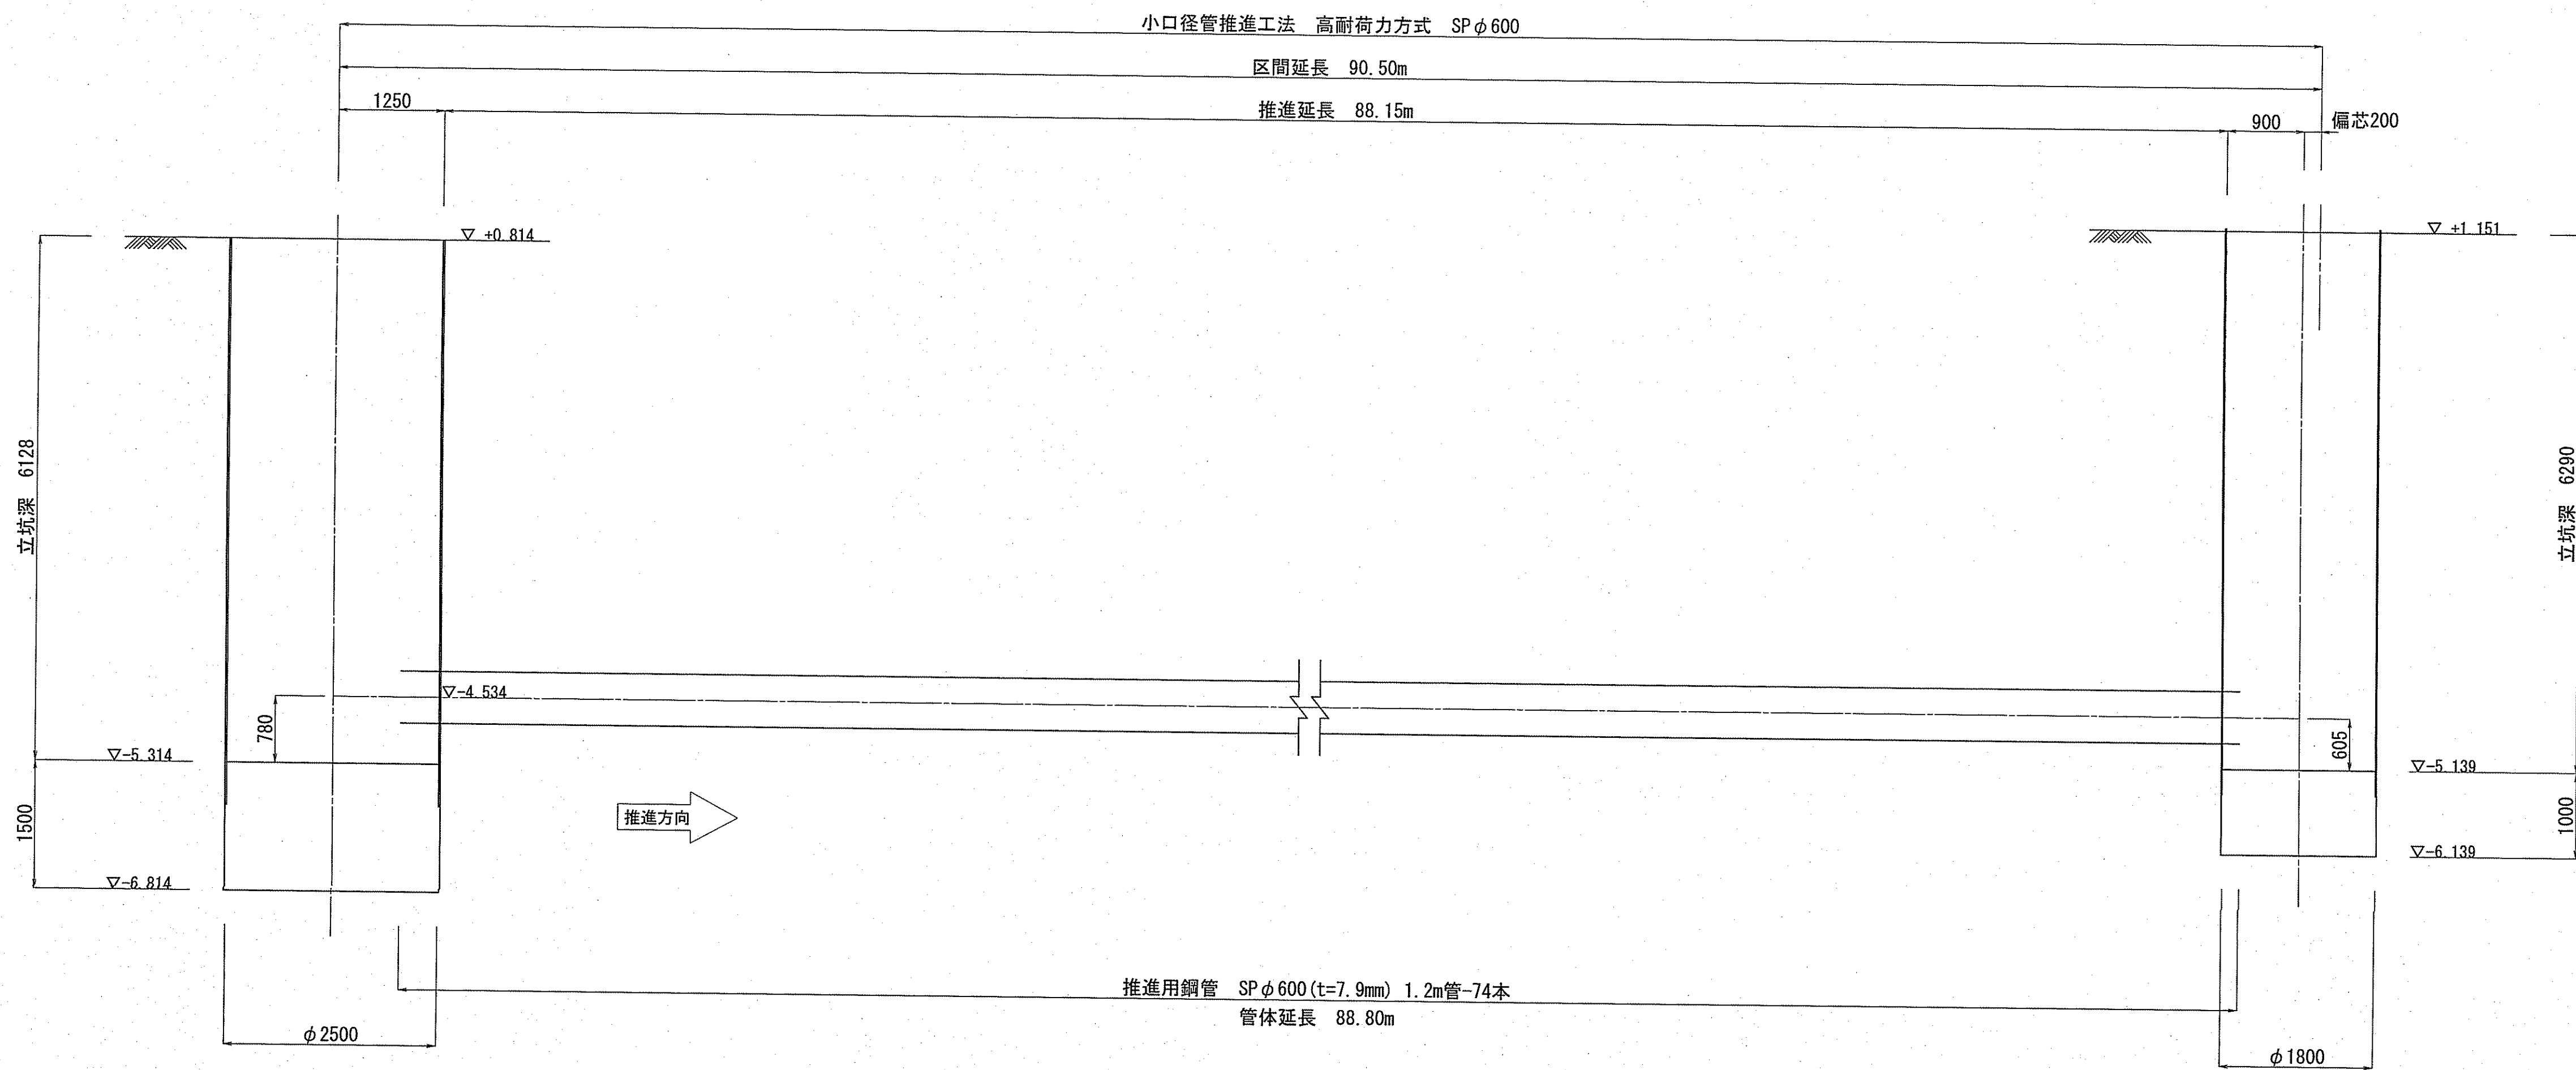


課長	課長補佐	係長	調査	設計
宮本	星	由井	高橋	岡
一宮中町一丁目・二丁目 配水本管布設替工事				令和7年度 6/14
推進工図				縮尺 1:50
高知市上下水道局水道整備課				

推進管内配管図 S=1:50

平面図

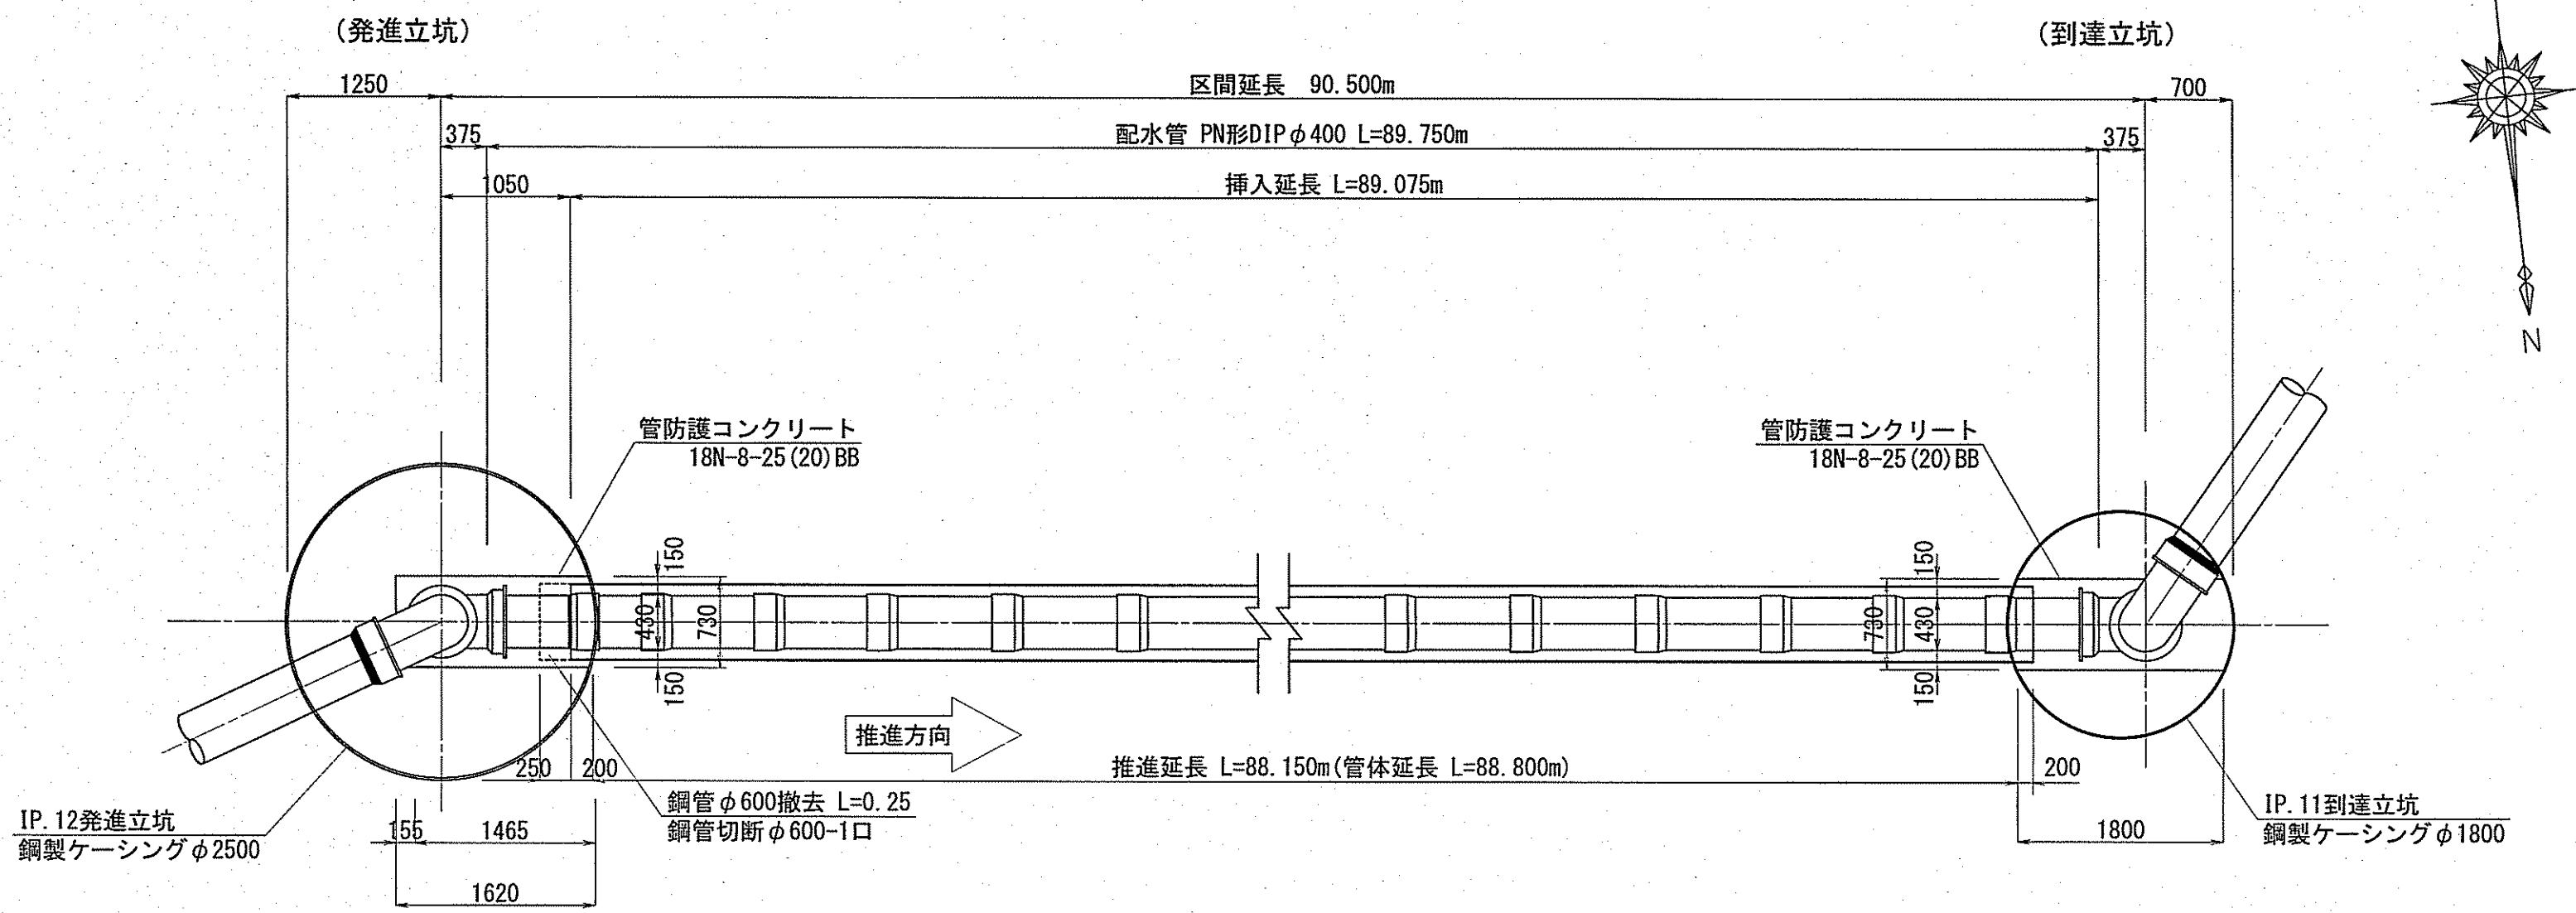


断面図

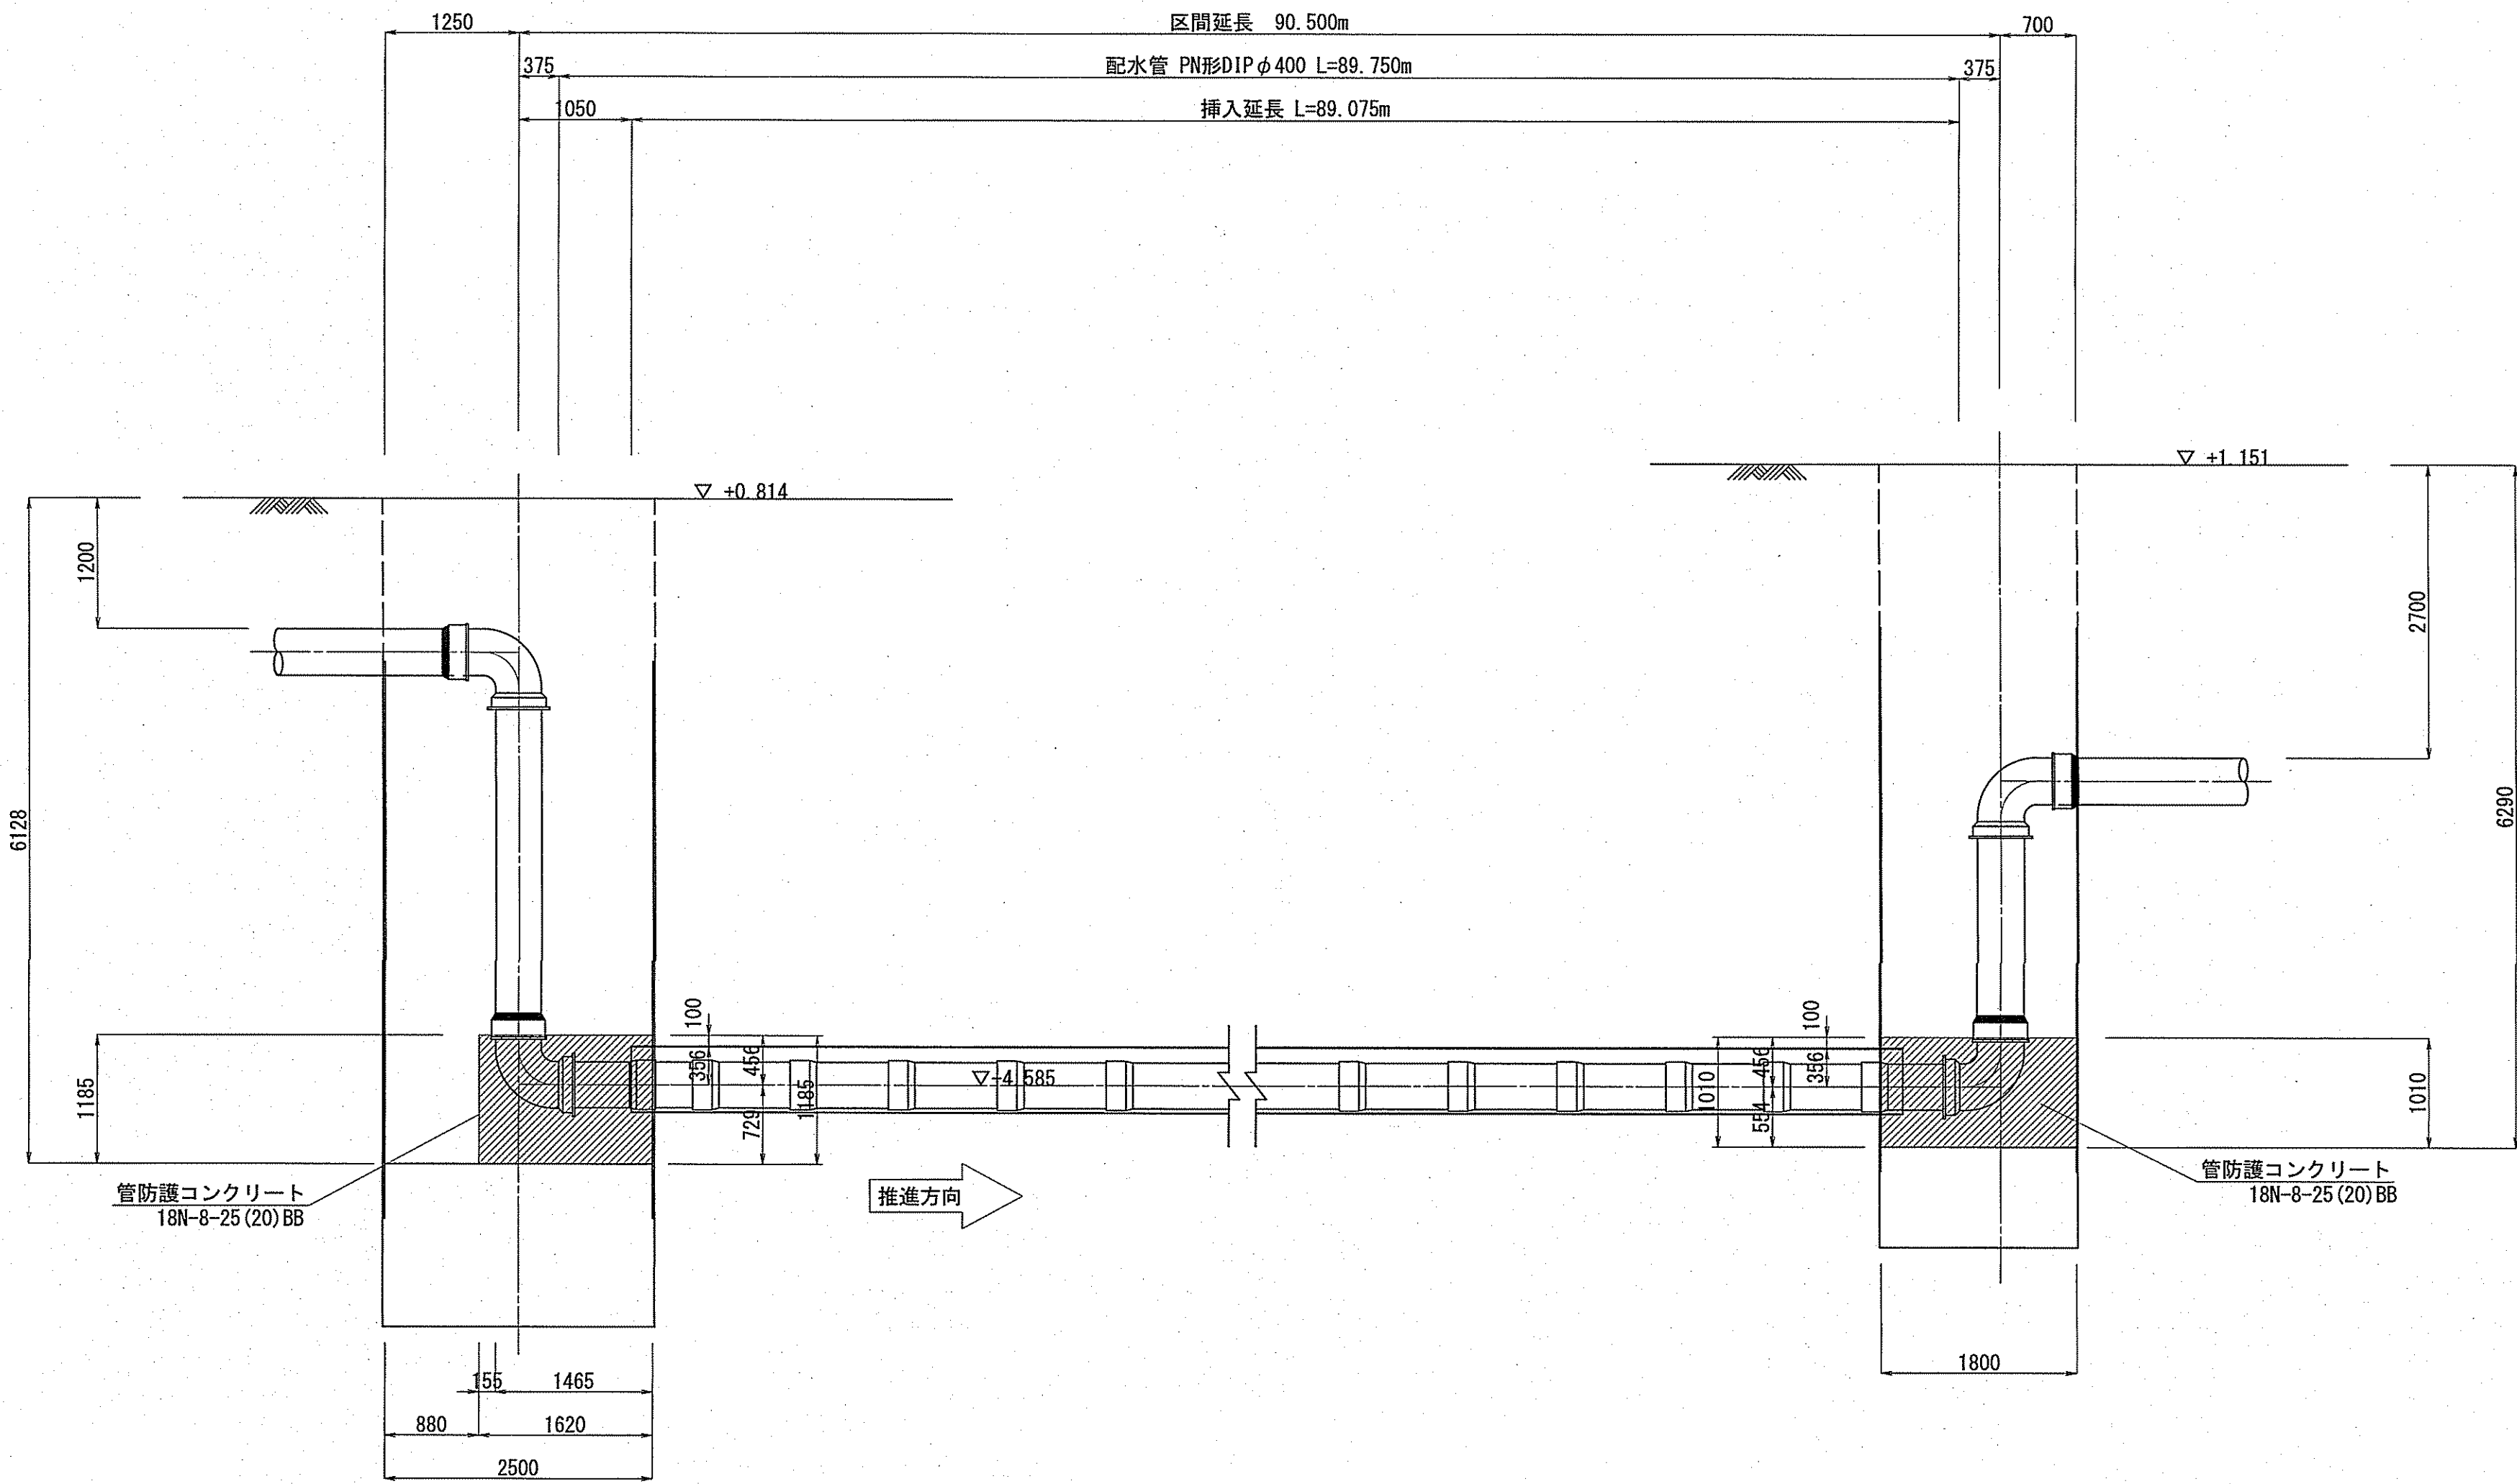


推進管内配管断面図 S=1:10

(参考図)

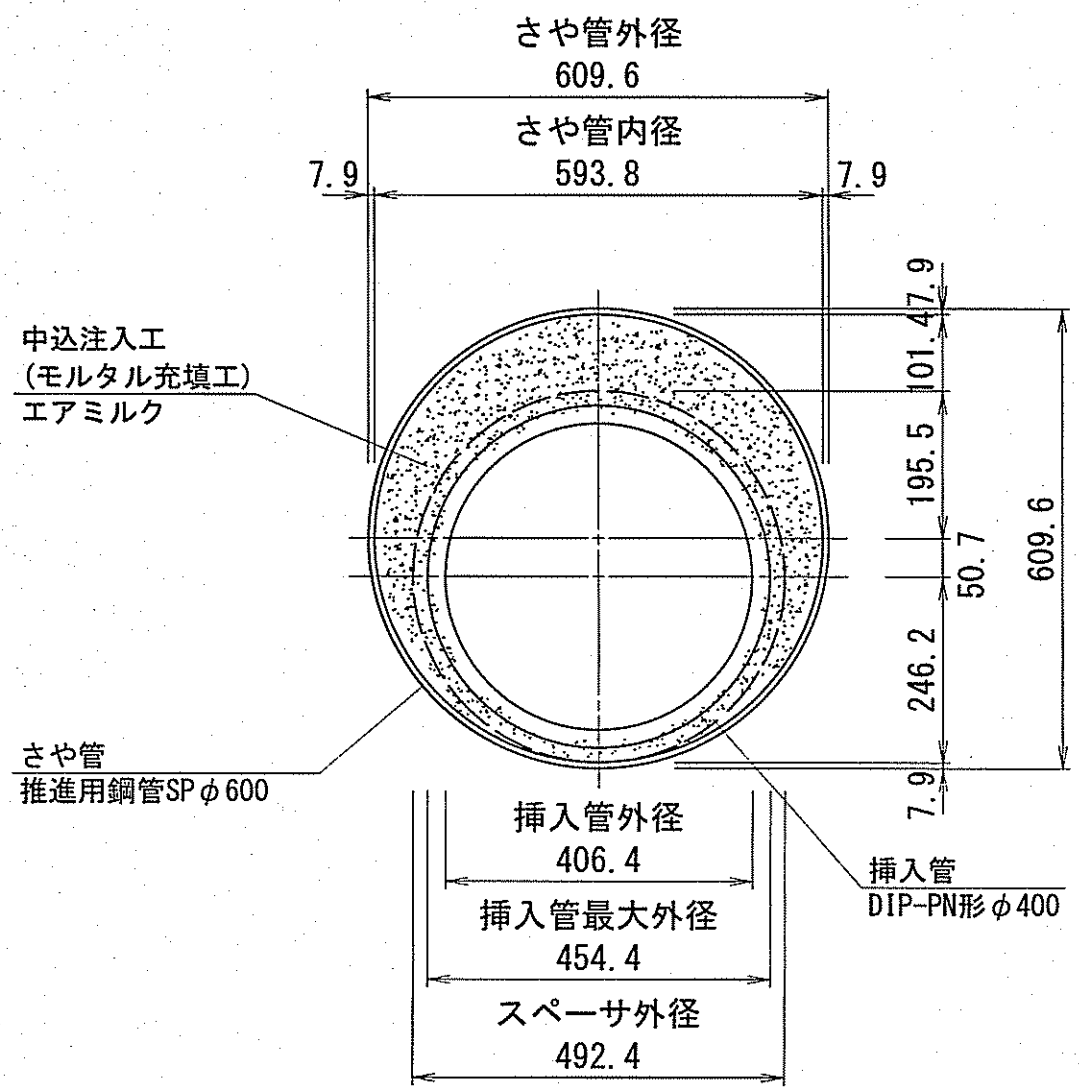


防護コンクリート工図 S=1:50

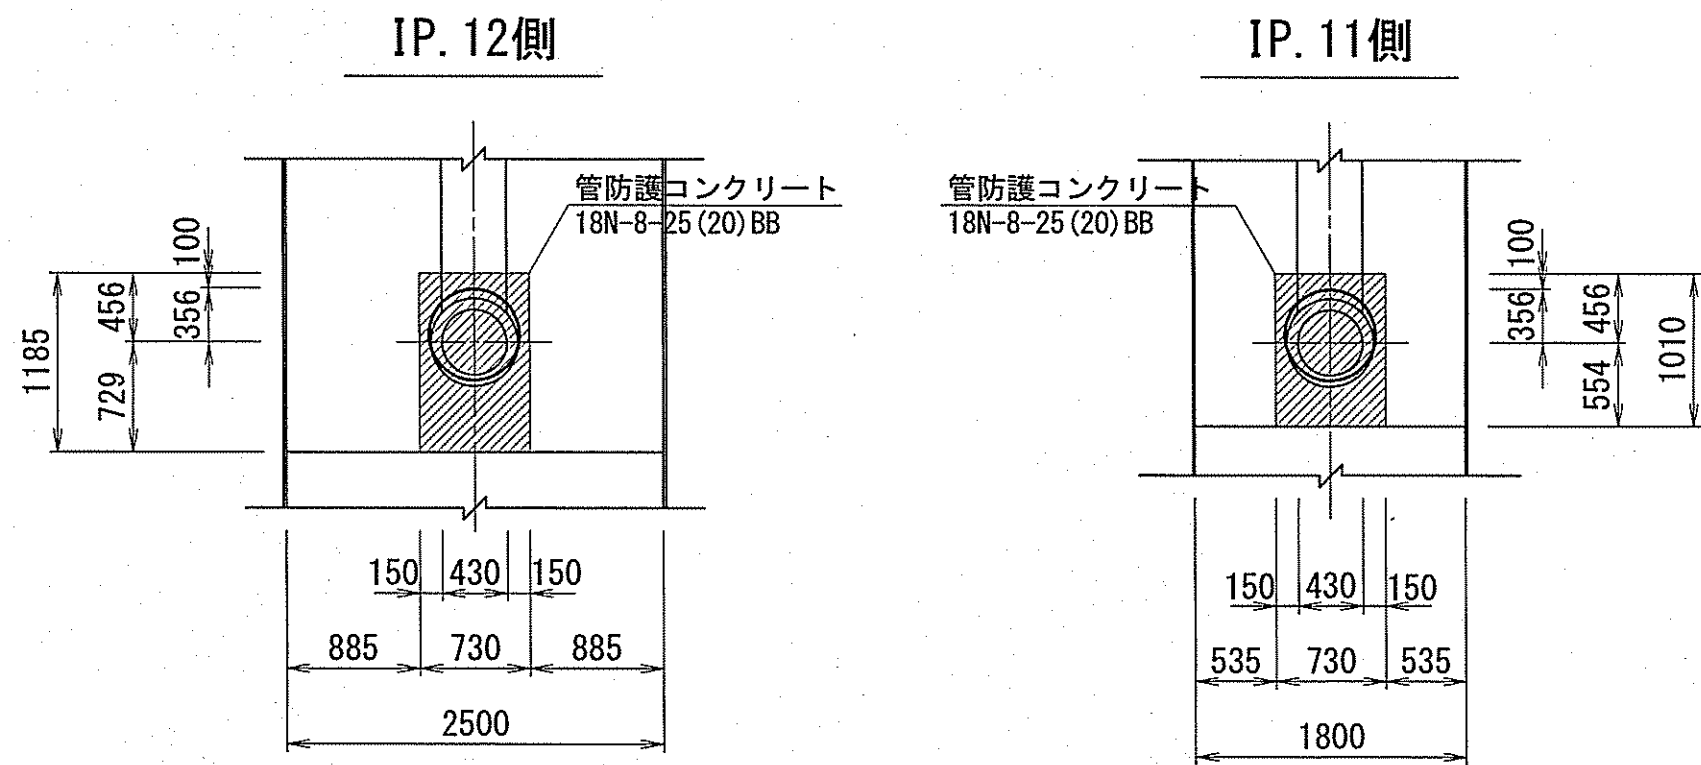

課長	課長補佐	係長	調査	設計
宮本	島崎	由井	高橋	間
一宮中町一丁目・二丁目 配水本管布設替工事				令和7年度 図番 7/14 縮尺 図示
推進管内配管図				
高知市上下水道局水道整備課				

発進立坑仮設図 S=1:50
(鋼製ケーシングφ2,500)

平面図

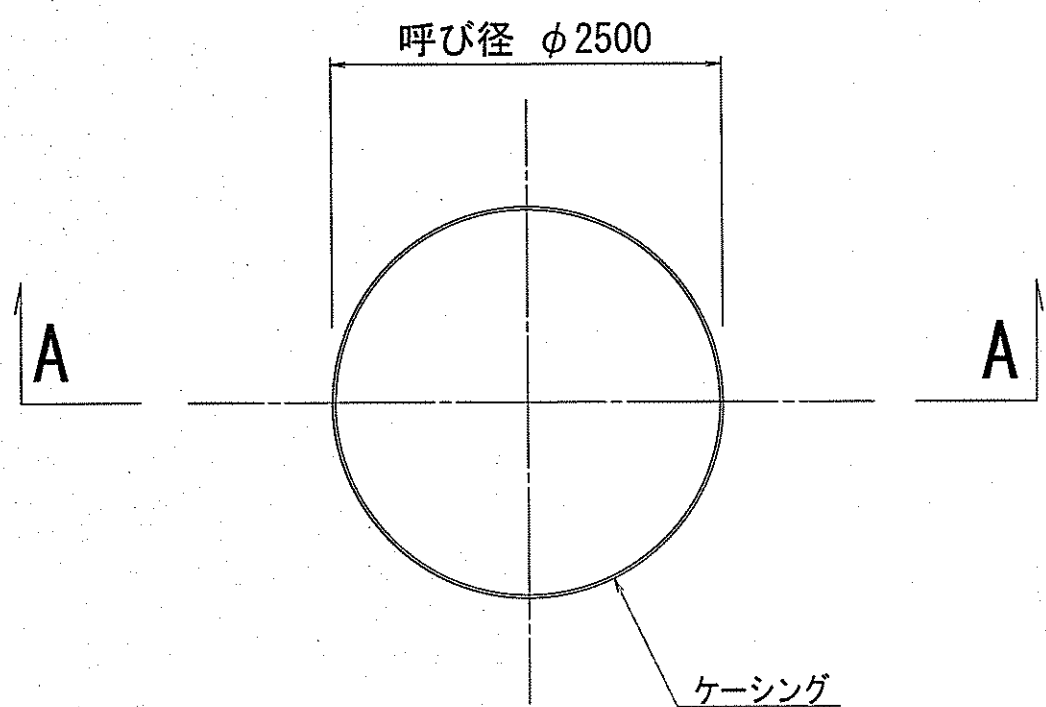


圧入掘削完了図

断面図

路面覆工図




円形覆工板 (φ2500用)

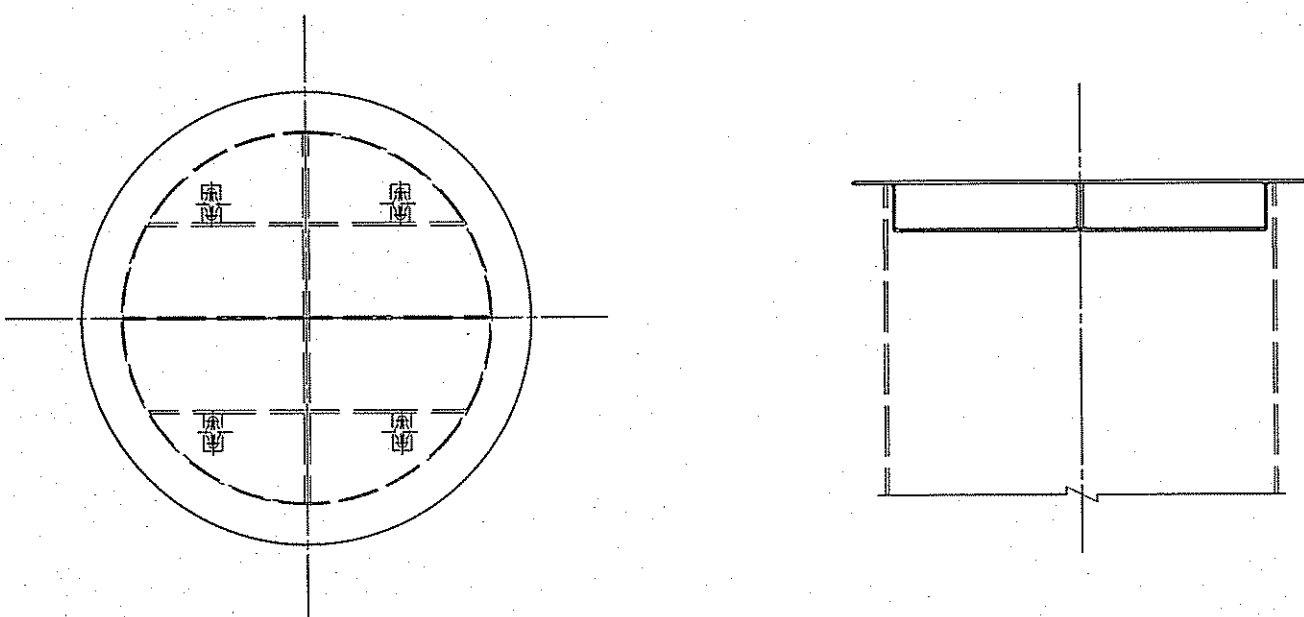

立坑構築完了図

A-A断面図


Bor No.2 TP-1.65m

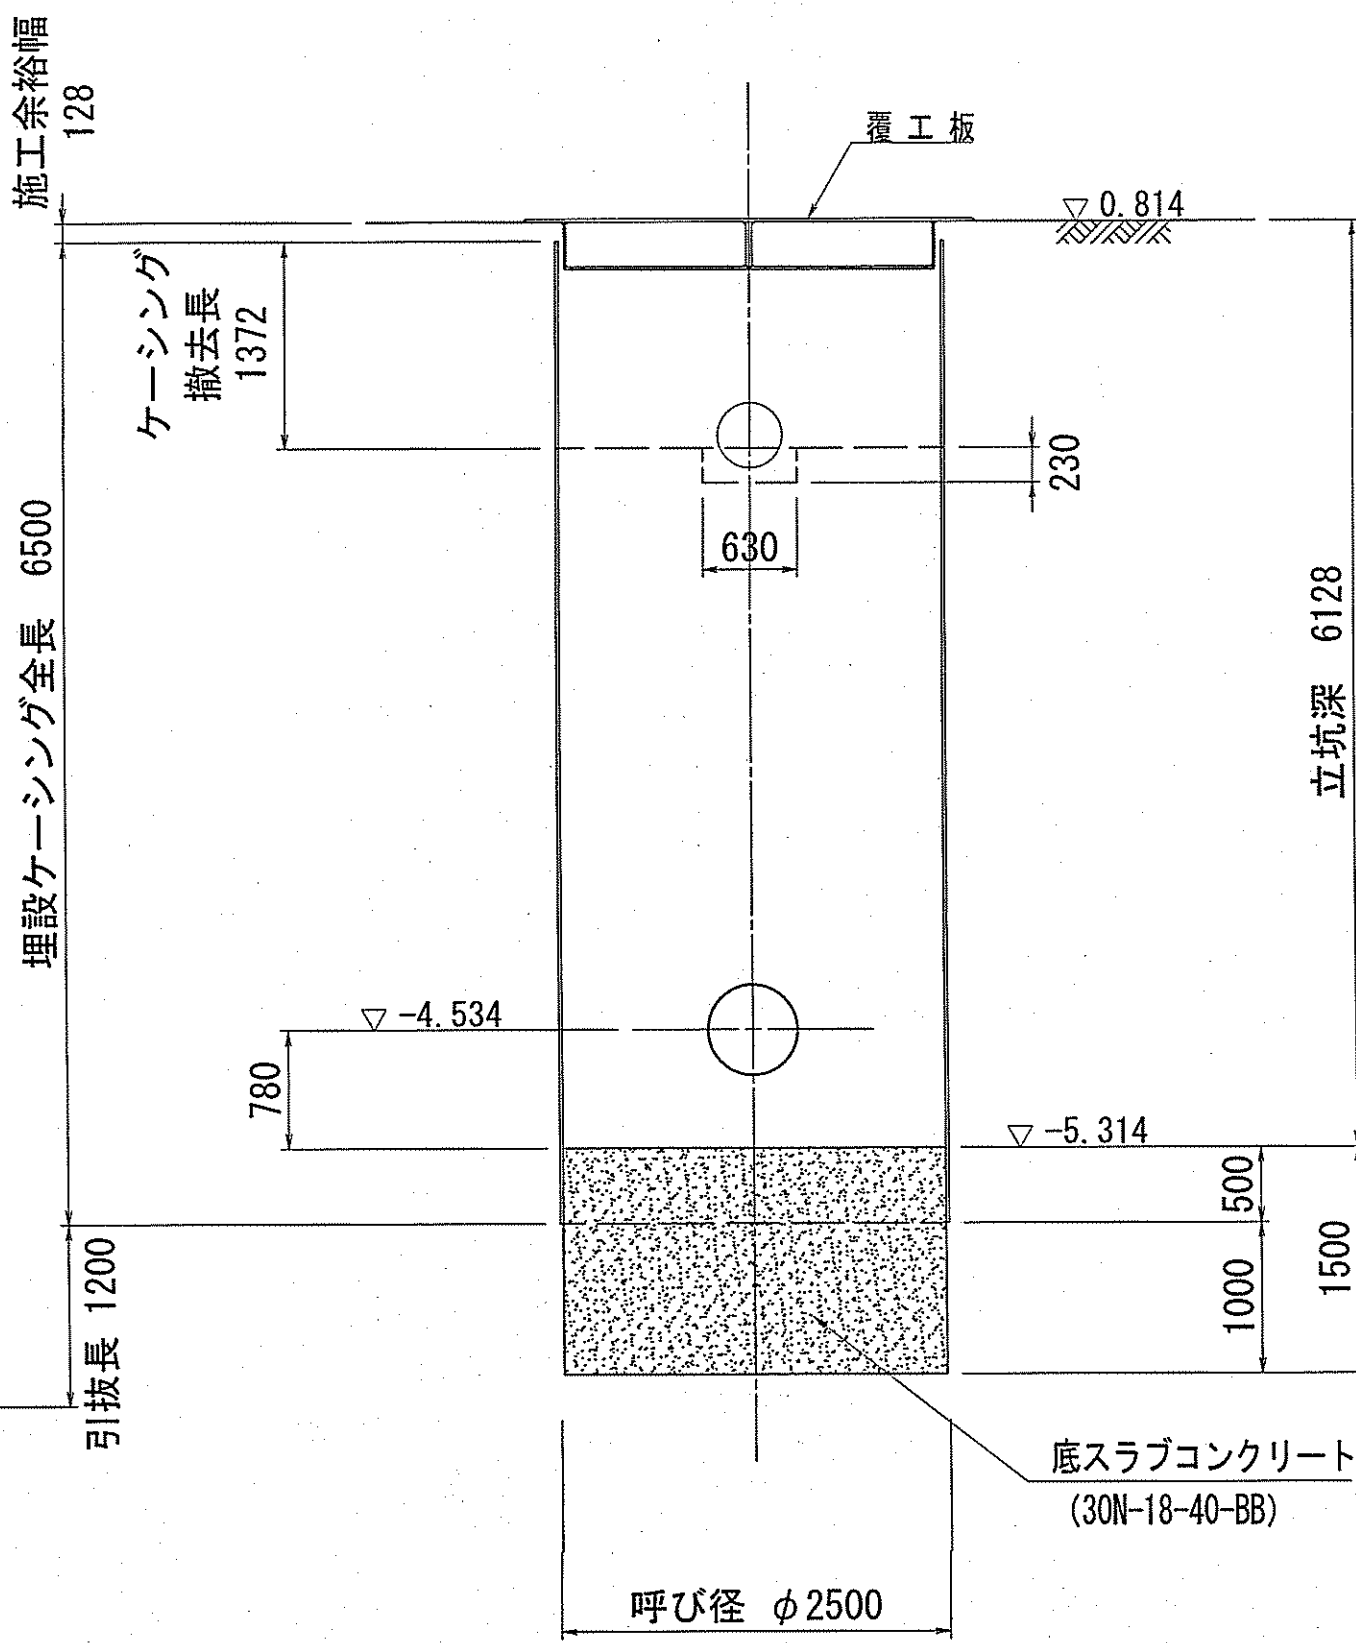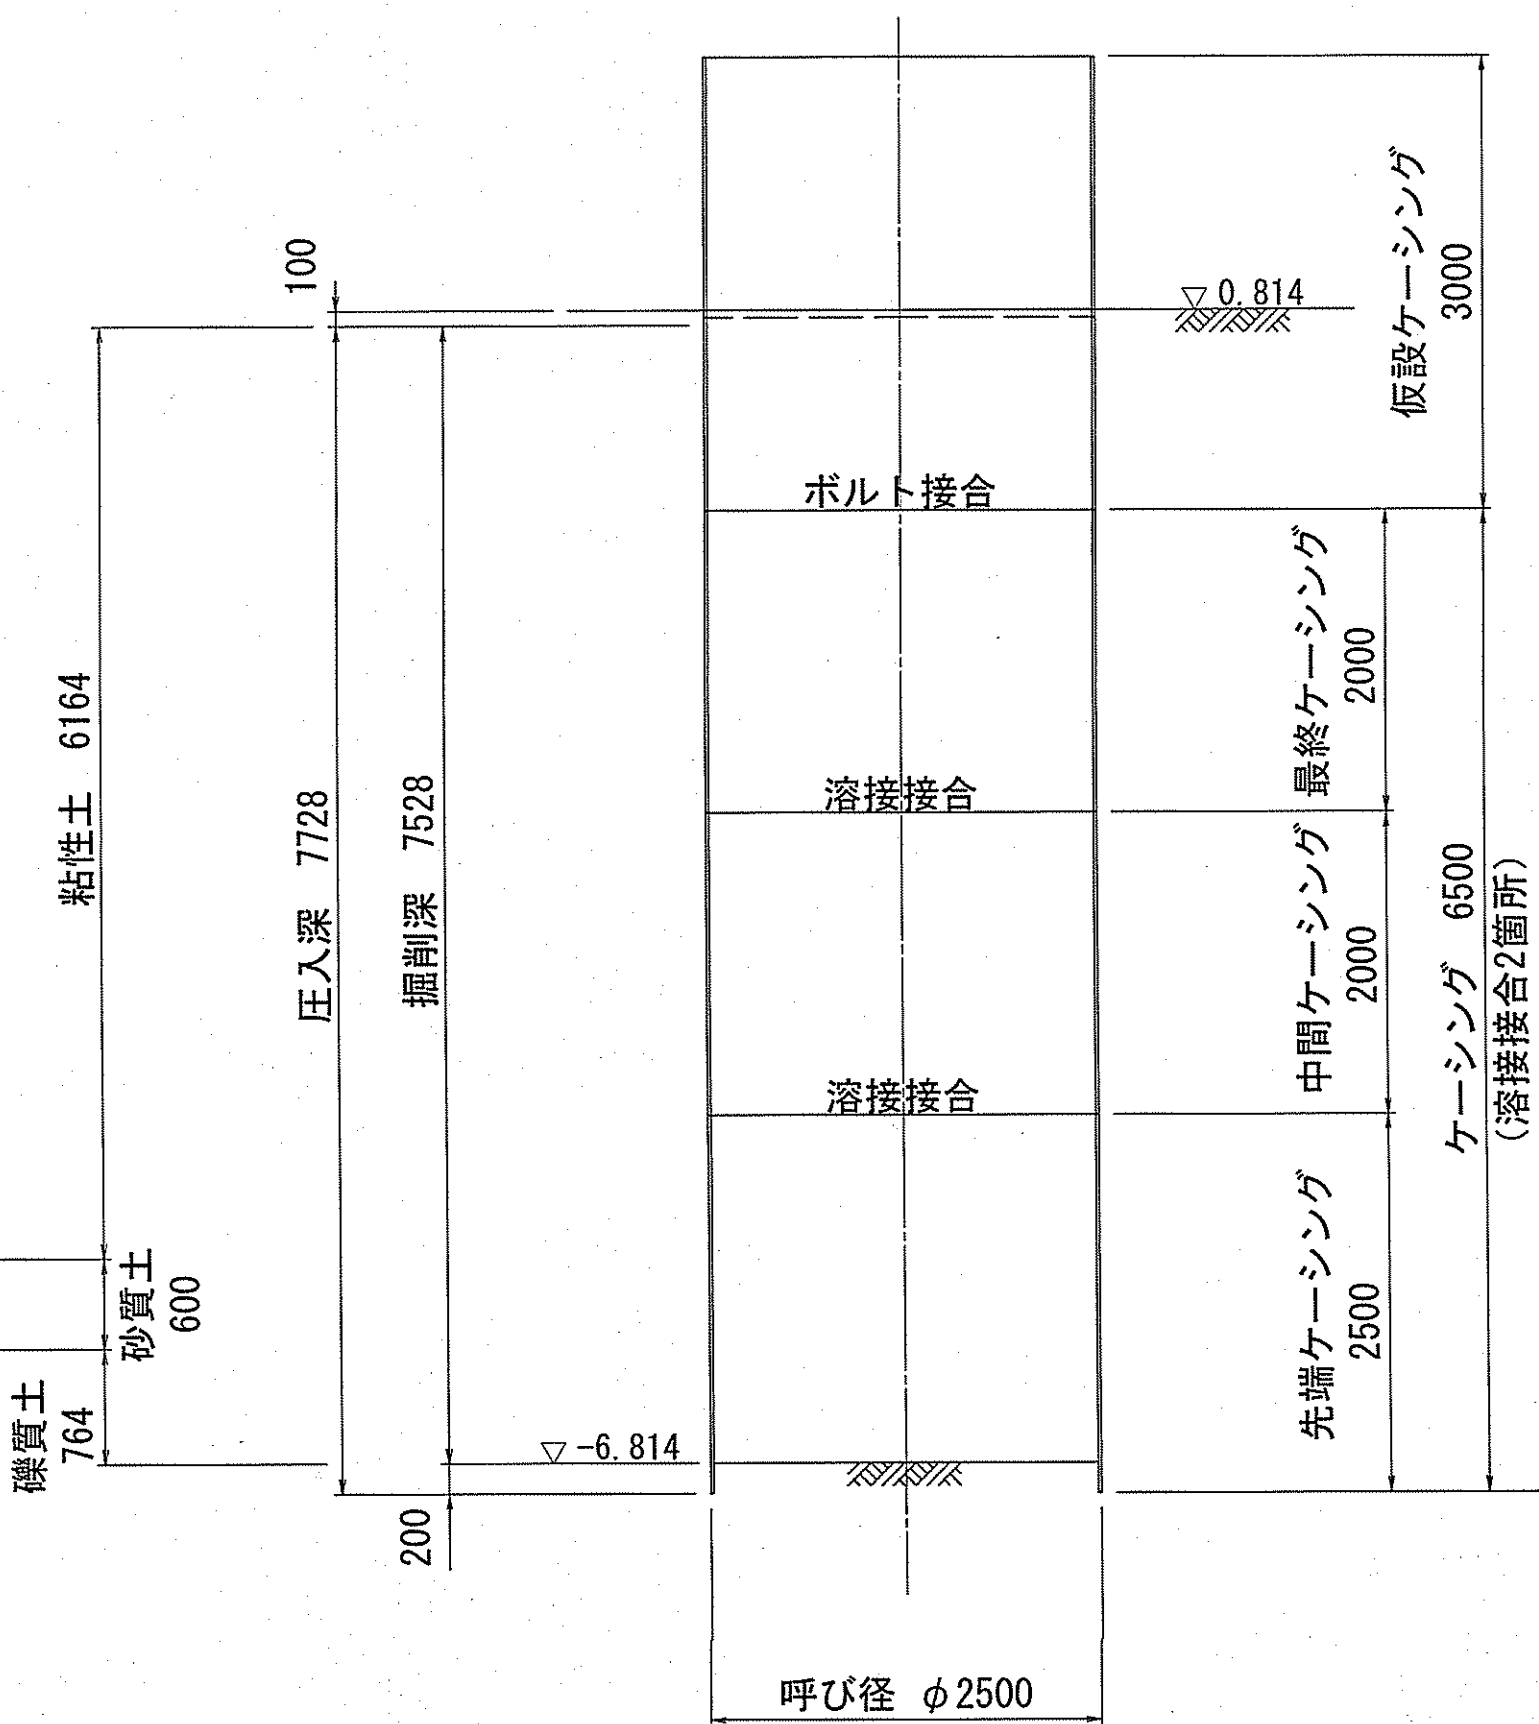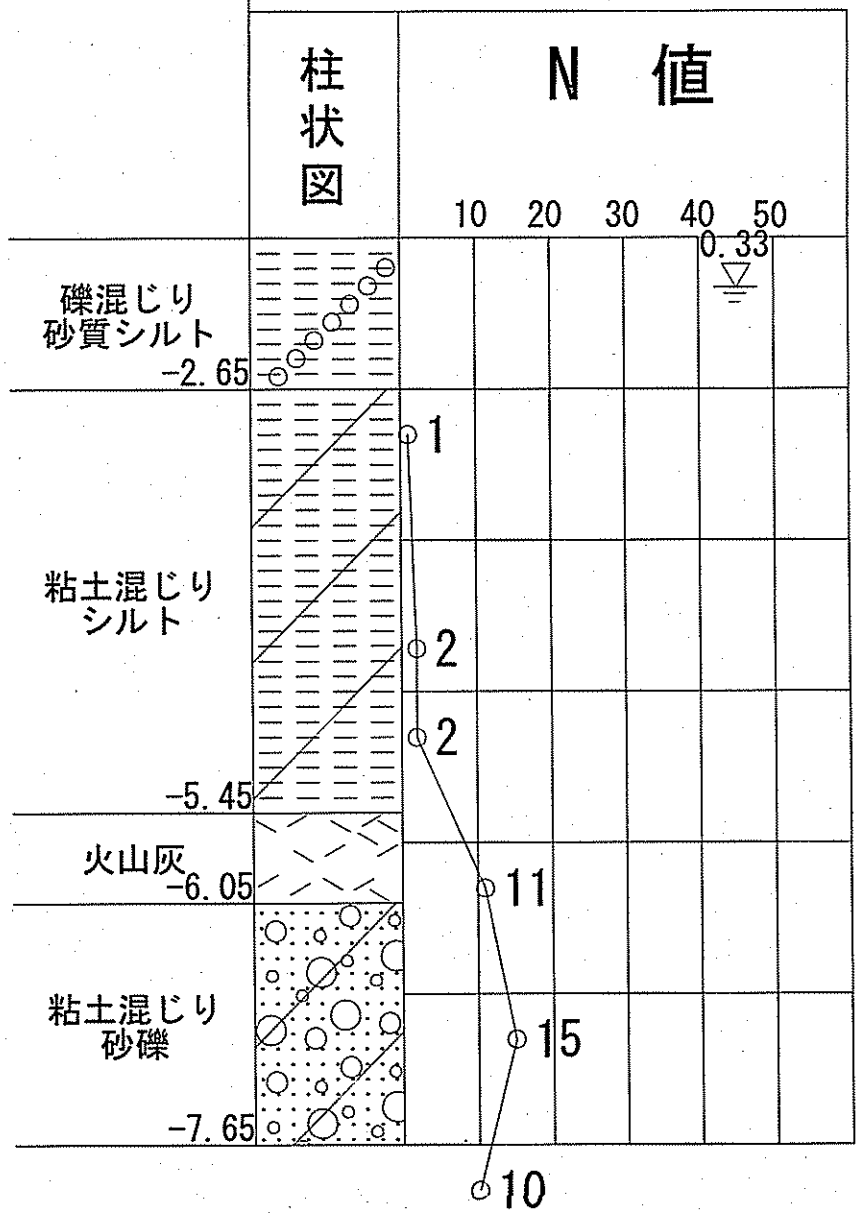

課長	課長補佐	係長	調査	設計
宮本	星	由井	高橋	間
一宮中町一丁目・二丁目 配水本管布設替工事				令和7年度 図番 8/14
発進立坑仮設図				縮尺 1:50
高知市上下水道局水道整備課				



到達立坑仮設図 S=1:50
(鋼製ケーシングφ1,800)

平面图

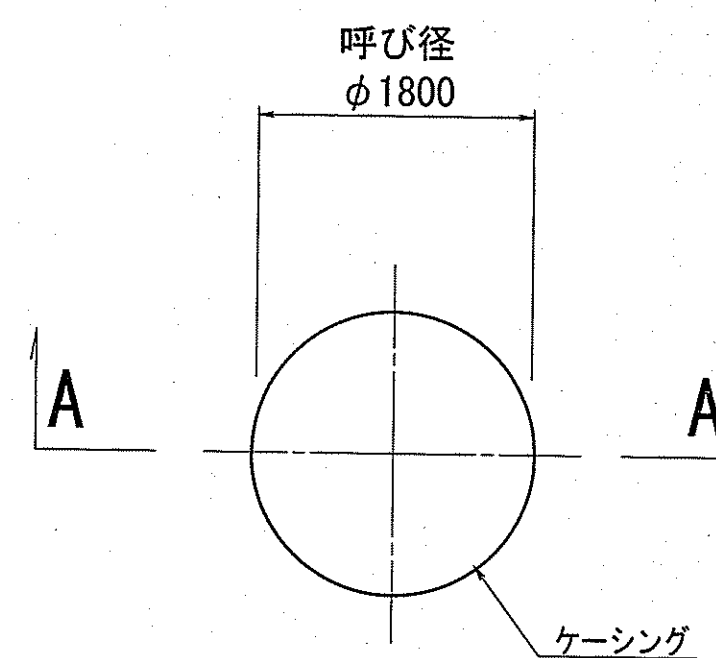


路面覆工図

円形覆工板 (φ1800用)

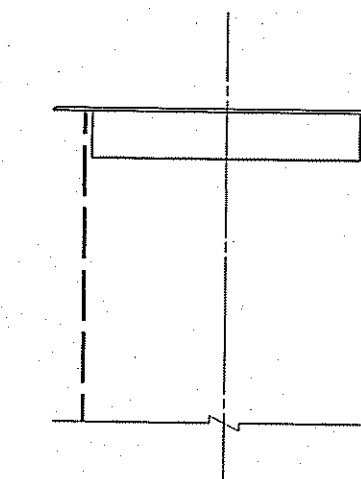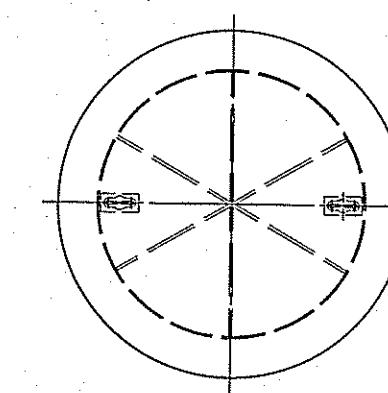


压入掘削完了図

断面図

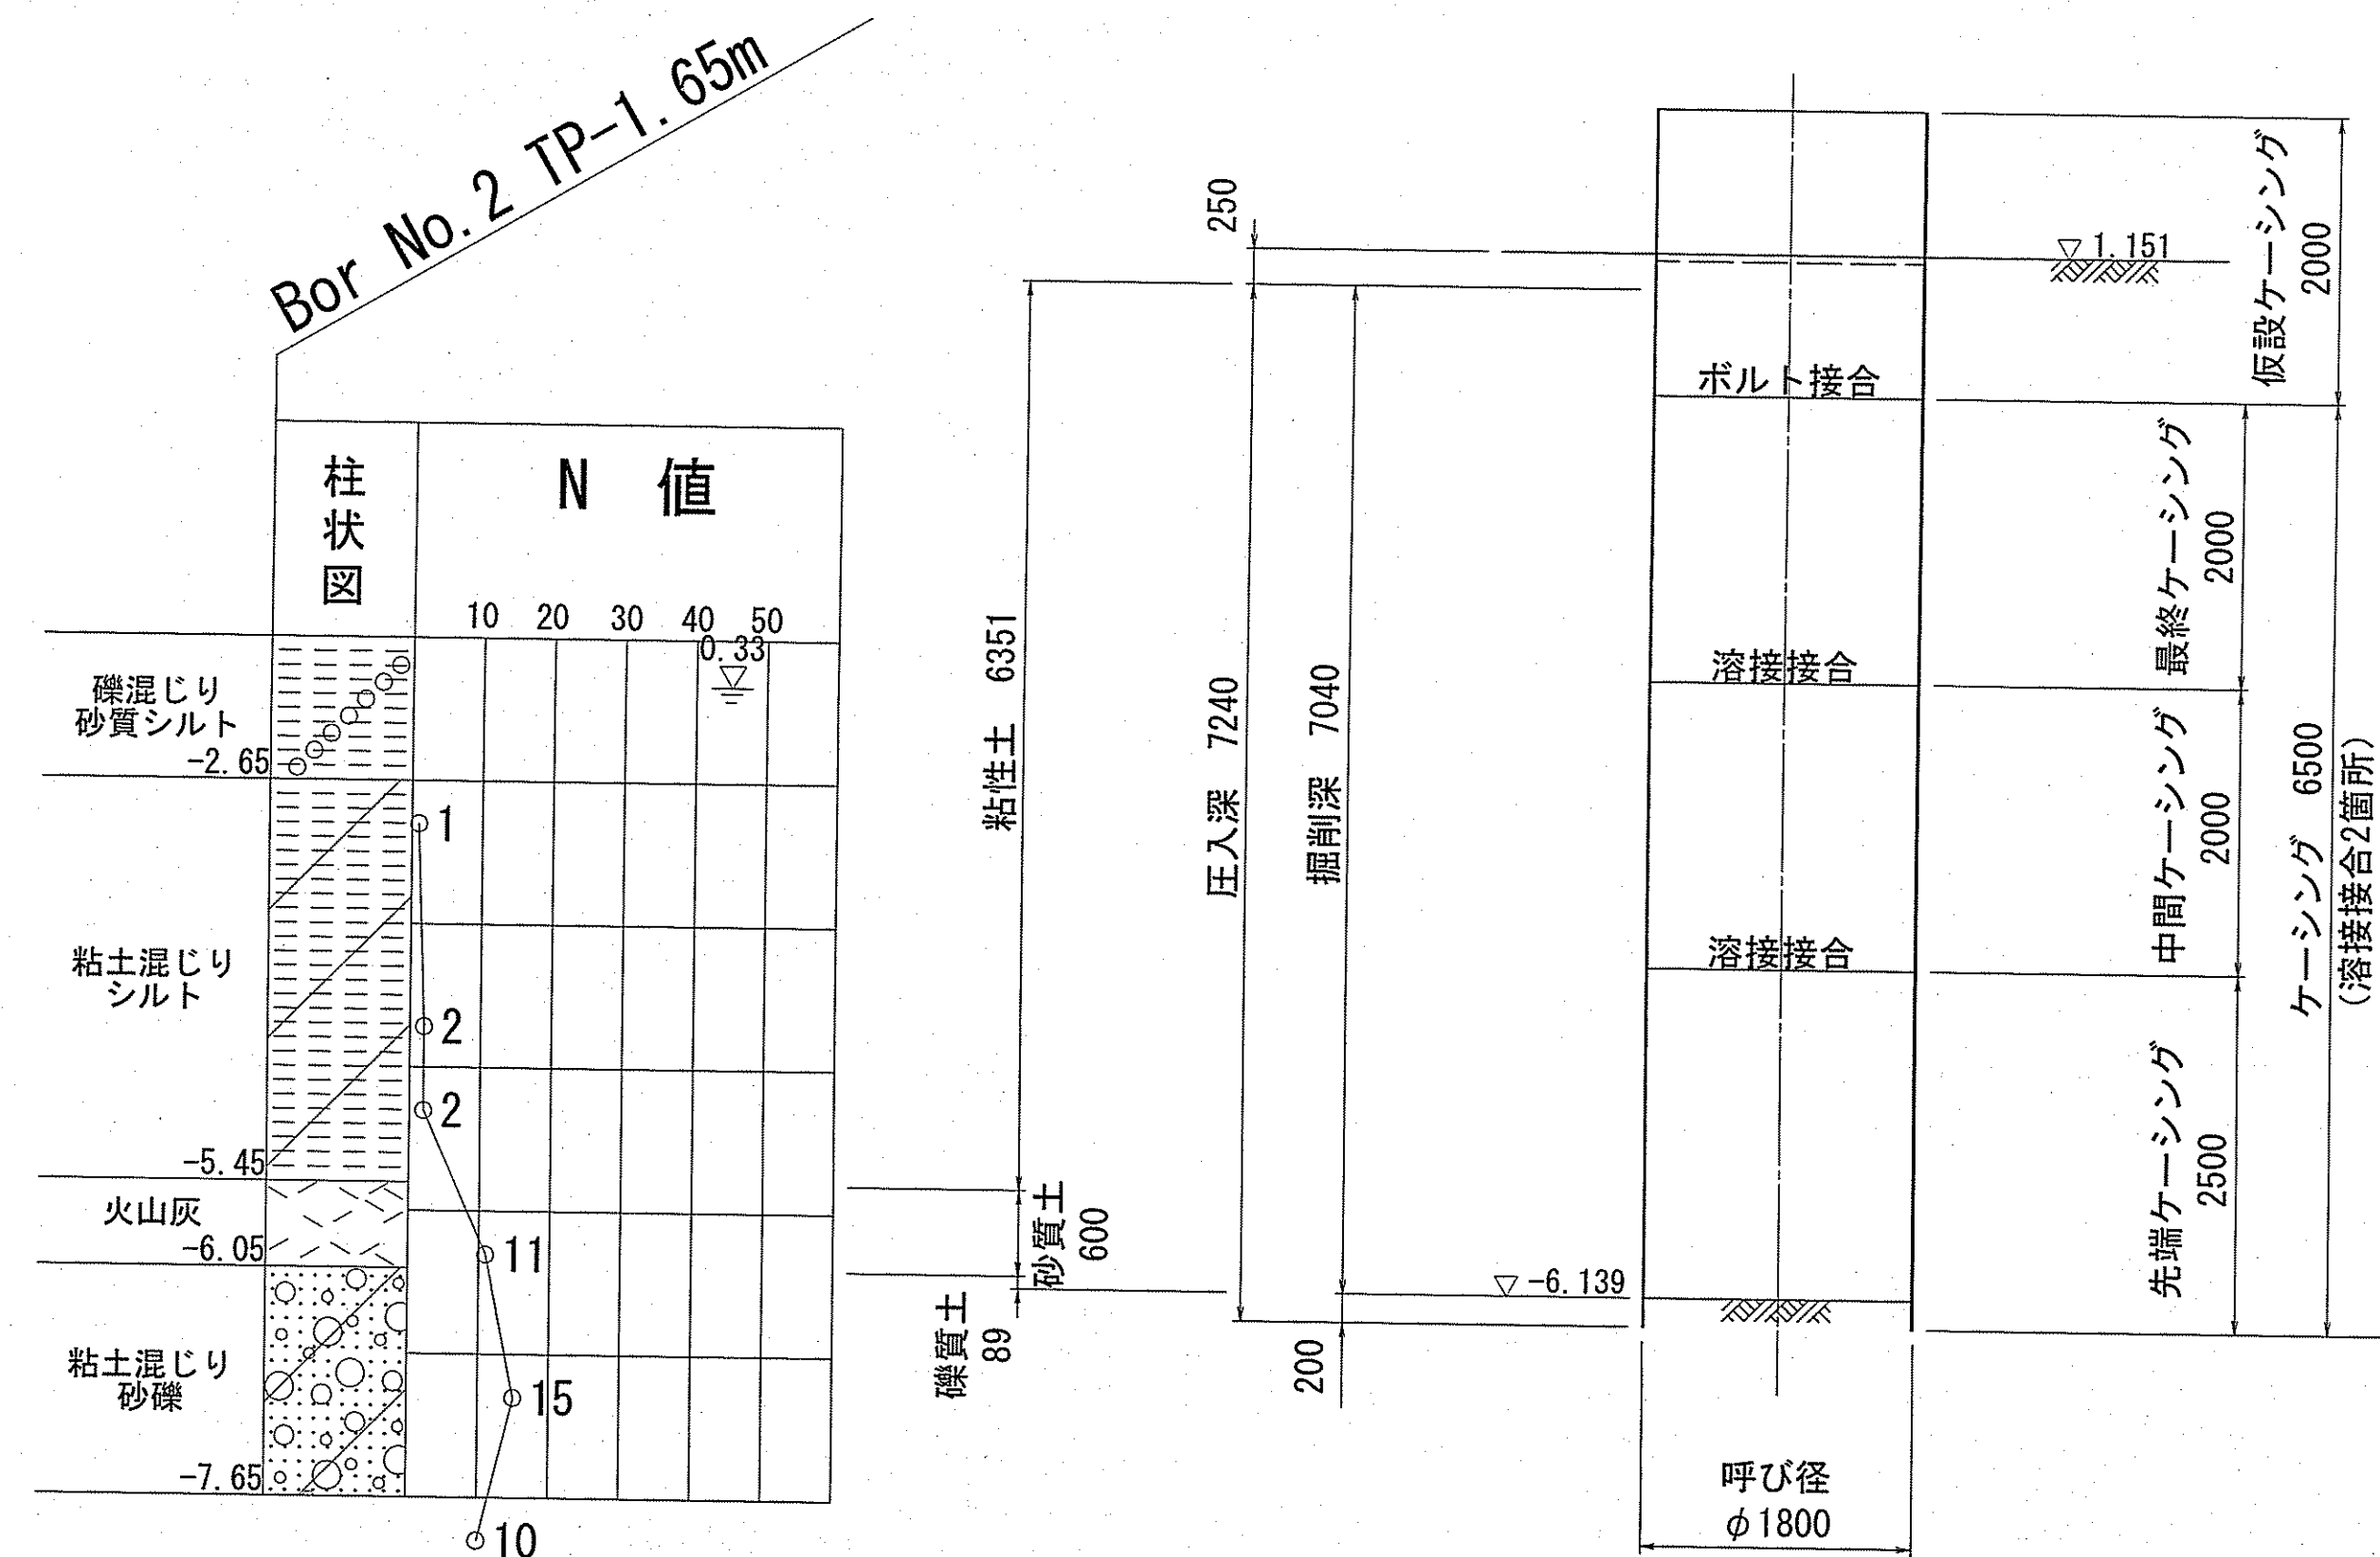

立坑構築完了図


A-A断面図

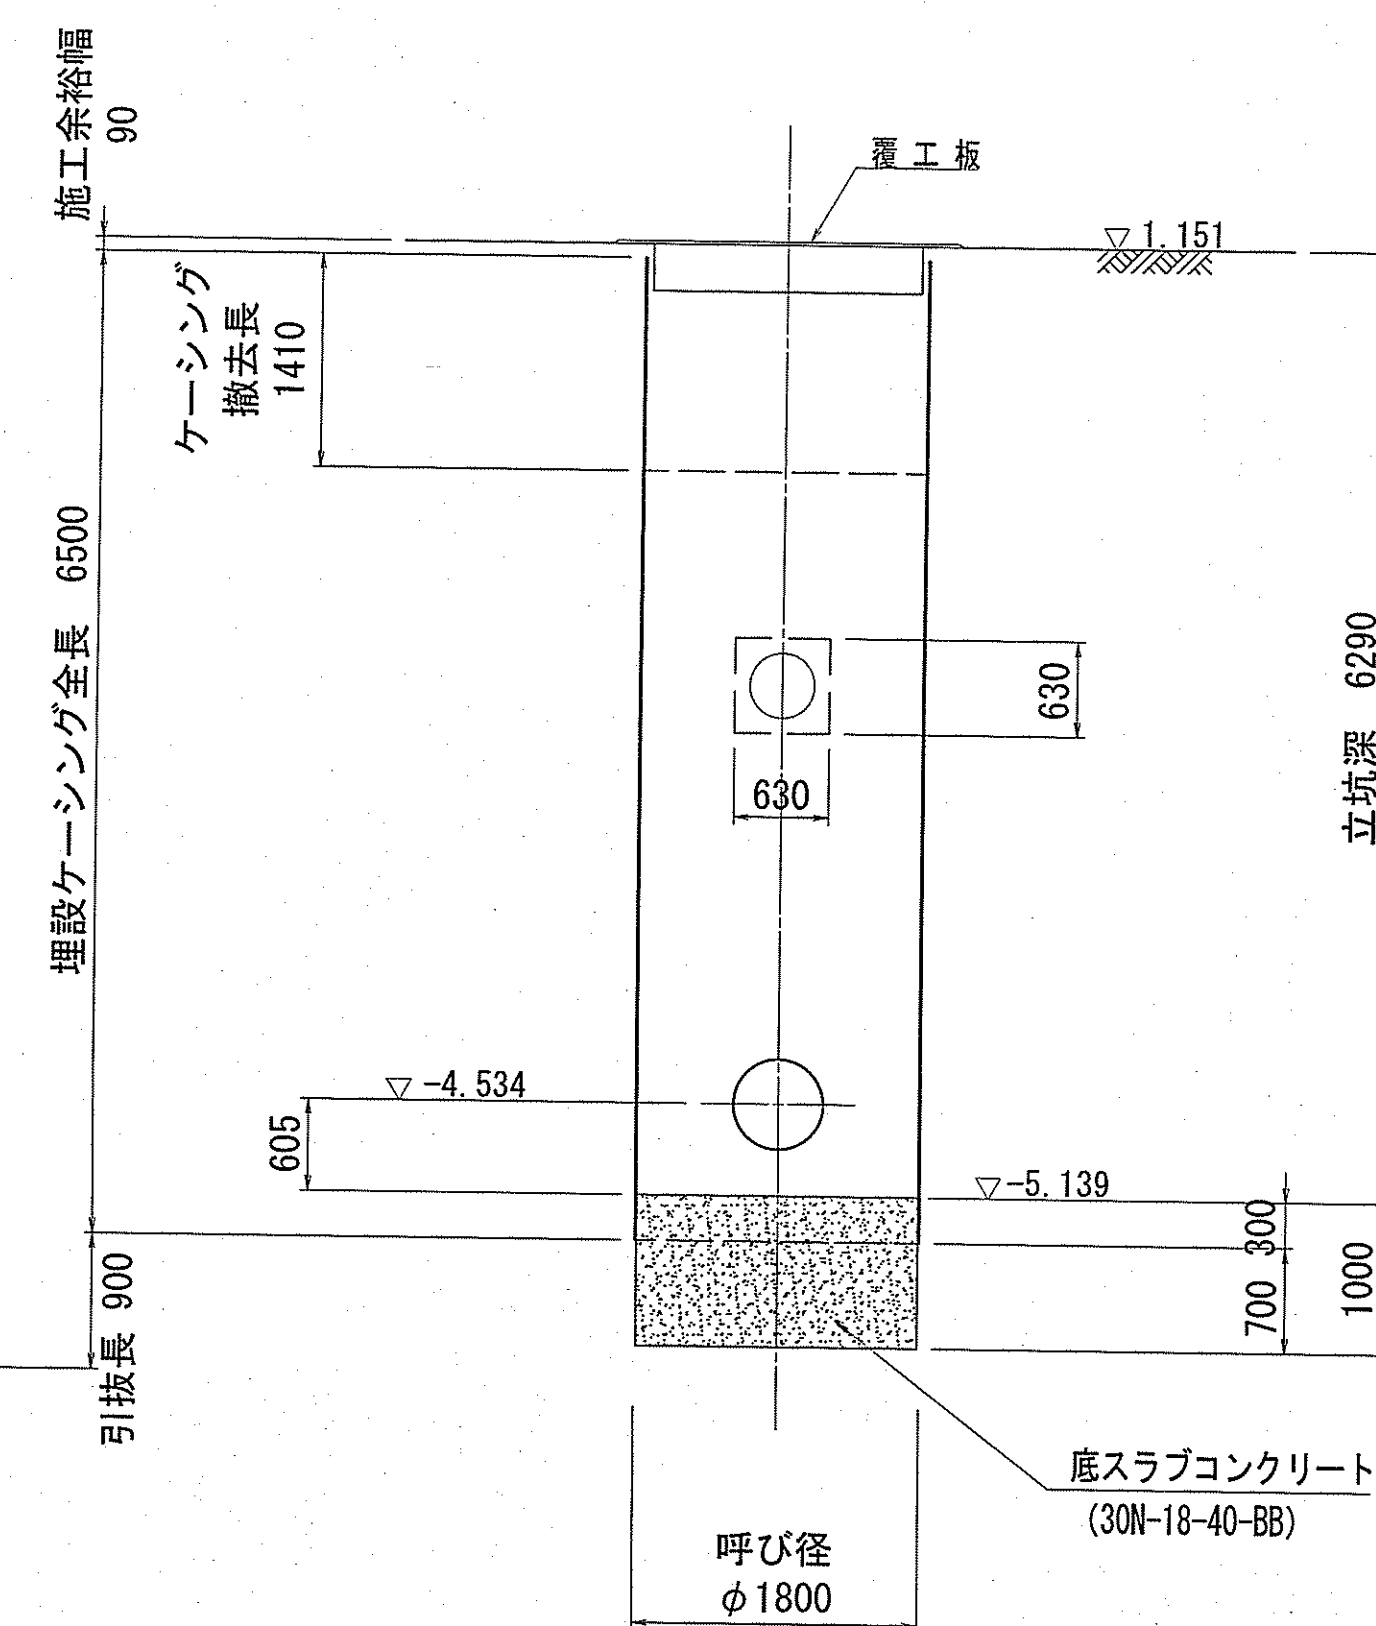


課 長	課長補佐	係 長	調 査	設 計
宮本	星澤	由井	高橋	間
一宮中町一丁目・二丁目 配水本管布設替工事			令和7年度	
			図番	9/14
			縮尺	1:50
到達込坑仮設図				
富知市上下水道局水道整備課				

薬液注入工図 S=1:50


平面図
(到達立坑)

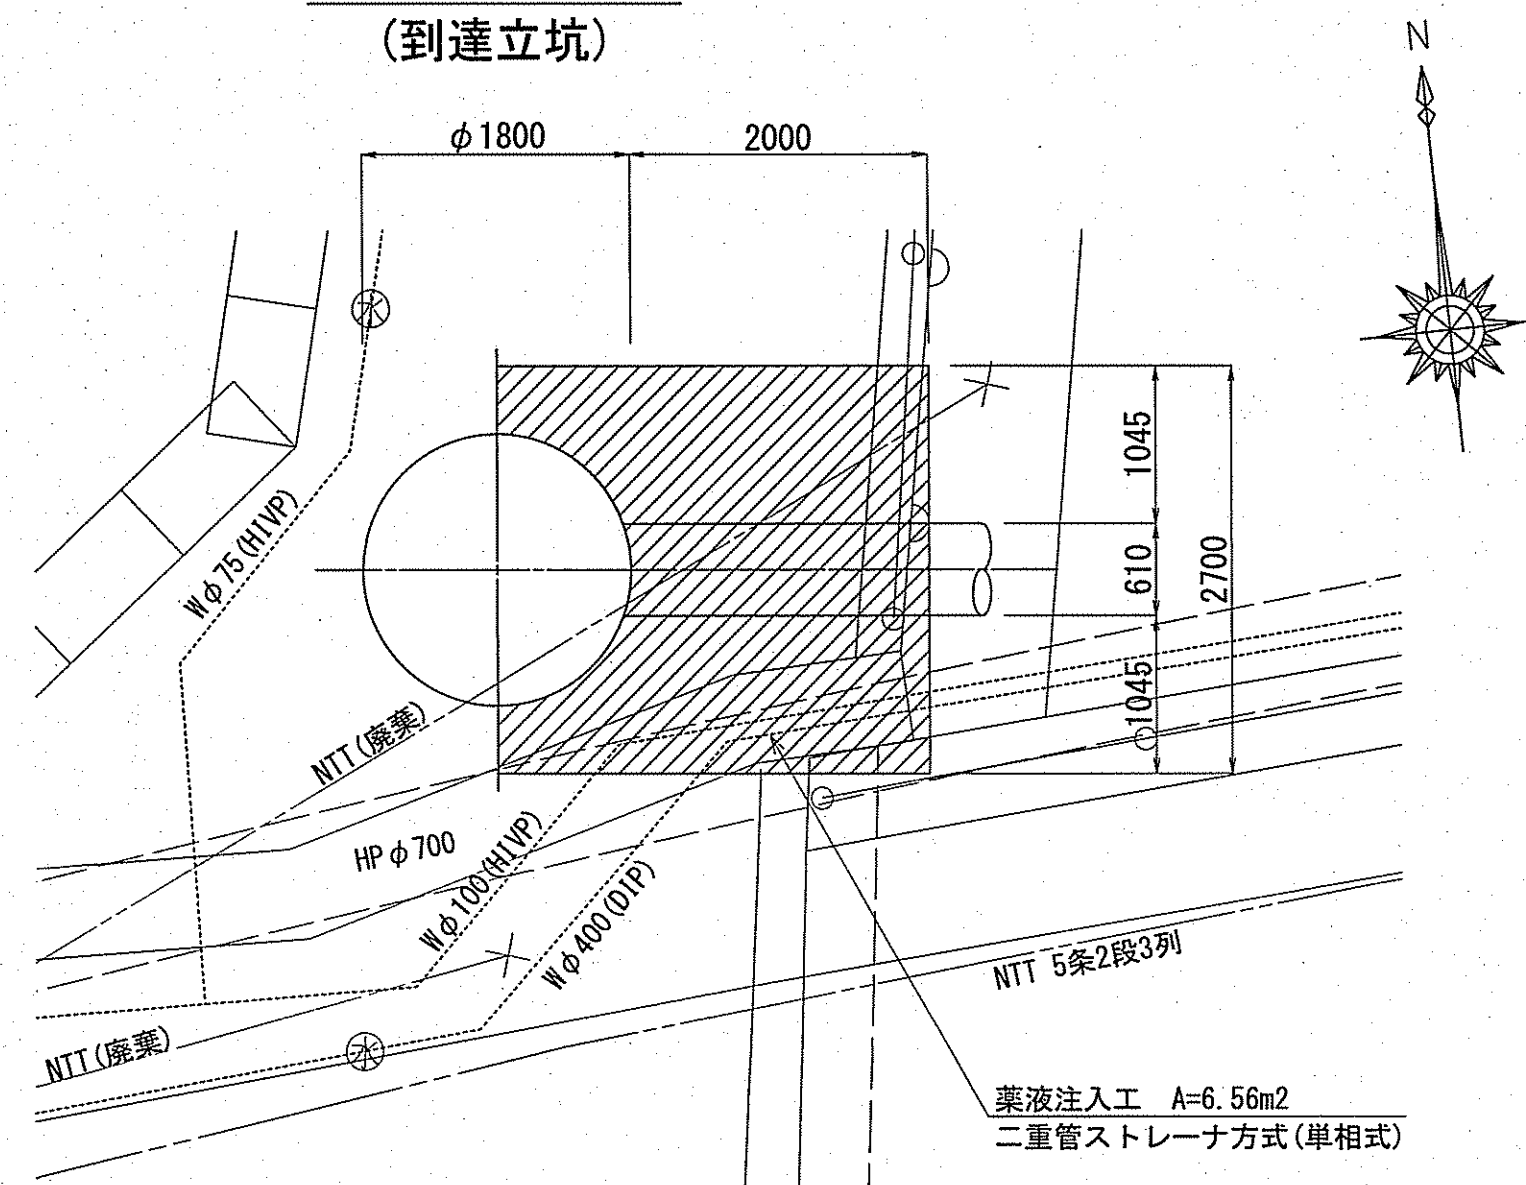


断面図
(到達立坑)

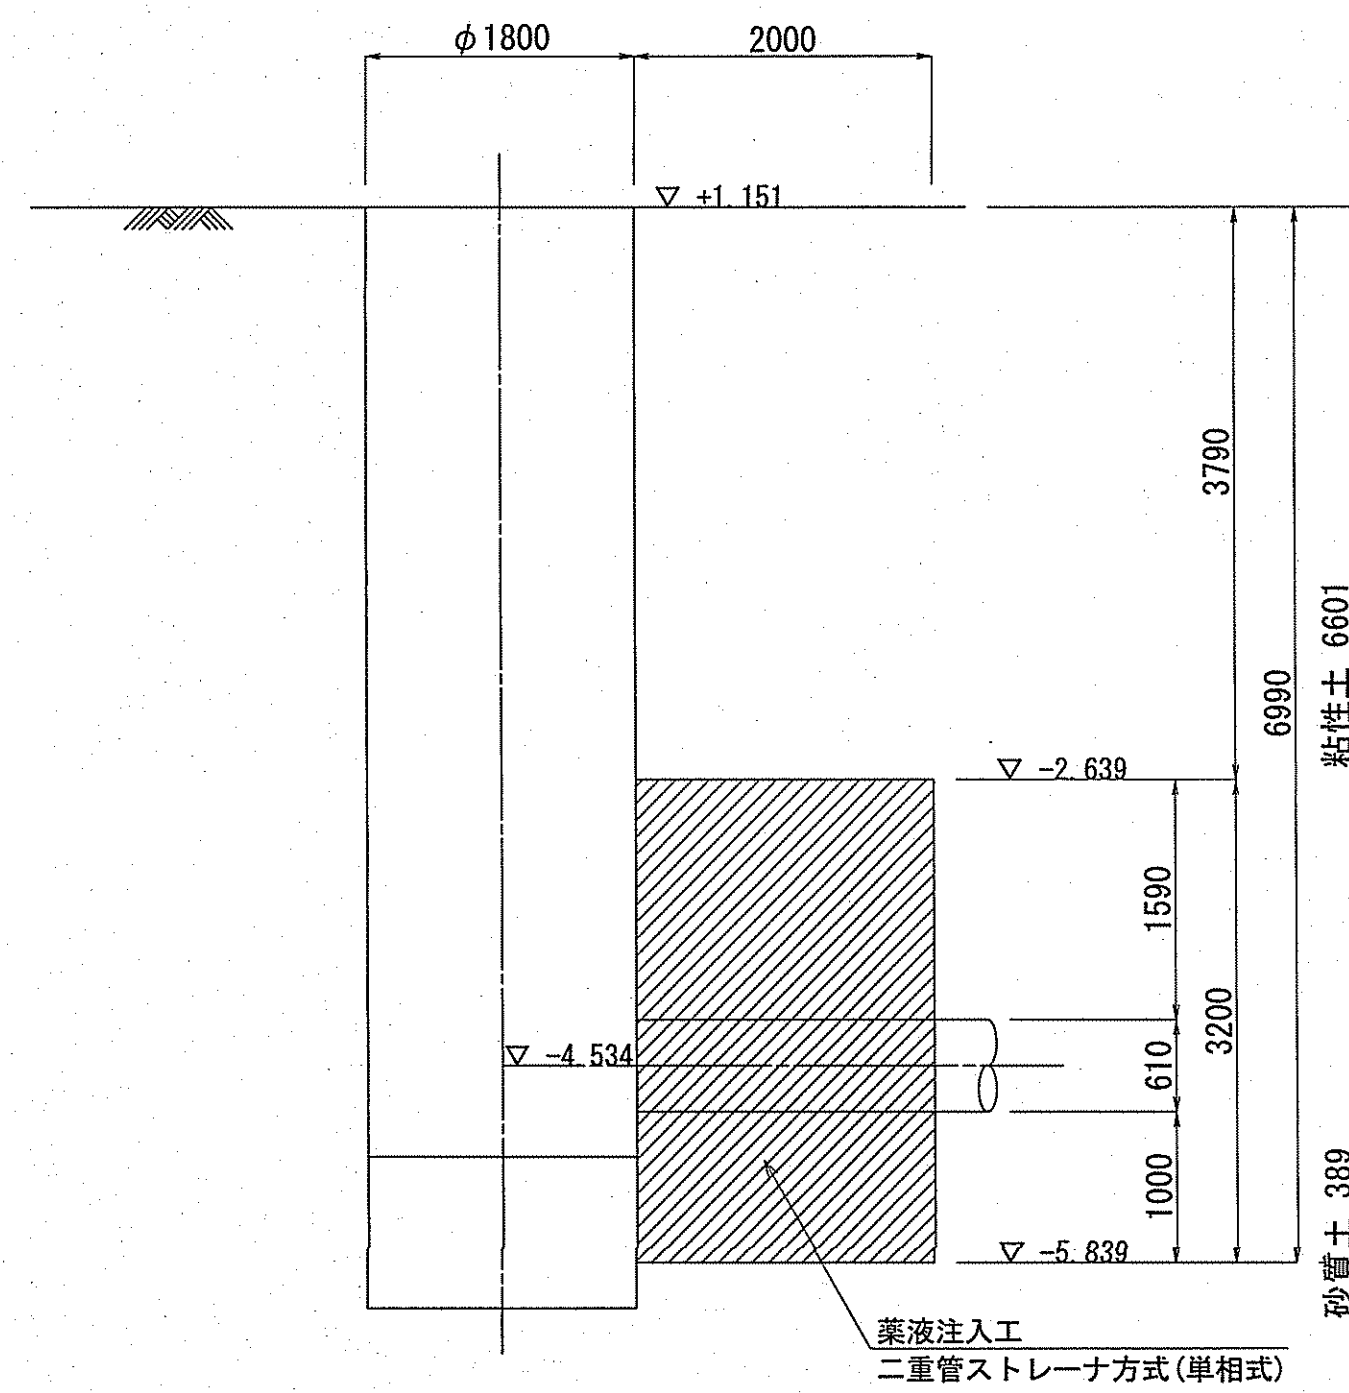


Bor No. 2 TP-1.65m

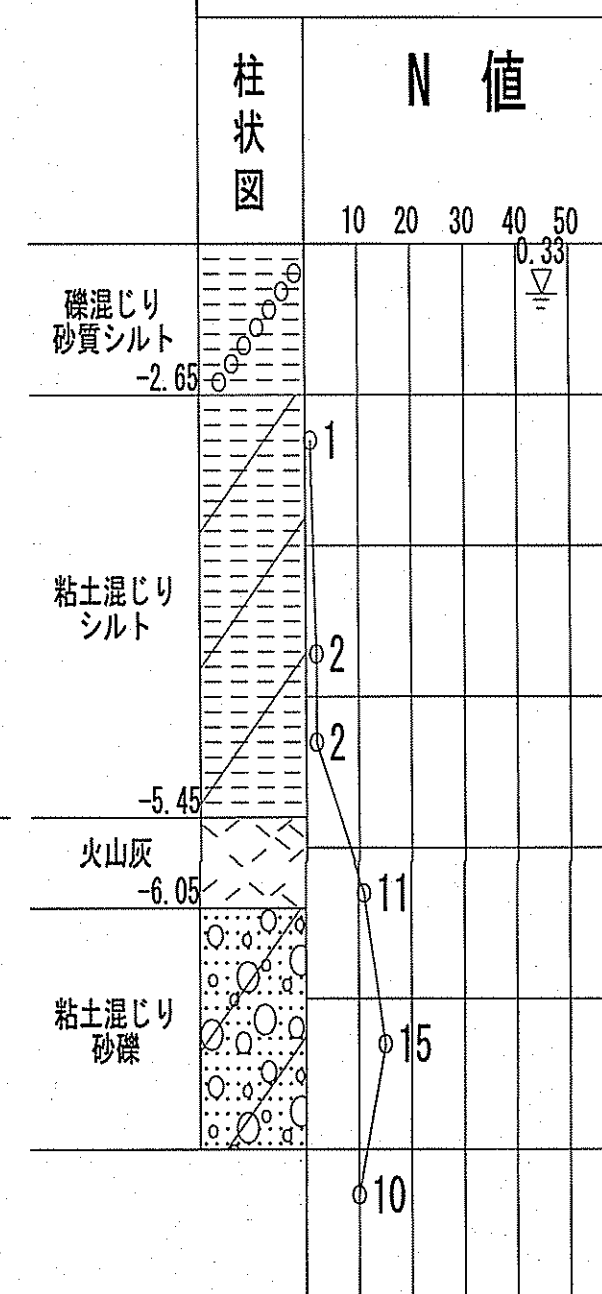

平面図
(発進立坑)

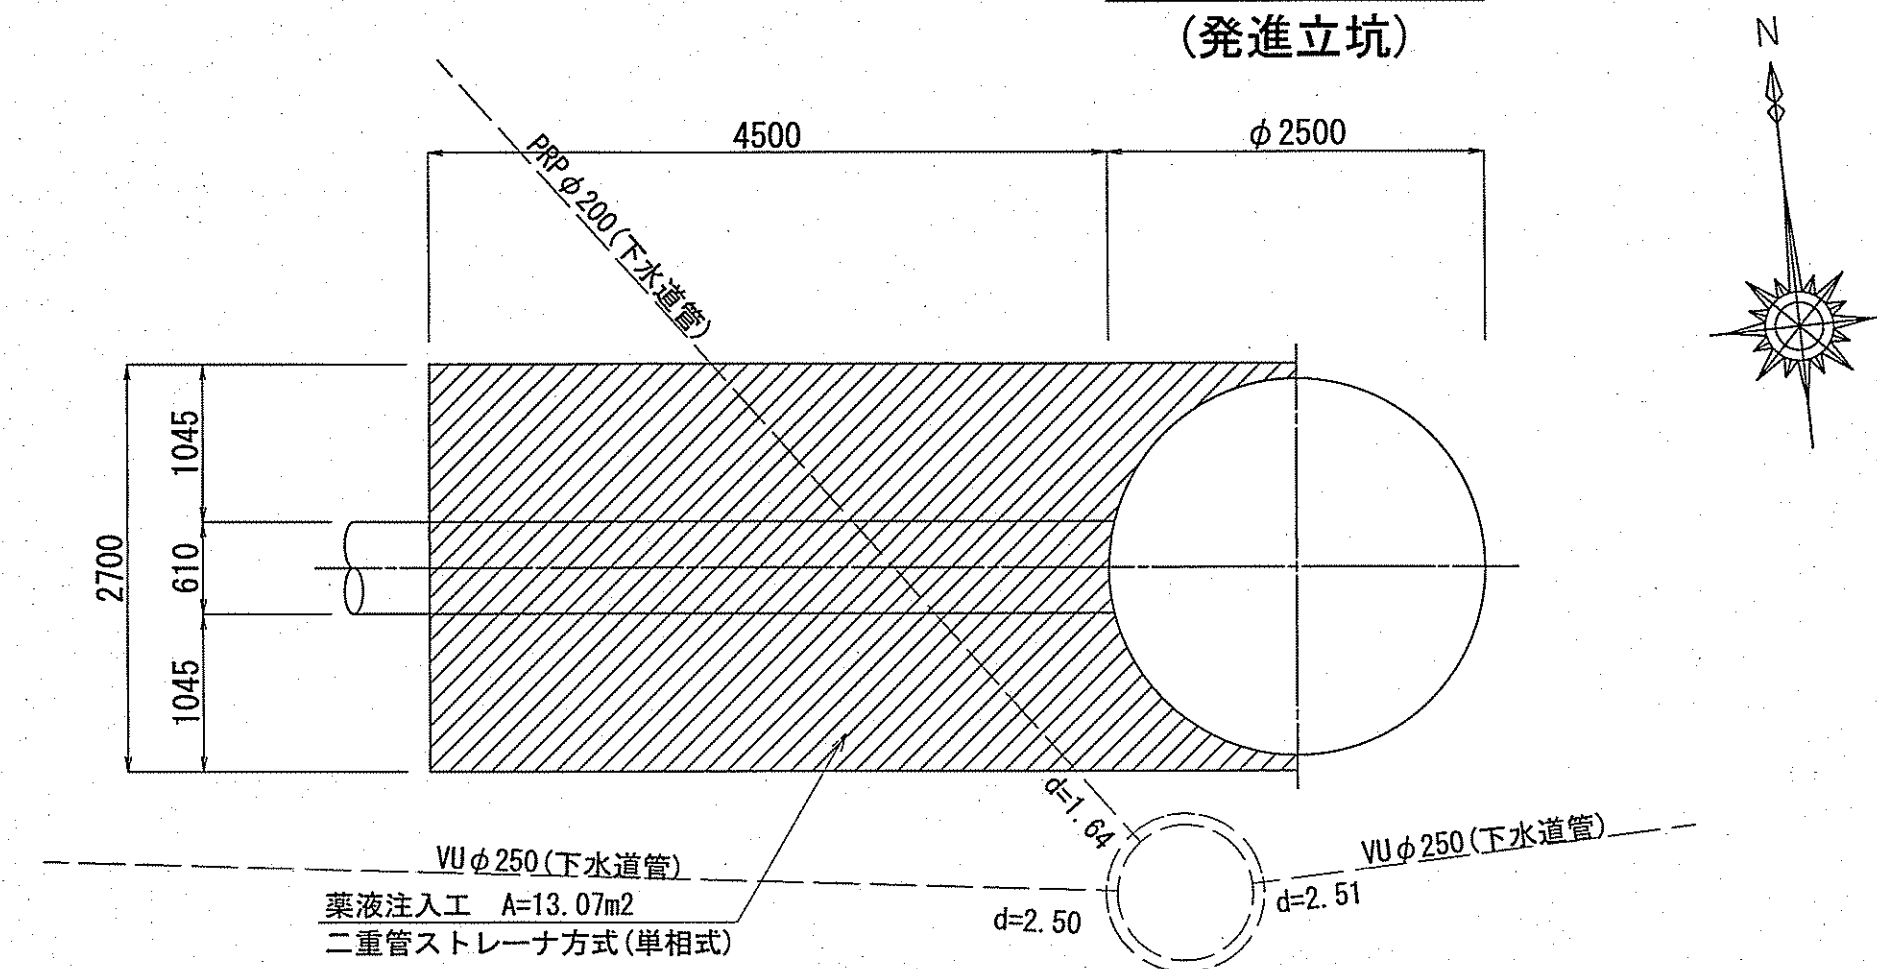


断面図
(発進立坑)

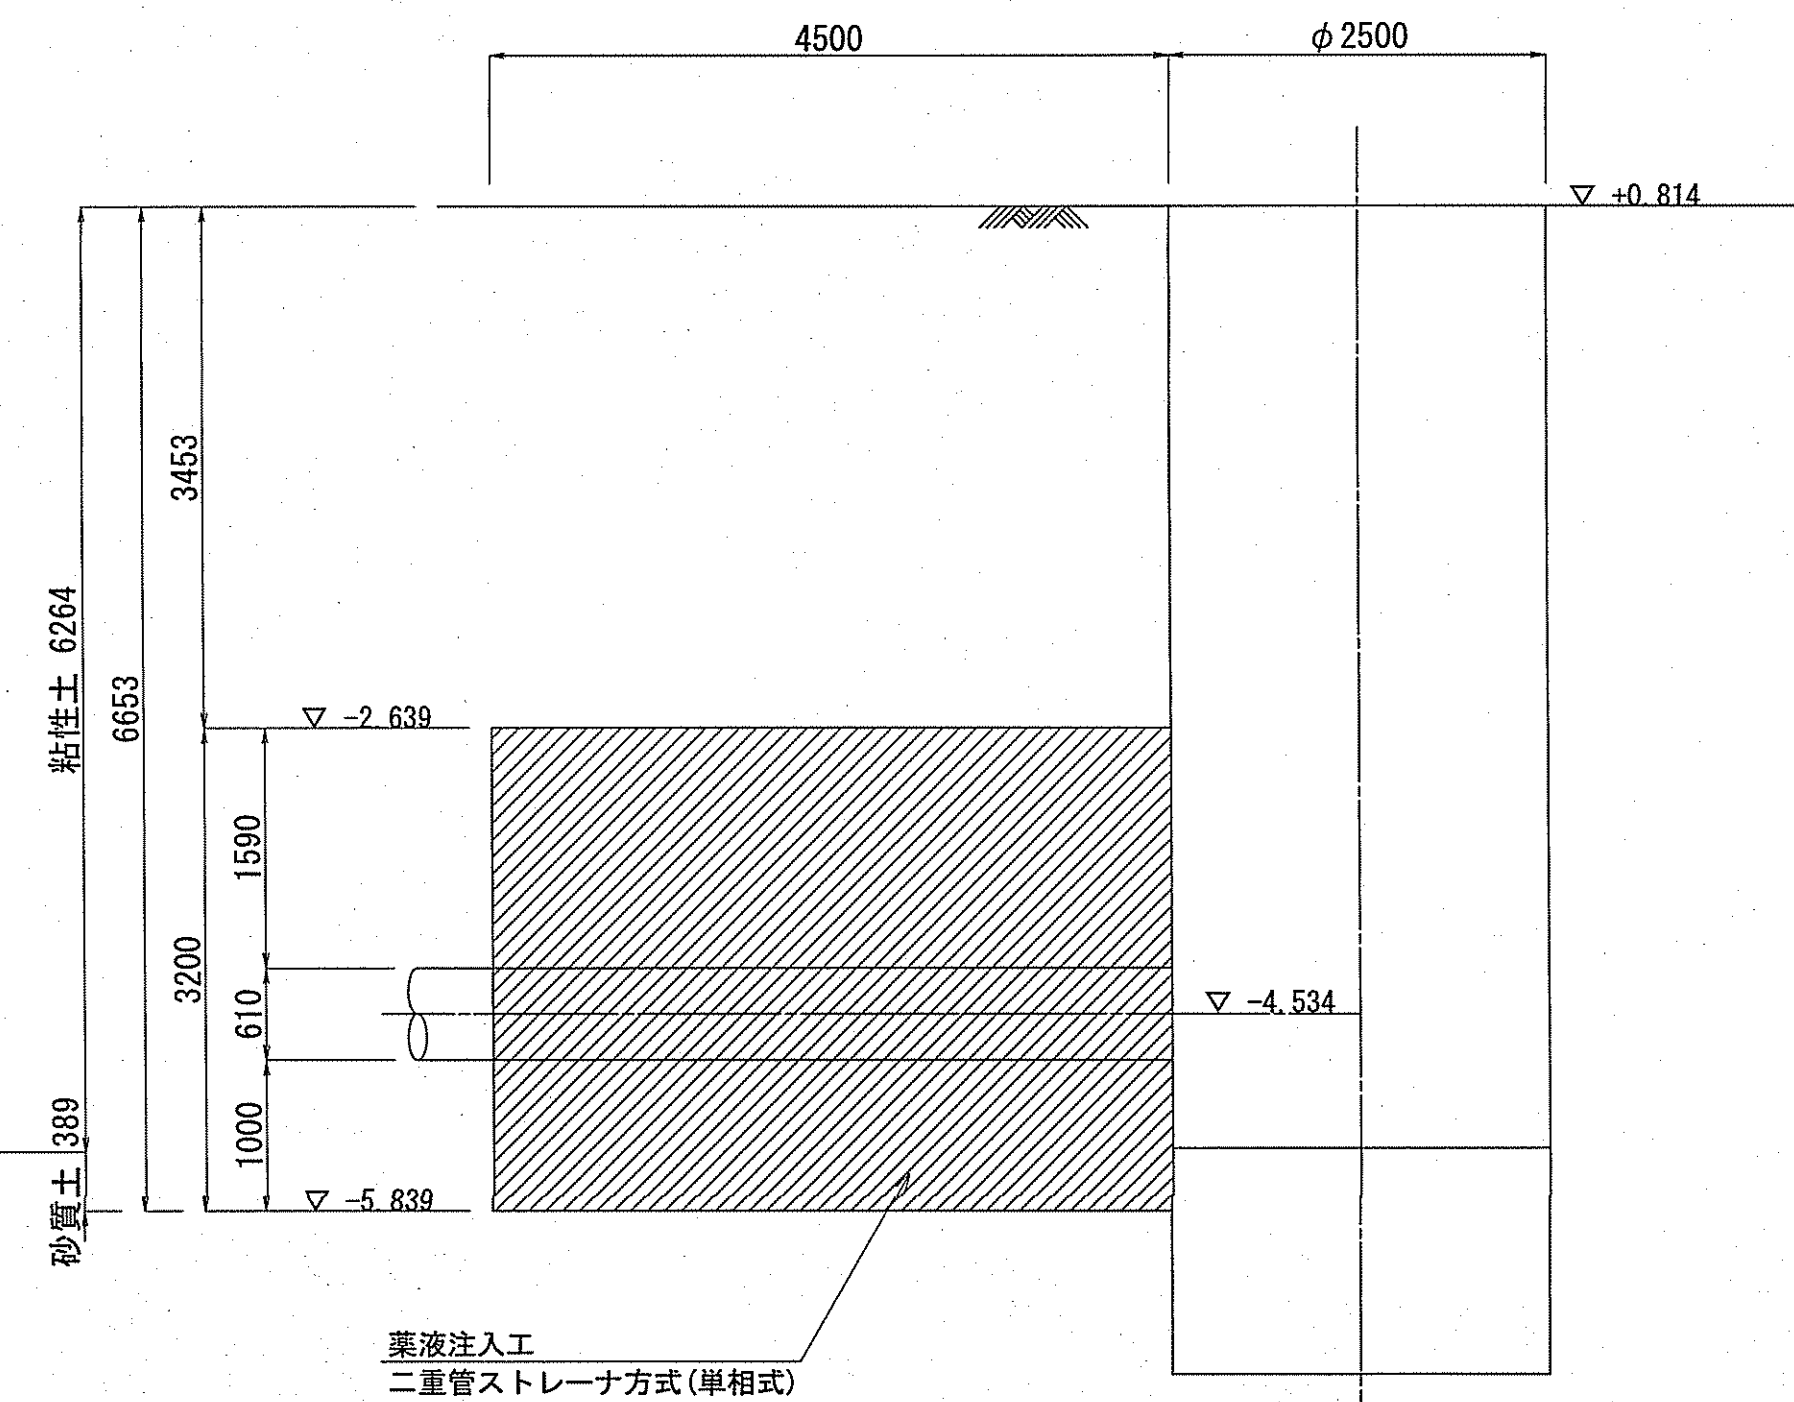


課長	課長補佐	係長	調査	設計
宮本	星	由井	高橋	間
一宮中町一丁目・二丁目 配水本管布設替工事				令和7年度 10/14
薬液注入工図				縮尺 1:50
高知市上下水道局水道整備課				

発進立坑挿入架台工図（参考図） S=1:25


管据付時
(1.0m管挿入)

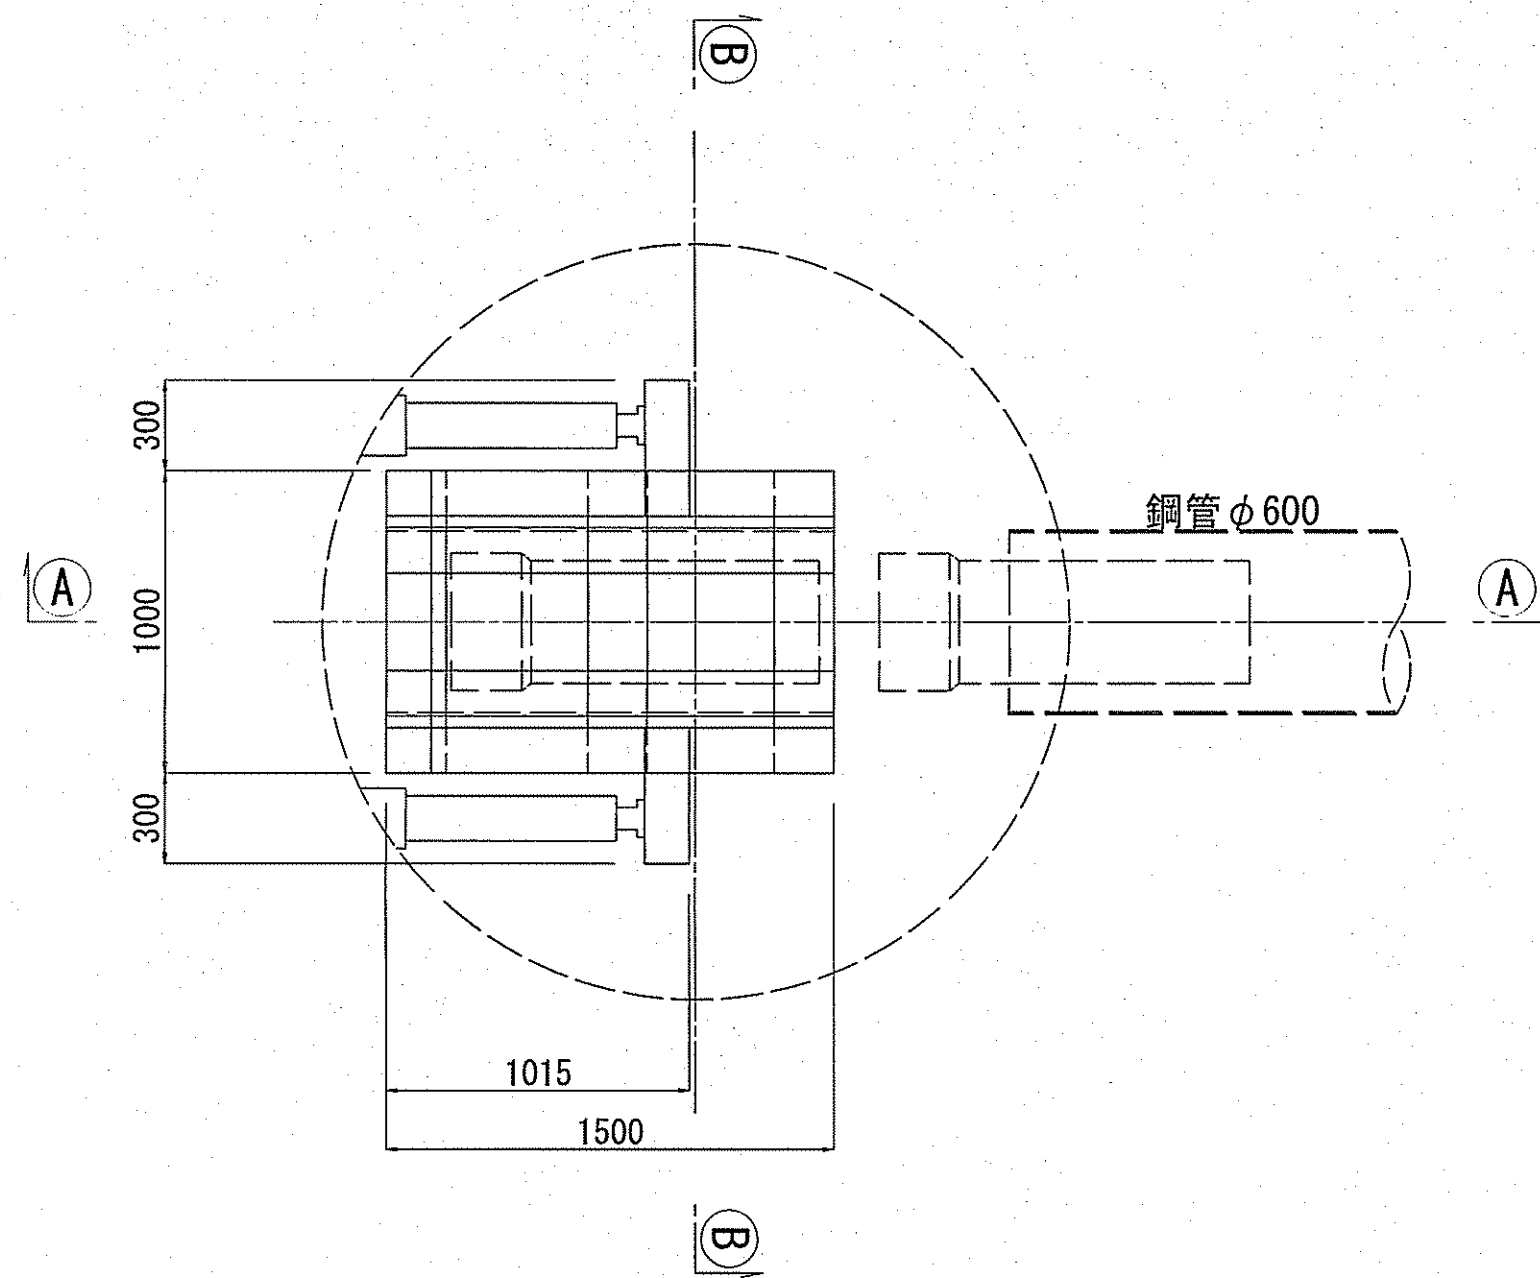


①-① 断面図

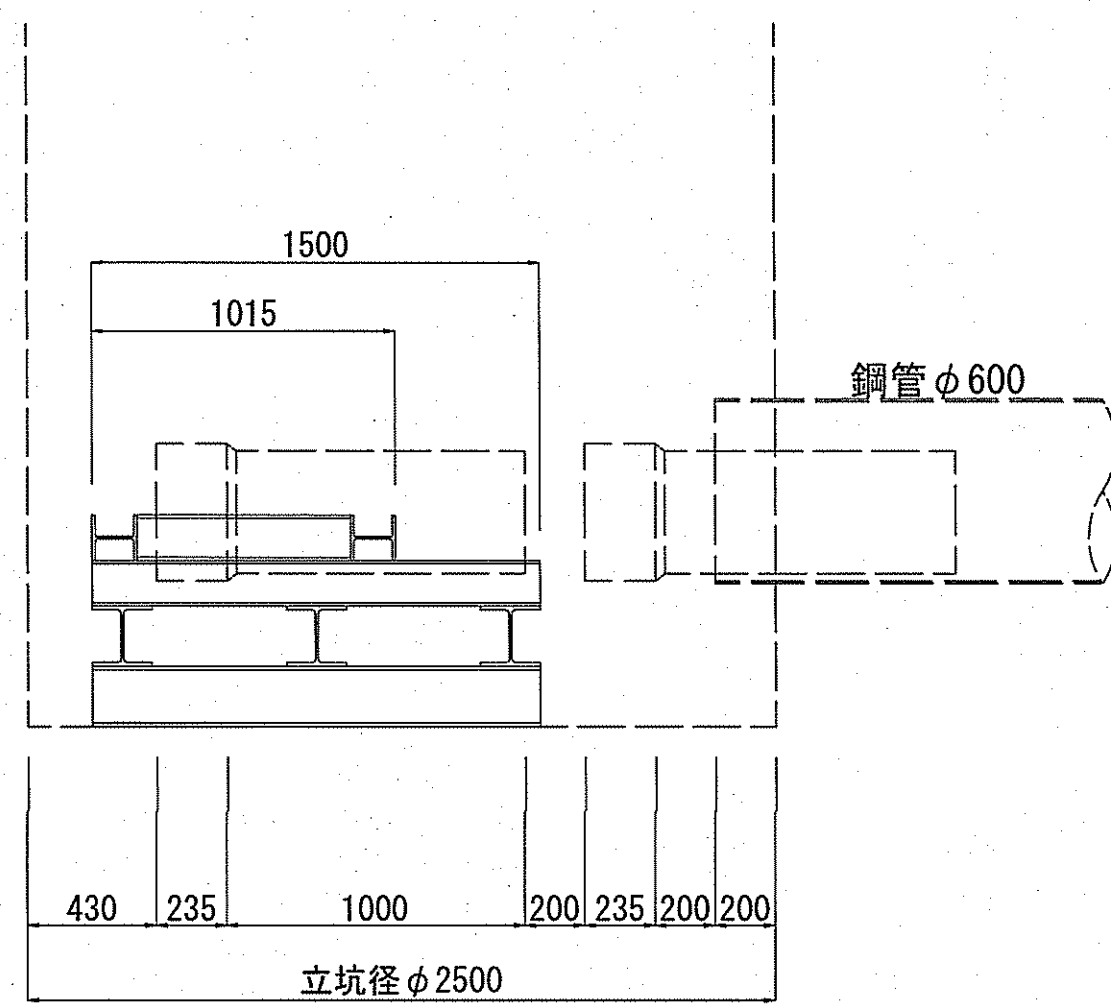


管挿入時
(1.0m管挿入)

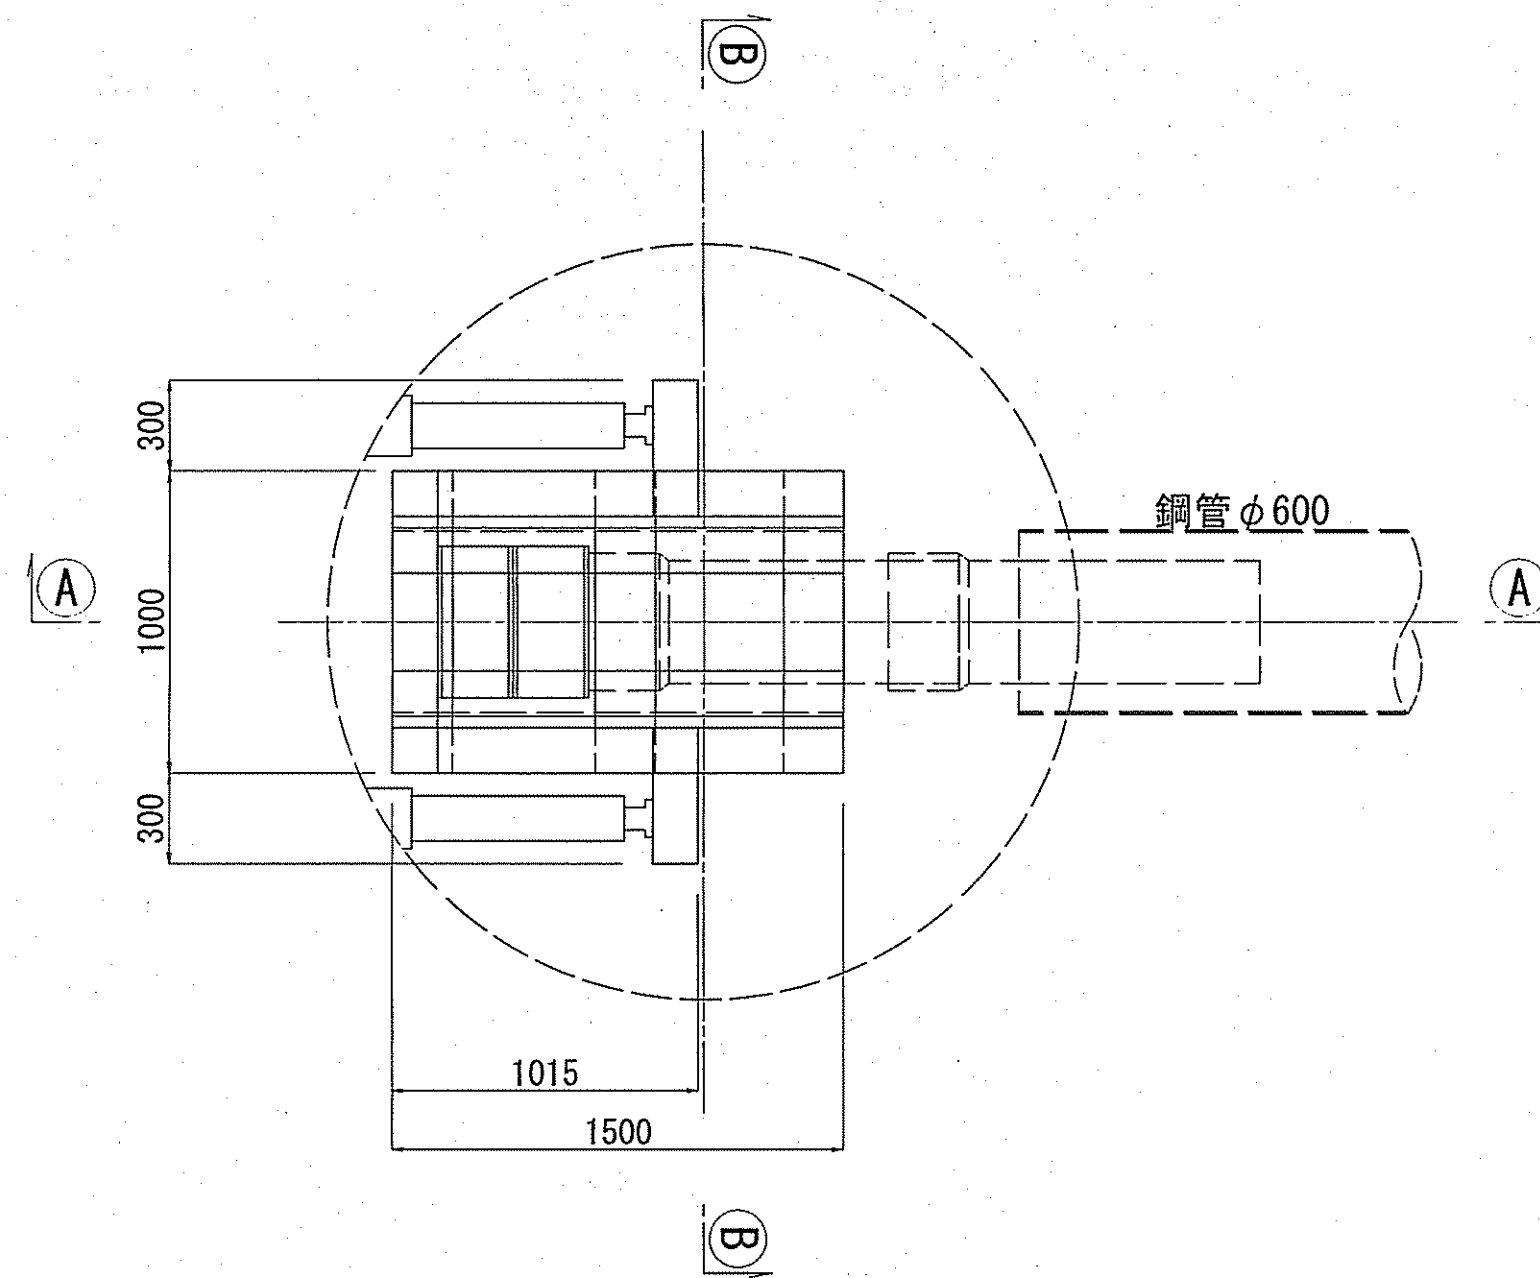

①-① 断面図


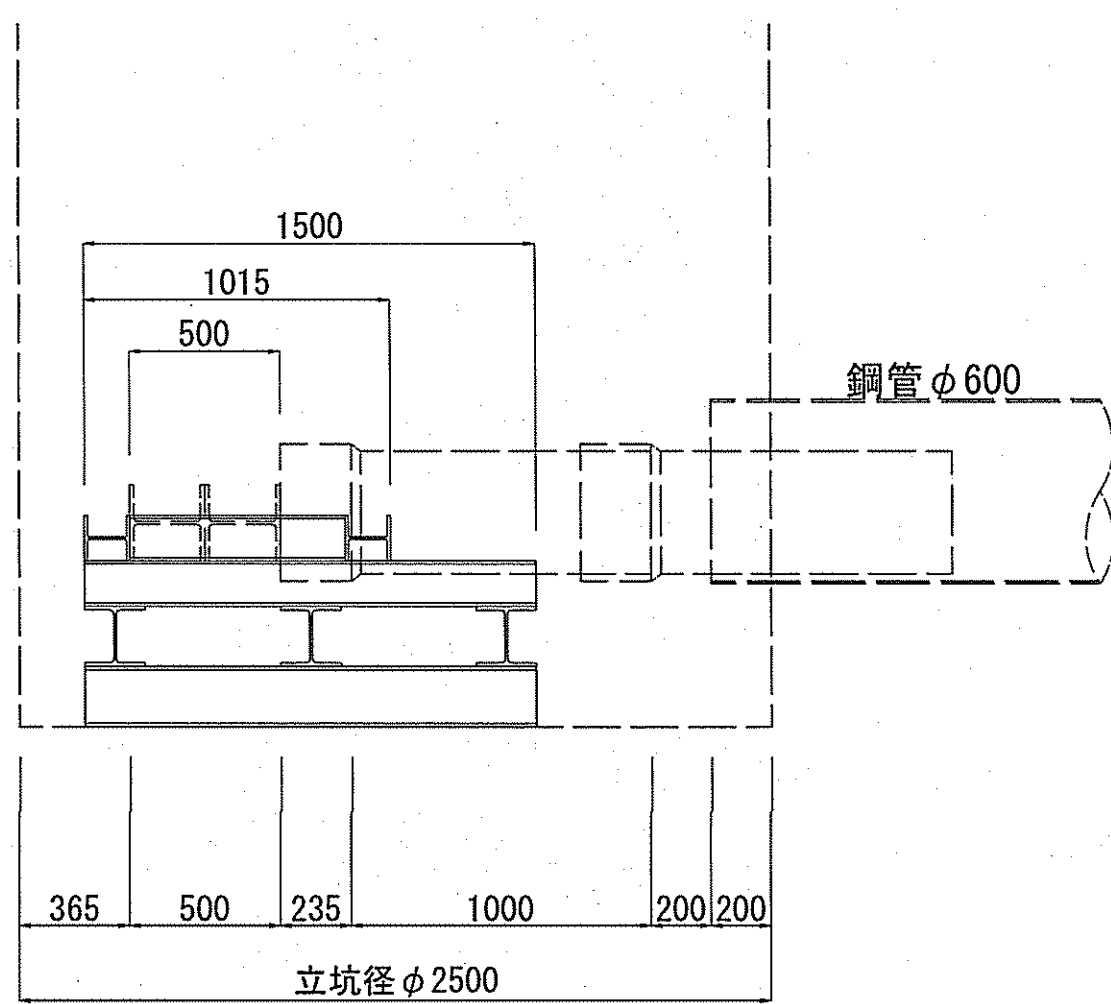


②-② 断面図


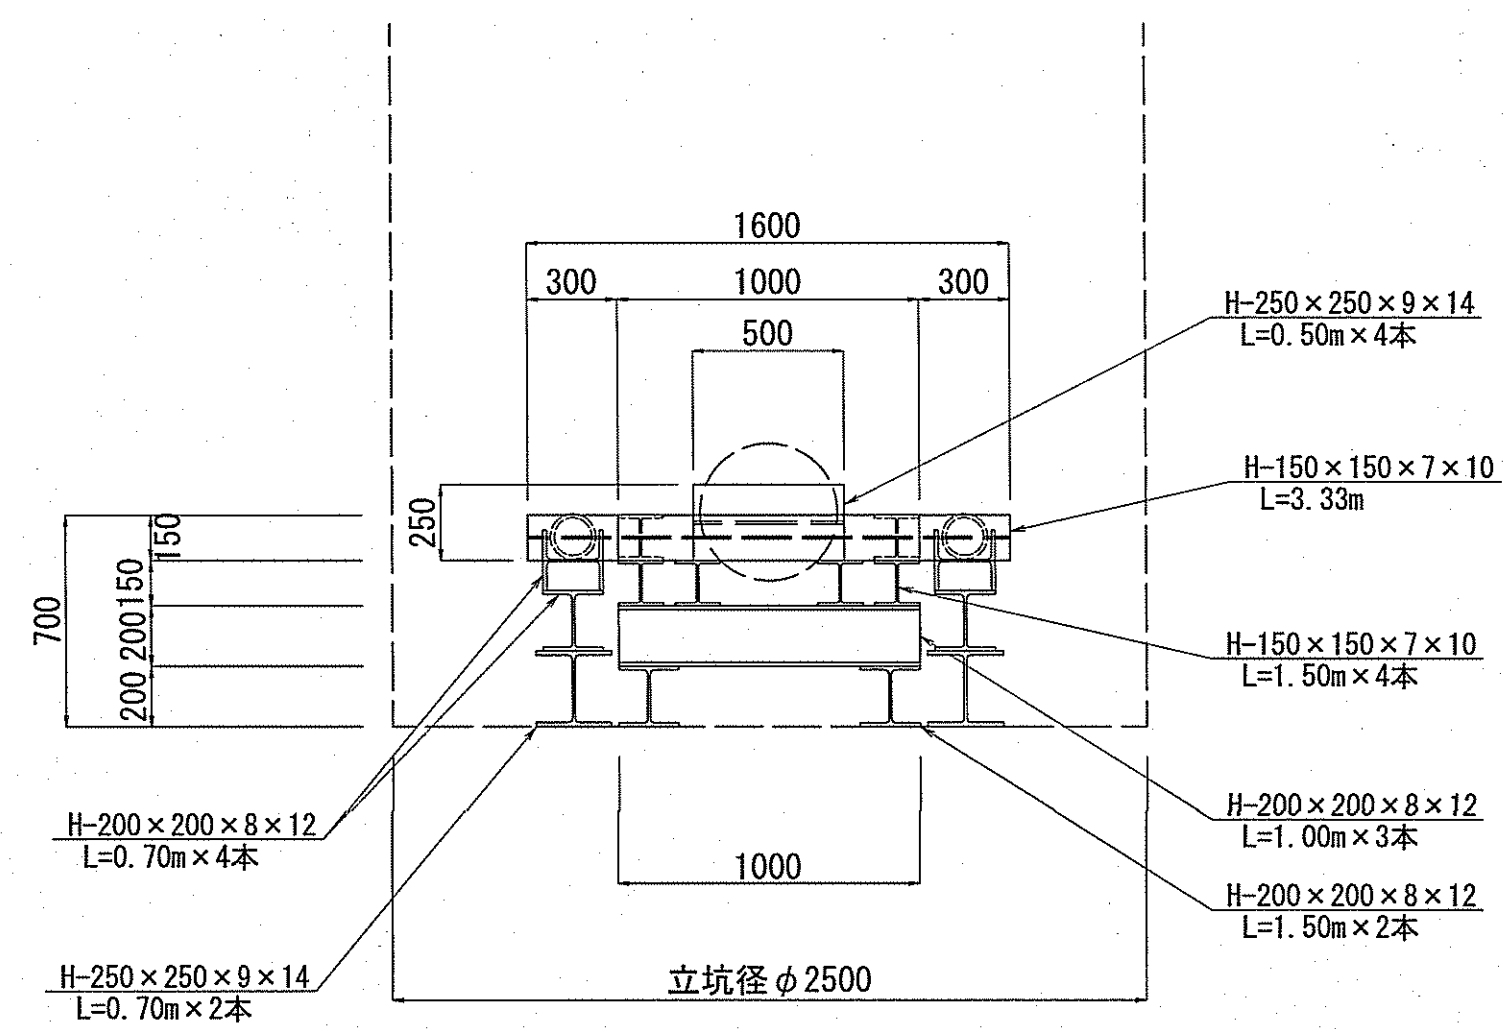


課長	課長補佐	係長	調査	設計
宮本	澤田	中井	高橋	間
一宮中町一丁目・二丁目 配水本管布設替工事				令和7年度 図番 11/14
発進立坑挿入架台工図(参考図)				縮尺 1:25
高知市上下水道局水道整備課				

平面図

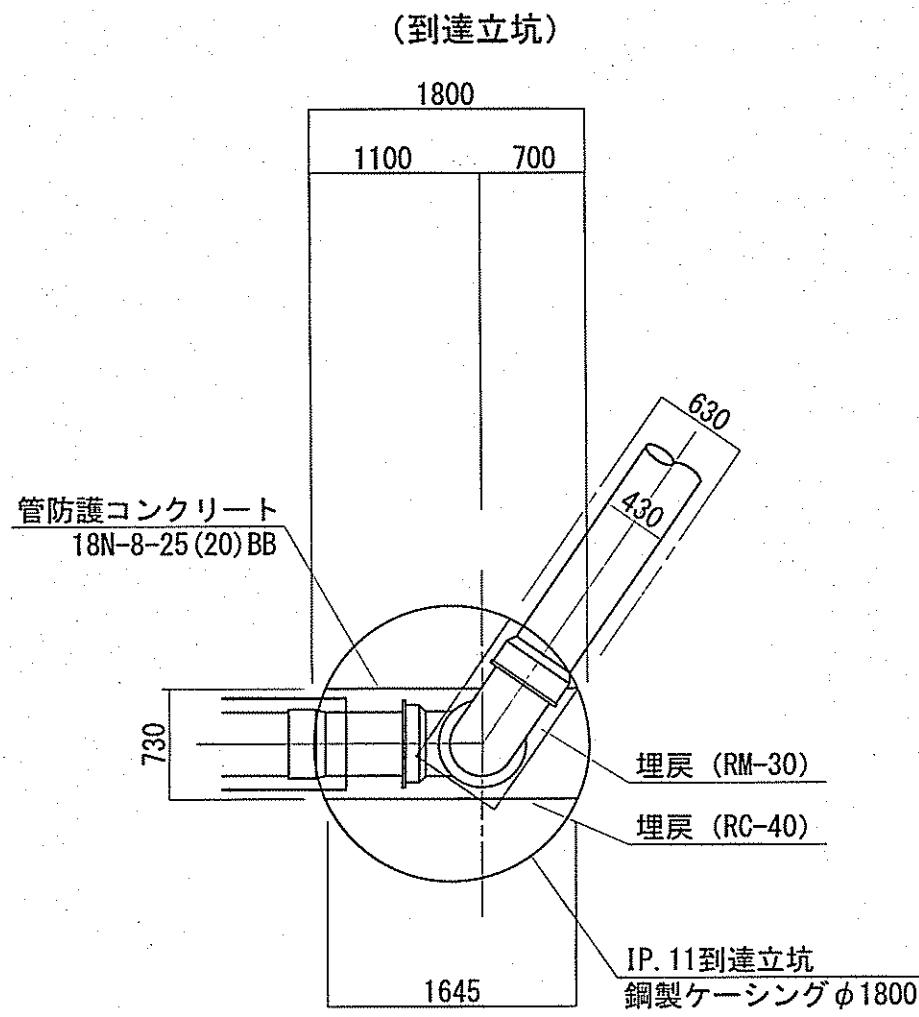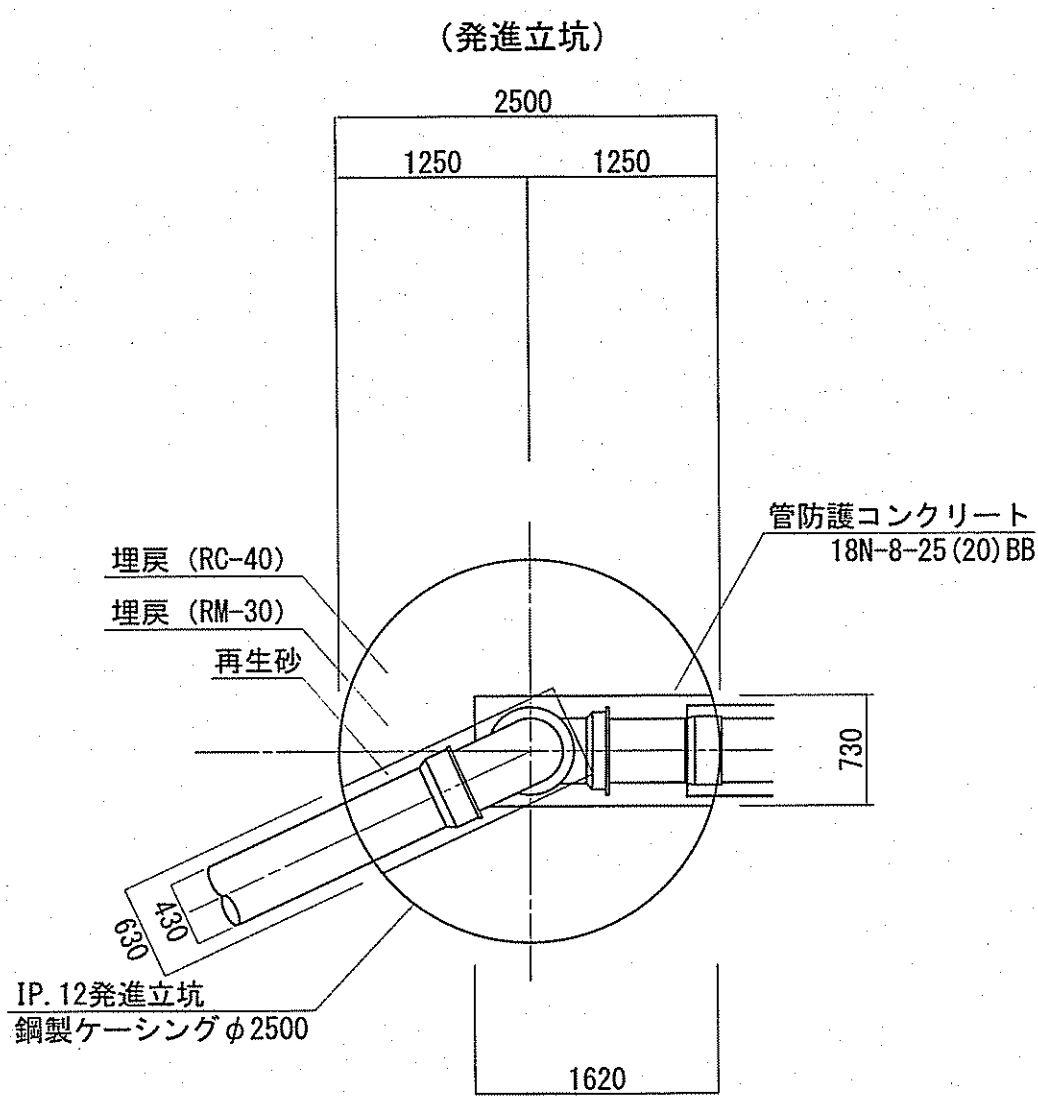


断面図

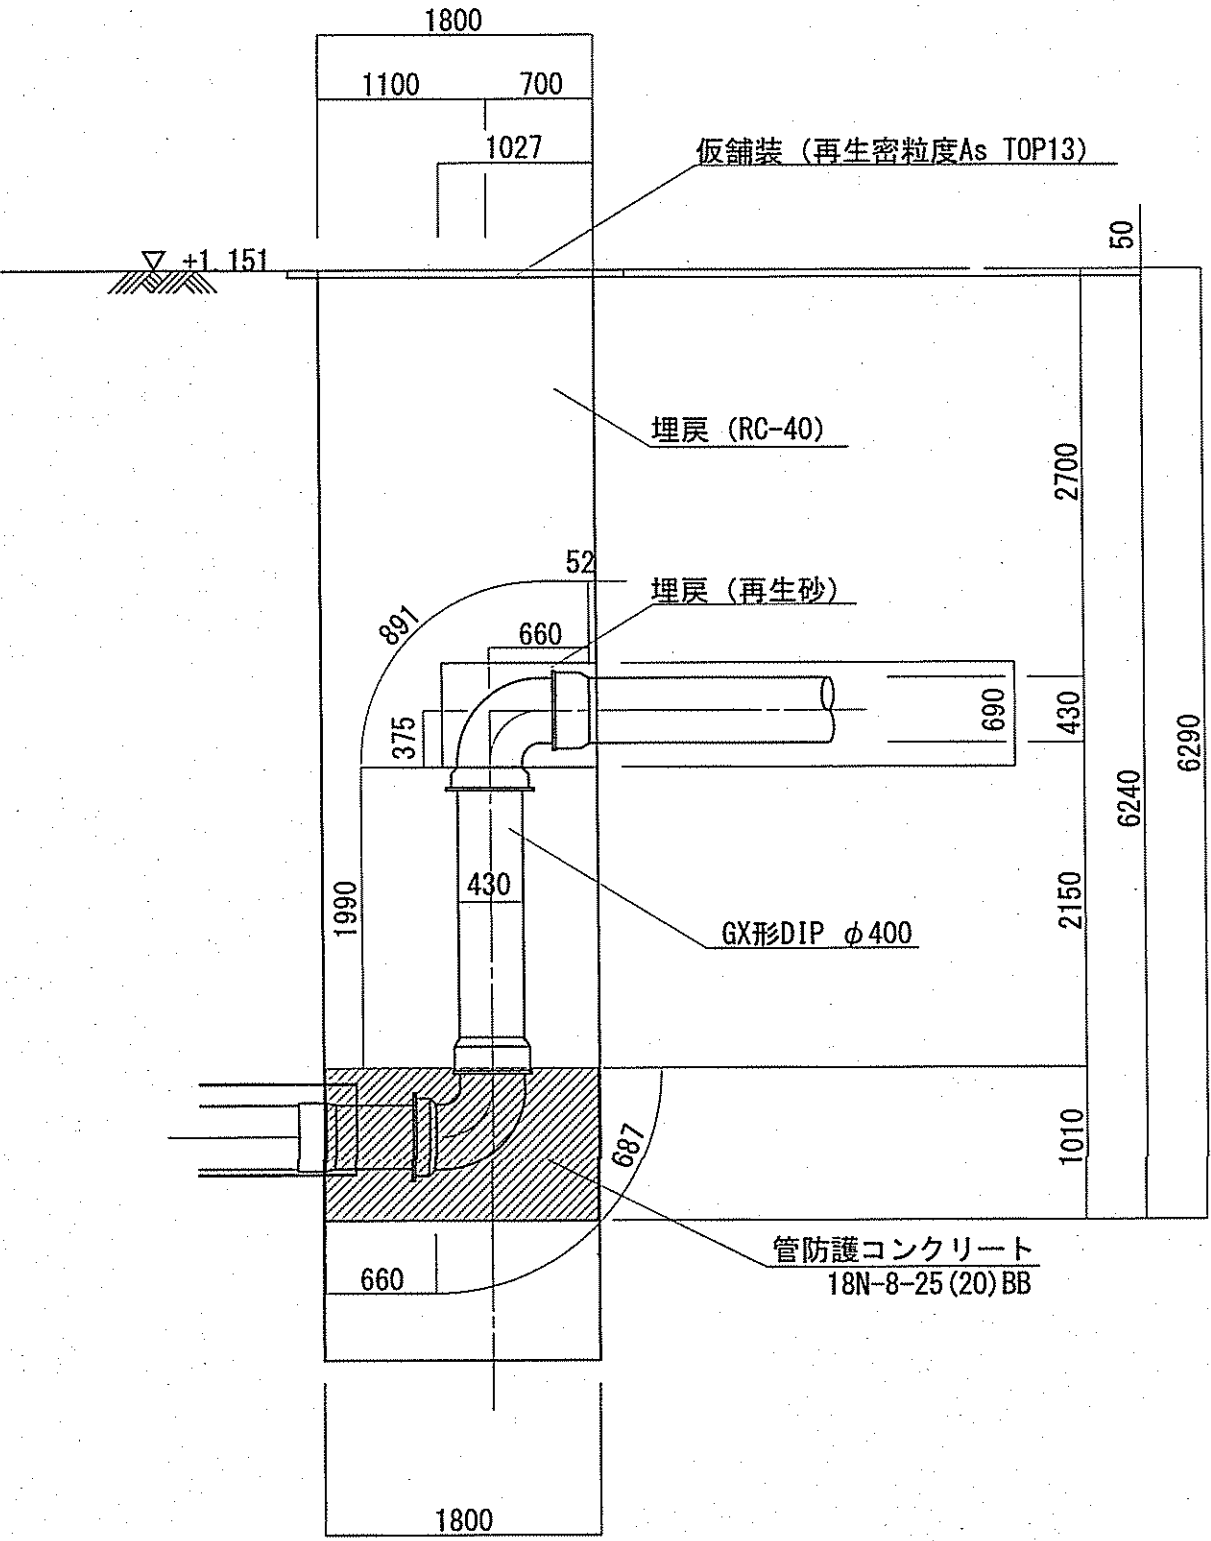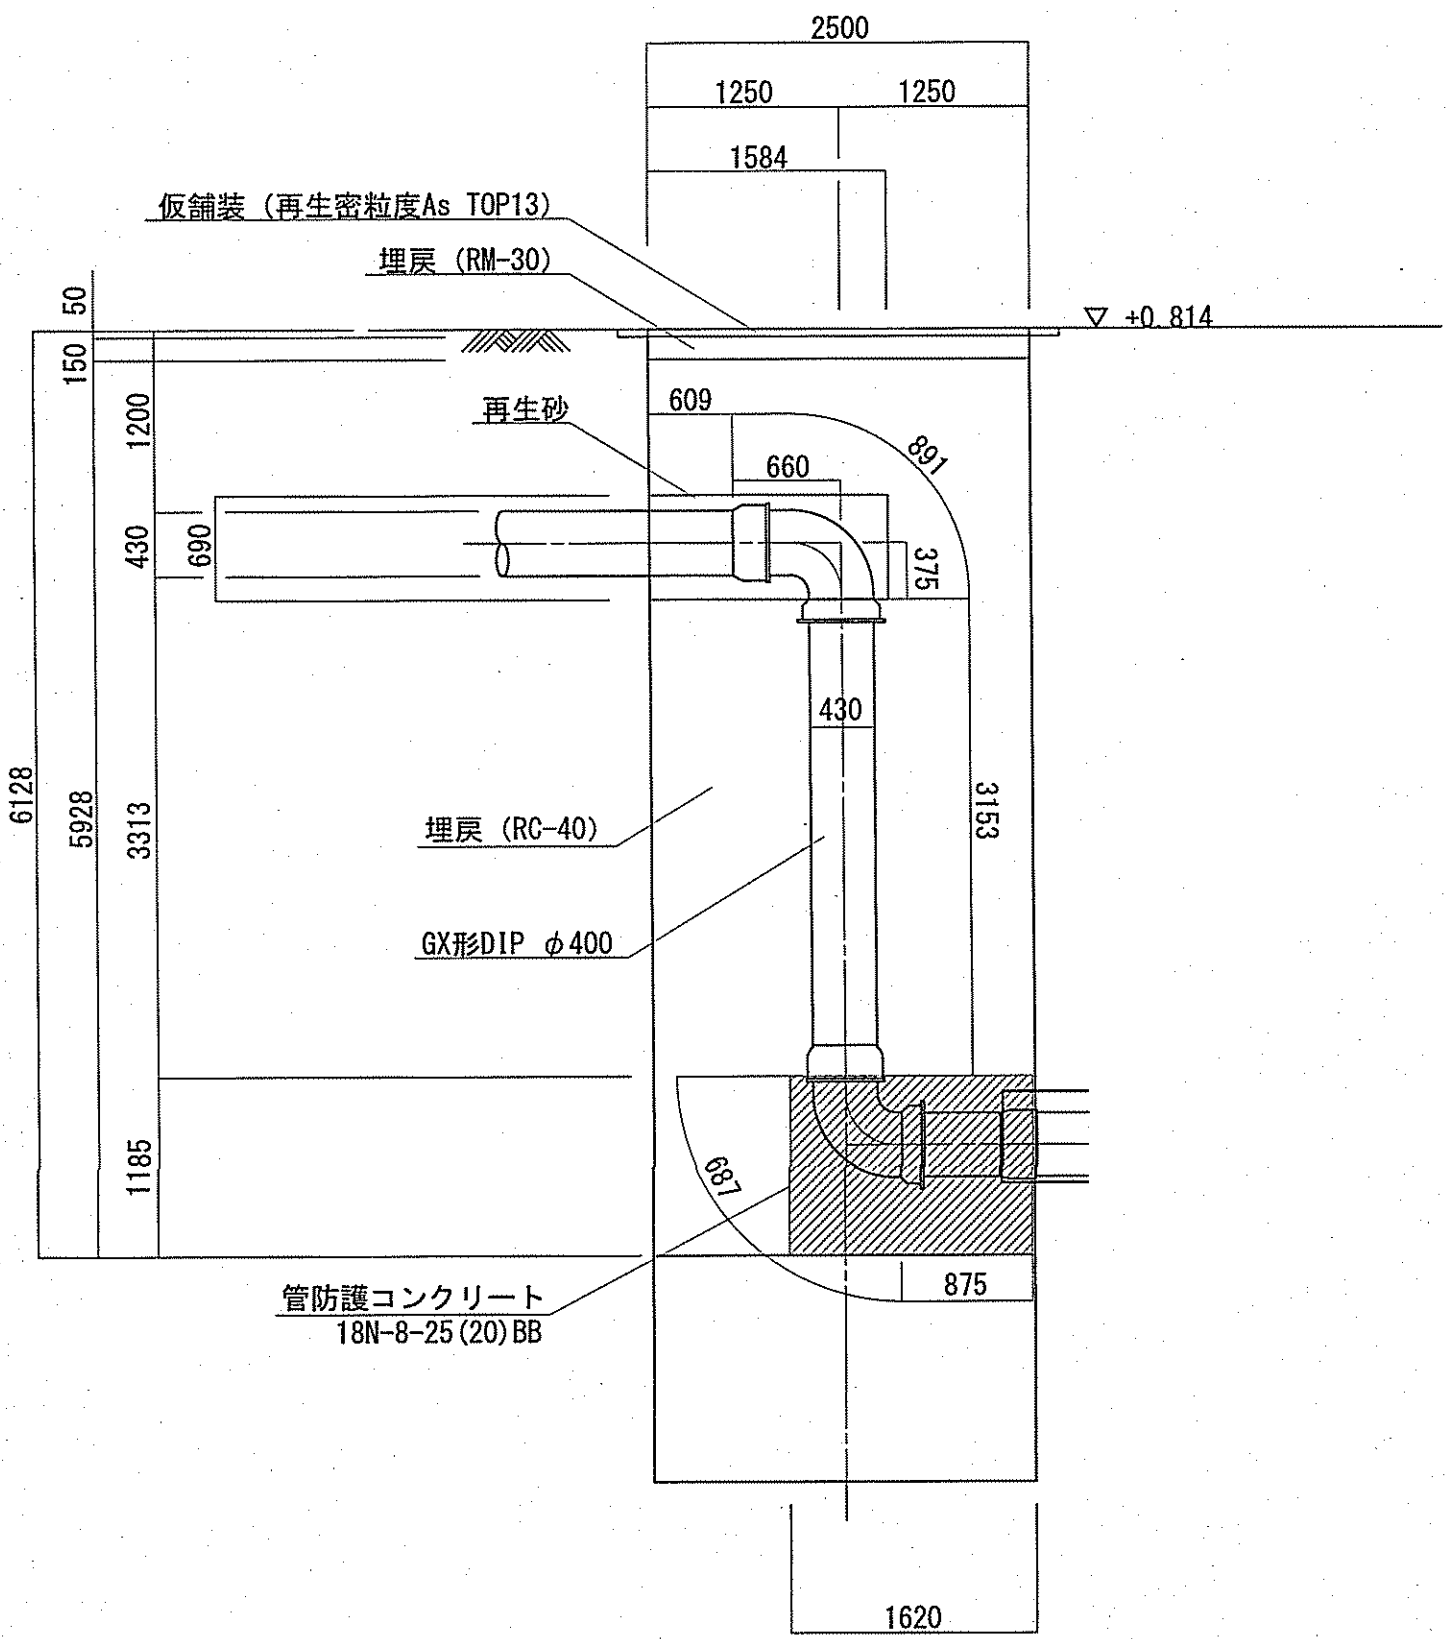


課長	課長補佐	係長	調査	設計
宮本	豊田	中井	高橋	間
一宮中町一丁目・二丁目 配水本管布設替工事			令和7年度 図番 12/14	図示
立坑埋戻工図			縮尺	図示
高知市上下水道局水道整備課				


GX形φ400布設 (d=1.20m)
L=43.630m

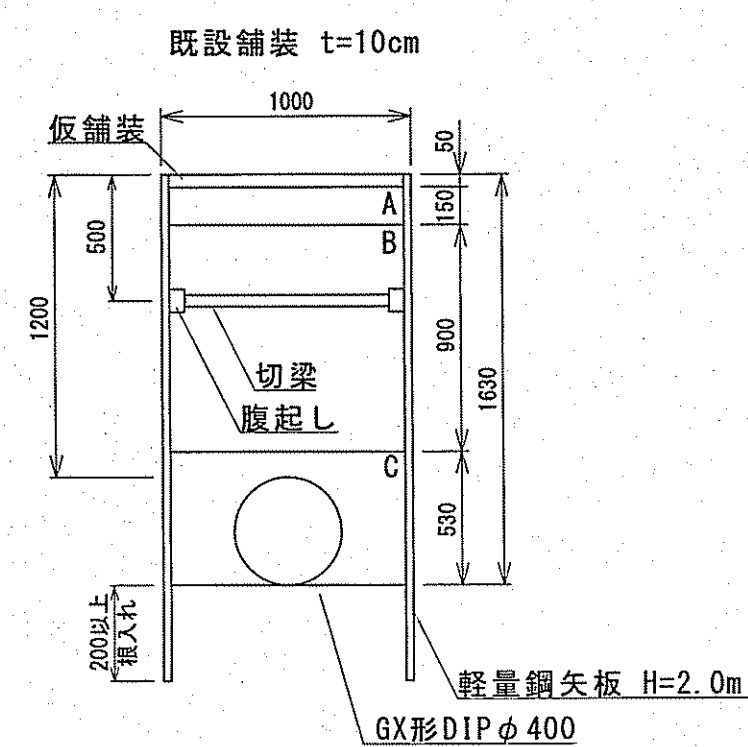


GX形φ400布設 (d=1.20m)
L=57.155m(改良部)
(15.210m+41.945m)

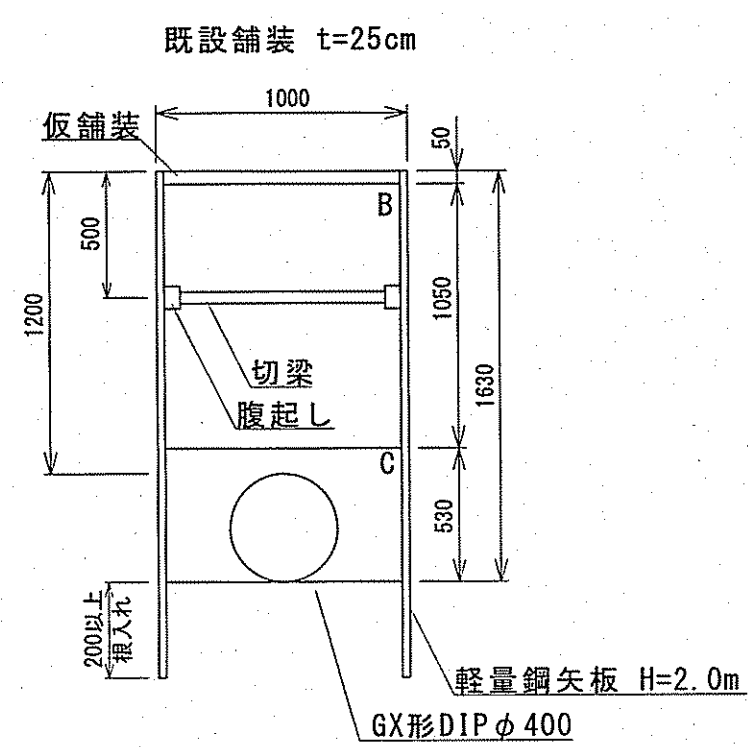


GX形φ400布設 (d=1.40m)
L=12.750m(改良部)

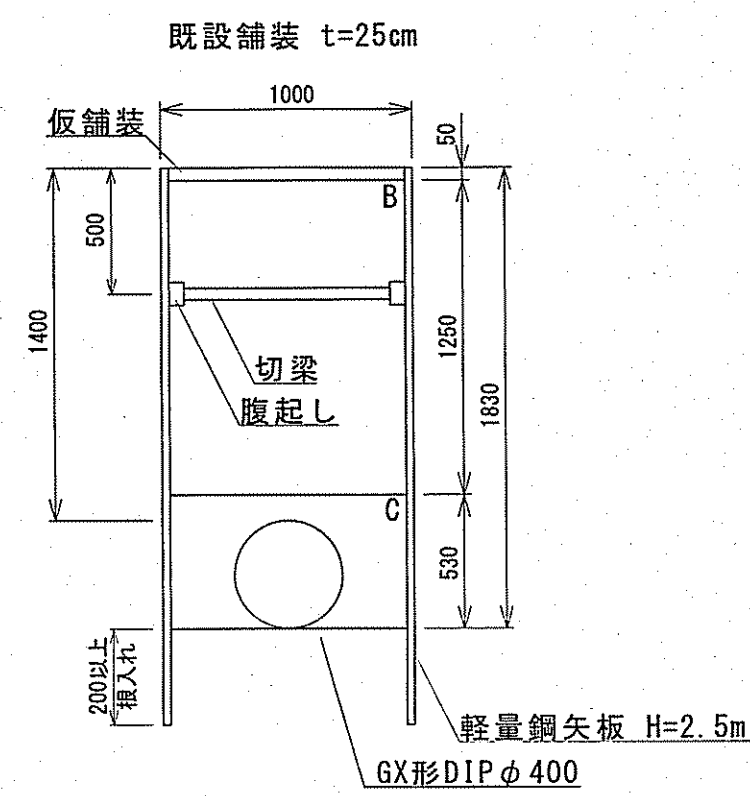


GX形φ400布設 (d=1.50m)
L=3.095m(改良部)

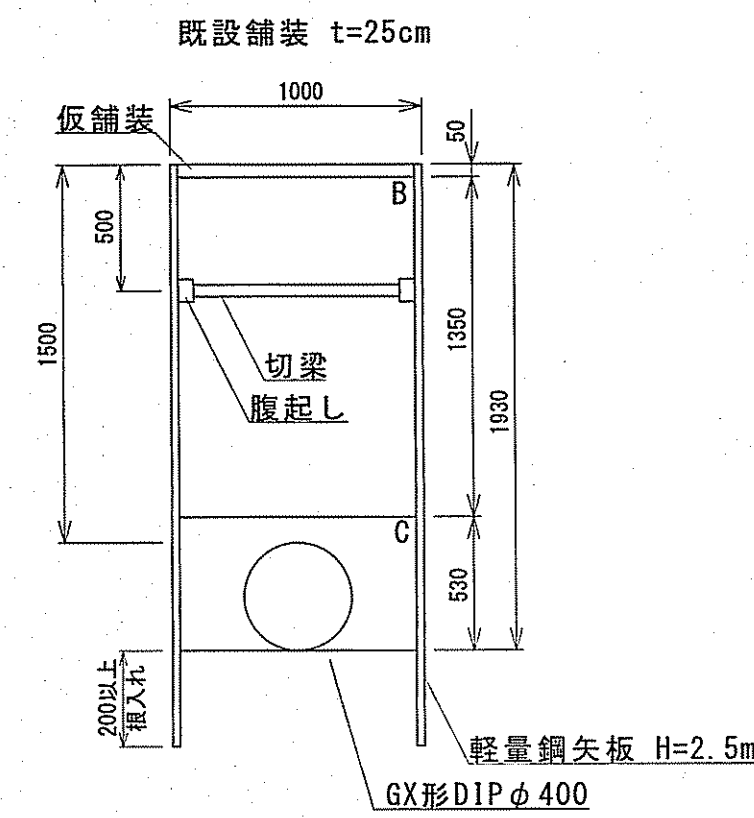


GX形φ400布設 (d=2.20m)
L=22.015m(改良部)
(2.390m+19.625m)

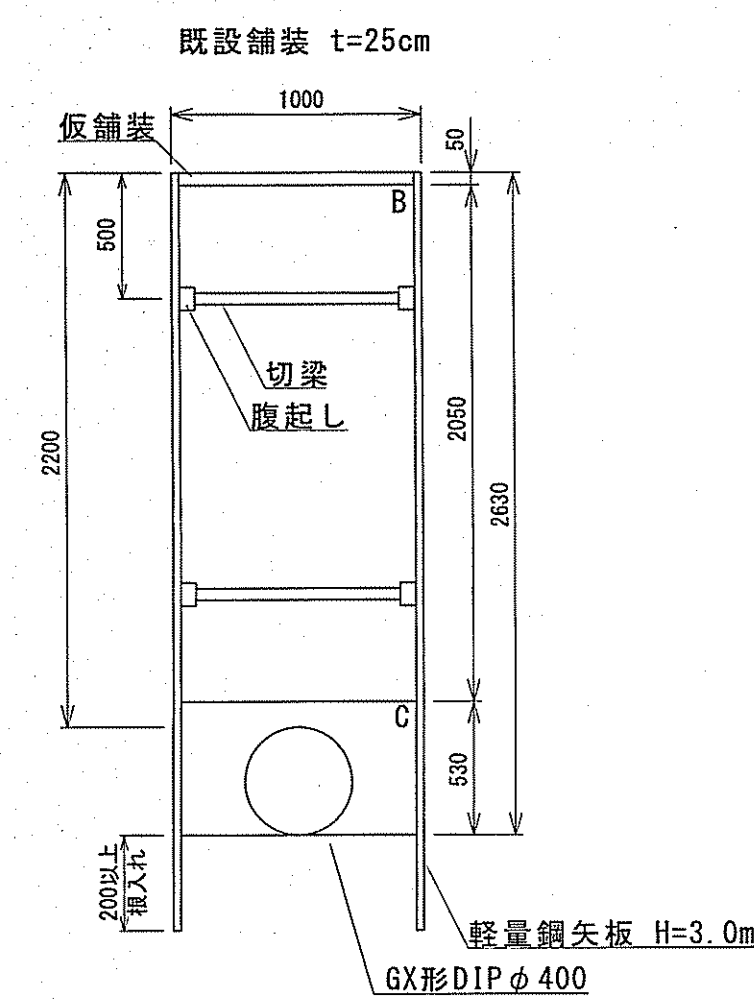


GX形φ400布設 (d=2.30m)
L=36.572m(改良部)
(12.000m+24.572m)

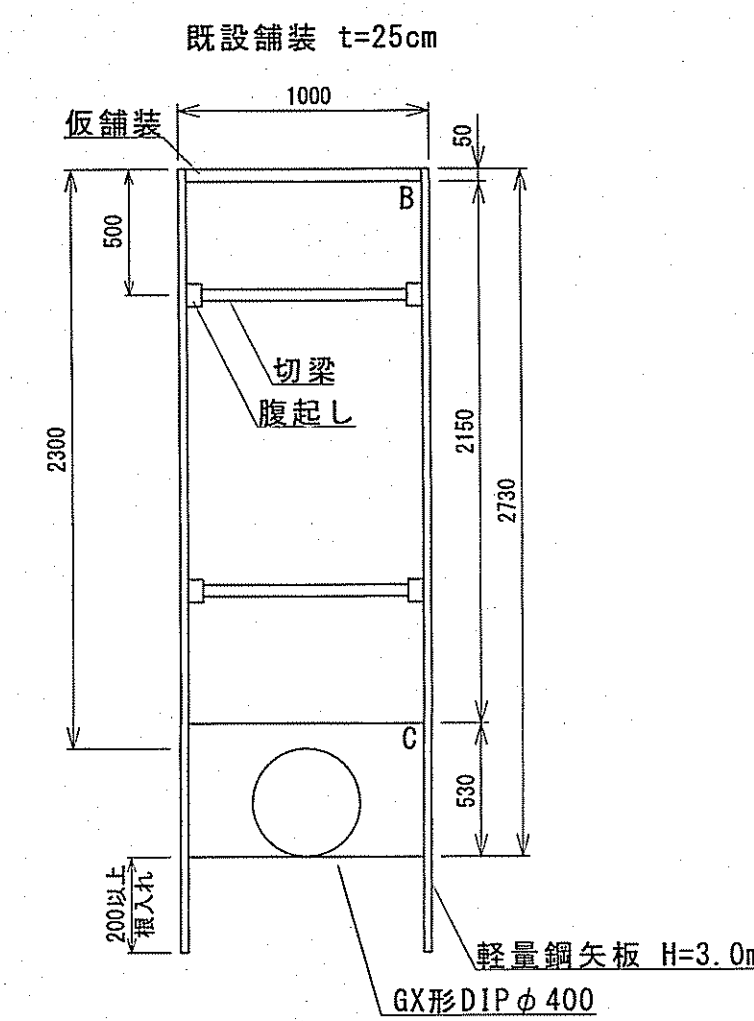


GX形φ400布設 (d=2.70m)
L=7.272m(改良部)

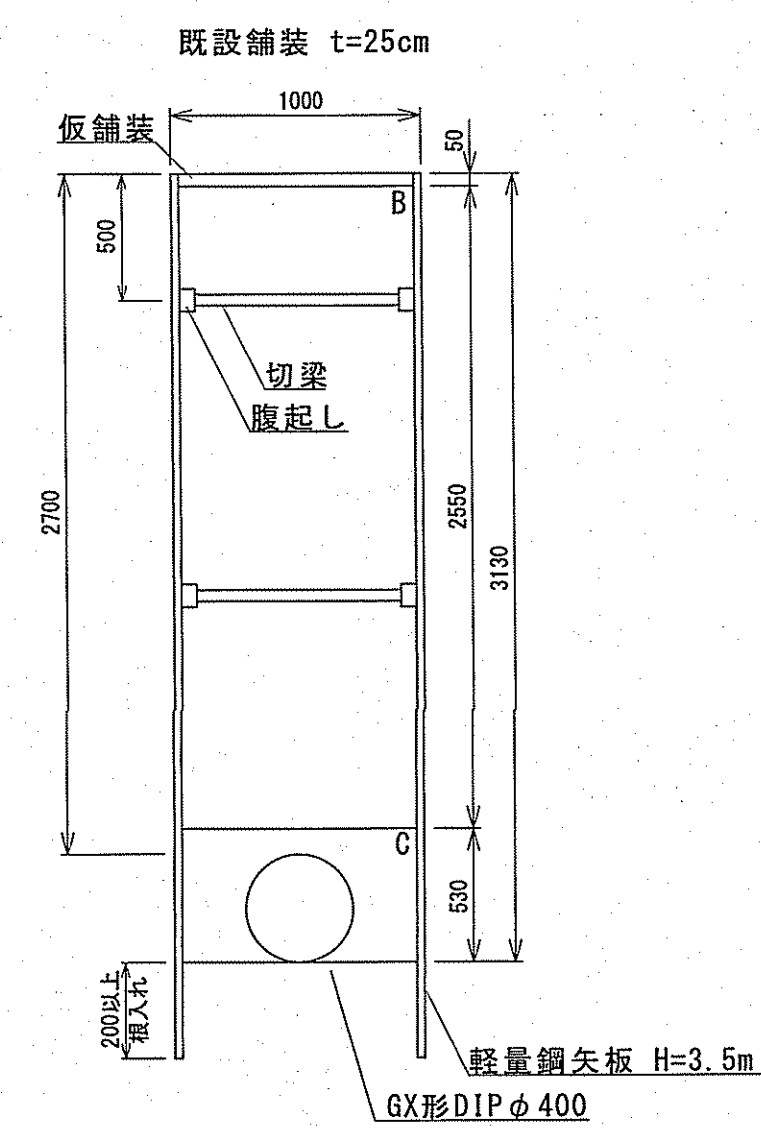


GX形φ100布設 (d=2.30m)
L=2.430m(改良部)

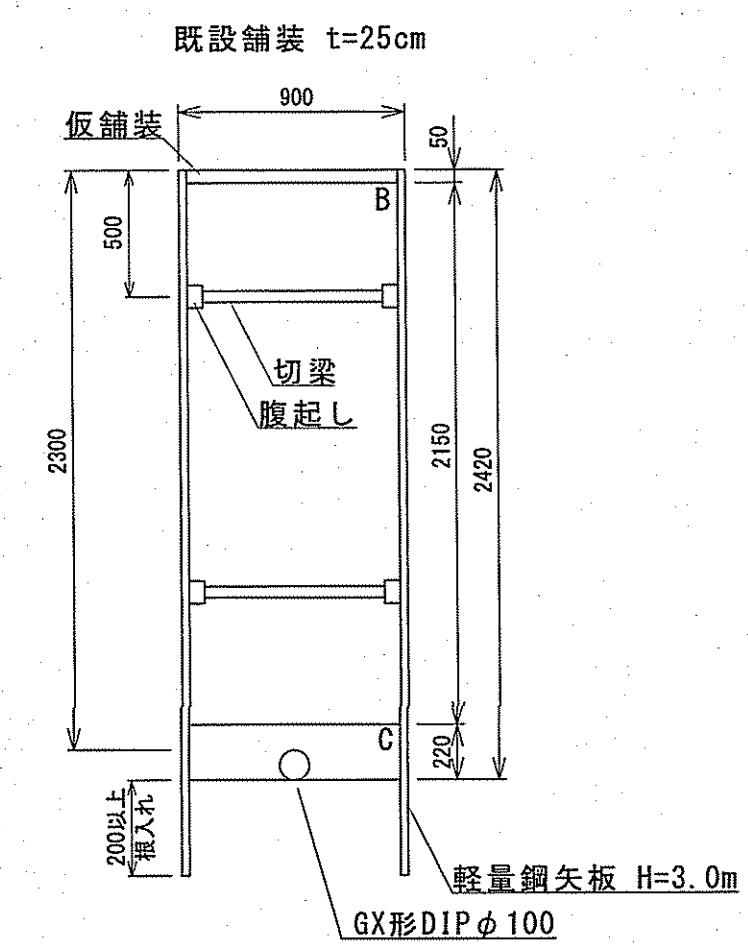

GX形φ100布設 (d=1.20m)
L=6.630m(改良部)
(3.320m+3.310m)

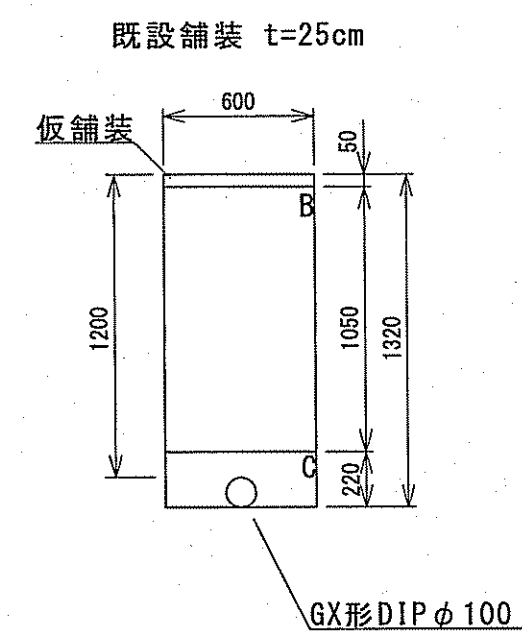

管末ドレーンφ25 (d=0.80m)
L=2.800m(改良部)

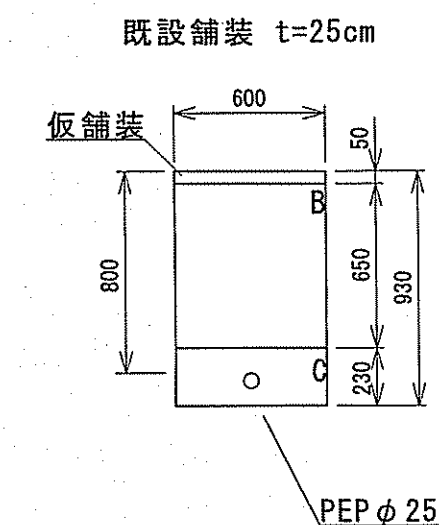


仮舗装	再生密粒度AsTOP13
A	再生粗粒度石RM-30
B	再生砕石RC-40
C	再生砂

課 長	課長補佐	係 長	調 査	設 計
宮本	森	由井	高橋	間
一宮中町一丁目・二丁目 配水本管布設替工事			令和7年度 図 番 13/14	図 示
土工図			縮 尺	図 示
高知市上下水道局水道整備課				


舗装構成図 S=1:20

車道部

(通常部)

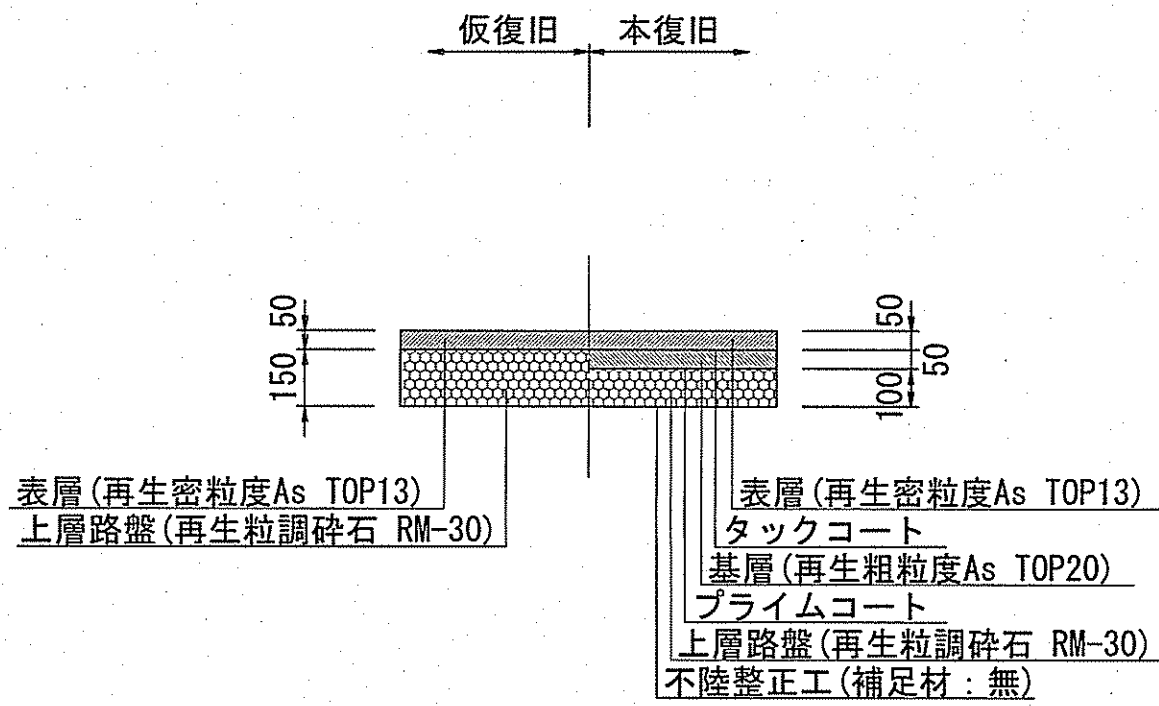

(改良部)

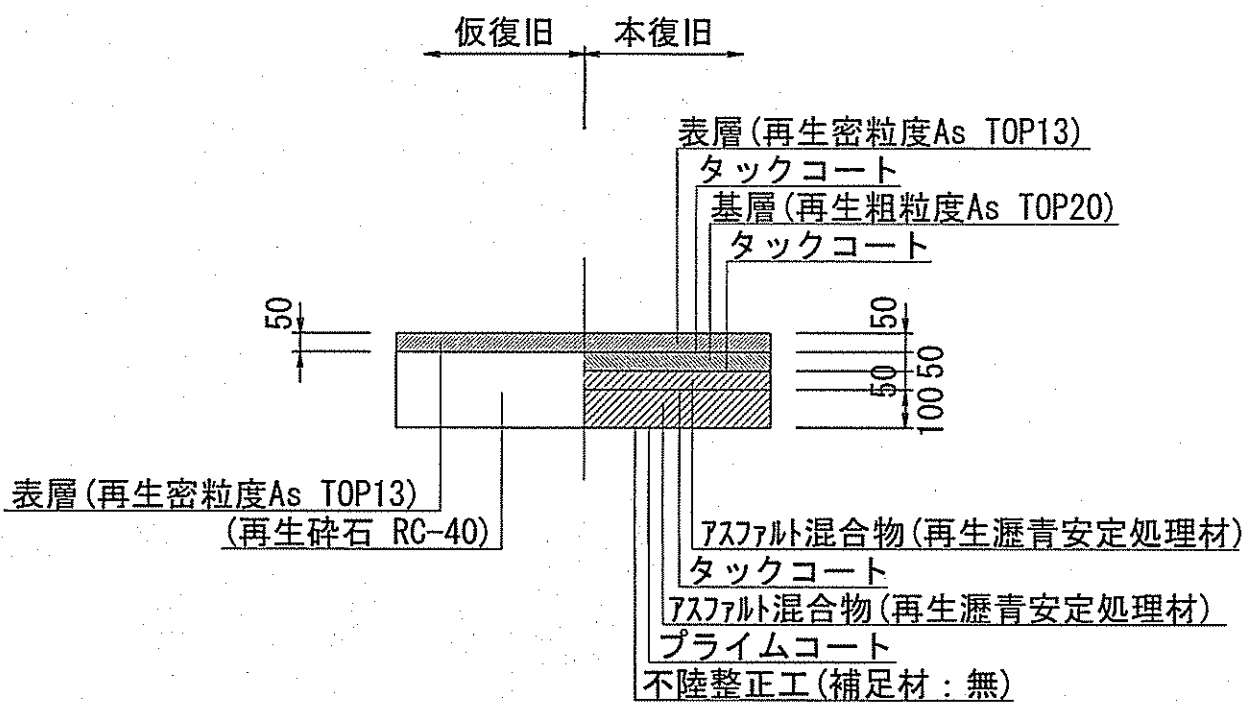

課 長	課長補佐	係 長	調 査	設 計
宮本	藤原	由井	高橋	間
一宮中町一丁目・二丁目 配水本管布設替工事			令和7年度 図番 14/14	縮尺 図示
舗装構成図				
高知市上下水道局水道整備課				